

PLANTA DE LOCALIZAÇÃO - ESCALA 1:2000



## PREFEITURA MUNICIPAL DE IRAQUARA - BA

### CONSTRUÇÃO PRAÇA DO MORRO QUENTE - PROJETO BÁSICO

#### PLANTA DE LOCALIZAÇÃO

##### RESPONSÁVEL TÉCNICO

Renata Regina Oliveira Gonçalves  
Arquiteta e Urbanista  
CAU - BA nº A196083-0  
RRT EM ANEXO

##### SOLICITANTE

Prefeitura Municipal de Iraquara  
Rua Rosalvo Félix, nº 252, Centro, Iraquara - BA

RENATA REGINA OLIVEIRA GONÇALVES  
CPF: 064.365.405-47

PREFEITURA MUNICIPAL DE IRAQUARA  
CNPJ: 13.922.596/0001-29

##### ENDEREÇO DO PROJETO

Povoado Morro Quente- Zona Rural, Iraquara - BA

##### DATA

16/06/2021

##### REVISÃO


R01

##### FOLHA

A4 01  
06



PLANTA DE SITUAÇÃO - ESCALA 1:400

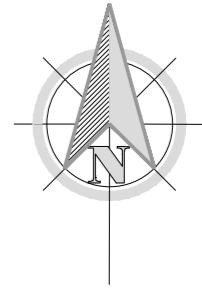

## QUADRO DE ÁREAS

QUADRO DE ÁREAS					
PRAÇAS	ÁREA TOTAL	ÁREA CONSTRUÍDA	ÁREA PERMEAVEL	TAXA DE OCUPAÇÃO	ÁREA VERDE
ÁREA DO TERRENO PRAÇA DO MORRO QUENTE	203,53M <sup>2</sup>	—	35,82 M <sup>2</sup>	—	23,11 M <sup>2</sup>

**PREFEITURA MUNICIPAL DE IRAQUARA - BA**


## PLANTA DE SITUAÇÃO

**RESPONSÁVEL TÉCNICO**  
Renata Regina Oliveira Gonçalves  
**Arquiteta e Urbanista**  
**CAU - BA nº A196083-0**  
**RRT EM ANEXO**

**SOLICITANTE**  
Prefeitura Municipal de Iraquara  
Rua Rosalvo Félix, nº 252, Centro, Iraquara - BA

RENATA REGINA OLIVEIRA GONÇALVES  
CPF: 064.365.405-47

DATA	REVISÃO	FOLHA
16/06/2021	R01	A2 <u>02</u> <u>06</u>

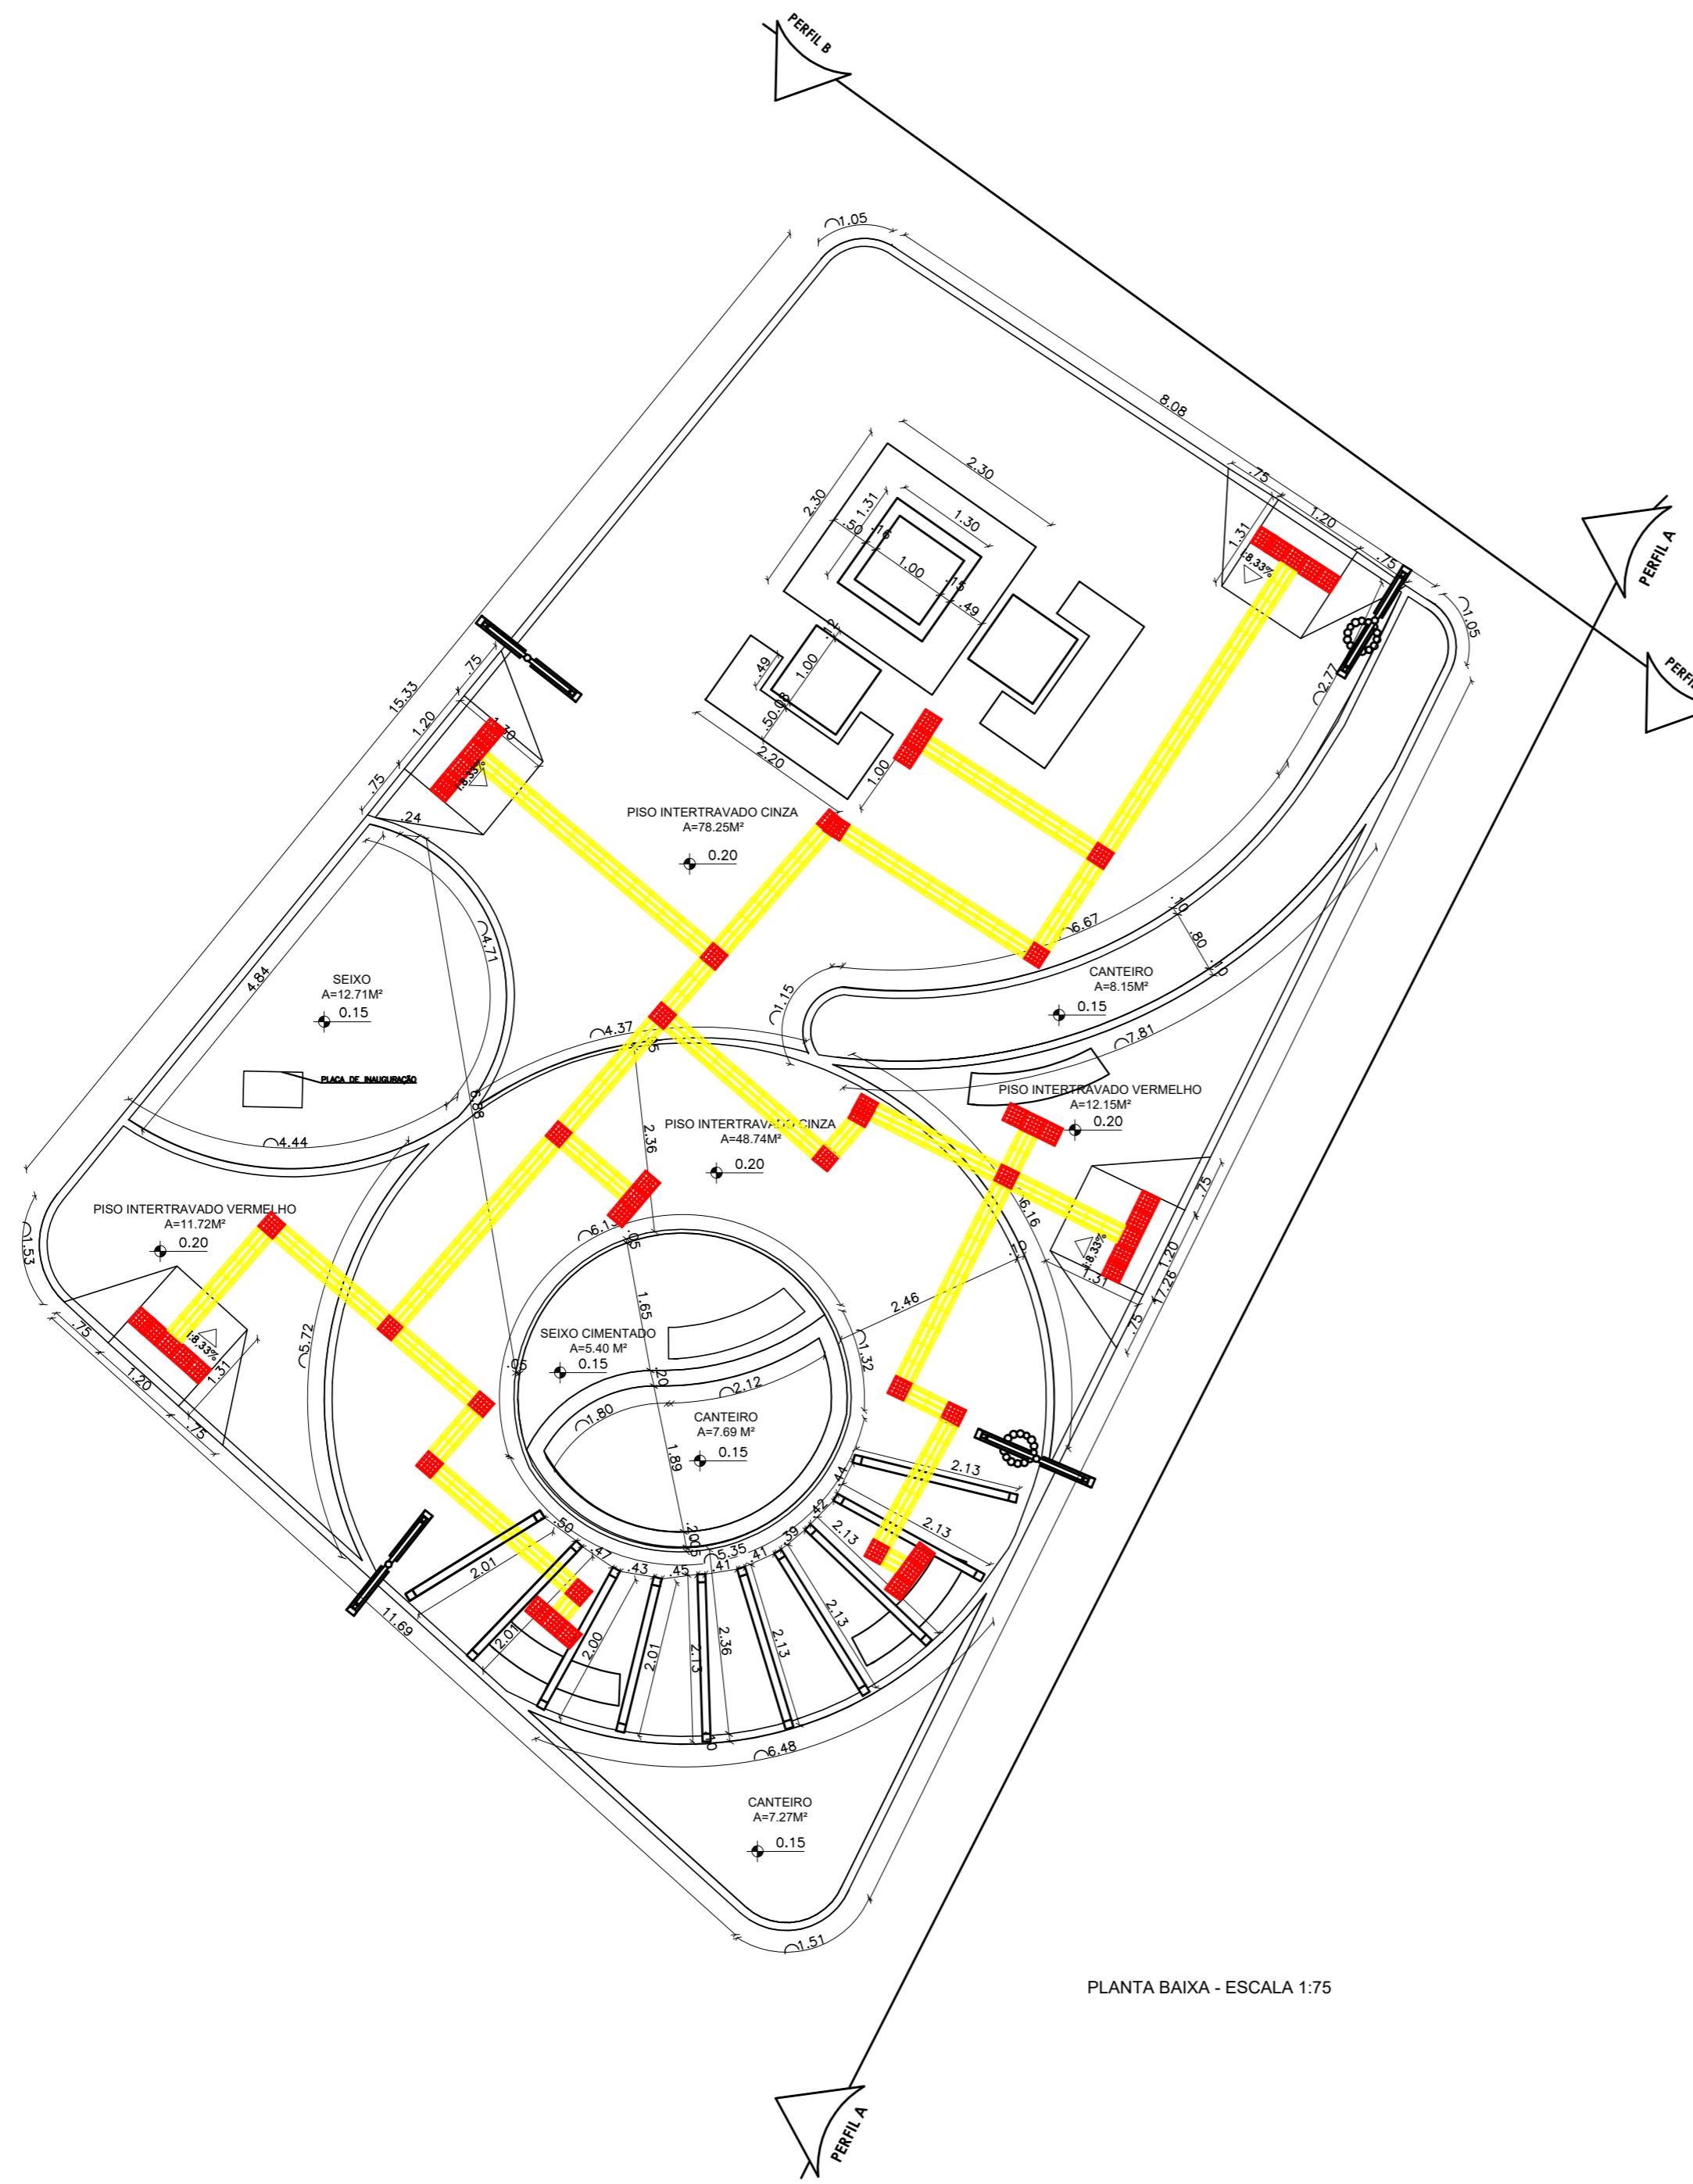

**PREFEITURA MUNICIPAL DE IRAQUARA - BA**  
**CONSTRUÇÃO PRAÇA DO MORRO QUENTE - PROJETO BÁSICO**

PLANTA BAIXA

**RESPONSÁVEL TÉCNICO**  
Renata Regina Oliveira Gonçalves  
Arquiteta e Urbanista  
CAU - BA nº A196083-0  
RTT EM ANEXO



**SOLICITANTE**  
Prefeitura Municipal de Iraquara  
Rua Rosalvo Félix, nº 252, Centro, Iraquara - BA

RENAТА REGINA OLIVEIRA GONÇALVES  
CPF: 064.365.405-47

PREFEITURA MUNICIPAL DE IRAQUARA  
CNPJ: 13.922.596/0001-29

**ENDEREÇO DO PROJETO**  
Povoado Morro Quente- Zona Rural, Iraquara - BA

**DATA** 16/06/2021    **REVISÃO** R01    **FOLHA** A2 03  
06

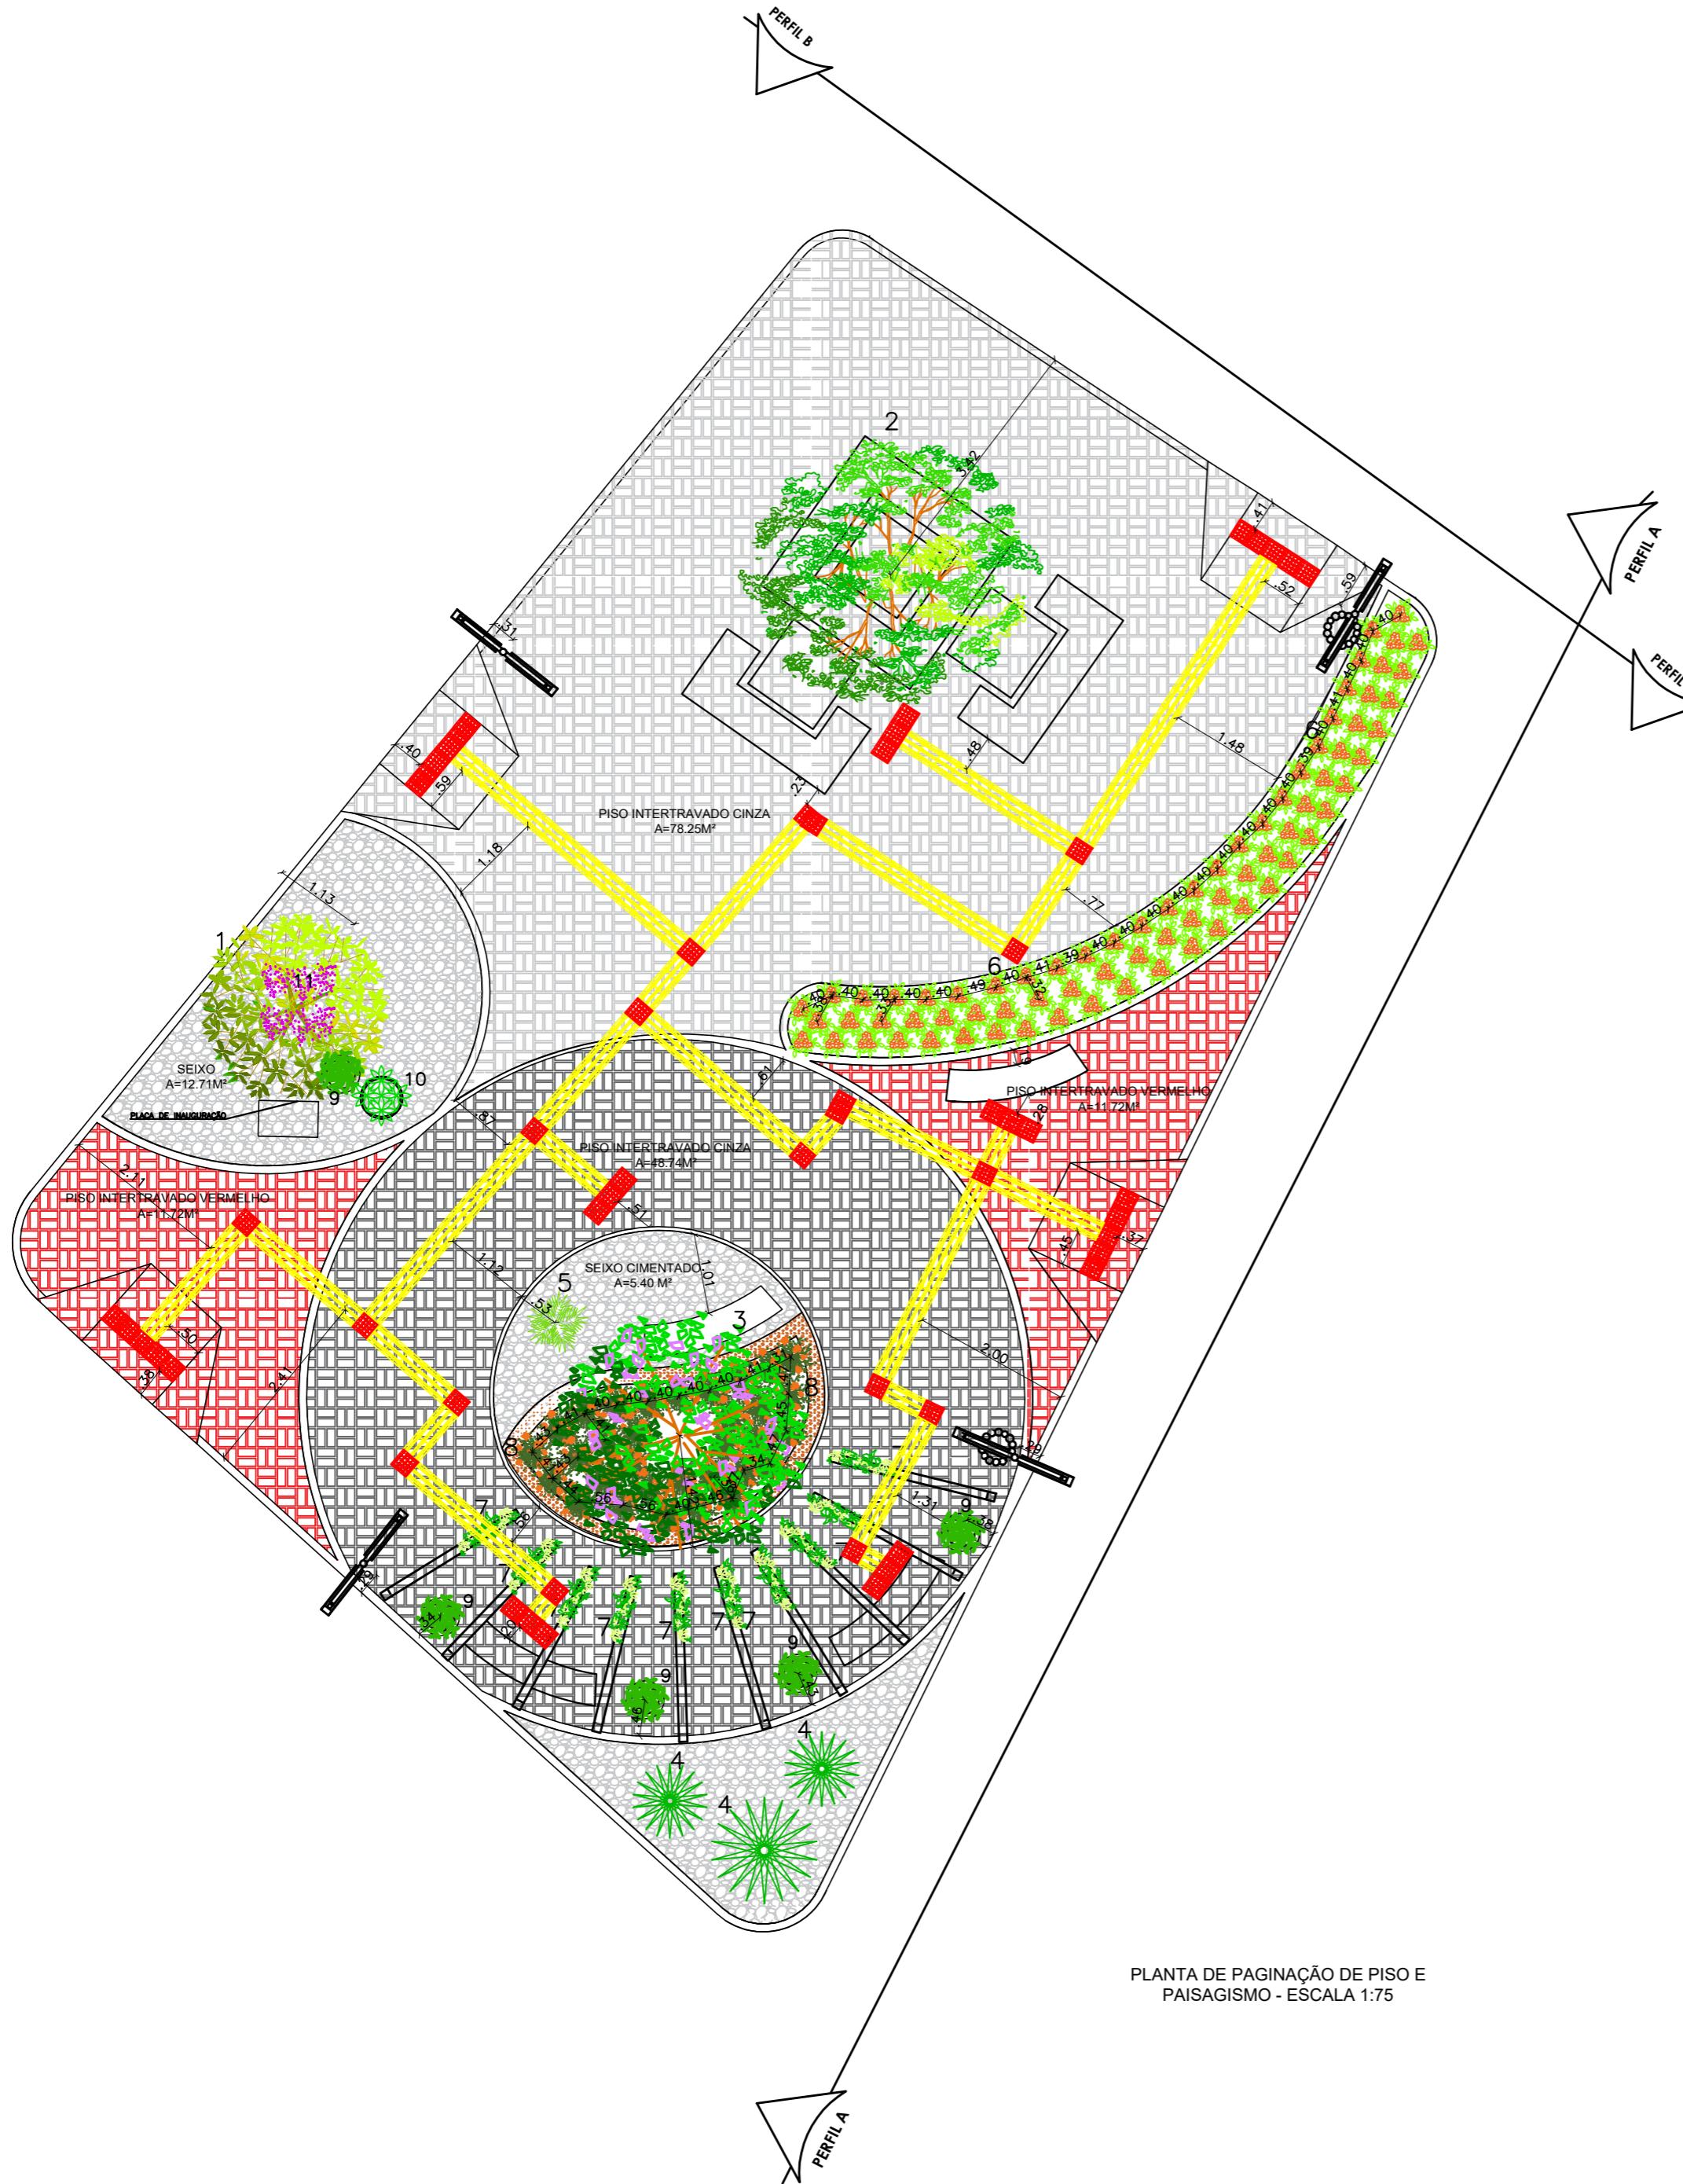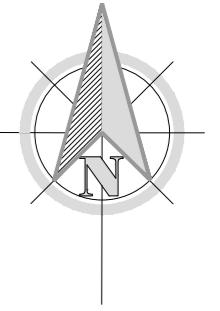

HACHURA	TIPO	QUANTIDADE	COR
Horizontal hatching	PISO INTERTRAVADO (RETANGULAR)	48,74 $\text{m}^2$	CINZA ESCURO
Vertical hatching	PISO INTERTRAVADO (RETANGULAR)	78,25 $\text{m}^2$	CINZA CLARO
Small dots	SEIXOS	12,41 $\text{m}^2$	TONS CLAROS
Red dots	PISO INTERTRAVADO (RETANGULAR)	23,44 $\text{m}^2$	VERMELHO
Large dots	SEIXOS CIMENTADO	5,40 $\text{m}^2$	TONS CLARAS
Orange dots	CASCA PINUS	2,02 $\text{m}^2$	MARRON

ITEM	SÍMBOLO	NOME CIENTÍFICO	NOME POPULAR	QUANTIDADE
1		HANDROANTHUS IMPETIGINOSUS	IPÊ ROXO	1
2		SPONDIAS PURPUREA	CIRIGUELA	1
3		TIBOUCHINA GRANULOSA	QUARESMEIRA	1
4		AGAVE ANGUSTIFOLIA	PITEIRA DO CARIBE	3
5		BROMELIACEAE	BROMÉLIA	1
6		IXORA CHINENSIS	IXORIA VERMELHA	75
7		IPOMEA NIL	JITIRANA AZUL	10
8		APTEÑIA CORDIFOLIA	ROSINHA DE SOL	32
9		SCHLUMBERGERA TRUNCATA	FLOR DE MAIO	4
10		IXORA FINLAYSONIANA	IXORIA BRANCA	1
11		IPOMOESA CAIRICA	JITIRANA ROXA	1

SÍMBOLOS	
	POSTE DE LUZ
	POSTE DE LUZ COM LIXEIRA
	PISO TÁTIL DIRECIONAL
	PISO TÁTIL ALERTA



## PREFEITURA MUNICIPAL DE IRAQUARA - BA

### CONSTRUÇÃO PRAÇA DO MORRO QUENTE - PROJETO BÁSICO

PLANTA DE PAISAGISMO E PAGINAÇÃO DE PISO

RESPONSÁVEL TÉCNICO  
Renata Regina Oliveira Gonçalves  
Arquiteta e Urbanista  
CAU - BA nº A196083-0  
RTT EM ANEXO


SOLICITANTE  
Prefeitura Municipal de Iraquara  
Rua Rosálio Félix, nº 252, Centro, Iraquara - BA

RENAТА REGИНА ОЛИВЕЙРА ГОНСАЛЬВЕС  
CPF: 064.365.405-47


PREFEITURA MUNICIPAL DE IRAQUARA  
CNPJ: 13.922.596/0001-29

ENDERECO DO PROJETO  
Povoado Morro Quente- Zona Rural, Iraquara - BA


DATA  
16/06/2021  
REVISÃO  
R01  
FOLHA  
A2 04  
06

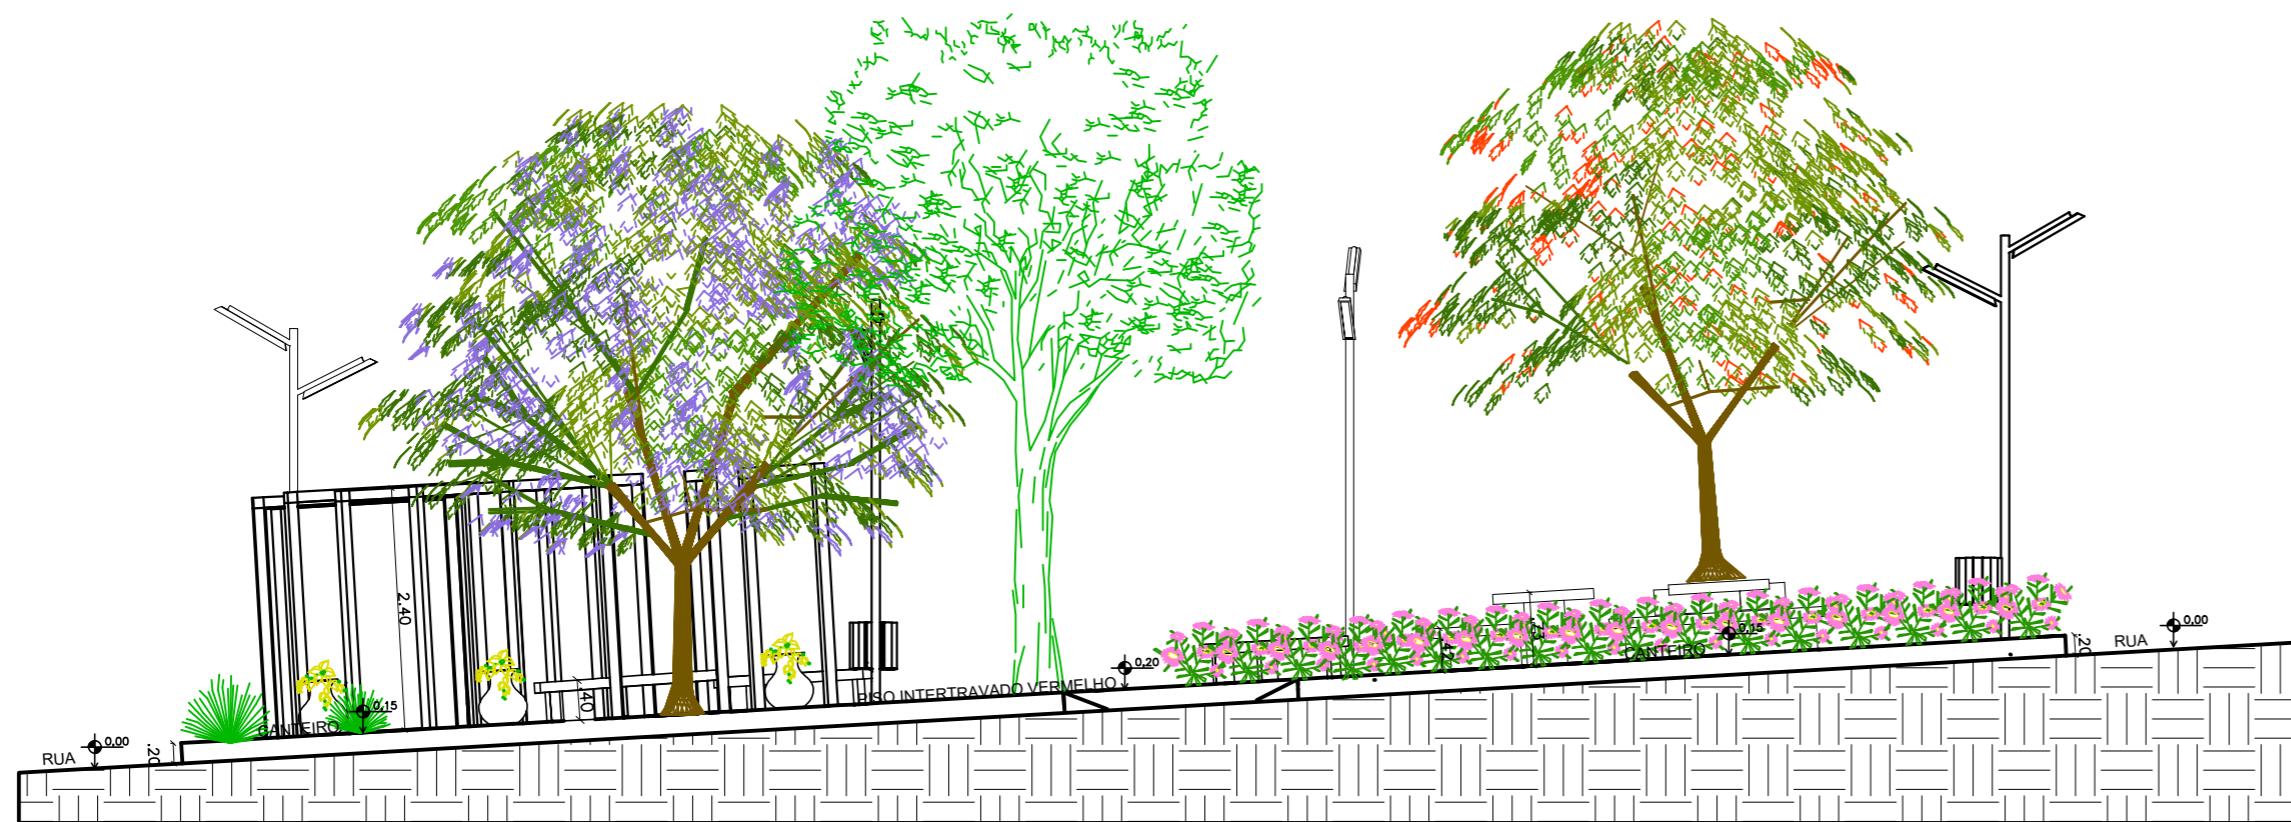

PERFIL AA- ESCALA 1:75

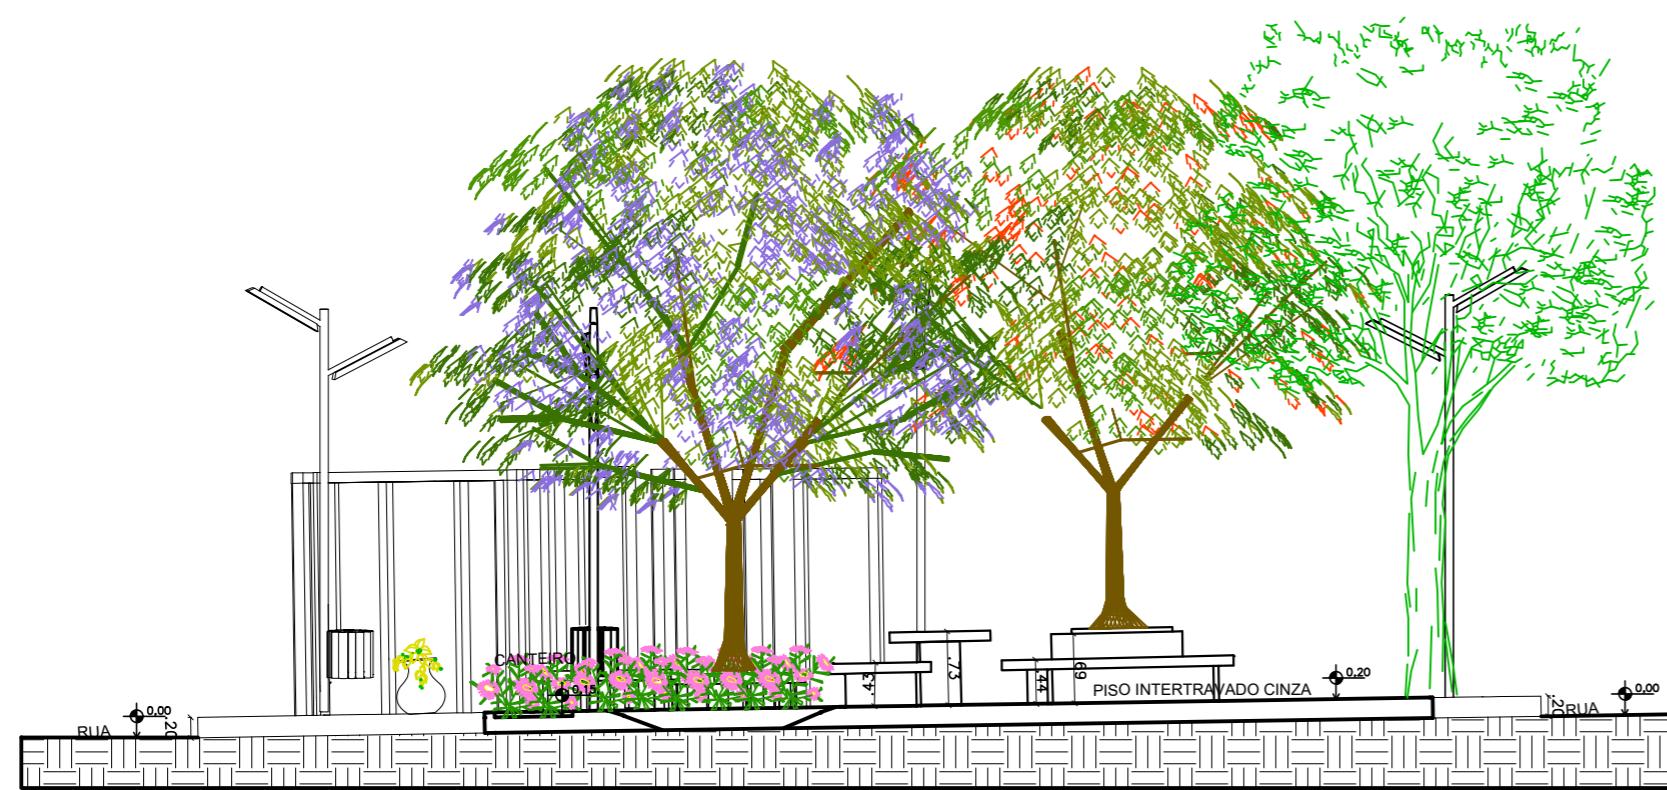

PERFIL BB- ESCALA 1:75

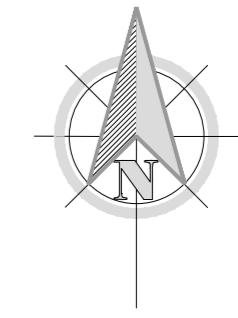

## PREFEITURA MUNICIPAL DE IRAQUARA - BA

### CONSTRUÇÃO PRAÇA DO MORRO QUENTE - PROJETO BÁSICO



PERFIL AA E BB

**RESPONSÁVEL TÉCNICO**  
Renata Regina Oliveira Gonçalves  
Arquiteta e Urbanista  
CAU - BA nº A196083-0  
RTT EM ANEXO

RENATA REGINA OLIVEIRA GONÇALVES  
CPF: 064.365.405-47





**SOLICITANTE**  
Prefeitura Municipal de Iraquara  
Rua Rosalvo Félix, nº 252, Centro, Iraquara - BA

PREFEITURA MUNICIPAL DE IRAQUARA  
CNPJ: 13.922.596/0001-29

**ENDEREÇO DO PROJETO**  
Povoado Morro Quente- Zona Rural, Iraquara - BA

**DATA** 16/06/2021    **REVISÃO** R01    **FOLHA** A2 05/06



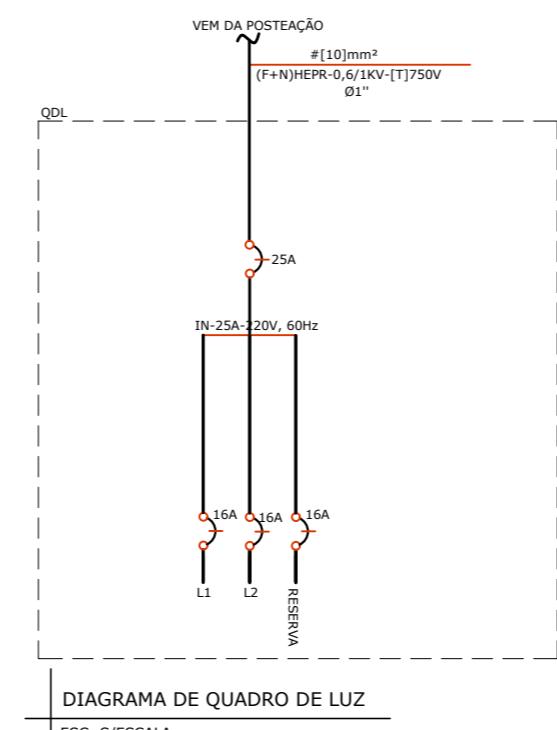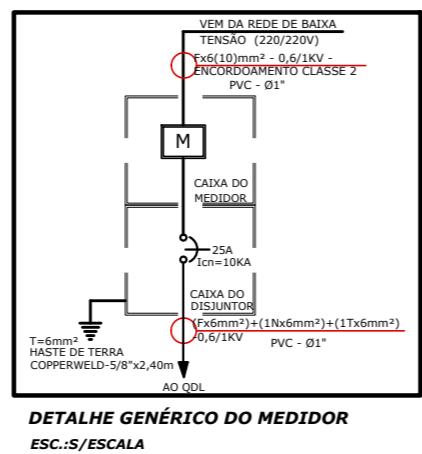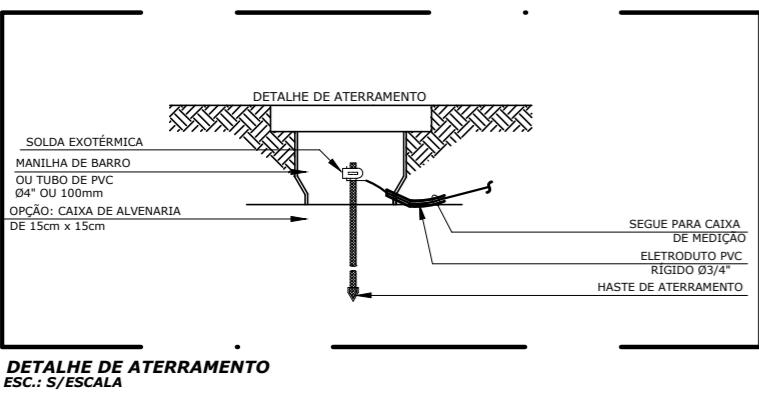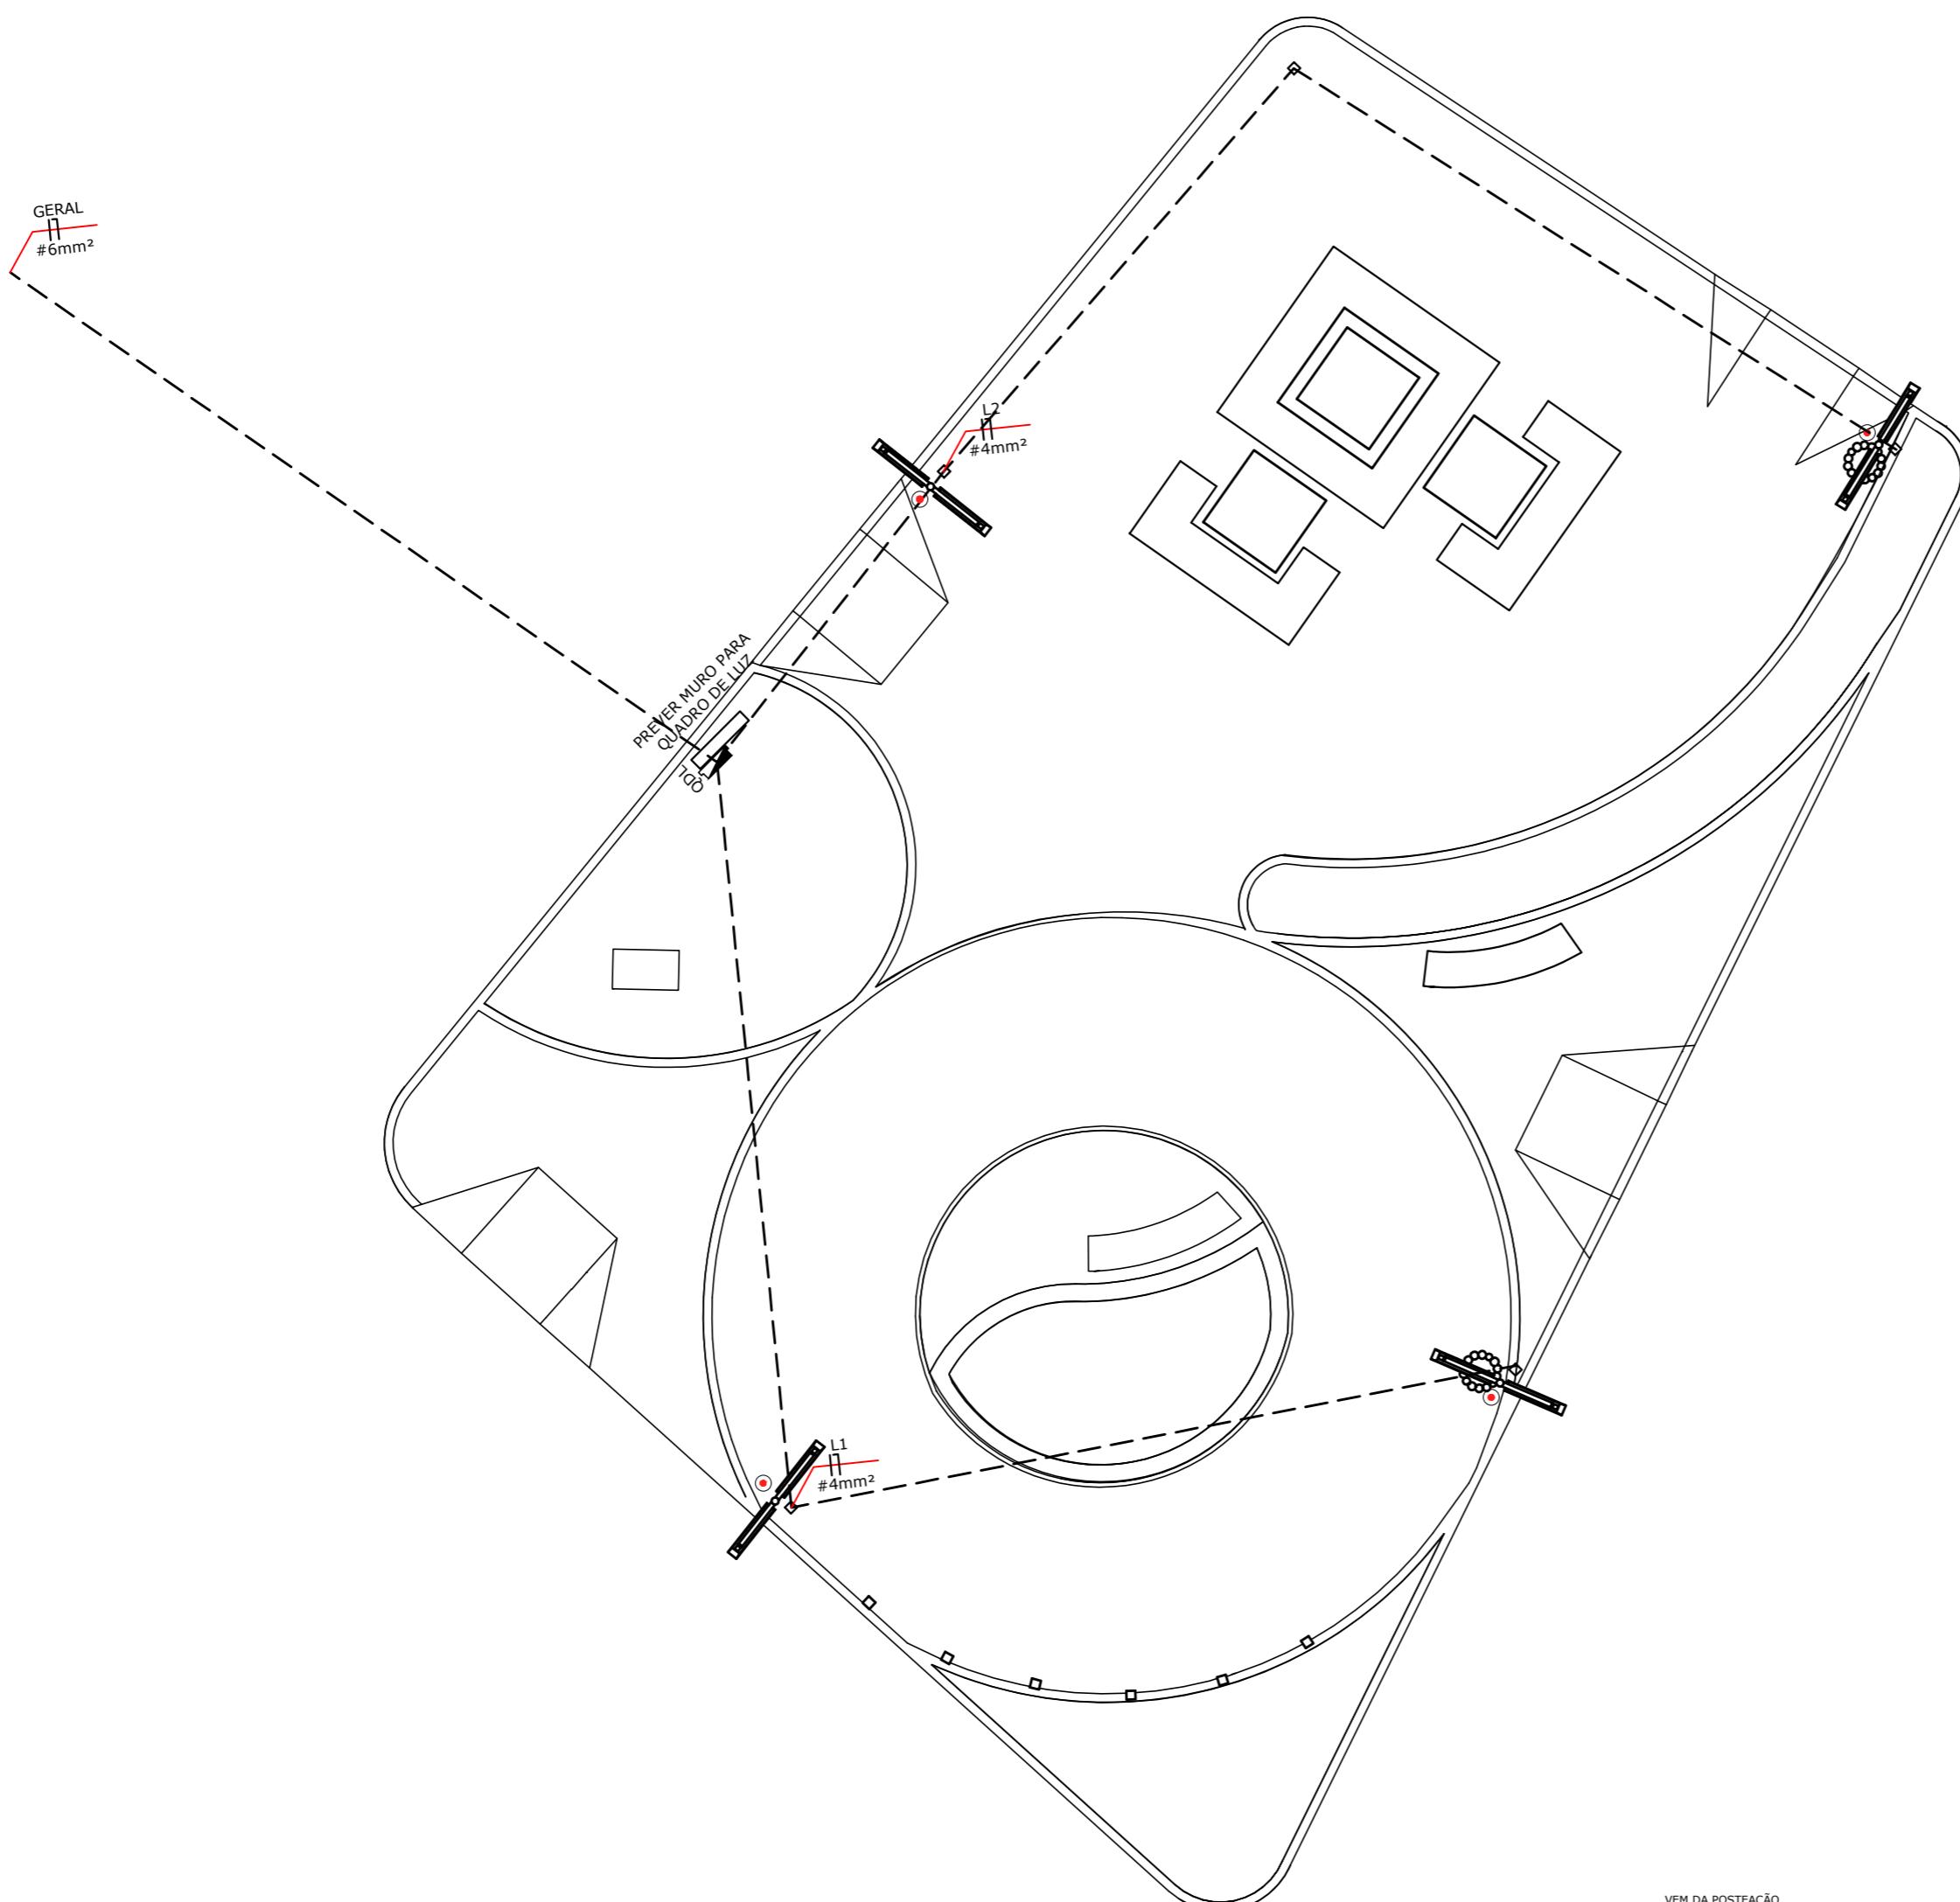

NOTAS GERAIS	
LEGENDA	
SÍMBOLO	ESPECIFICAÇÃO
---	ELETRODUTO DE PVC ANTICHAMA EMBUTIDO NO PISO, Ø1" (EXCETO INDICADO).
TT	CONDUTORES FASE, NEUTRO E TERRA
□	CAIXA DE PASSAGEM COM TAMPAS, EMBUTIDO NO PISO CP-20x20cm
○	POSTE METÁLICO SIMPLES NA COR BRANCA COM LUMINÁRIA EM LED
○	LUMINÁRIA DE EMBUTIR DE PISO BLINDADO PARA LÂMPADA PAR 20 COR PRETA.
○	POSTE METÁLICO CURVO SIMPLES ENGASTADO A 6METROS.
—	QUADRO DISTRIBUIÇÃO ELÉTRICA, EMBUTIDO NA ALVENARIA.
■	PROTECTOR DE SURTO DAS FASES (R,S,T) E DO NEUTRO (N).
MED	CAIXA PARA MEDIDA
—	DISJUNTOR MONOPOLAR
●	HASTE DE TERRAMENTO.
☒	CAIXA DE PASSAGEM EMCONCRETO, COM TAMPA, EMBUTIDA NO PISO. DIM.: 40 X 40 cm.
OBSERVAÇÕES GERAIS	

1. TODOS OS QUADROS, TOMADAS, LUMINÁRIAS E PARTES METÁLICAS DEVERÃO SER ATERRADAS.
2. OS CONDUTORES PARA CIRCUITOS DEVERÃO POSSUIR AS SEGUINTE CARACTERÍSTICAS: FIOS DE COBRE NÚ, TÊMPERA MOLE, CLASSE 5 DE ENCORDAMENTO (EXTRAFLEXÍVEL). ISOLAMENTO NÃO-PROPAGANTE DE CHAMA, LIVRES DE HALOGÉNIOS E COM BAIXA EMISSÃO DE FUMAÇA E GASES TÓXICOS. 450/750V. TEMPERATURA DE SERVIÇO CONTÍNUO 70°C. REFERÊNCIA AFUMEX 750V, FAB.: PRYSMIAN OU EQUIVALENTE TÉCNICO. E SERÃO NAS SEGUINTE CORES:

ILUMINAÇÃO	TOMADAS
FASE - PRETA	FASE - PRETA
NEUTRO - AZUL	NEUTRO - AZUL
TERRA - VERDE	TERRA - VERDE
RETORNO - AMARELO	

3. ELETRODUTOS NÃO ESPECIFICADOS SERÃO DE Ø 1".
4. OS ELETRODUTOS SOBRE O FORRO DEVERÃO SER FIXADOS A CADA METRO.
5. A BITOLA DOS CONDUTORES DEVERÁ SER CONFERIDA NO QUADRO DE CARGAS.
6. OS CONDUTORES TERRA E NEUTRO DEVERÃO SER TOTALMENTE ISOLADOS ENTRE SI.
7. OS CONDUTORES DA ENTRADA DE ENERGIA ATÉ A MEDIDA DA CONCESSIONÁRIA DEVEM SER IDENTIFICADOS COM AS SEGUINTE CORES:

FASE A - VERMELHO  
FASE B - BRANCO  
FASE C - MARROM  
NEUTRO - AZUL

8. TODOS OS CABOS ALIMENTADORES E SUBTERRÂNEOS TERÃO ISOLAMENTO DE 0,6/ 1,0kV.
9. OS CONDUTORES DOS CIRCUITOS ALIMENTADORES (QUADROS, DEVERÃO POSSUIR AS SEGUINTE CARACTERÍSTICAS: FIO DE MATERIAL DE ISOLAMENTO HEPR, COBERTURA EM PVC SEM CHUMBO, TENSÃO NOMINAL 0,6/1kV, TEMPERATURA MÁXIMA DE SERVIÇO CONTÍNUO 90°C SOBRE CARGA 130°C, CURTO CIRCUITO 250°C, CONFORME NBR 7286, REFERÊNCIA EPROTEXNA, FAB.: PRYSMIAN OU EQUIVALENTE TÉCNICO.

#### PLACA DE ADVERTÊNCIA À SER FIXADO NO QUADRO ELÉTRICO

##### ADVERTÊNCIA

1. QUANDO UM DISJUNTOR OU FUSÍVEL ATUA, DESLIGANDO ALGUM CIRCUITO OU A INSTALAÇÃO INTEIRA, A CAUSA PODE SER UMA SOBRECARGA OU UM CURTO-CIRCUITO. DESLIGAMENTOS FREQUENTES SÃO SINAL DE SOBRECARGA. POR ISSO, NUNCA TROQUE SEUS DISJUNTORES OU FUSÍVEIS POR OUTROS DE MAIOR CORRENTE (MAIOR AMPERAGEM) SIMPLESMENTE. COMO REGRAS, A TROCA DE UM DISJUNTOR OU FUSÍVEL POR OUTRO DE MAIOR CORRENTE REQUER, ANTES, A TROCA DOS FIOS E CABOS ELÉTRICOS, POR OUTROS DE MAIOR SEÇÃO (BITOLA).
2. DA MESMA FORMA, NUNCA DESATIVE OU REMOVA A CHAVE AUTOMÁTICA DE PROTEÇÃO CONTRA CHOQUES ELÉTRICOS (DISPOSITIVO DR), MESMO EM CASO DE DESLIGAMENTOS SEM CAUSA APARENTE. SE OS DESLIGAMENTOS FOREM FREQUENTES E, PRINCIPALMENTE, SE AS TENTATIVAS DE RELIGAR A CHAVE NÃO TIVEREM ÉXITO, ISSO SIGNIFICA, MUITO PROAVELMENTE, QUE A INSTALAÇÃO ELÉTRICA APRESENTA ANOMALIAS INTERNAS, QUE SÓ PODEM SER IDENTIFICADAS E CORRIDAS POR PROFISSIONAIS QUALIFICADOS. A DESATIVAÇÃO OU REMOÇÃO DA CHAVE SIGNIFICA A ELIMINAÇÃO DE MEDIDA PROTETORA CONTRA CHOQUES ELÉTRICOS E RISCO DE VIDA PARA OS USUÁRIOS.



#### PREFEITURA MUNICIPAL DE IRAQUARA - BA

#### REVITALIZAÇÃO PRAÇA DO MORRO QUENTE - PROJETO BÁSICO

##### PROJETO ELÉTRICO

RESPONSÁVEL TÉCNICO  
Renata Regina Oliveira Gonçalves  
Arquiteta e Urbanista  
CAU - BA nº A196083-0  
RTT EM ANEXO

SOLICITANTE  
Prefeitura Municipal de Iraquara  
Rua Rosalvo Félix, nº 252, Centro, Iraquara - BA

RENATA REGINA OLIVEIRA GONÇALVES  
CPF: 064.365.405-47

PREFEITURA MUNICIPAL DE IRAQUARA  
CNPJ: 13.922.596/0001-29

ENDEREÇO DO PROJETO  
Povoado Morro Quente- Zona Rural, Iraquara - BA

DATA  
16/06/2021  
REVISÃO  
R01  
FOLHA  
A2 01  
01