



PLANTA DE LOCALIZAÇÃO - ESCALA 1/2000



PREFEITURA MUNICIPAL DE IRAQUARA - BA

CONSTRUÇÃO PRAÇA DO SONHÉM - PROJETO BÁSICO

PLANTA DE LOCALIZAÇÃO

RESPONSÁVEL TÉCNICO

Renata Regina Oliveira Gonçalves
Arquiteta e Urbanista
CAU - BA nº A196083-0
RRT EM ANEXO

RENATA REGINA OLIVEIRA GONÇALVES
CPF: 064.365.405-47

SOLICITANTE

Prefeitura Municipal de Iraquara
Rua Rosalvo Félix, nº 252, Centro, Iraquara - BA

PREFEITURA MUNICIPAL DE IRAQUARA
CNPJ: 13.922.596/0001-29

ENDEREÇO DO PROJETO

Povoado Sonhém - Zona Rural, Iraquara - BA

DATA

10/06/2021

REVISÃO


R01

FOLHA

A4 $\frac{01}{09}$



PLANTA DE SITUAÇÃO - ESCALA 1/600

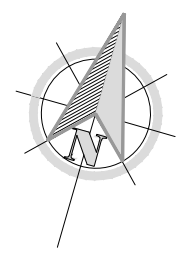

QUADRO DE ÁREAS					
PRAÇAS	ÁREA TOTAL	ÁREA CONSTRUÍDA	ÁREA PERMEAVÉL	TAXA DE OCUPAÇÃO	ÁREA VERDE
ÁREA DO TERRENO PRAÇA DO SONHÉM	2.987,86M²	251,47 M²	450,65 M²	8,41%	403,85 M²



PREFEITURA MUNICIPAL DE IRAQUARA - BA
CONSTRUÇÃO PRAÇA DO SONHÉM - PROJETO BÁSICO

PLANTA DE SITUAÇÃO

RESPONSÁVEL TÉCNICO
Renata Regina Oliveira Gonçalves
Arquiteta e Urbanista
CAU - BA nº A196083-0
RRT EM ANEXO

SOLICITANTE
Prefeitura Municipal de Iraquara
Rua Rosalvo Félix, nº 252, Centro, Iraquara - BA

RENATA REGINA OLIVEIRA GONÇALVES
CPF: 064.365.405-47


PREFEITURA MUNICIPAL DE IRAQUARA
CNPJ: 13.922.596/0001-29

ENDEREÇO DO PROJETO
Povoado Sonhém - Zona Rural, Iraquara - BA


DATA
10/06/2021

REVISÃO
R01

FOLHA
A1 02
09

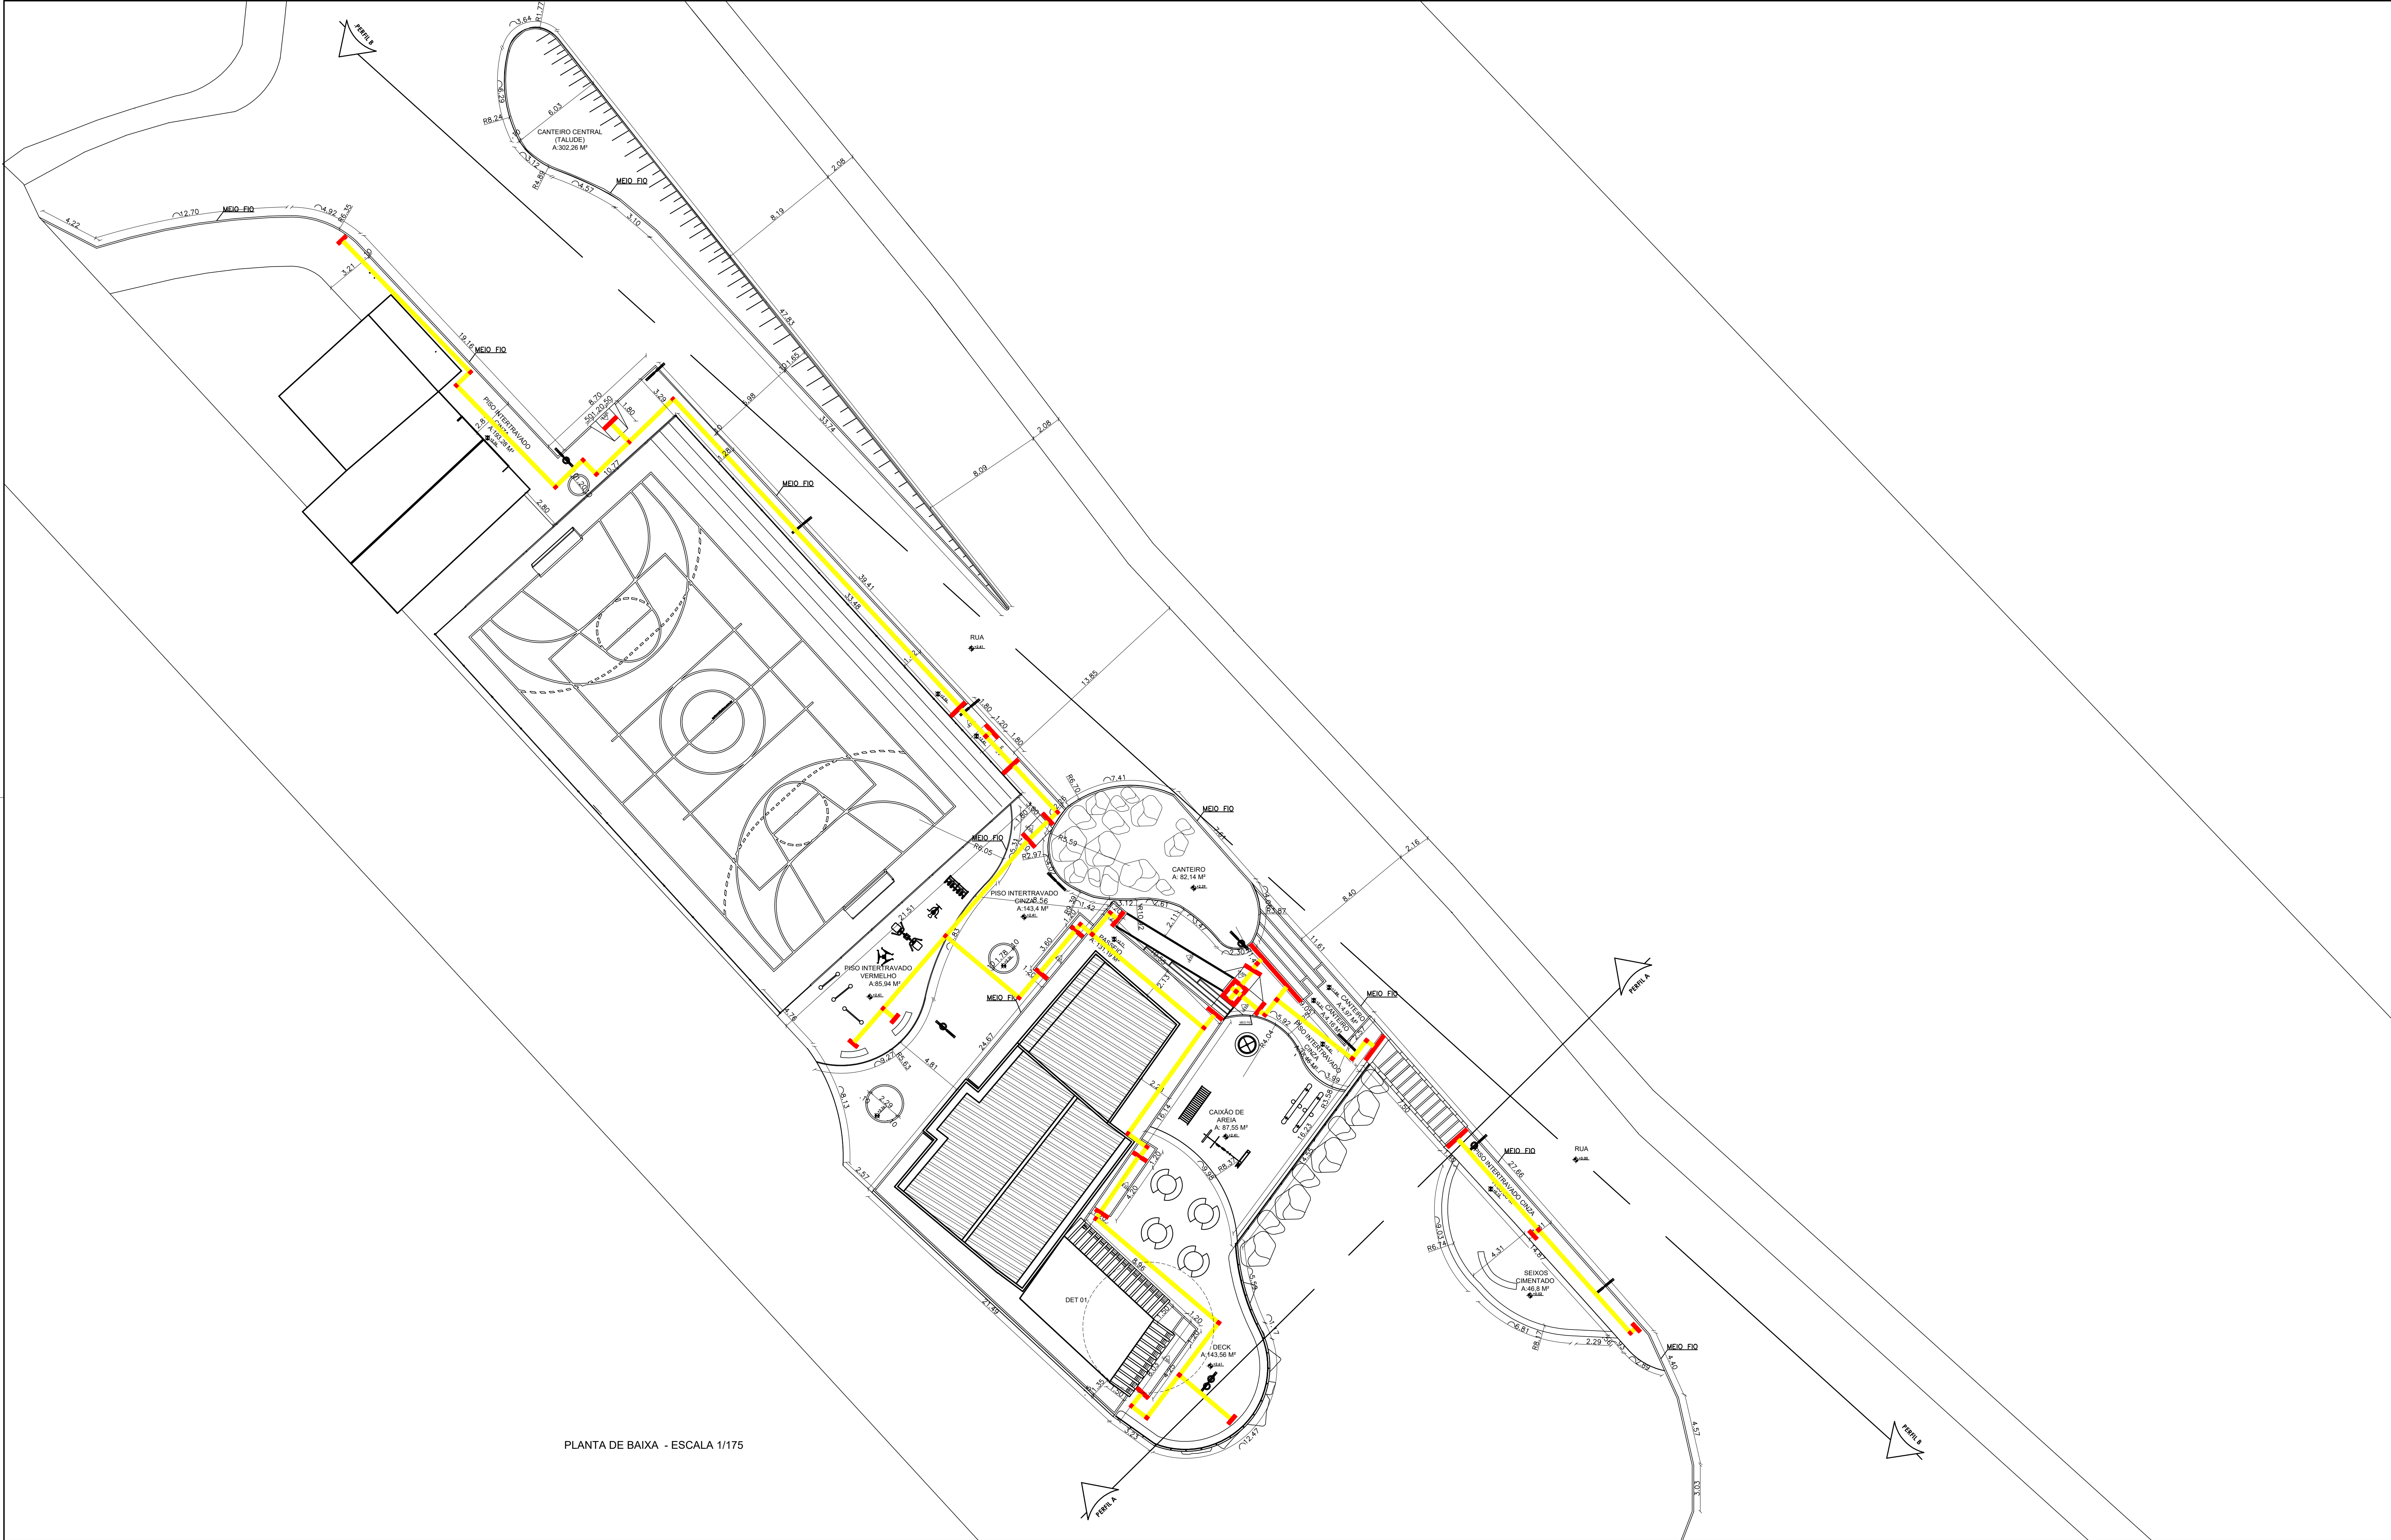

PLANTA DE BAIXA - ESCALA 1/175

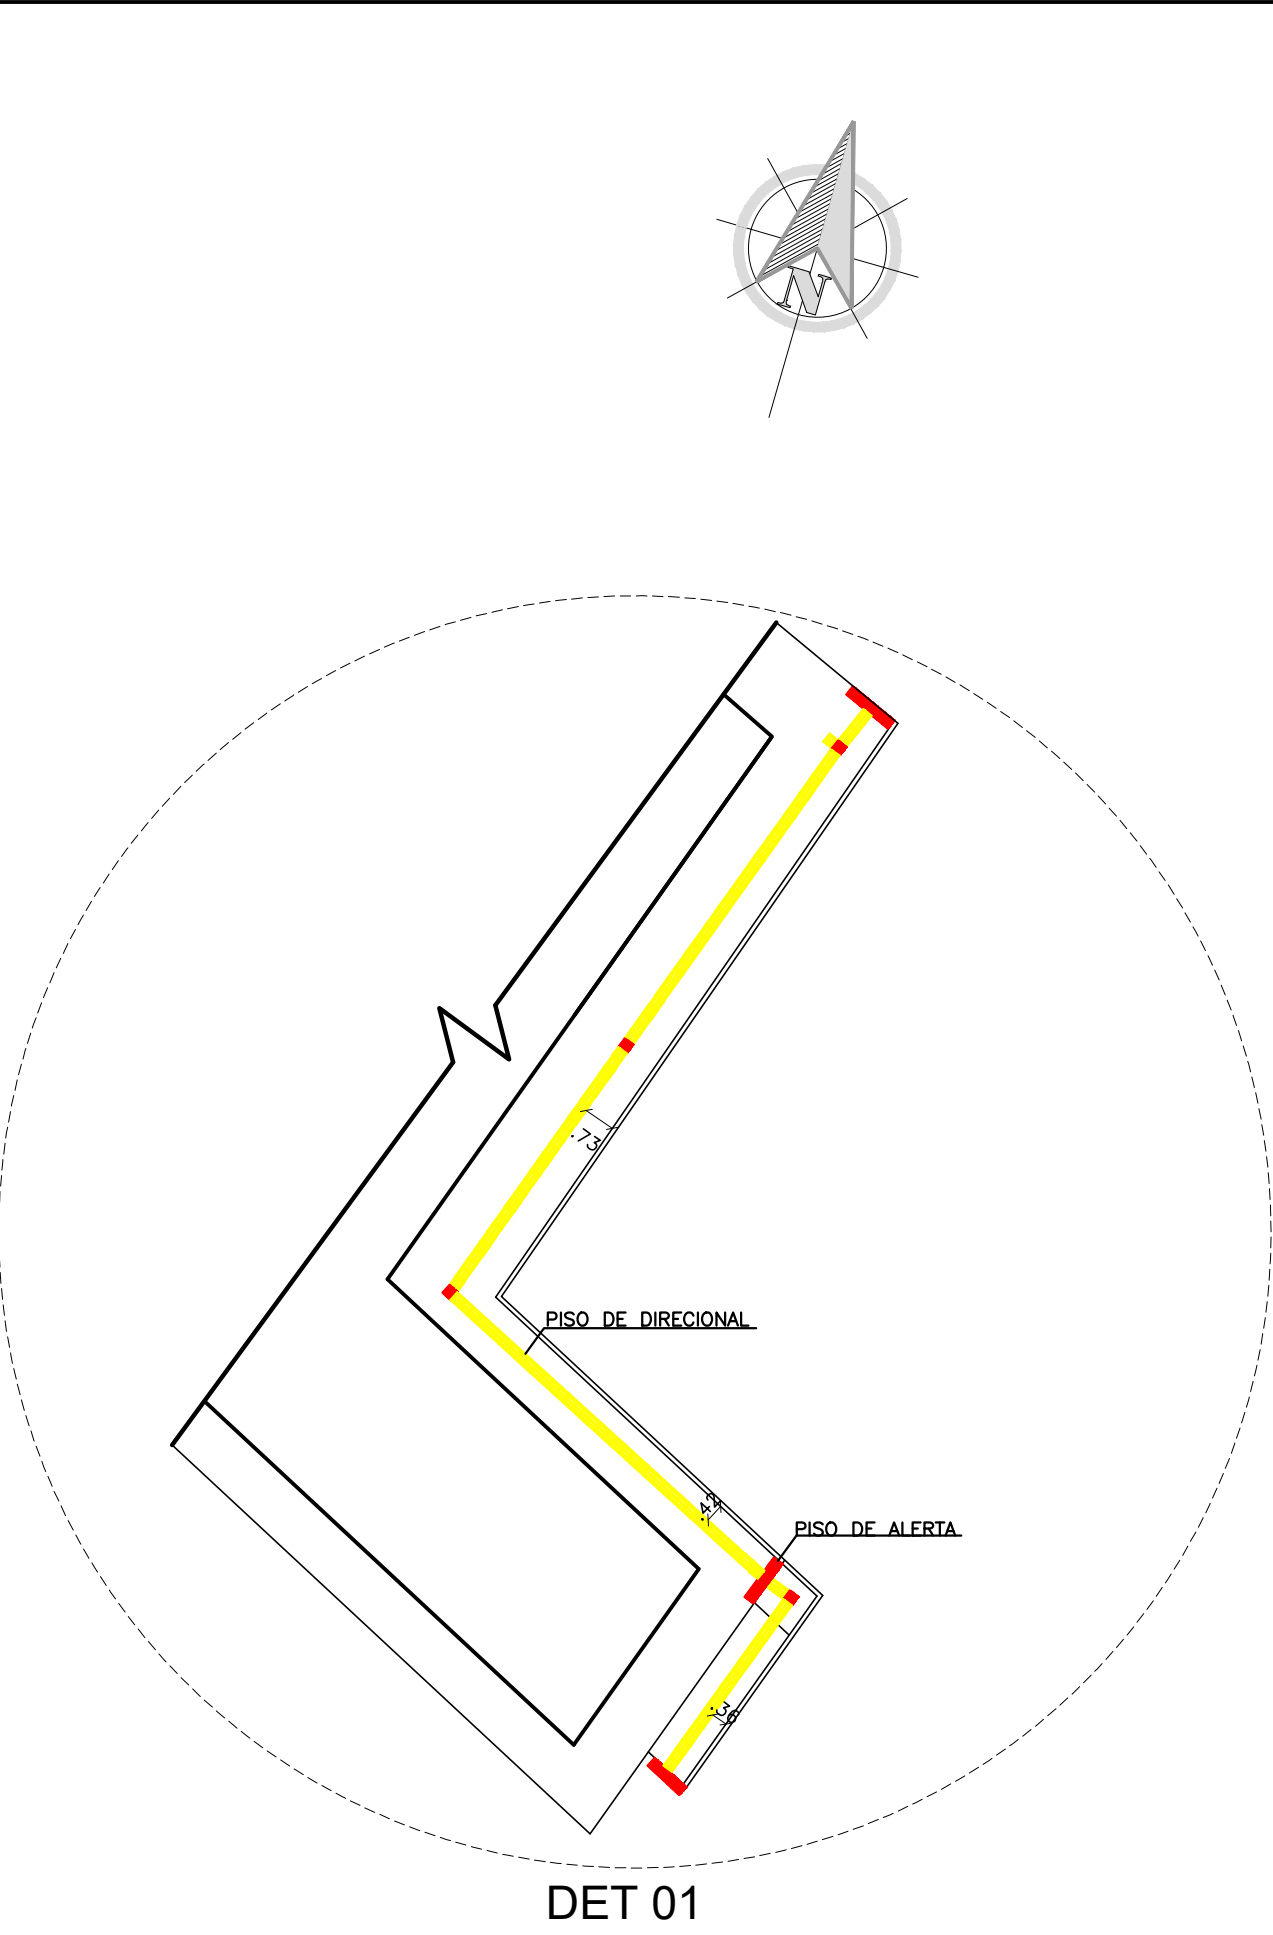

SIMBÓLOS			
	POSTE DE LUZ		EQUIPAMENTO DE ACADEMIA
	POSTE DE LUZ COM LIXEIRA		EQUIPAMENTO DO PARQUINHO
	PISO TÁTIL DIRECIONAL		MESAS
	PISO TÁTIL ALERTA		

PREFEITURA MUNICIPAL DE IRAQUARA - BA
CONSTRUÇÃO PRAÇA DO SONHÊM - PROJETO BÁSICO
PLANTA BAIXA

RESPONSÁVEL TÉCNICO
Renata Regina Oliveira Gonçalves
Arquiteta e Urbanista
CAU - BA nº A196083-0
RRT EM ANEXO

REQUERENTE
Prefeitura Municipal de Iraquara
Rua Rosalvo Félix, nº 252, Centro, Iraquara - BA

DATA
10/06/2021

REVISÃO
R01

FOLHA
A1_03_09

RENATA REGINA OLIVEIRA GONÇALVES
CPF: 094.386.450-41


PREFEITURA MUNICIPAL DE IRAQUARA
CPF: 13.922.288/0001-29

ENDEREÇO DO PROJETO
Povoado SonhêM - Zona Rural, Iraquara - BA


10/06/2021

R01

FOLHA
A1_03_09

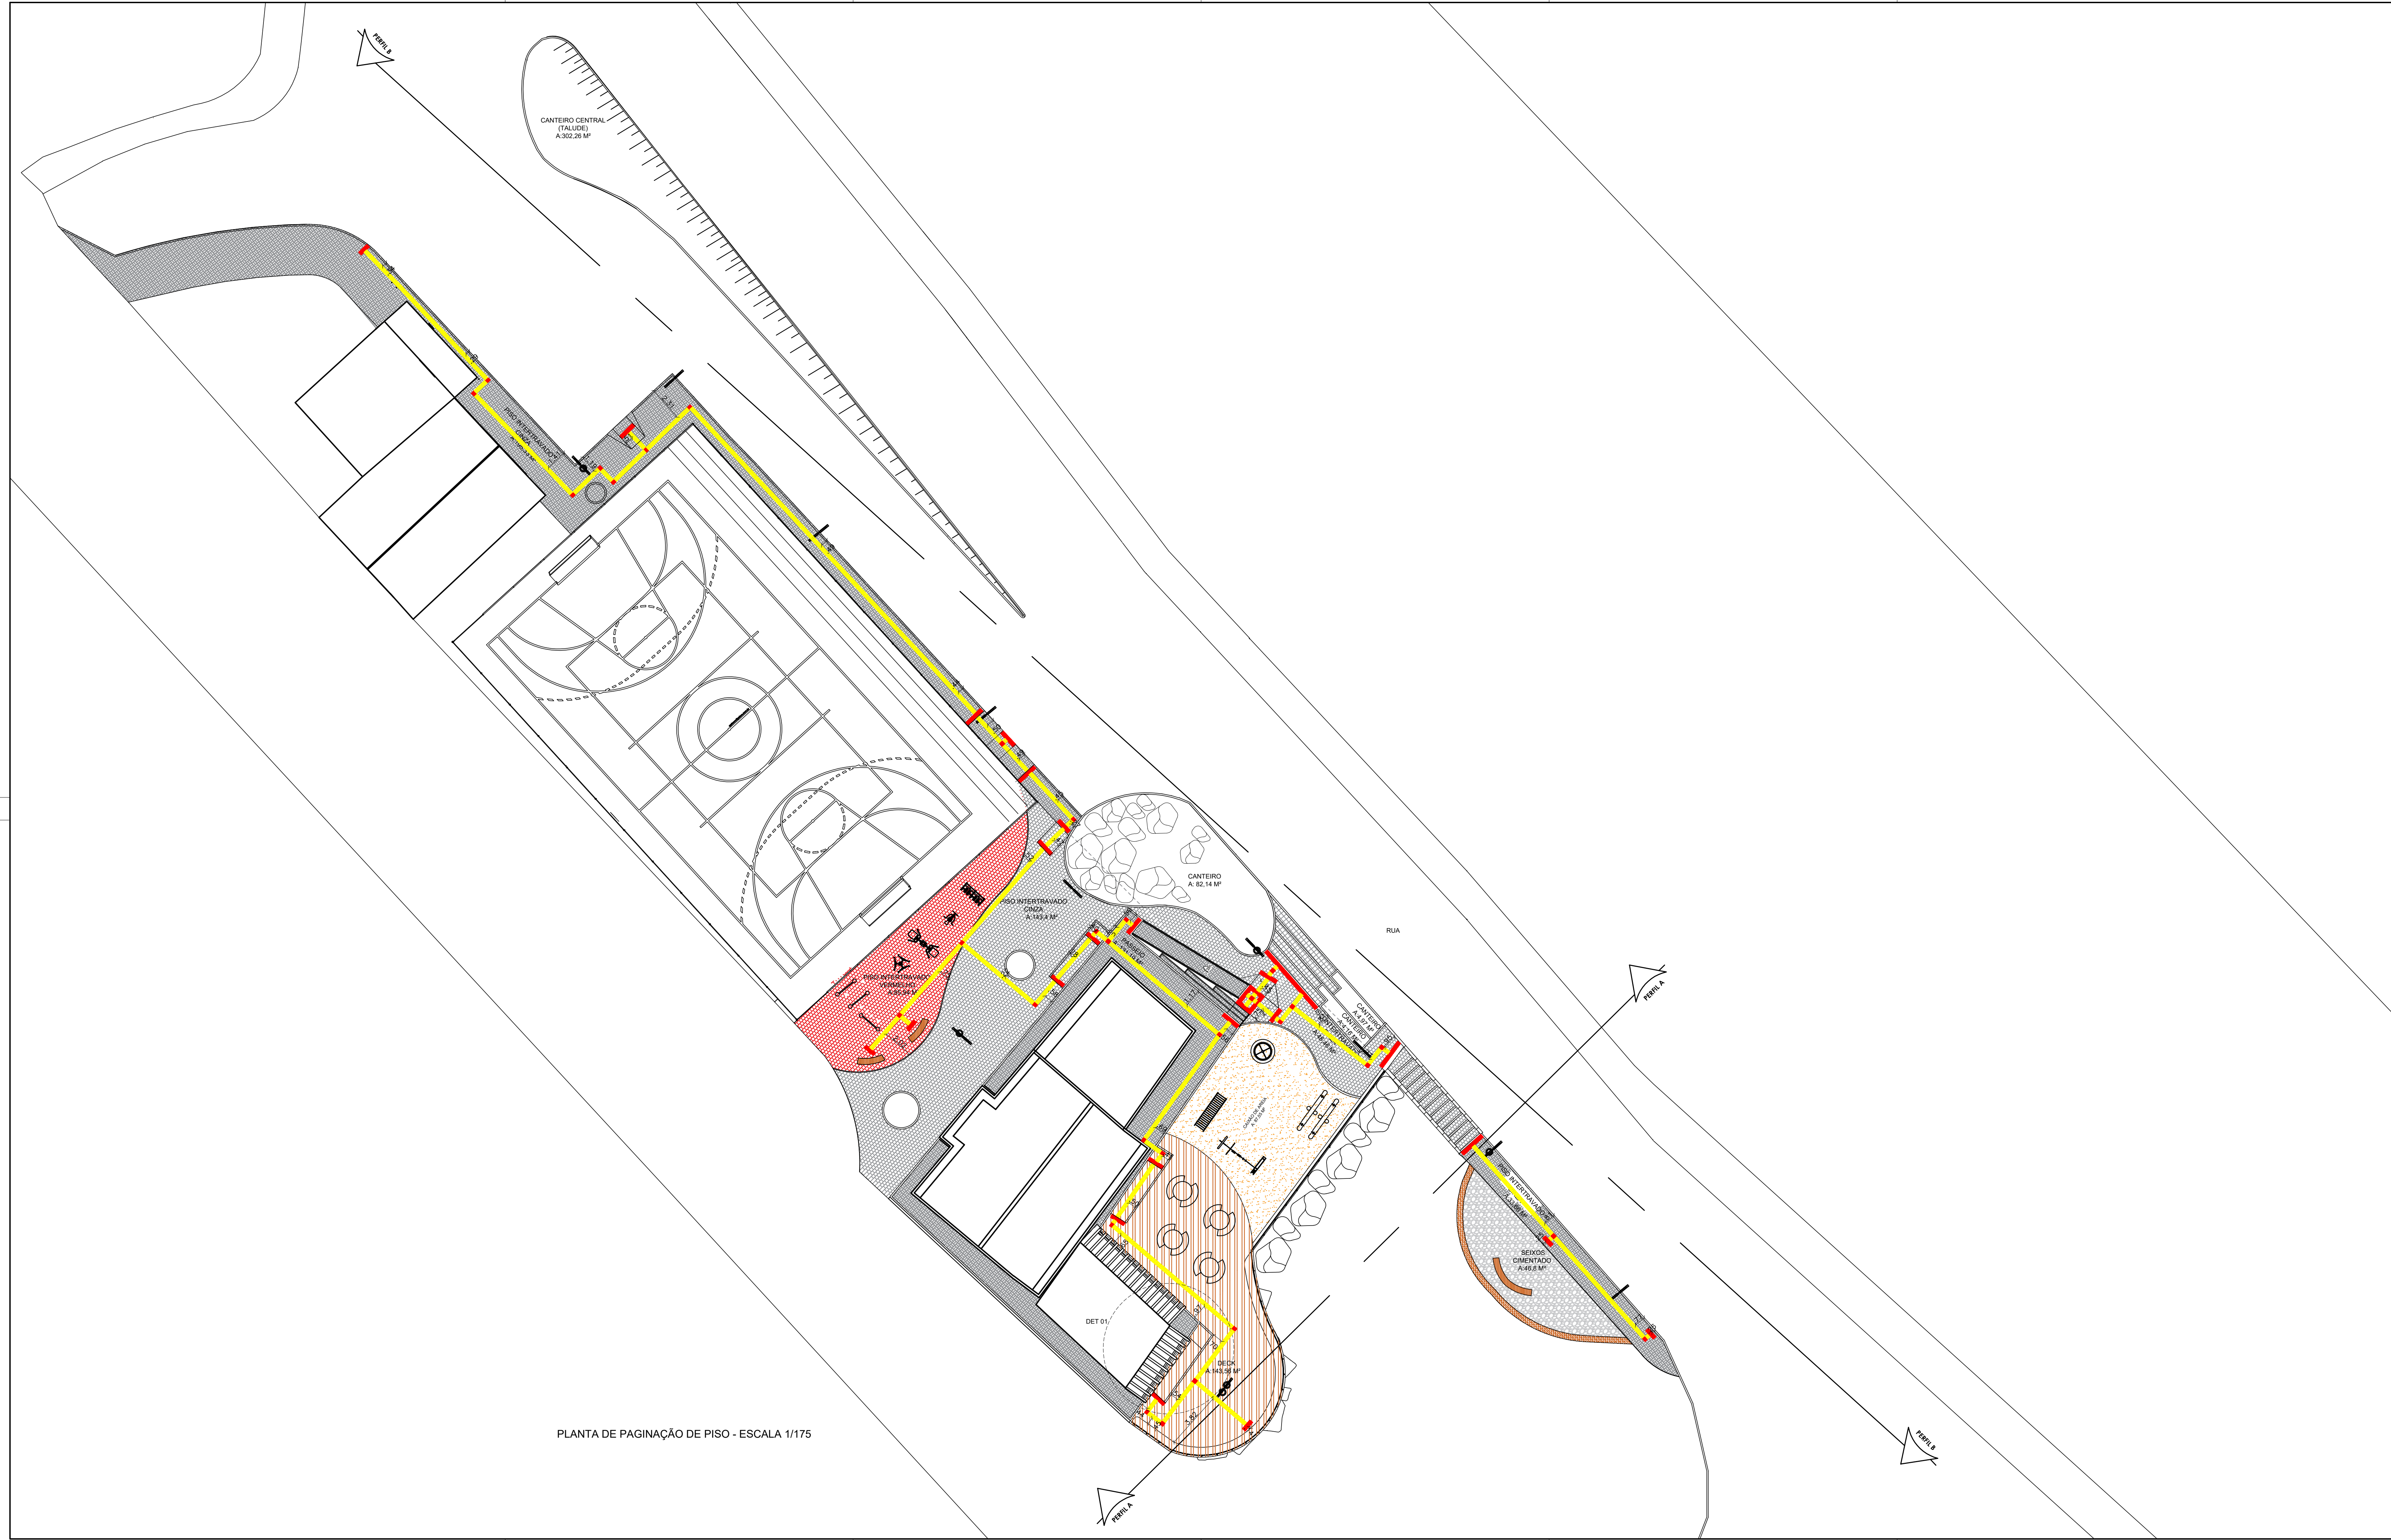

PLANTA DE PAGINAÇÃO DE PISO - ESCALA 1/175

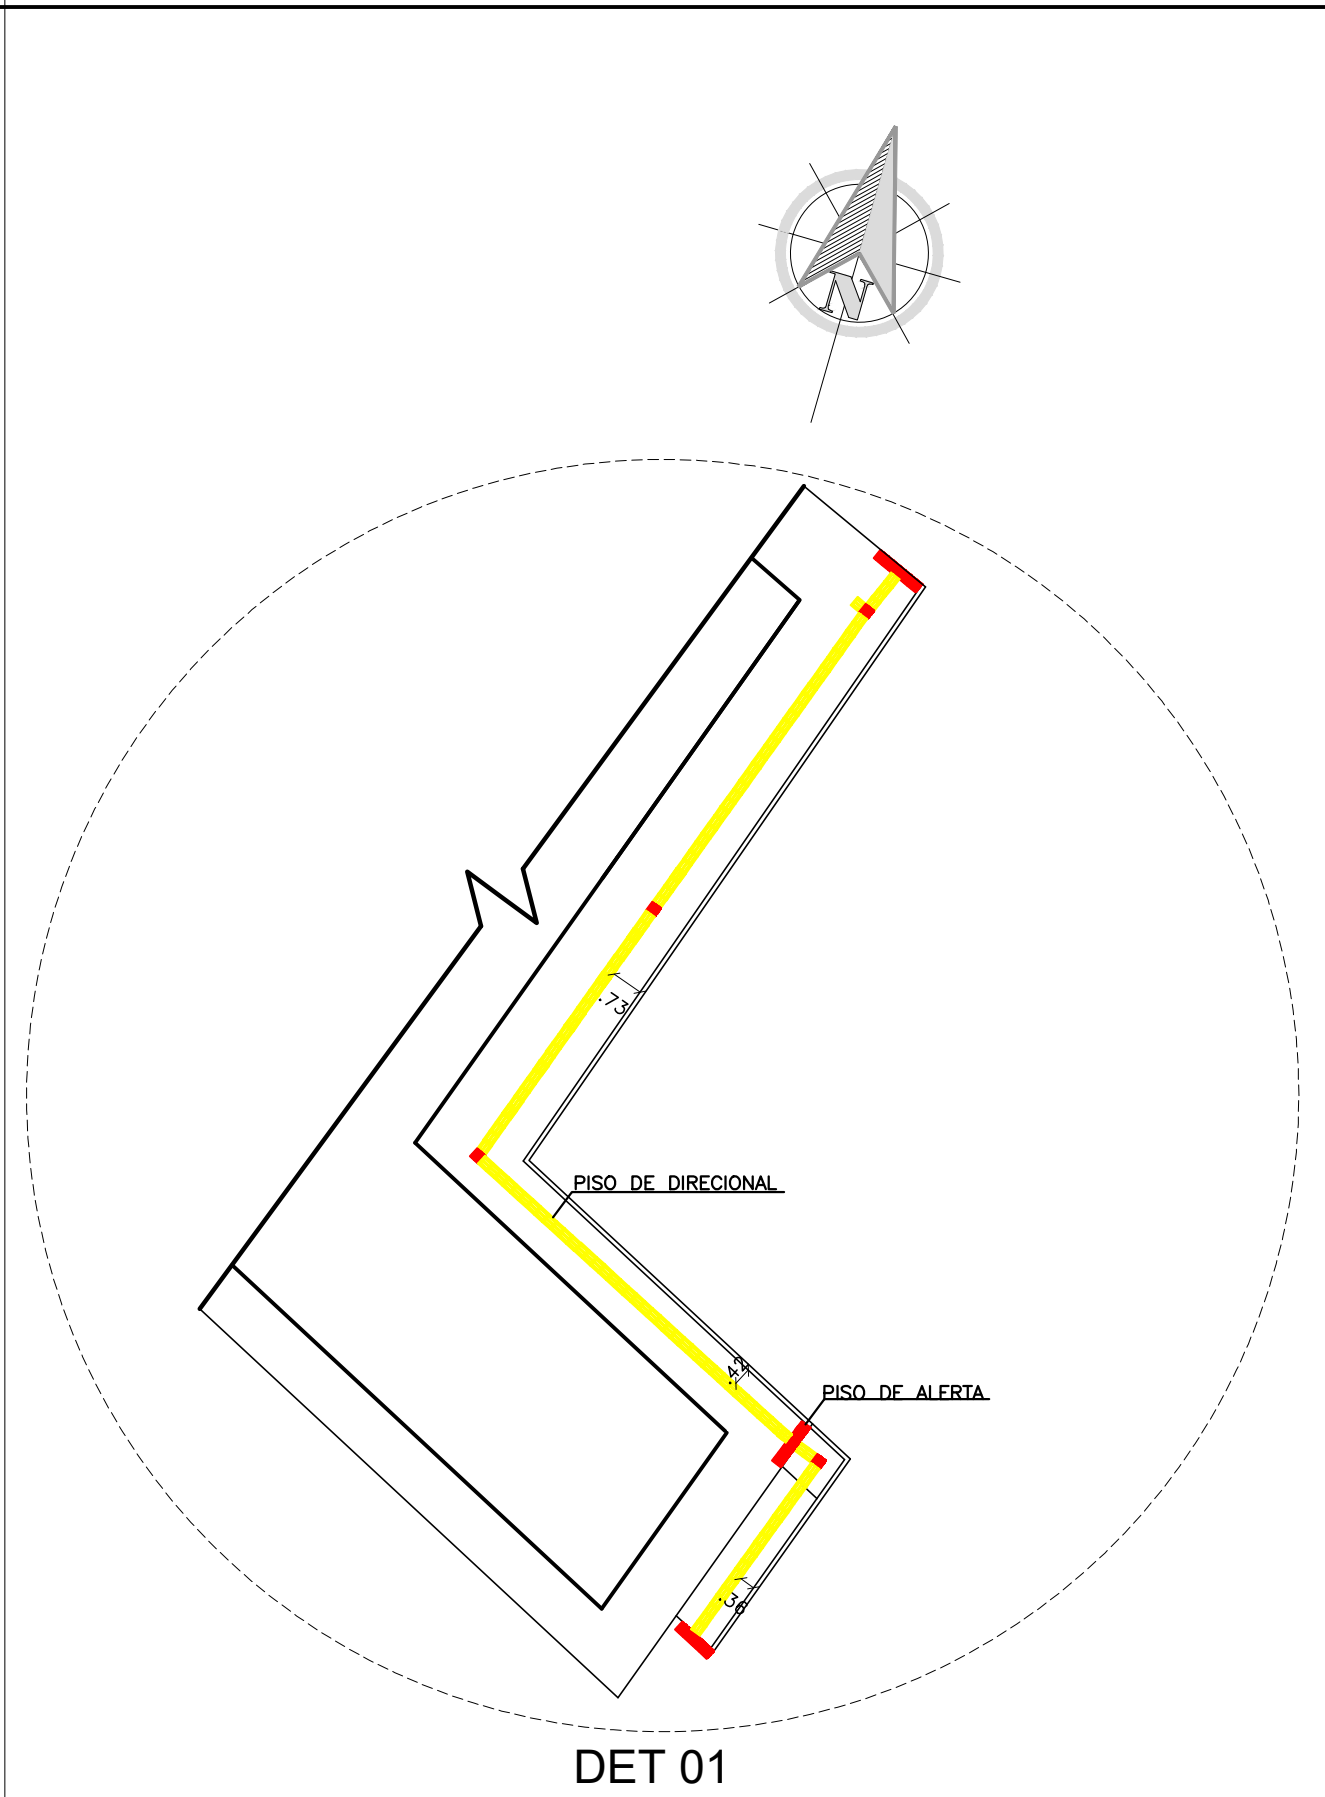

HACHURA	TIPO	QUANTIDADE	COR
	PISO INTERTRAVADO (RETANGULAR)	218,68 M²	CINZA ESCURO
	PISO INTERTRAVADO (RAQUETE)	374,37 M²	CINZA CLARO
	SEIXOS	46,08 M²	TONS CLAROS
	DECK MADEIRA DE EUCALIPTO TRATADO	143,56 M²	MARRON
	PISO INTERTRAVADO (RAQUETE)	85,94 M²	VERMELHO
	CASCA PINUS	7,47 M²	MARRON
	AREIA	87,55 M²	MARRON

SIMBÓLOS			
	POSTE DE LUZ		EQUIPAMENTO DE ACADEMIA
	POSTE DE LUZ COM LIXEIRA		EQUIPAMENTO DO PARQUINHO
	PISO TÁTIL DIRECIONAL		MESAS
	PISO TÁTIL ALERTA		

PREFEITURA MUNICIPAL DE IRAQUARA - BA
CONSTRUÇÃO PRAÇA DO SONHÊM - PROJETO BÁSICO
PLANTA PAGINAÇÃO DE PISO

RESPONSÁVEL TÉCNICO
Renata Regina Oliveira Gonçalves
Arquiteta e Urbanista
CAU - BA nº A196083-0
RRT EM ANEXO

SOLICITANTE
Prefeitura Municipal de Iraquara
Rua Rosalvo Félix, nº 252, Centro, Iraquara - BA

RENATA REGINA OLIVEIRA GONÇALVES
CPF: 094.380.450-41

PREFEITURA MUNICIPAL DE IRAQUARA
CPF: 13.922.288/0001-28

ENGENHEIRO DO PROJETO
Povoado SonhêM - Zona Rural, Iraquara - BA


DATA
10/06/2021

REVISÃO
R01

FOLHA
A1_04_09



PLANTA DE PAISAGISMO - ESCALA 1/175

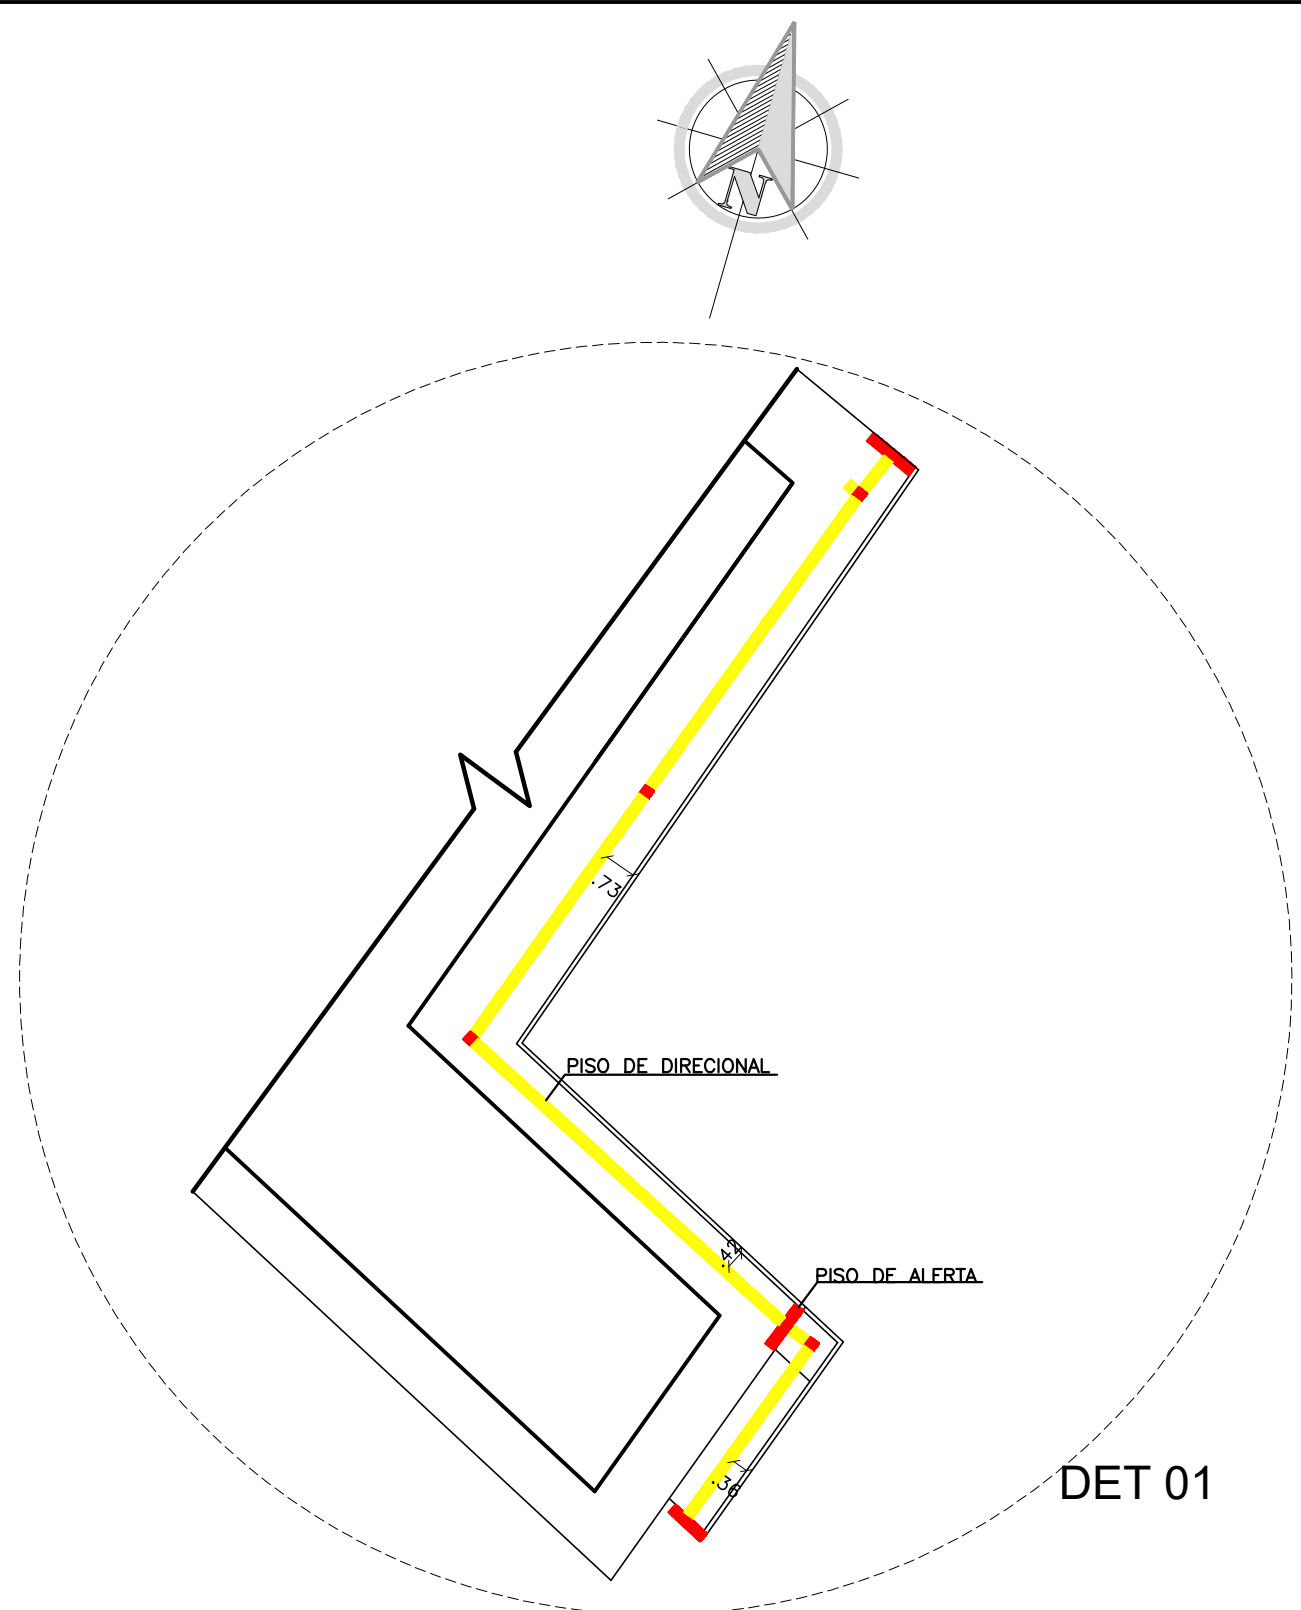

ITEM	SIMBOLO	NOME CIENTIFICO	NOME POPULAR	QUANTIDADE
1		—	ÁVORE EXISTENTE	—
2		—	ÁVORE EXISTENTE	—
3		IPOEMEA NIL	JITIRANA AZUL	133
4		CEREUS JAMACARU	MANDACARU DE FACHO	2
5		SCHLUMBERGERA TRUNCATA	FLOR DE MAIO	3
6		IXORA FINLAYSONIANA	IXORIA BRANCA	1
7		RHIPSALIS CEREUSCULA	CACTO MACARRÃO	1
8		EUTERPE EDULIS	PALMEIRA JUÇARA	4
9		CAESALPINIA PLUVIOSA	SIBIPIRUNA	3
10		APTENIA CORDIFOLIA	ROSINHA DE SOL	295
11		IPOMOESA CAIRICA	JITIRANA ROXA	8
12		ARACHIS REPENS ANADENANTHERA MACROCARPA	GRAMA AMENDOIN ANGICO	302,26 M² 1

SIMBÓLOS			
	POSTE DE LUZ		EQUIPAMENTO DE ACADEMIA
	POSTE DE LUZ COM LIXEIRA		EQUIPAMENTO DO PARQUINHO
	PISO TÁTIL DIRECIONAL		MESAS
	PISO TÁTIL ALERTA		

PREFEITURA MUNICIPAL DE IRAQUARA - BA
CONSTRUÇÃO PRAÇA DO SONHÉM - PROJETO BÁSICO
PLANTA DE PAISAGISMO

RESPONSÁVEL TÉCNICO
Renata Regina Oliveira Gonçalves
Arquiteta e Urbanista
CAU - BA nº A196083-0
RRT EM ANEXO

CLIENTE
Prefeitura Municipal de Iraquara
Rua Rosalvo Félix, nº 252, Centro, Iraquara - BA



REVISÃO
R01

DATA
10/06/2021


FOLHA
A1_05_09

ENGENHEIRO DO PROJETO
Povoado Sonhém - Zona Rural, Iraquara - BA


PREFETURA MUNICIPAL DE IRAQUARA
CNPJ: 13.922.288/0001-28

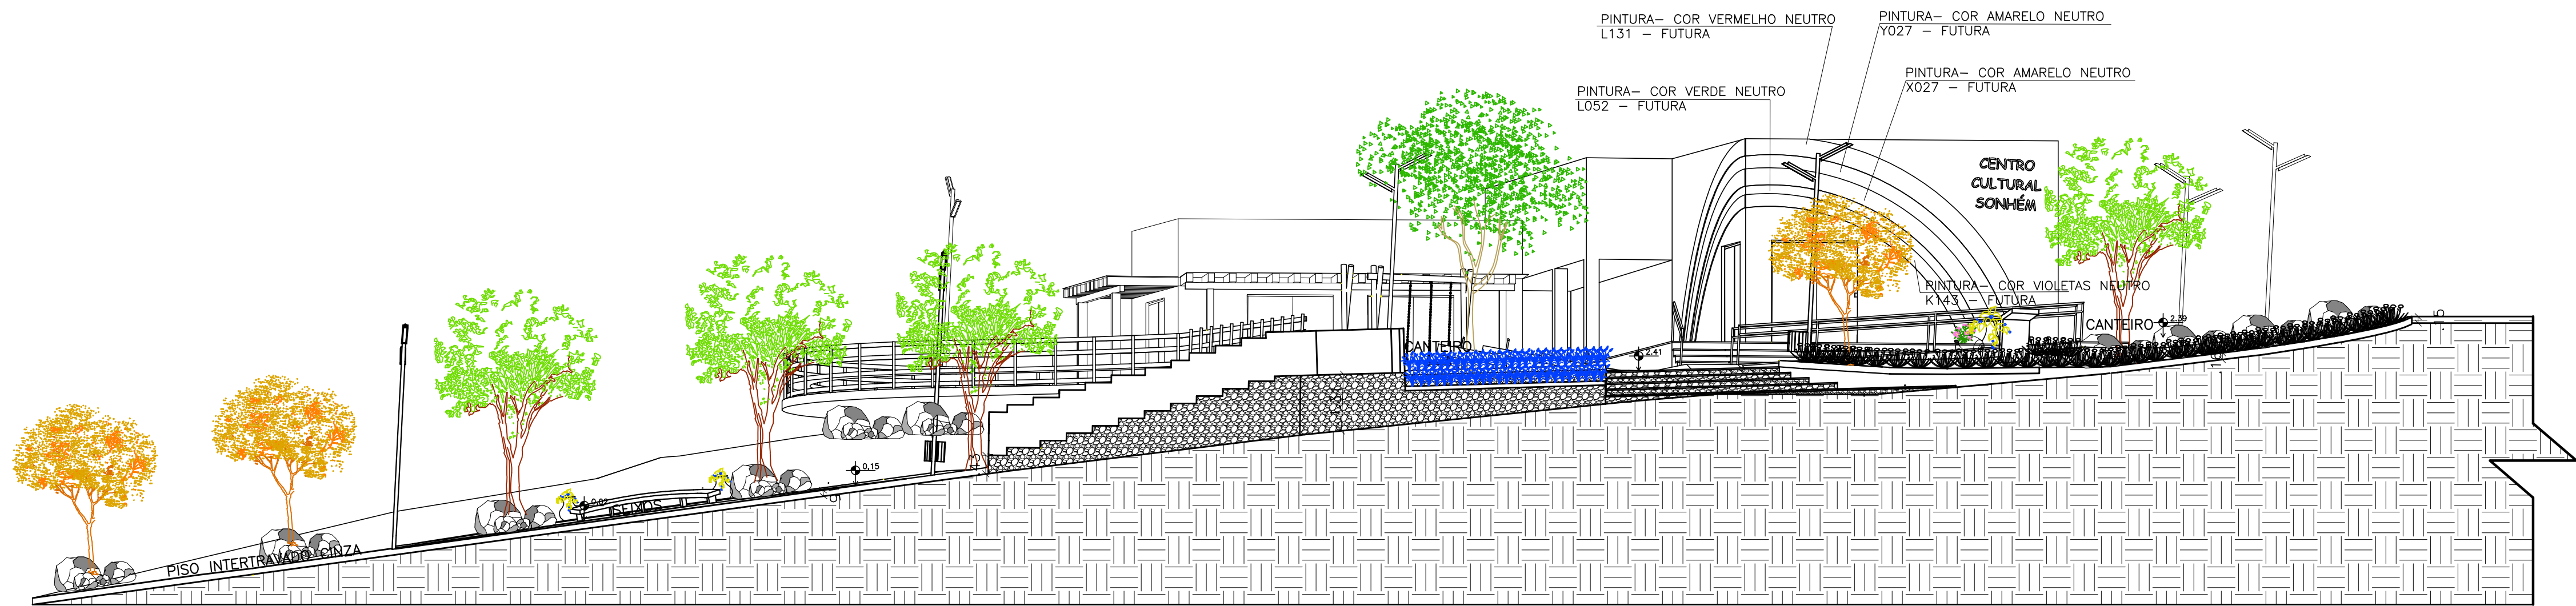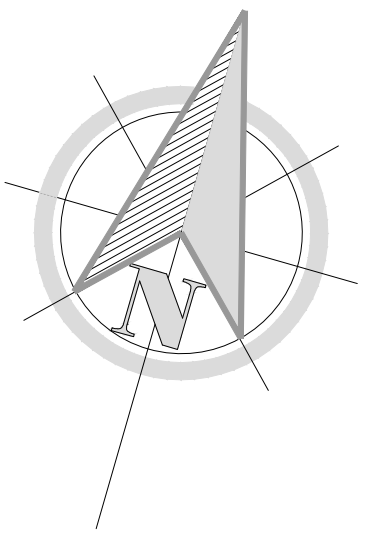

PERFIL BB - ESCALA 1/100

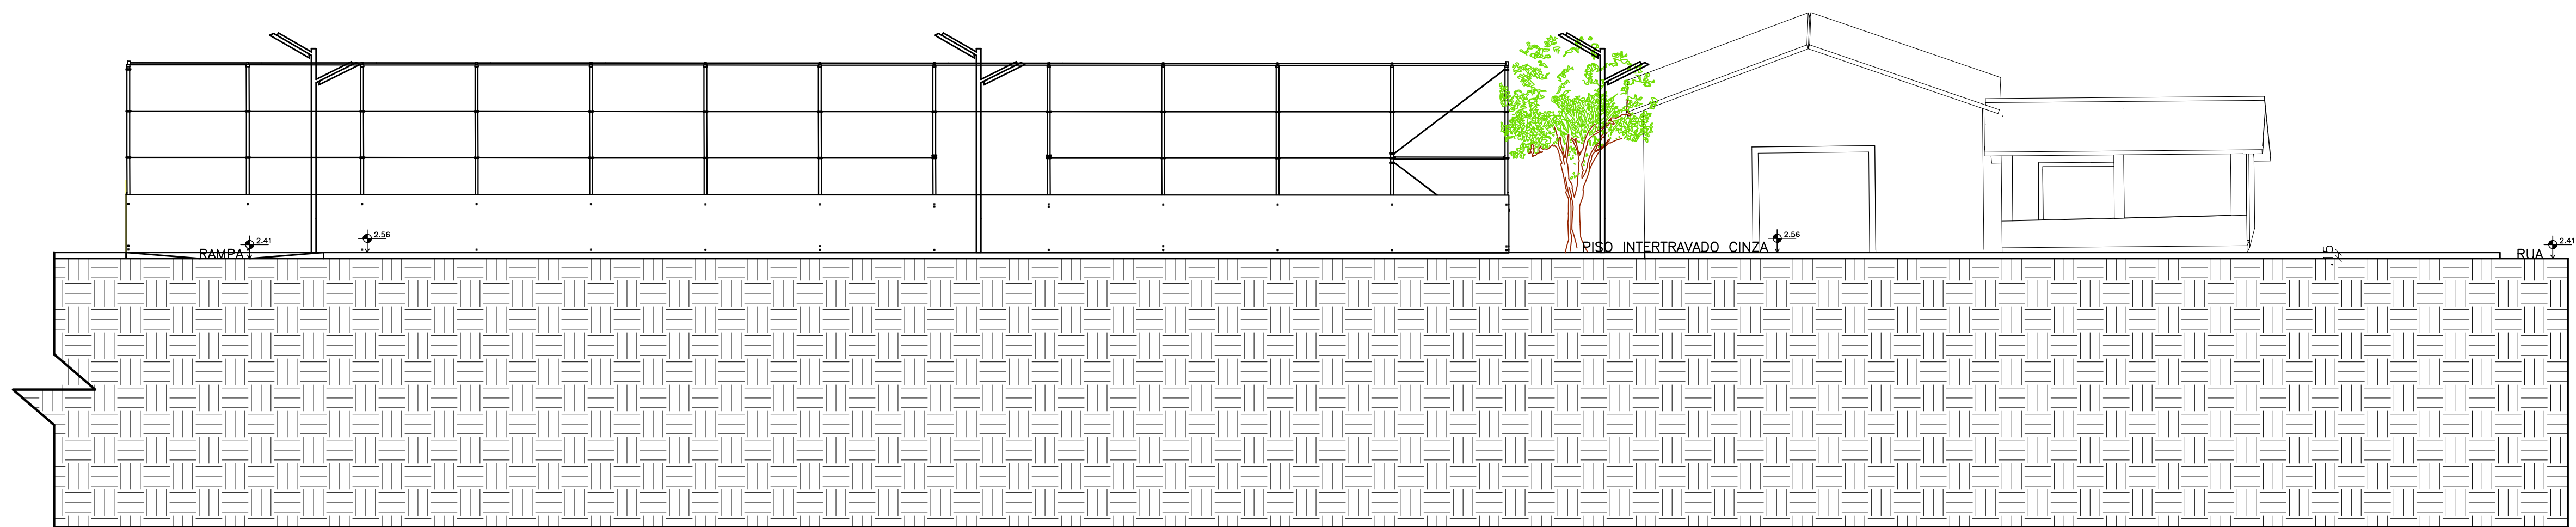


PERFIL BB - ESCALA 1/100

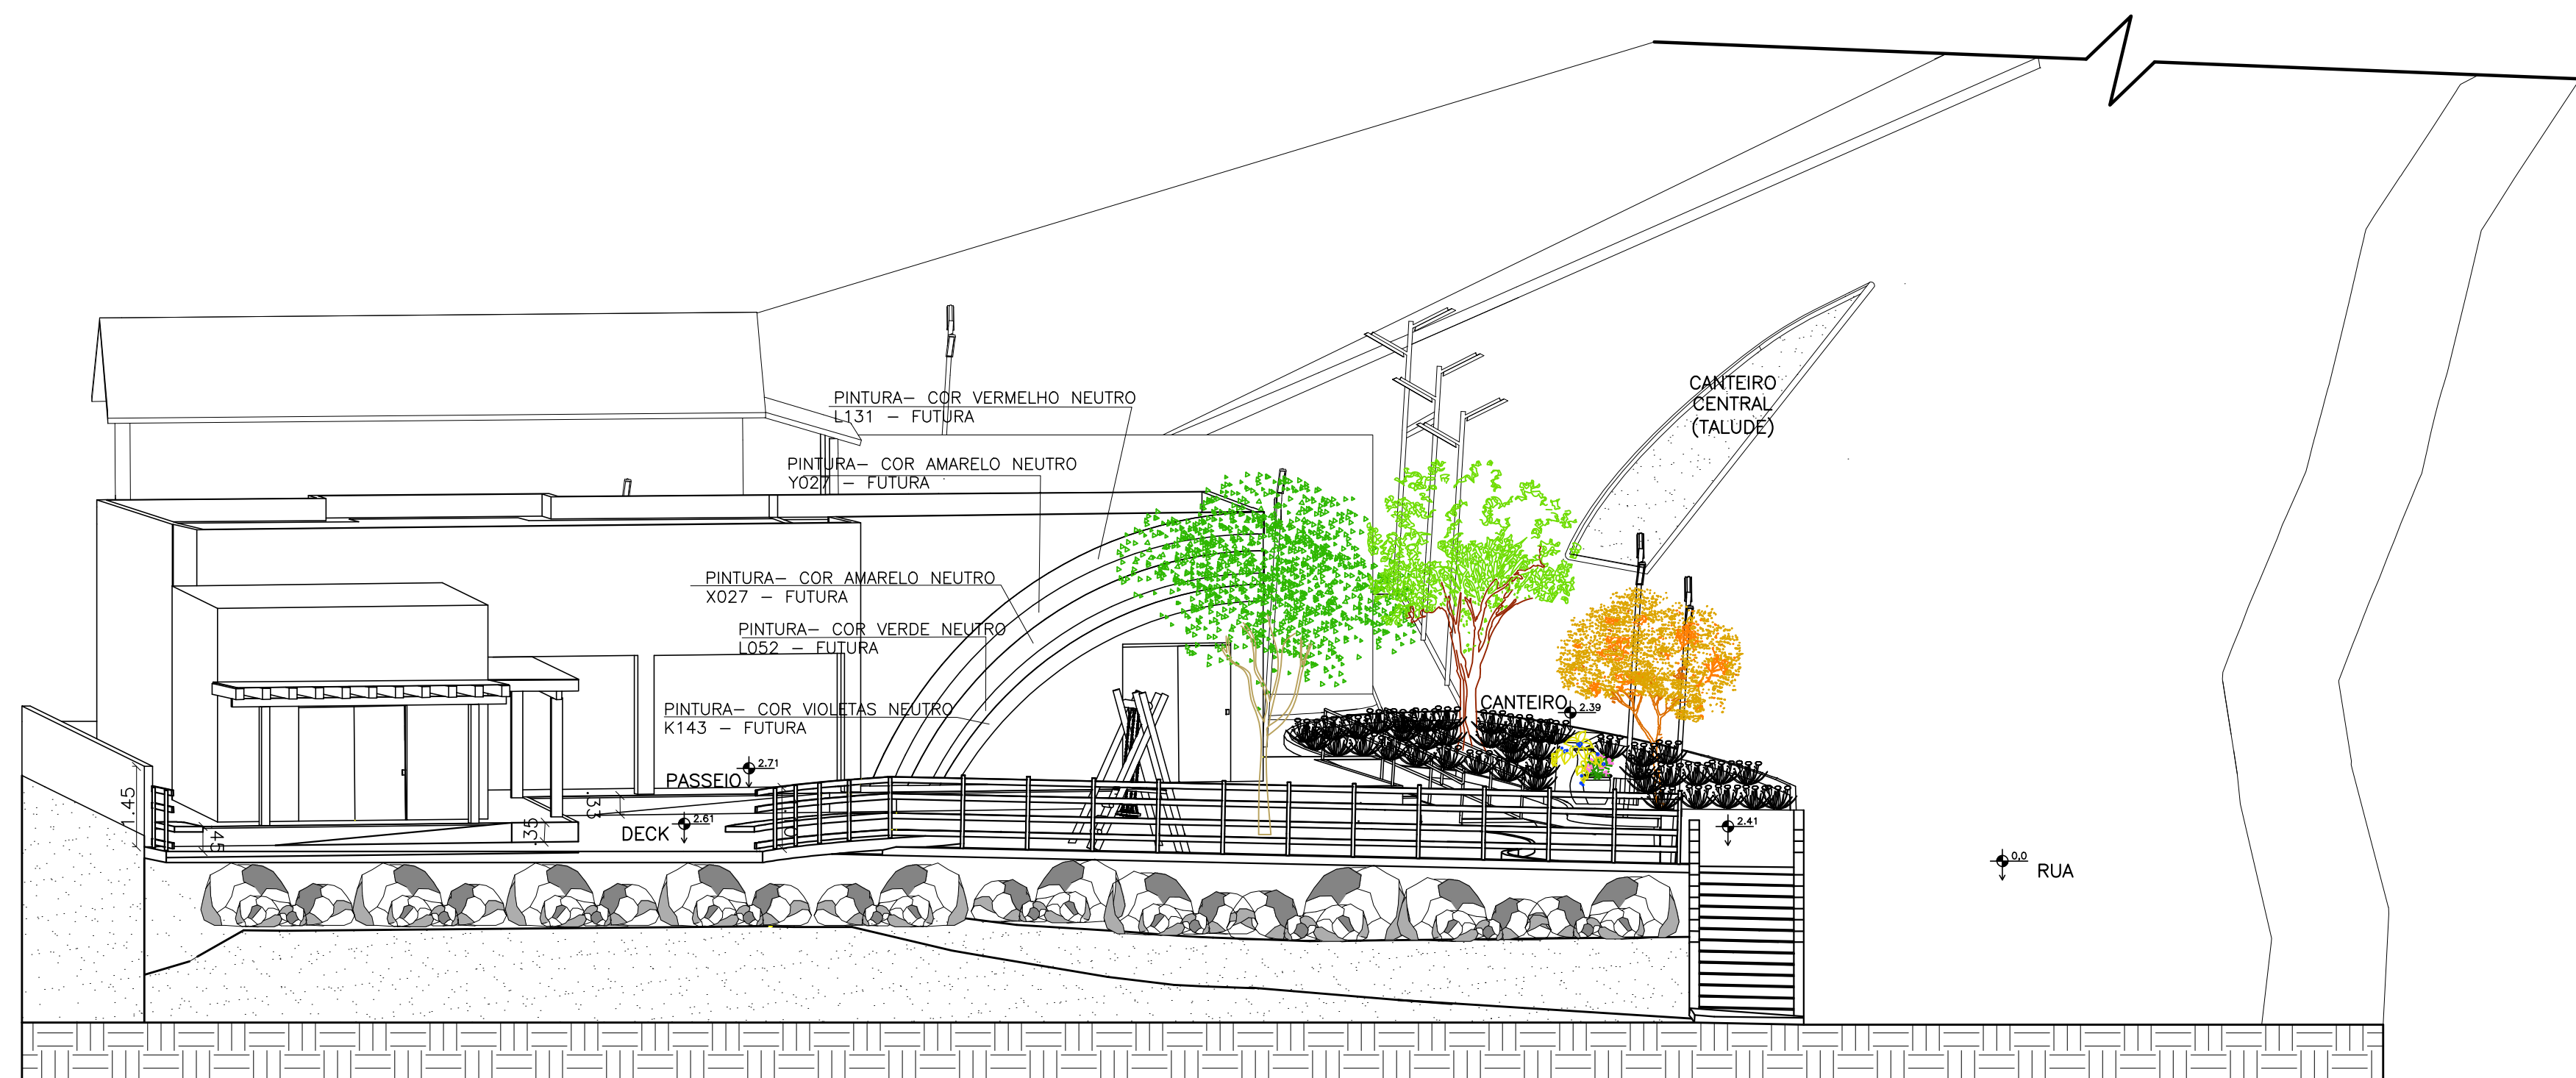


PERFIL AA - ESCALA 1/100

 PREFEITURA MUNICIPAL DE IRAQUARA - BA CONSTRUÇÃO PRAÇA DO SONHÉM - PROJETO BÁSICO			
PERFIS AA - BB			
RESPONSÁVEL TÉCNICO Renata Regina Oliveira Gonçalves Arquiteta e Urbanista CAU - BA nº A190083-0 RRT EM ANEXO		SOLICITANTE Prefeitura Municipal de Iraquara Rua Rosário Félix, nº 252, Centro, Iraquara - BA	
RENATA REGINA OLIVEIRA GONÇALVES CPF: 064.365.405-47		PREFEITURA MUNICIPAL DE IRAQUARA CNPJ: 13.922.596/0001-29	
ENDEREÇO DO PROJETO Povoado Sonhém - Zona Rural, Iraquara - BA	DATA 10/06/2021	REVISÃO R01	FOLHA A1 06 09

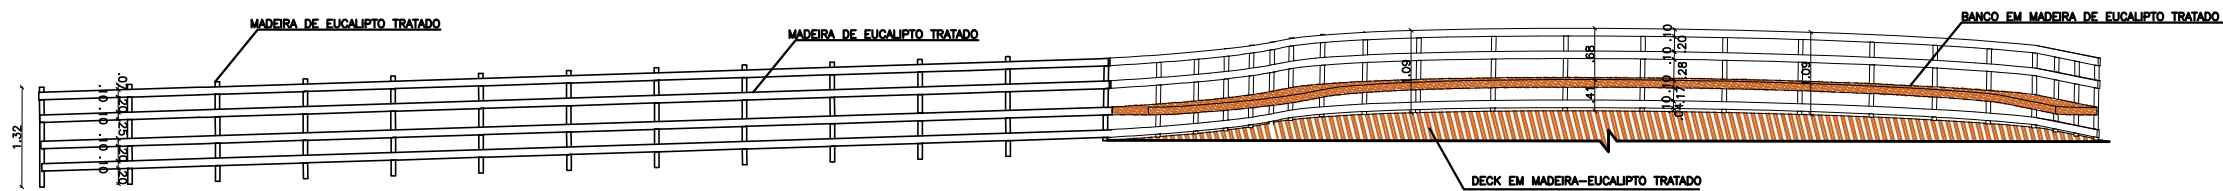

VISTA FRONTAL
ESCALA 1/100

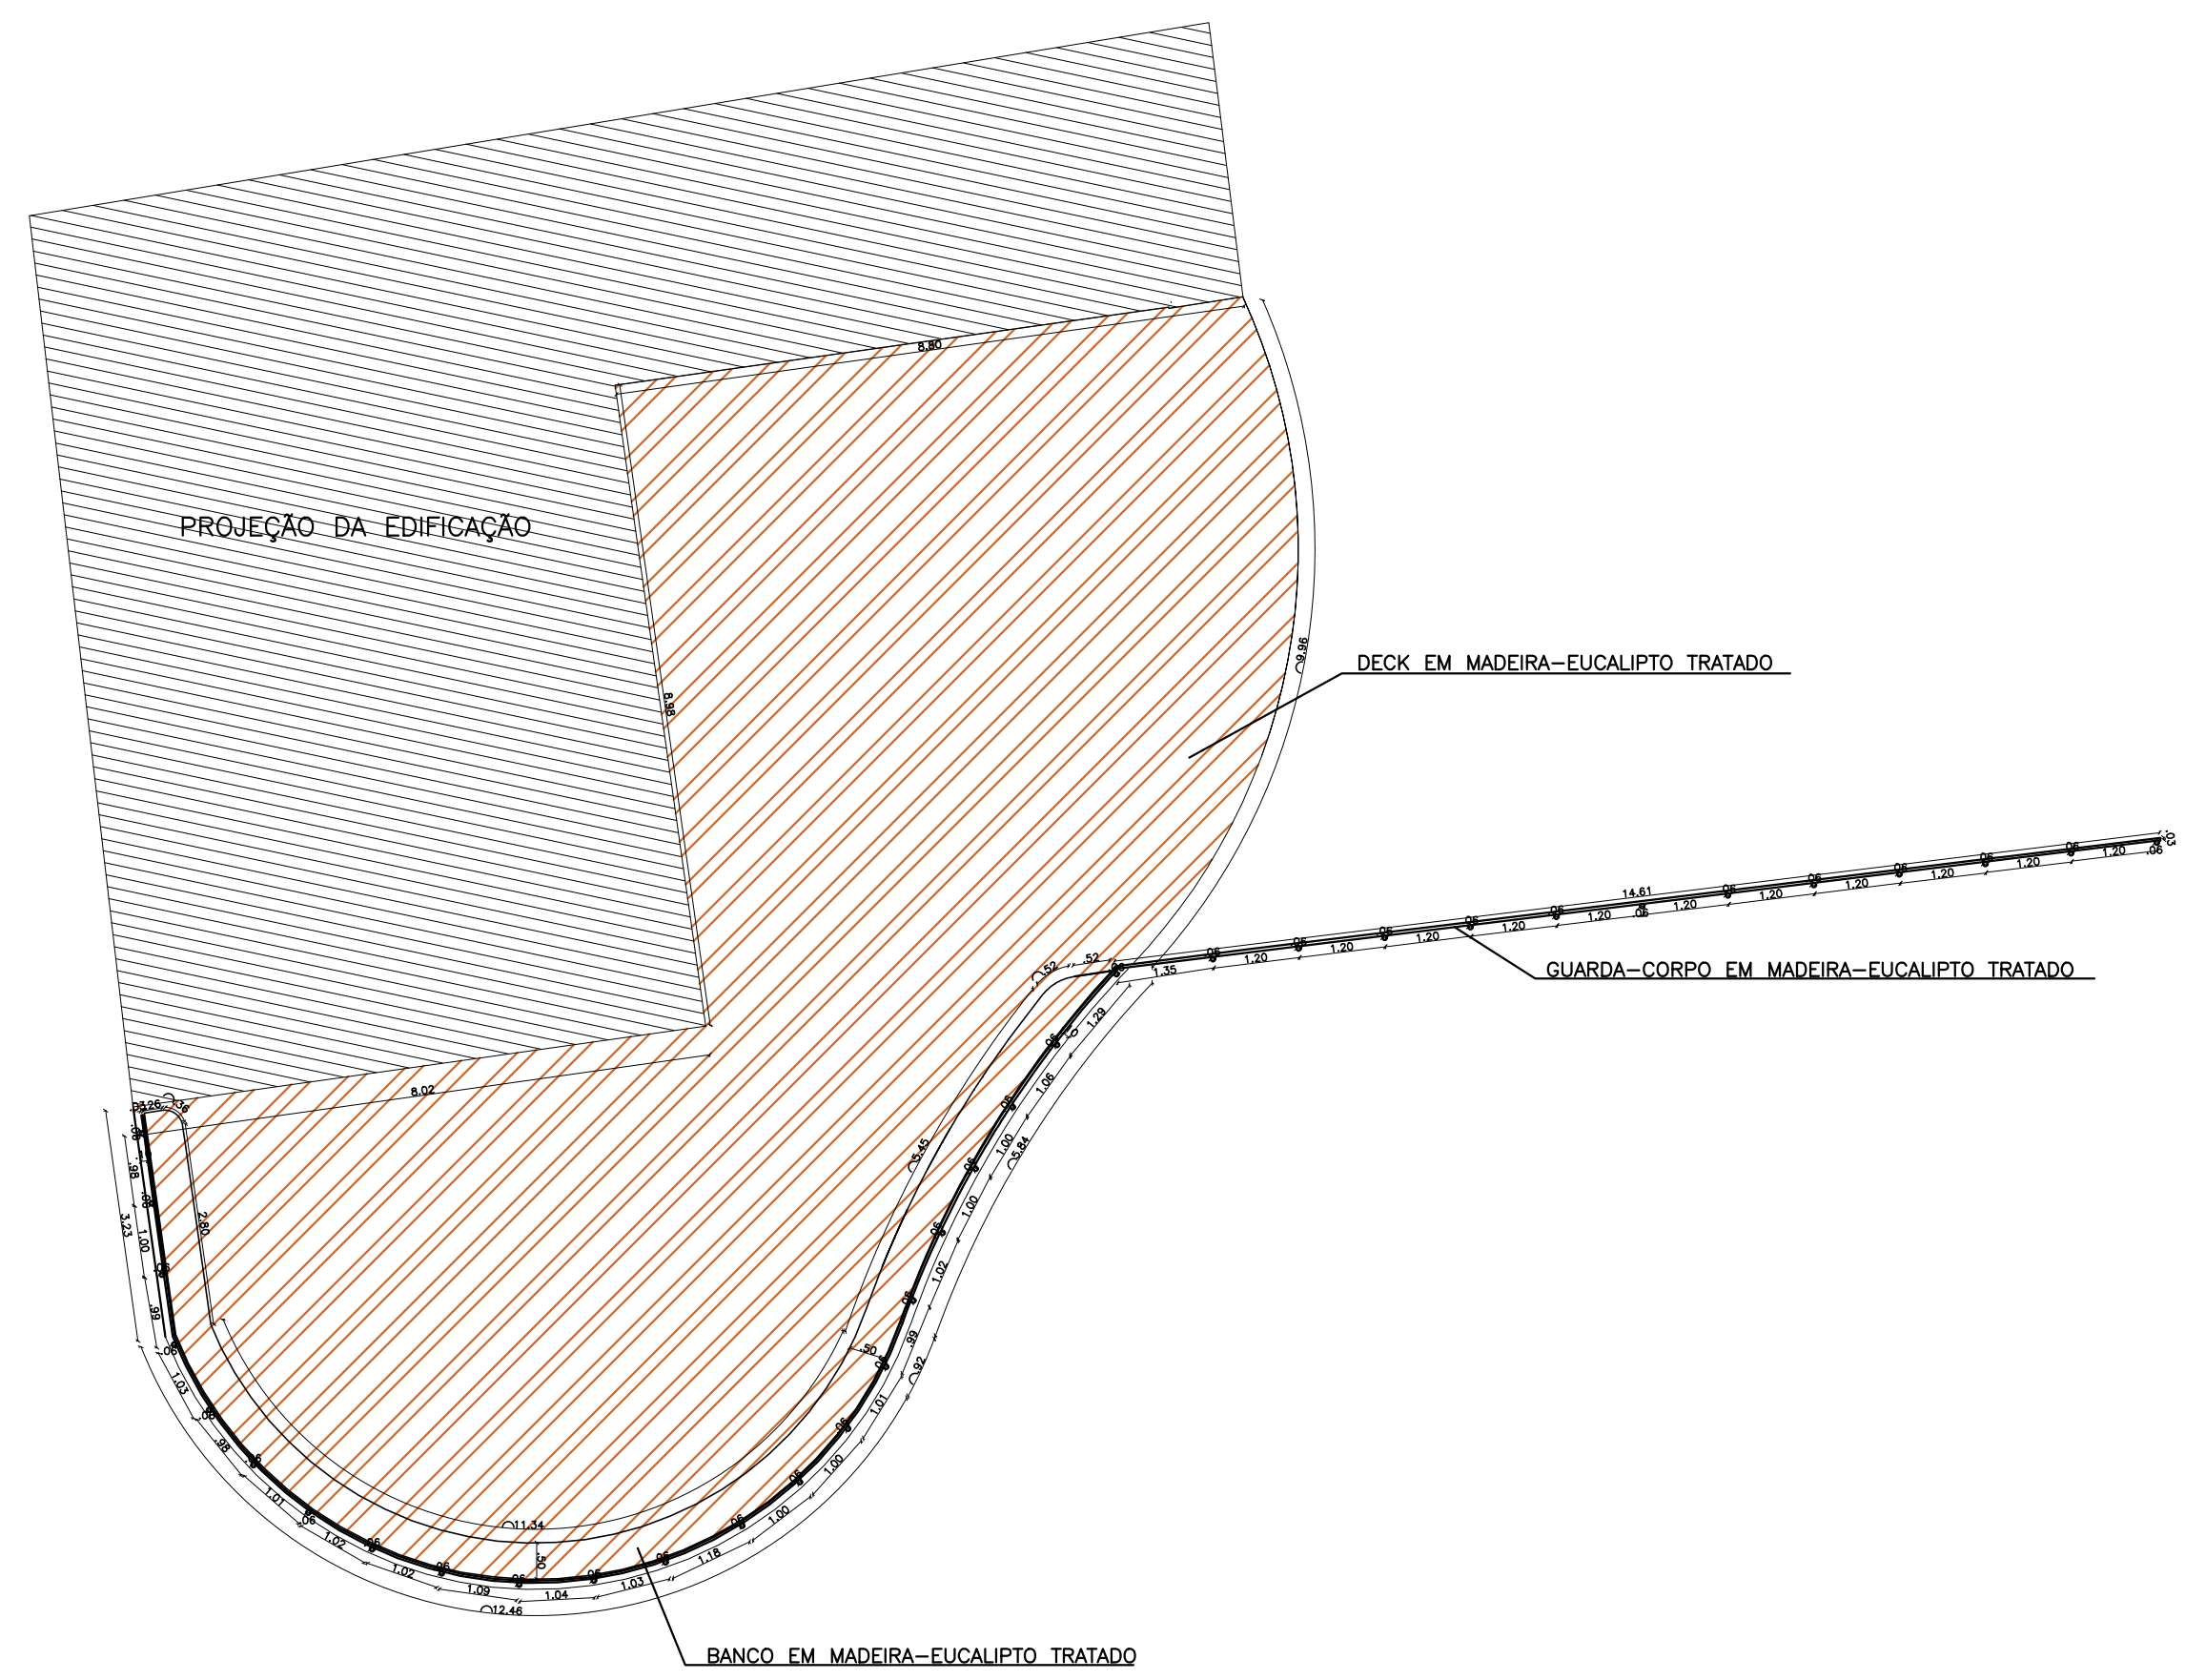

VISTA SUPERIOR
ESCALA 1/100

DECK- ESCALA 1:100



PREFEITURA MUNICIPAL DE IRAQUARA - BA
CONSTRUÇÃO PRAÇA DO SONHÉM - PROJETO BÁSICO



DETALHAMENTO DO DECK

RESPONSÁVEL TÉCNICO Renata Regina Oliveira Gonçalves Arquiteta e Urbanista CAU - BA nº A196083-0 RRT EM ANEXO	SOLICITANTE Prefeitura Municipal de Iraquara Rua Rosalvo Félix, nº 252, Centro, Iraquara - BA
---	---


RENATA REGINA OLIVEIRA GONÇALVES
CPF: 064.365.405-47

PREFEITURA MUNICIPAL DE IRAQUARA
CNPJ: 13.922.596/0001-29




ENDEREÇO DO PROJETO Povoado Sonhém- Zona Rural, Iraquara - BA	DATA 10/06/2021	REVISÃO R01	FOLHA A2 07 09
--	--------------------	----------------	-------------------

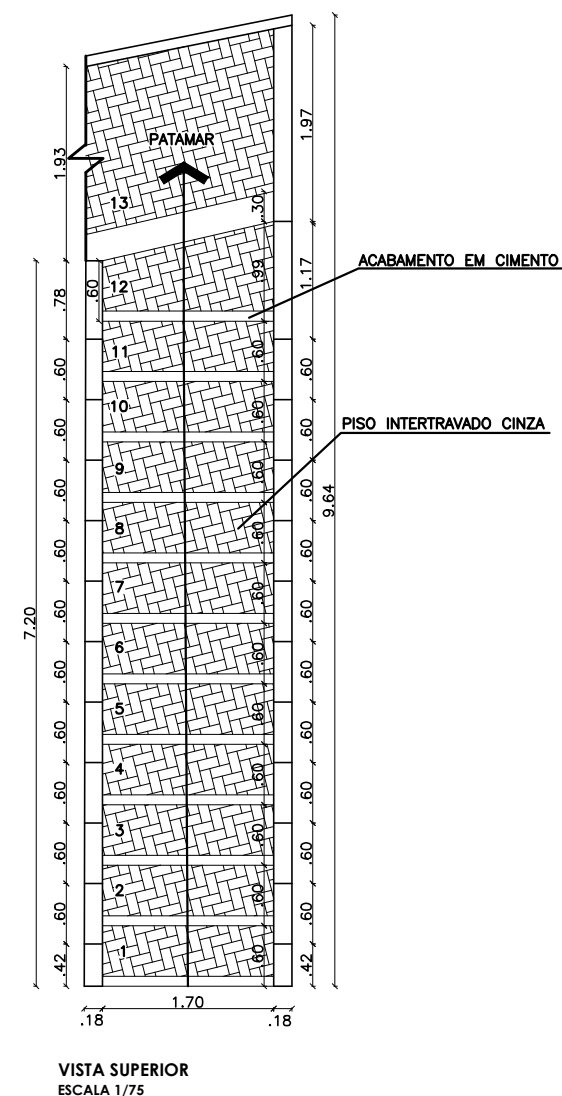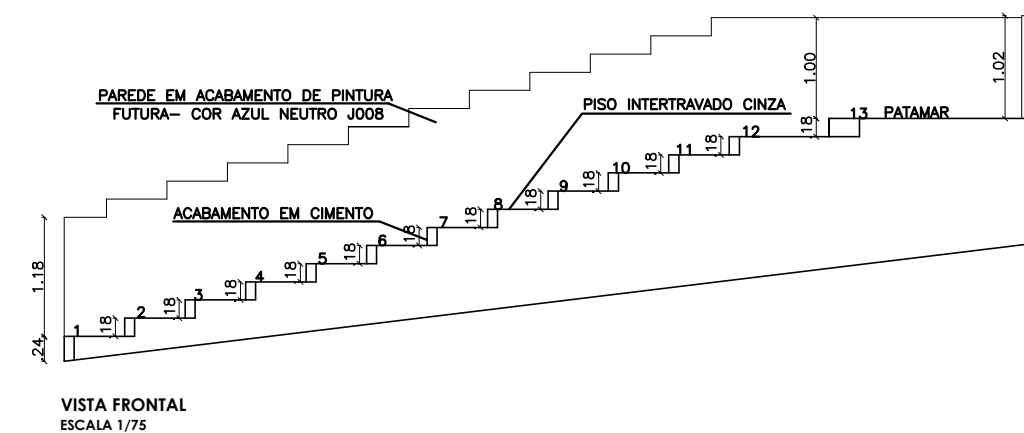



ESCADA - ESCALA 1:75

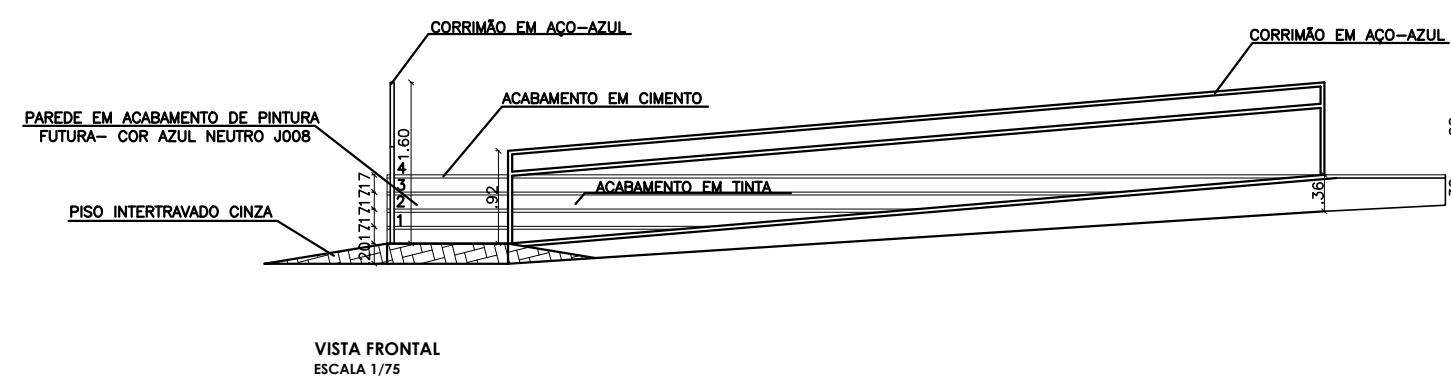


ESCADA COM RAMPA - ESCALA 1:75

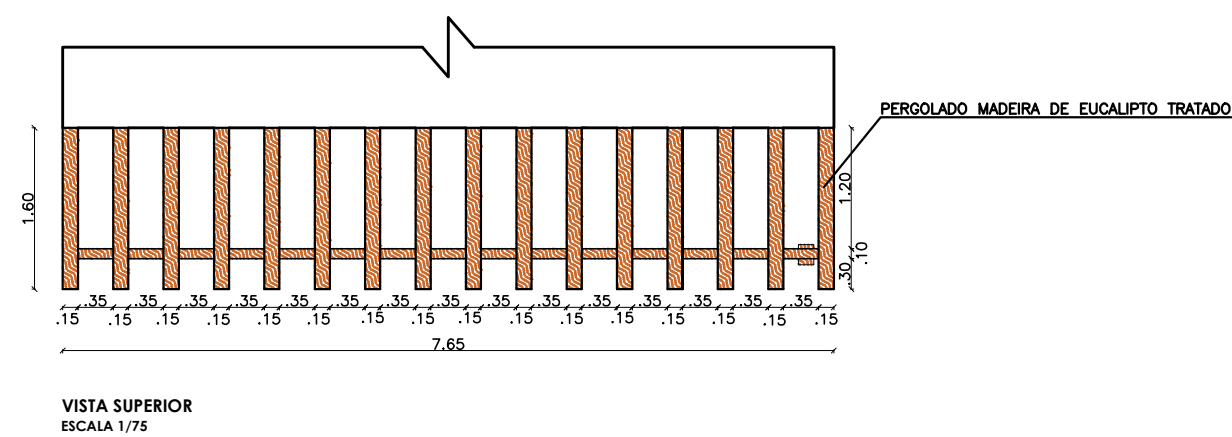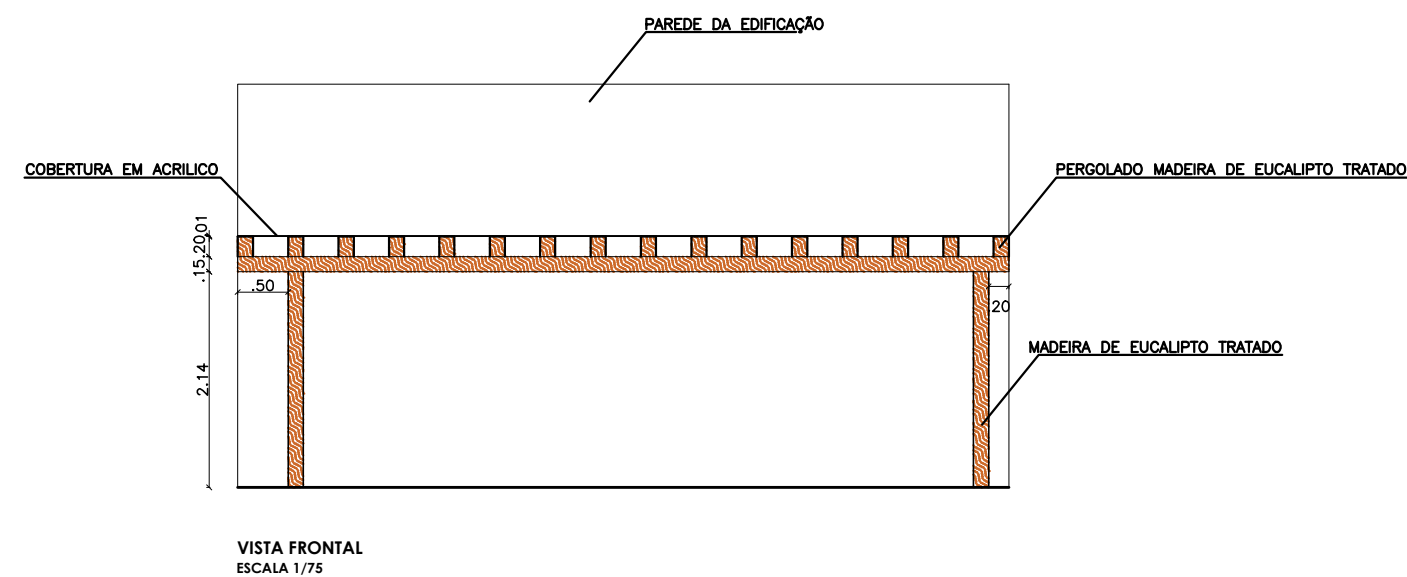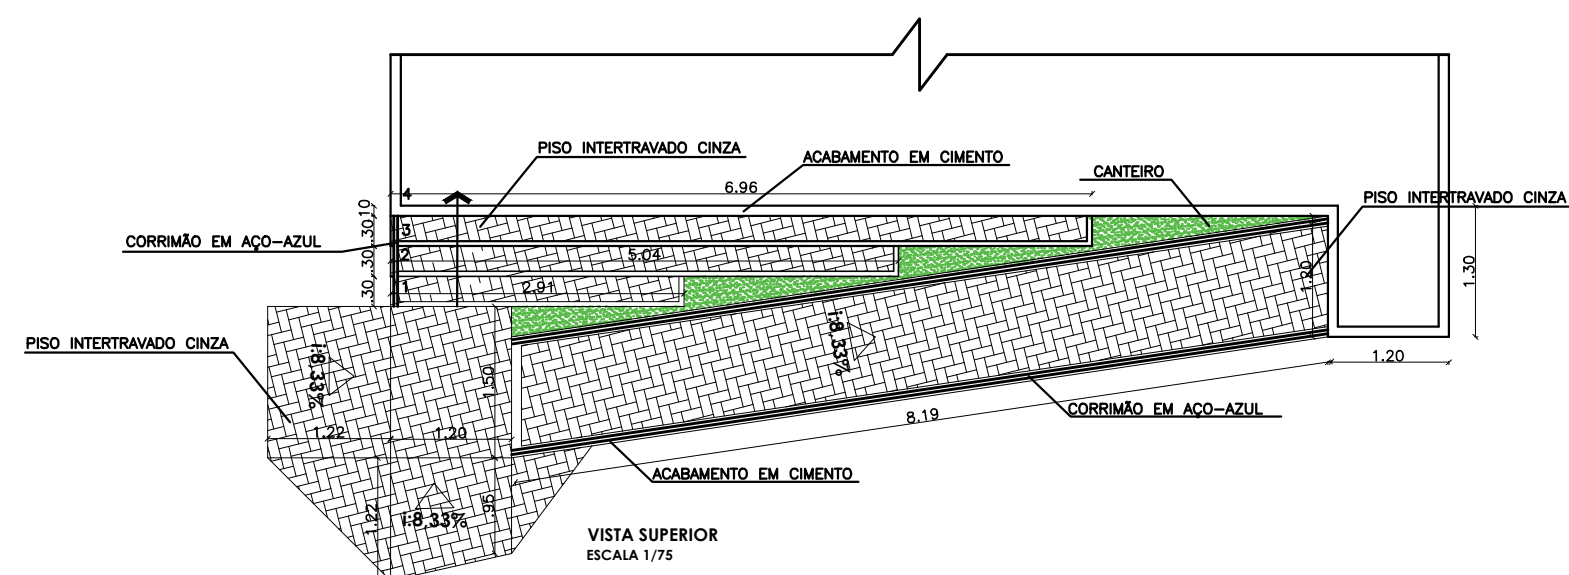


PERGOLADO EM MADEIRA 02 - ESCALA 1:75

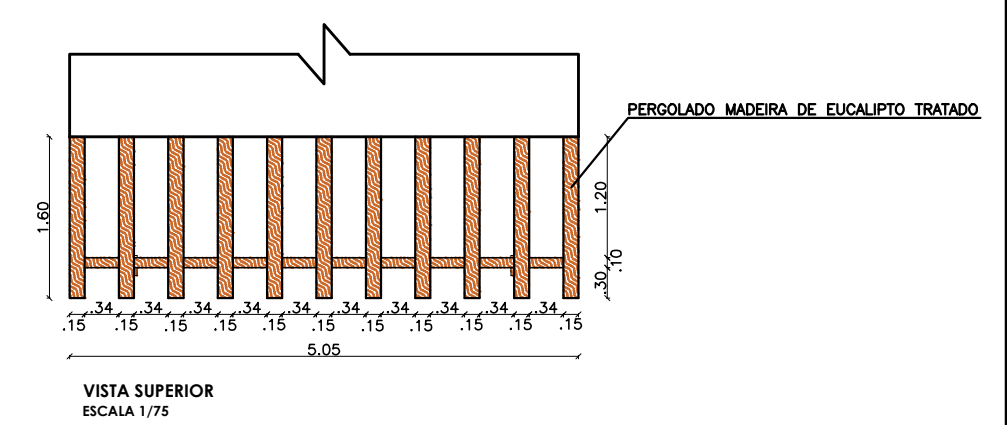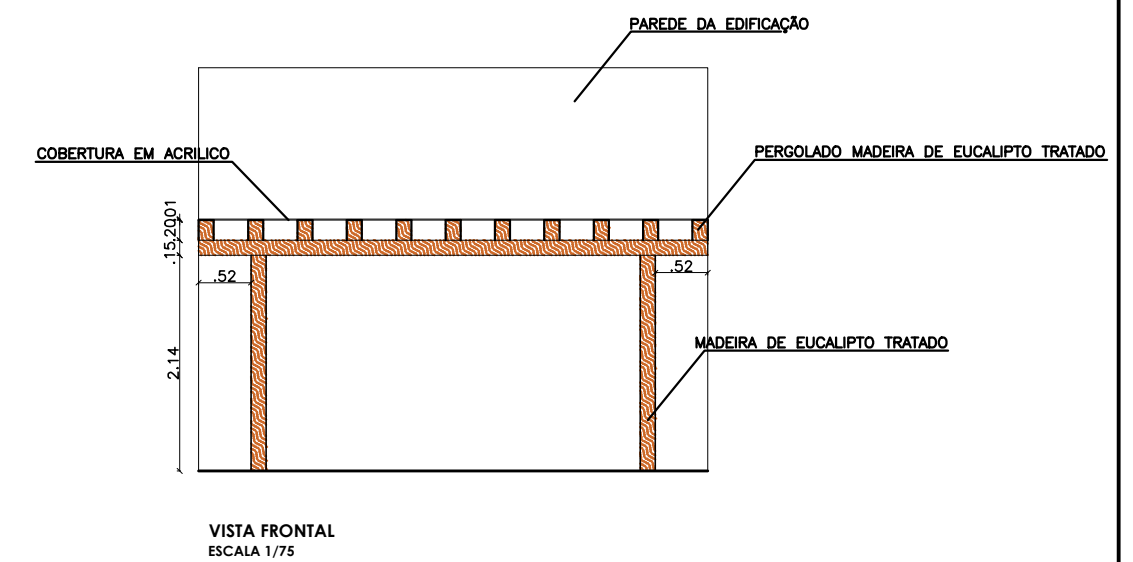

PERGOLADO EM MADEIRA 01 - ESCALA 1:75

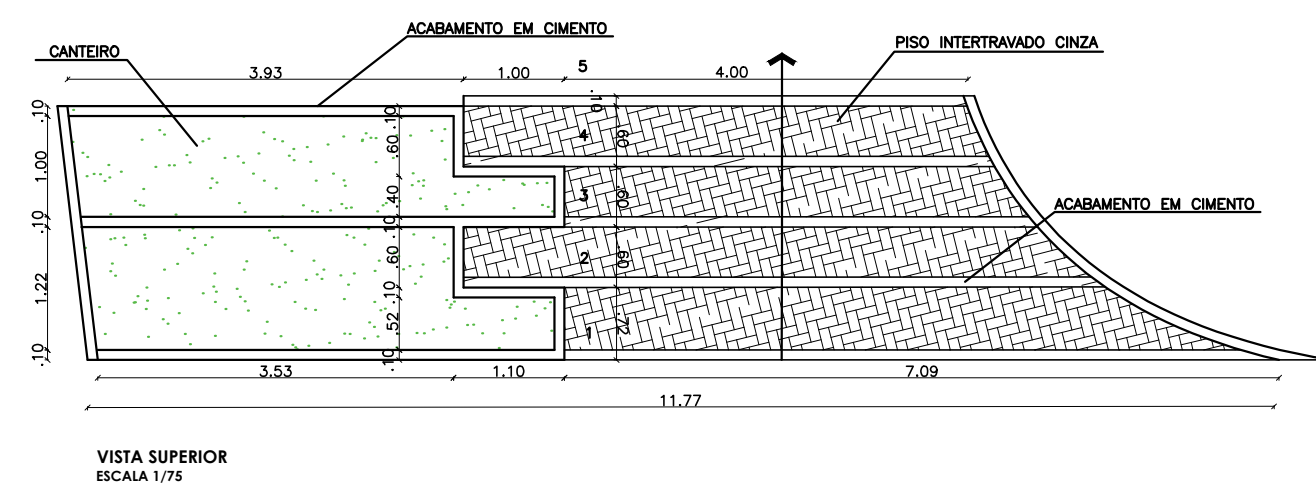

ESCADA COM CANTEIRO- ESCALA 1:75

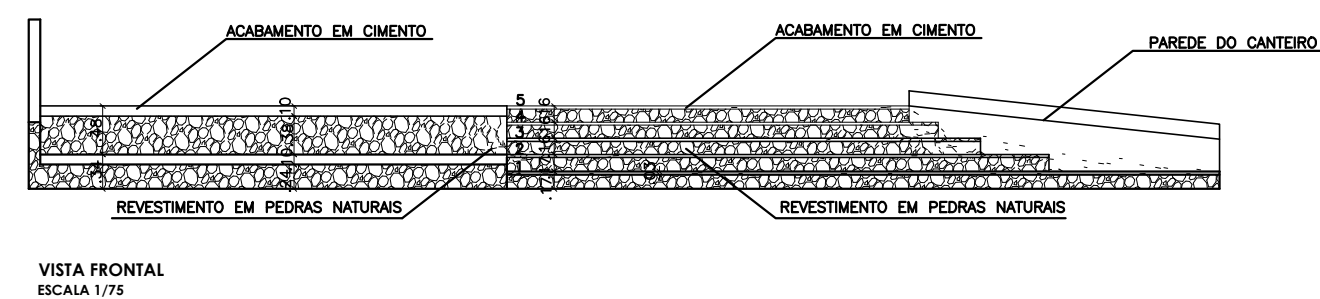

PREFEITURA MUNICIPAL DE IRAQUARA - BA

DETALHAMENTO DO MOBILIÁRIO

RESPONSÁVEL TÉCNICO
Renata Regina Oliveira Gonçalves
Arquiteta e Urbanista
CAU - BA nº A196083-0
RRT EM ANEXO

SOLICITANTE
Prefeitura Municipal de Iraquara
Rua Rosalvo Félix, nº 252, Centro, Iraquara - BA

RENATA REGINA OLIVEIRA GONÇALVES
CPF: 064.365.405-47

PREFEITURA MUNICIPAL DE IRAQUARA
CNPJ: 13.922.596/0001-29


ENDEREÇO DO PROJETO
Povoado Sonhém - Zona Rural, Iraquara - BA

	DATA
	10/06/2021


	REVISÃO
	R01

FOLHA




A2 $\frac{08}{09}$

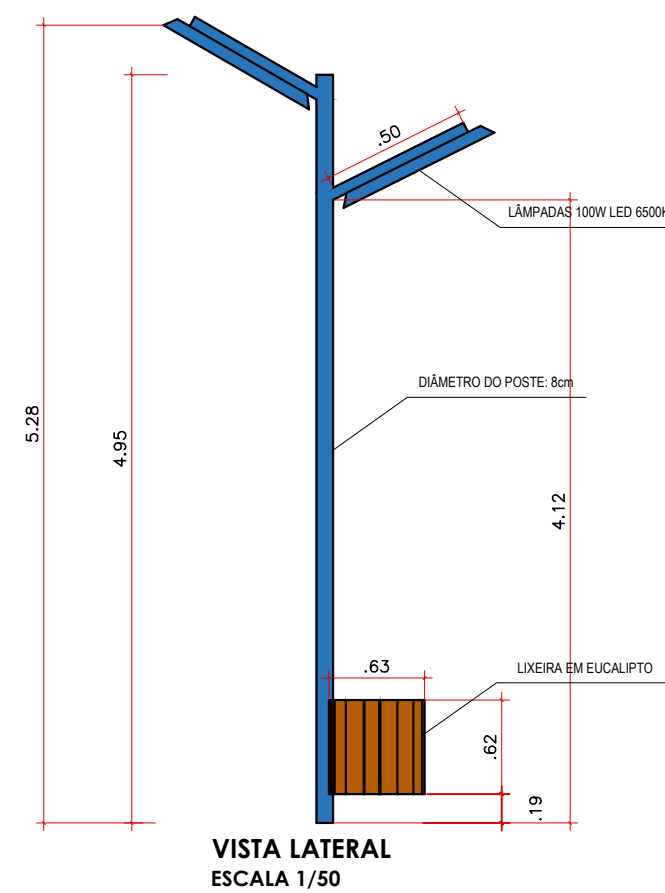














POSTE COM LIXEIRA - ESCALA 1:50

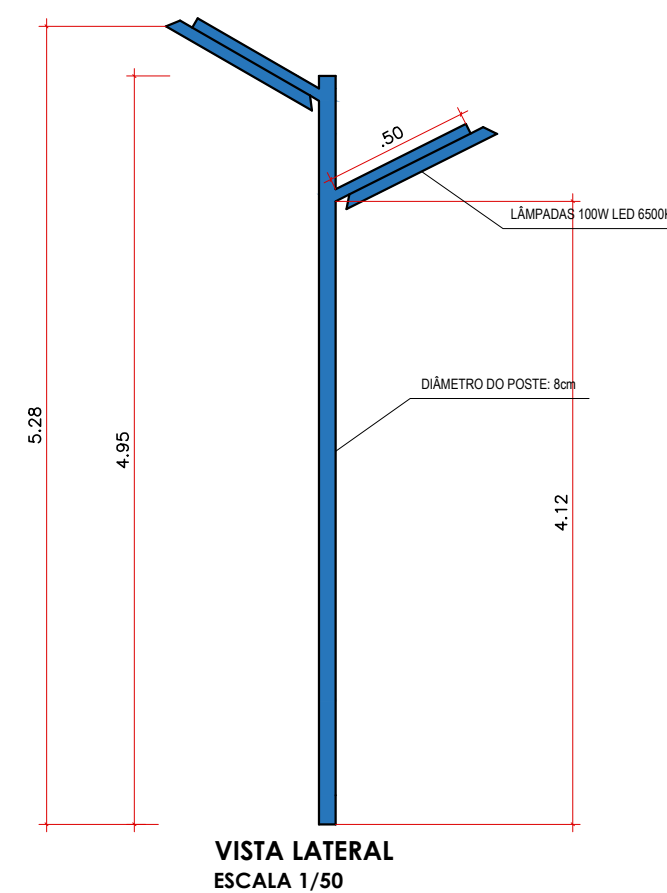

POSTE- ESCALA 1:50

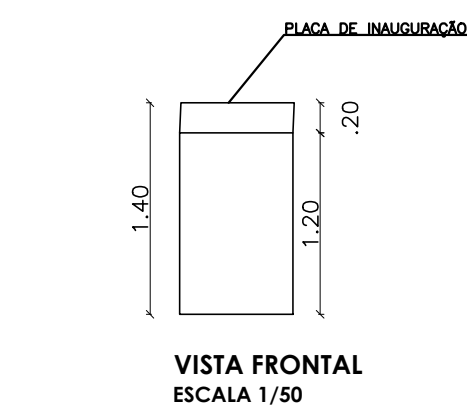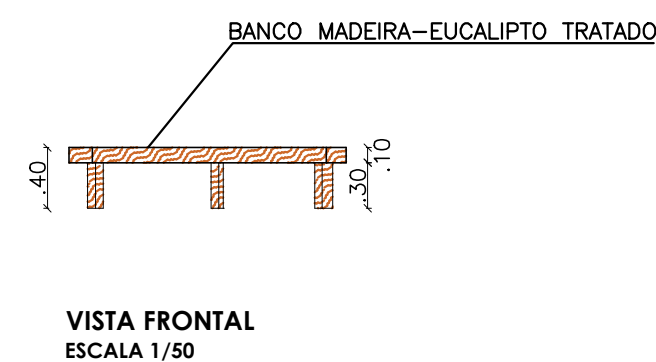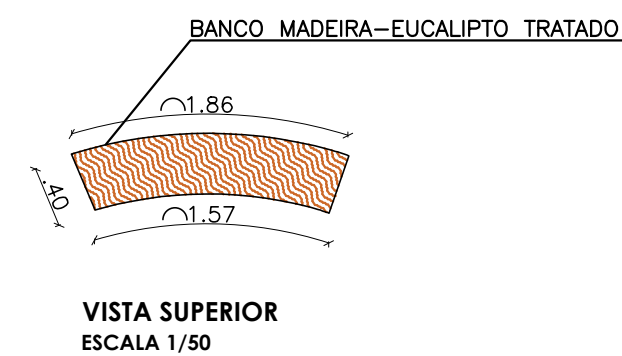

SUPORE PARA PLACA - ESCALA 1:50

 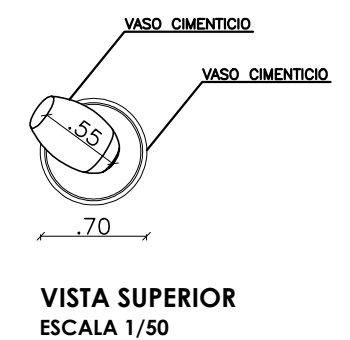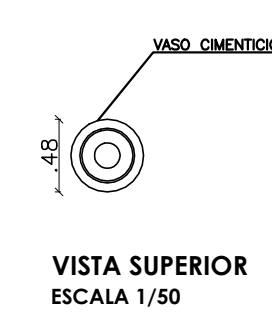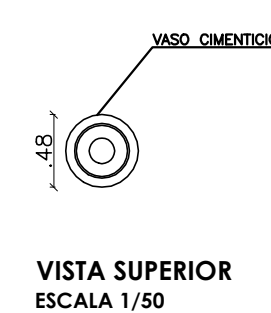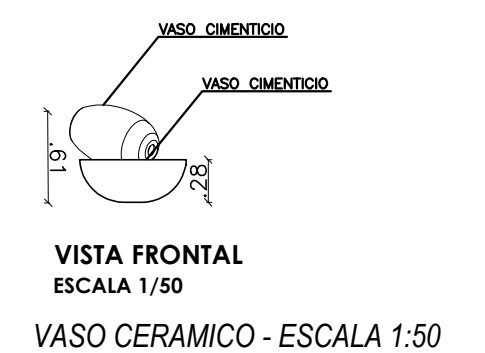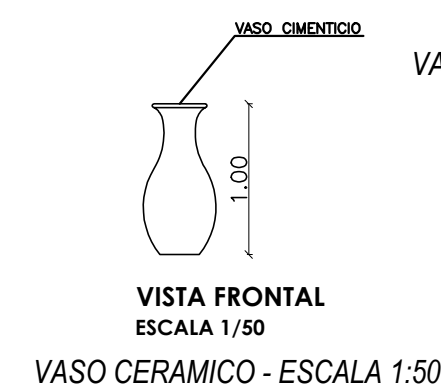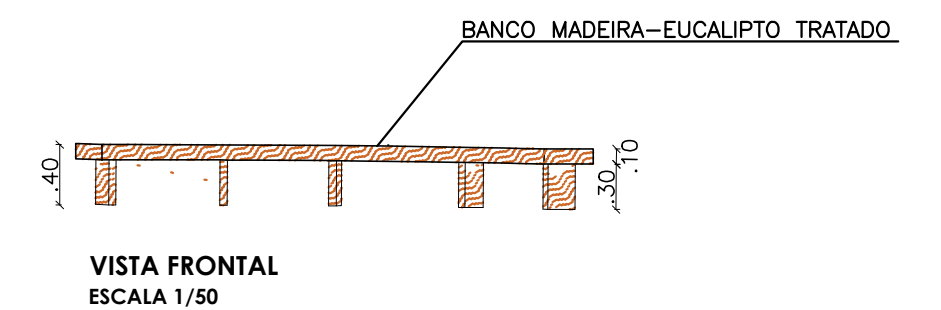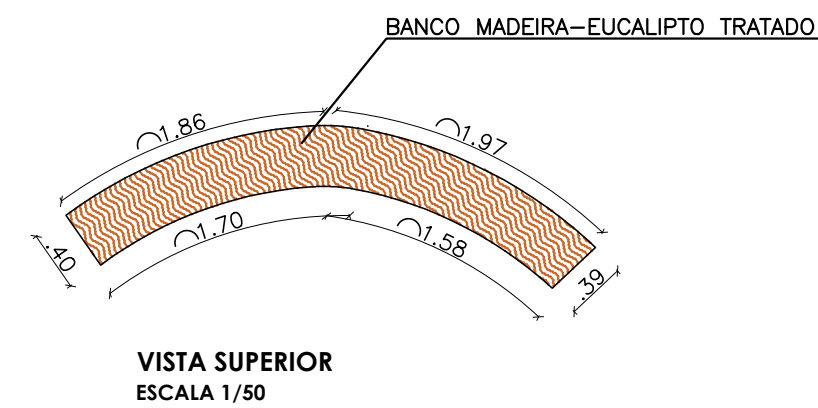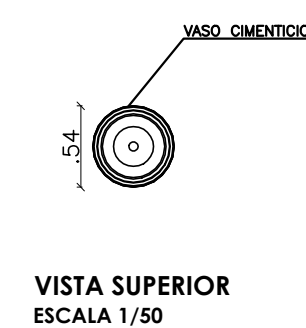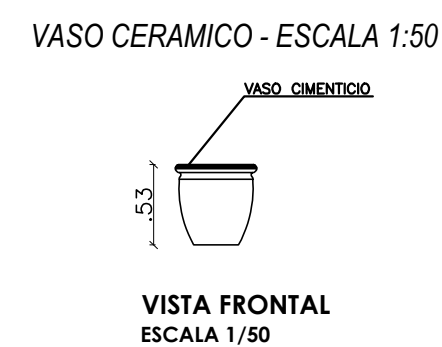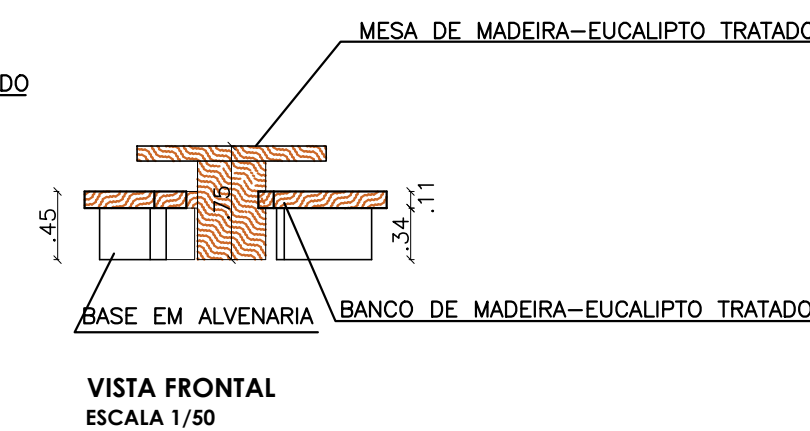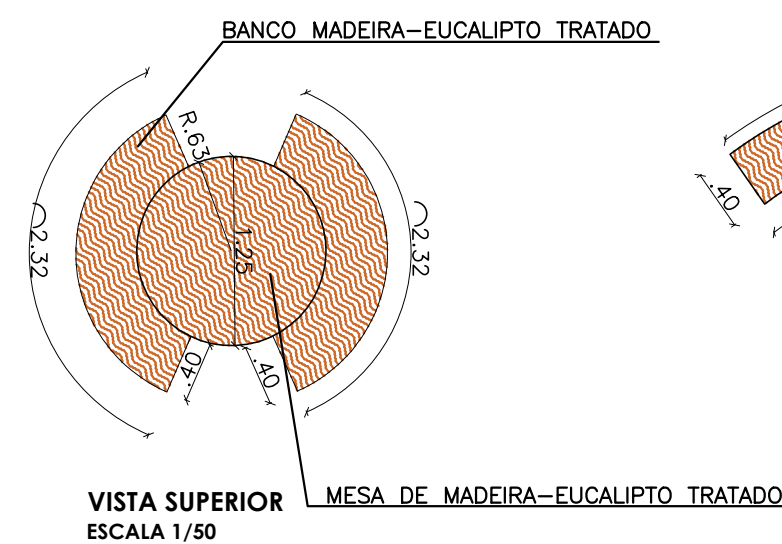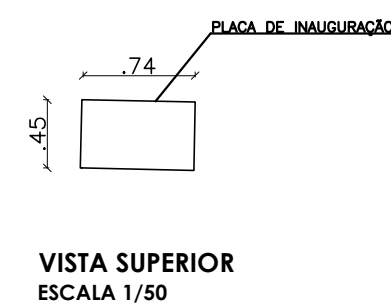

PREFEITURA MUNICIPAL DE IRAQUARA - BA
CONSTRUÇÃO PRAÇA DO SONHÉM - PROJETO BÁSICO

DETALHAMENTO DO MOBILIÁRIO

RESPONSÁVEL TÉCNICO
Renata Regina Oliveira Gonçalves
Arquiteta e Urbanista
CAU - BA nº A196083-0
RRT EM ANEXO

RENATA REGINA OLIVEIRA GONÇALVES
CPF: 064.365.405-47

SOLICITANTE
Prefeitura Municipal de Iraquara
Rua Rosalvo Félix, nº 252, Centro, Iraquara - BA

PREFEITURA MUNICIPAL DE IRAQUARA
CNPJ: 13.922.596/0001-29





ENDEREÇO DO PROJETO
Povoado Sonhém - Zona Rural, Iraquara - BA

	DATA
	10/06/2021

REVISÃO
R01

FOLHA

A2 $\frac{09}{09}$

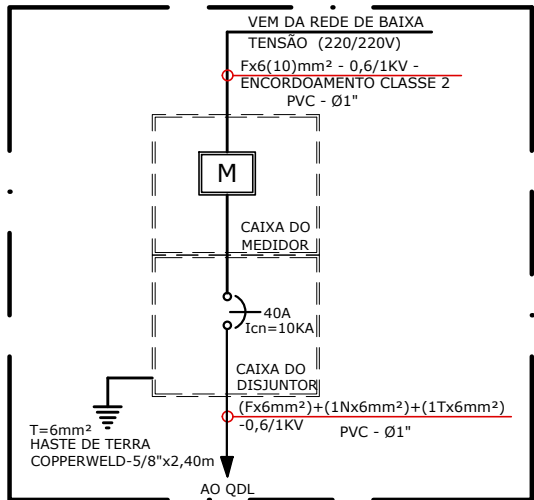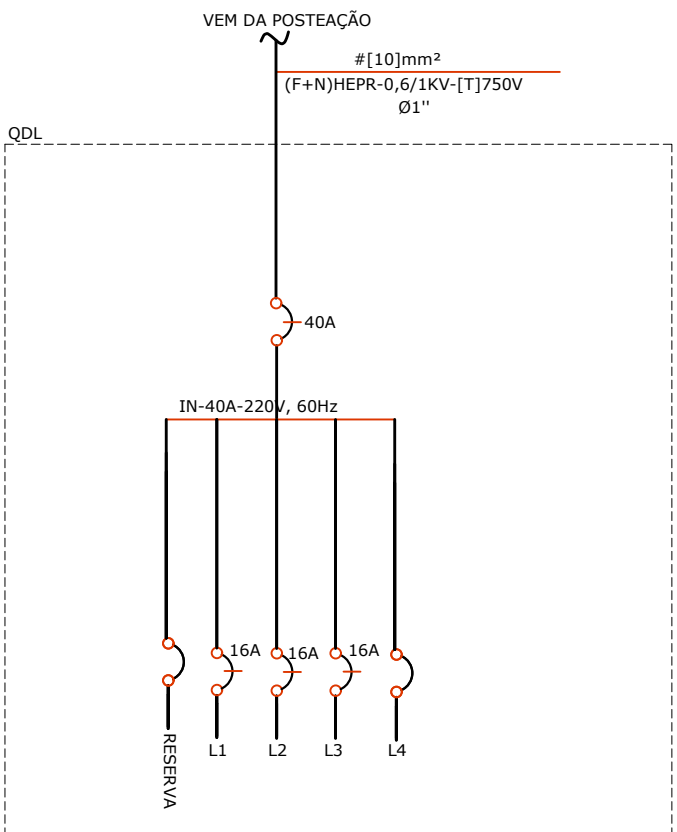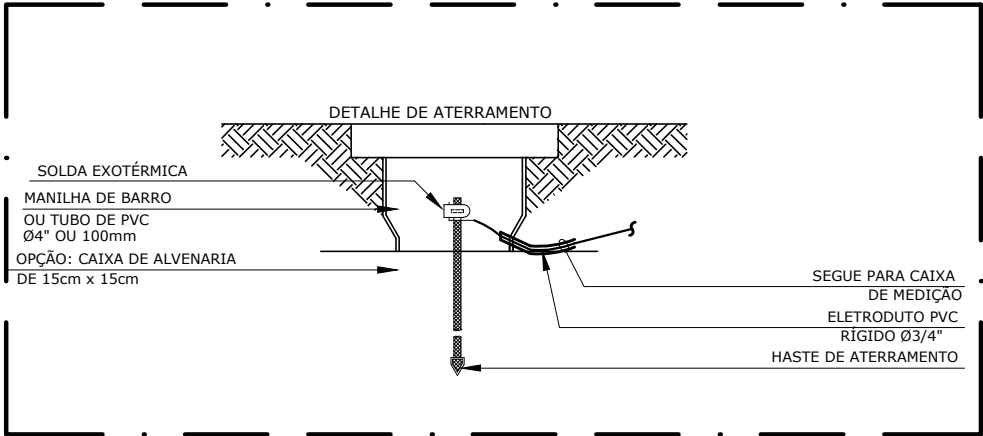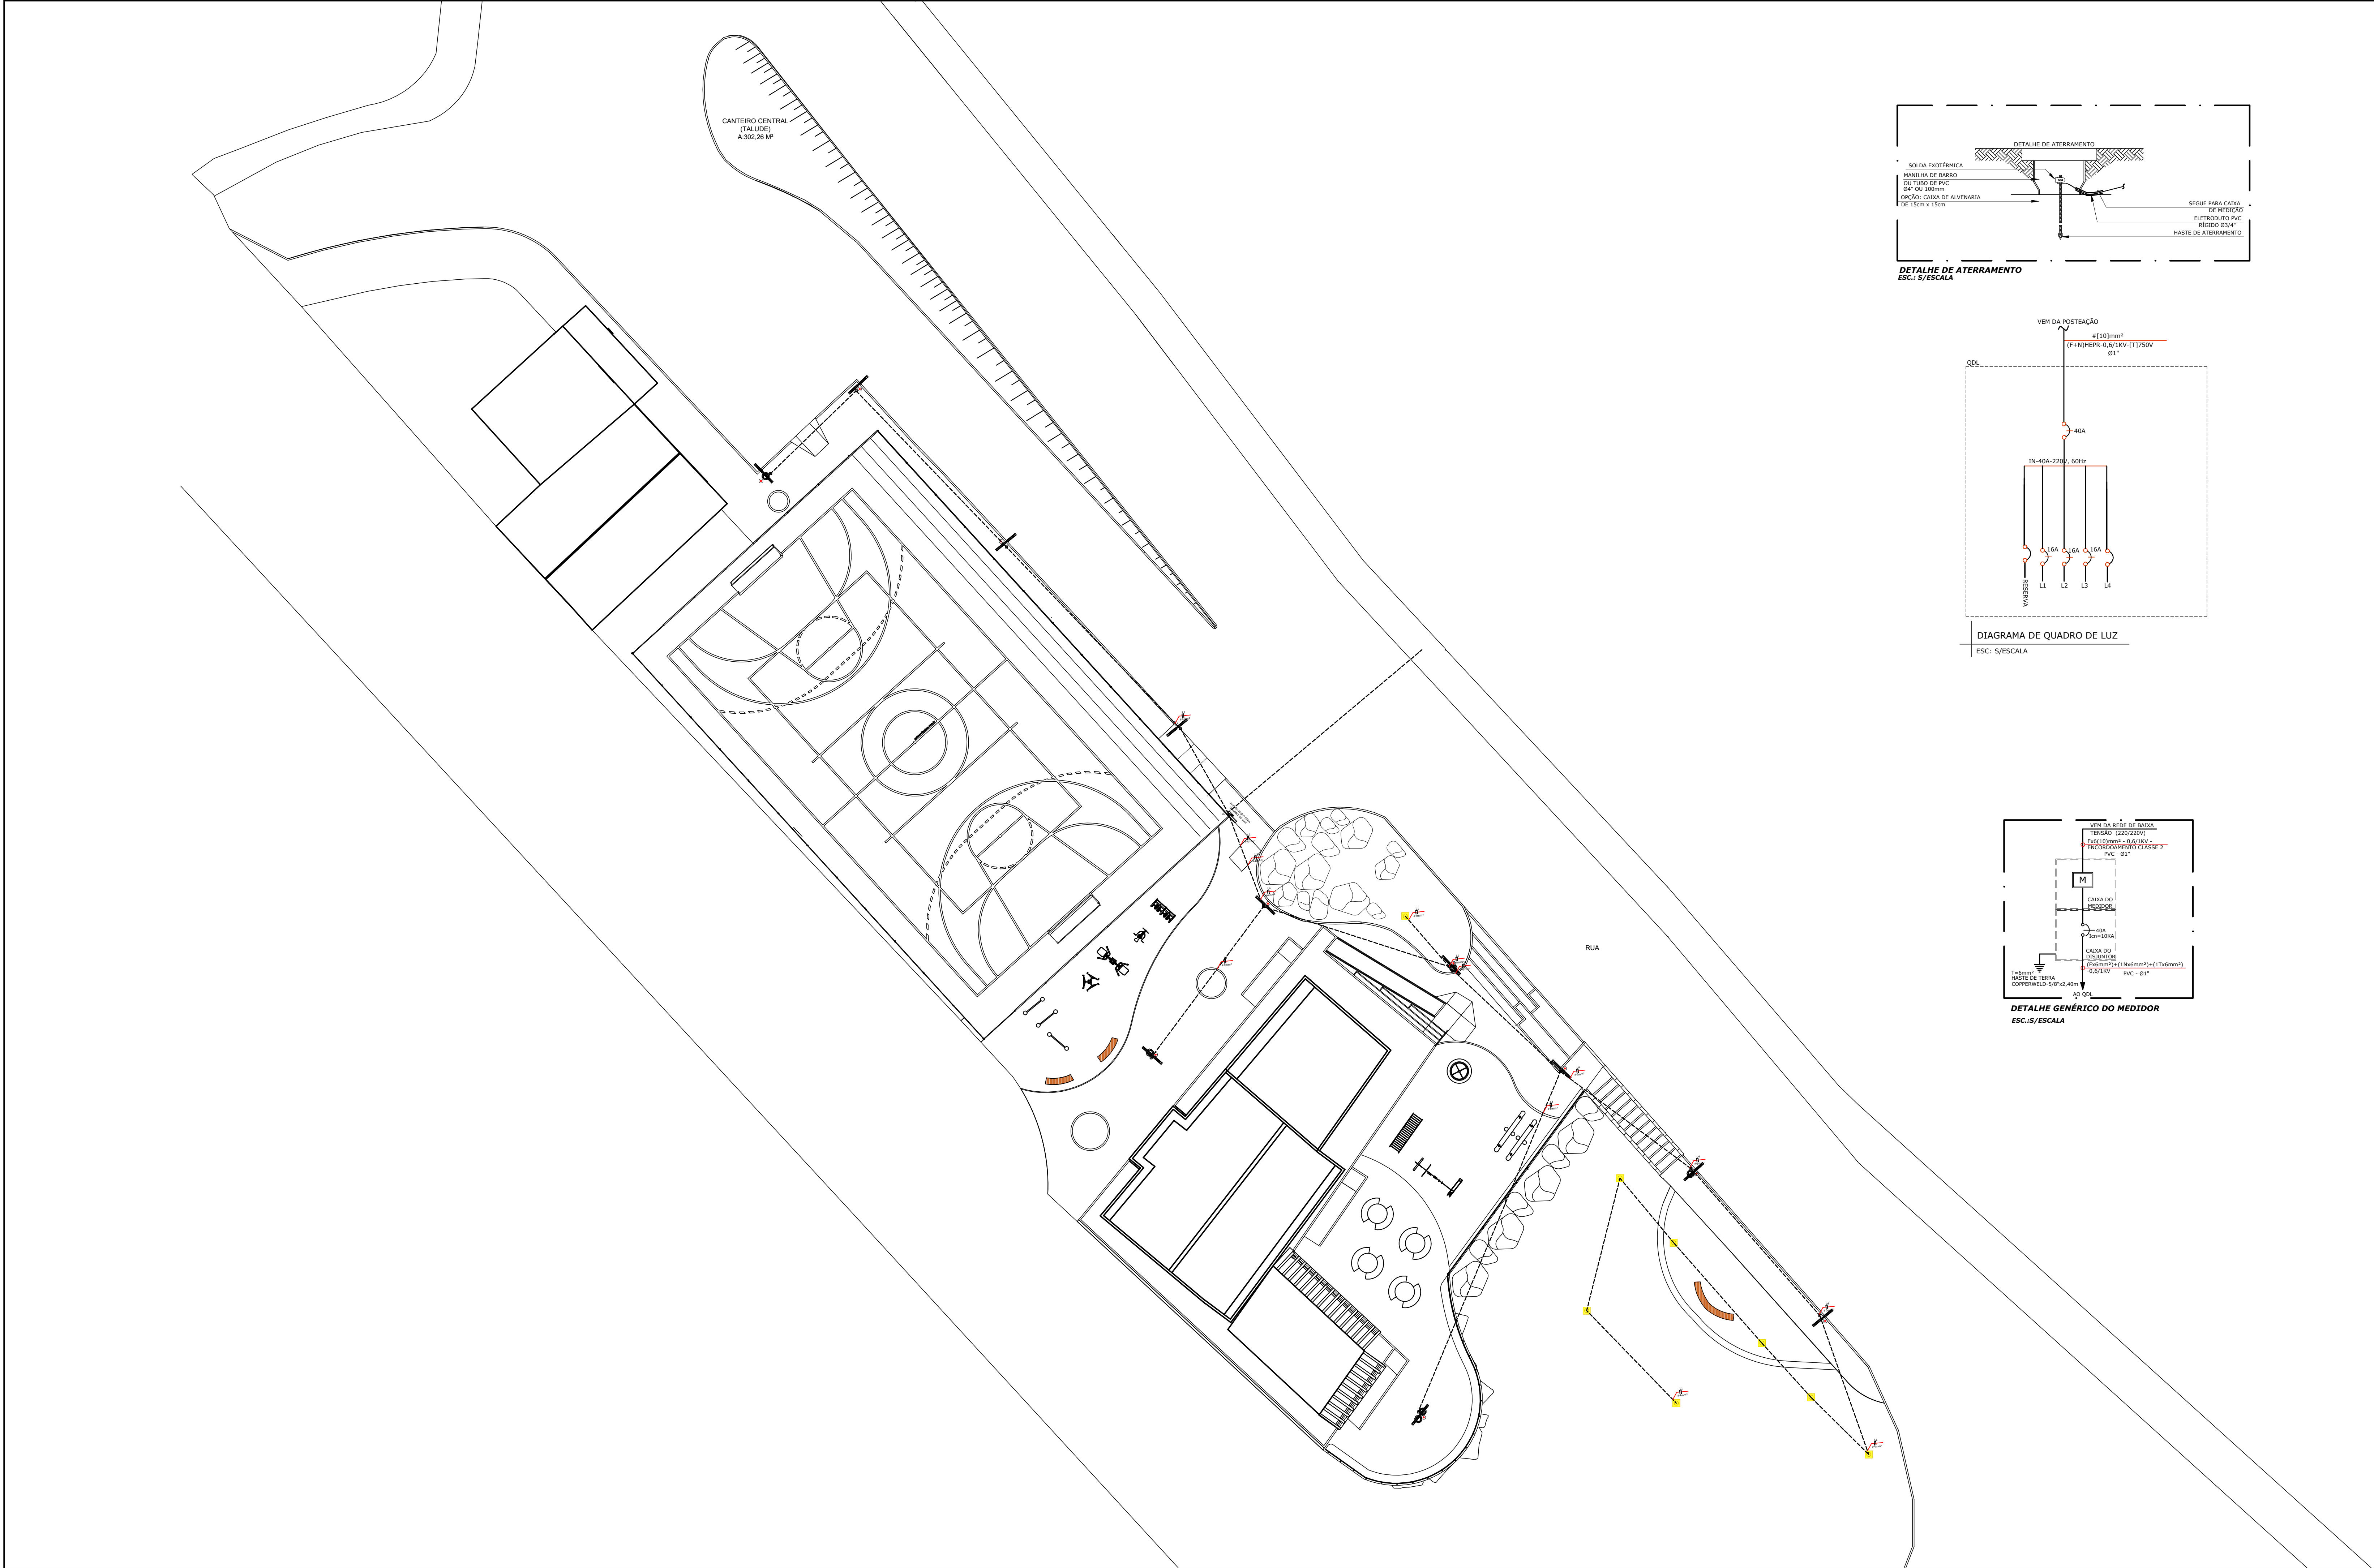

NOTAS GERAIS	
LEGENDA	
SÍMBOLO	ESPECIFICAÇÃO
-----	ELETRODUTO DE PVC ANTICHAMA EMBUTIDO NO PISO, Ø1" (EXCETO INDICADO).
	CONDUTORES FASE, NEUTRO E TERRA
□	CAIXA DE PASSAGEM COM TAMPAS , EMBUTIDO NO PISO CP-20x20cm
●	POSTE METÁLICO SIMPLES NA COR BRANCA COM LUMINÁRIA EM LED
☼	LUMINÁRIA DE EMBUTIR DE PISO BLINDADO PARA LÂMPADA PAR 20 COR PRETA.
⦿	POSTE METÁLICO CURVO SIMPLES ENGASTADO A 6METROS.
⬡	QUADRO DISTRIBUIÇÃO ELÉTRICA, EMBUTIDO NA ALVENARIA.
⚡	PROTETOR DE SURTO DAS FASES (R,S,T) E DO NEUTRO (N).
ME	CAIXA PARA MEDIÇÃO
⚡	DISJUNTOR MONOPOLAR
⦿	HASTE DE TERRAMENTO.
⦿	CAIXA DE PASSAGEM EMCONCRETO, COM TAMPA, EMBUTIDA NO PISO. DIM.: 40 X 40 cm.

- OBSERVAÇÕES GERAIS
- TODOS OS QUADROS, TOMADAS, LUMINÁRIAS E PARTES METÁLICAS DEVERÃO SER ATERRADAS.
 - OS CONDUTORES PARA CIRCUITOS DEVERÃO POSSUIR AS SEGUINTES CARACTERÍSTICAS: FIOS DE COBRE NÚ TÊMPERA MOLE, CLASSE 5 DE ENCORDOAMENTO (EXTRAFLÉXIVEL), ISOLAMENTO NÃO-PROPAGANTE DE CHAMA, LIVRES DE HALOGENÍOS E COM BAIXA EMISSÃO DE FUMAÇA E GASES TÓXICOS. 450/750V. TEMPERATURA DE SERVIÇO CONTÍNUO 70°C. REFERÊNCIA AFUMEX 750V, FAB.: PRYSMIAN OU EQUIVALENTE TÉCNICO. E SERÃO NAS SEGUINTES CORES:

ILUMINAÇÃO	TOMADAS
FASE - PRETA	FASE - PRETA
NEUTRO - AZUL	NEUTRO - AZUL
TERRA - VERDE	TERRA - VERDE
RETORNO - AMARELO	
 - ELETRODUTOS NÃO ESPECIFICADOS SERÃO DE Ø 1".
 - OS ELETRODUTOS SOBRE O FORRO DEVERÃO SER FIXADOS A CADA METRO.
 - A BITOLA DOS CONDUTORES DEVERÁ SER CONFERIDA NO QUADRO DE CARGAS.
 - OS CONDUTORES TERRA E NEUTRO DEVERÃO SER TOTALMENTE ISOLADOS ENTRE SI.
 - OS CONDUTORES DA ENTRADA DE ENERGIA ATÉ A MEDIÇÃO DA CONCESSIONÁRIA DEVER SER IDENTIFICADOS COM AS SEGUINTES CORES:

FASE A - VERMELHO	
FASE B - BRANCO	
FASE C - MARROM	
NEUTRO - AZUL	
 - TODOS OS CABOS ALIMENTADORES E SUBTERRÂNEOS TERÃO ISOLAMENTO DE 0,6/ 1,0kV.
 - OS CONDUTORES DOS CIRCUITOS ALIMENTADORES (QUADROS, DEVERÃO POSSUIR AS SEGUINTES CARACTERÍSTICAS: FIO DE MATERIAL DE ISOLAÇÃO NEPR, COBERTURA EM PVC SEM CHUMBO, TENSÃO NOMINAL 0,6/1kV, TEMPERATURA MÁXIMA DE SERVIÇO CONTÍNUO 90°C SOBRE CARGA 130°C, CURTO CIRCUITO 250°C, CONFORME NBR 7286, REFERÊNCIA EPROTENAX, FAB.: PRYSMIAN OU EQUIVALENTE TÉCNICO.

PLACA DE ADVERTÊNCIA À SER FIXADO NO QUADRO ELÉTRICO

- ADVERTÊNCIA
- QUANDO UM DISJUNTOR OU FUSÍVEL ATUA, DESLIGANDO ALGUM CIRCUITO OU A INSTALAÇÃO INTEIRA, A CAUSA PODE SER UMA SOBRECARGA OU UM CURTO-CIRCUITO. DESLIGAMENTOS FREQUENTES SÃO SINAL DE SOBRECARGA. POR ISSO, NUNCA TROQUE SEUS DISJUNTORES OU FUSÍVEIS POR OUTROS DE MAIOR CORRENTE (MAIOR AMPERAGEM) SIMPLEMENTE. COMO REGRA, A TROCA DE UM DISJUNTOR OU FUSÍVEL POR OUTRO DE MAIOR CORRENTE REQUER, ANTES, A TROCA DOS FIOS E CABOS ELÉTRICOS, POR OUTROS DE MAIOR SEÇÃO (BITOLA).
 - DA MESMA FORMA, NUNCA DESATIVE OU REMOVA A CHAVE AUTOMÁTICA DE PROTEÇÃO CONTRA CHOQUES ELÉTRICOS (DISPOSITIVO DR), MESMO EM CASO DE DESLIGAMENTOS SEM CAUSA APARENTE. SE OS DESLIGAMENTOS FOREM FREQUENTES E, PRINCIPALMENTE, SE AS TENTATIVAS DE RELIGAR A CHAVE NÃO TIVEREM ÊXITO, ISSO SIGNIFICA, MUITO PROVAVELMENTE, QUE A INSTALAÇÃO ELÉTRICA APRESENTA ANOMALIAS INTERNAS, QUE SÓ PODEM SER IDENTIFICADAS E CORRIDAS POR PROFISSIONAIS QUALIFICADOS. A DESATIVAÇÃO OU REMOÇÃO DA CHAVE SIGNIFICA A ELIMINAÇÃO DE MEDIDA PROTETORA CONTRA CHOQUES ELÉTRICOS E RISCO DE VIDA PARA OS USUÁRIOS

PREFEITURA MUNICIPAL DE IRAQUARA - BA			
CONSTRUÇÃO PRAÇA DO SONHÊM - PROJETO BÁSICO			
PROJETO ELÉTRICO			
RESPONSÁVEL TÉCNICO Renata Regina Oliveira Gonçalves Arquiteta e Urbanista CAU - BA nº A196083-0 RRT EM ANEXO		SOLICITANTE Prefeitura Municipal de Iraquara Rua Rosalvo Félix, nº 252, Centro, Iraquara - BA	
____ RENATA REGINA OLIVEIRA GONÇALVES CPF: 094.980.450-41		____ PREFEITURA MUNICIPAL DE IRAQUARA CPF: 13.922.288/0001-29	
ENDEREÇO DO PROJETO Povoado SonhêM - Zona Rural, Iraquara - BA	DATA 10/06/2021	REVISÃO R01	FOLHA A1 01 01