

PLANTA DE IMPLANTAÇÃO -

ESCALA 1:500



PREFEITURA MUNICIPAL DE IRAQUARA - BA

REVITALIZAÇÃO PRACA ÁGUA DE REGA - PROJETO BÁSICO

PLANTA DE IMPLANTAÇÃO

SOLICITANTE
Prefeitura Municipal de Iraquara
P.R. P.R. Iraquara, 06560-000, Iraquara, BA

RESPONSÁVEL TÉCNICO
RENATA REGINA OLIVEIRA GONÇALVES
ARQUITETA E URBANISTA
CAU - BA nº A196083-0
PRT EM ANEXO



Renata Oliveira
Arquiteta e Urbanista
CAU-BA: A198083-0

PREFEITURA MUNICIPAL DE IRAQUARA
CNPJ: 13.922.596/0001-29

ENDEREÇO DO PROJETO


DATA
15/06/2022

REVISÃO 01 FOLHA A2 02

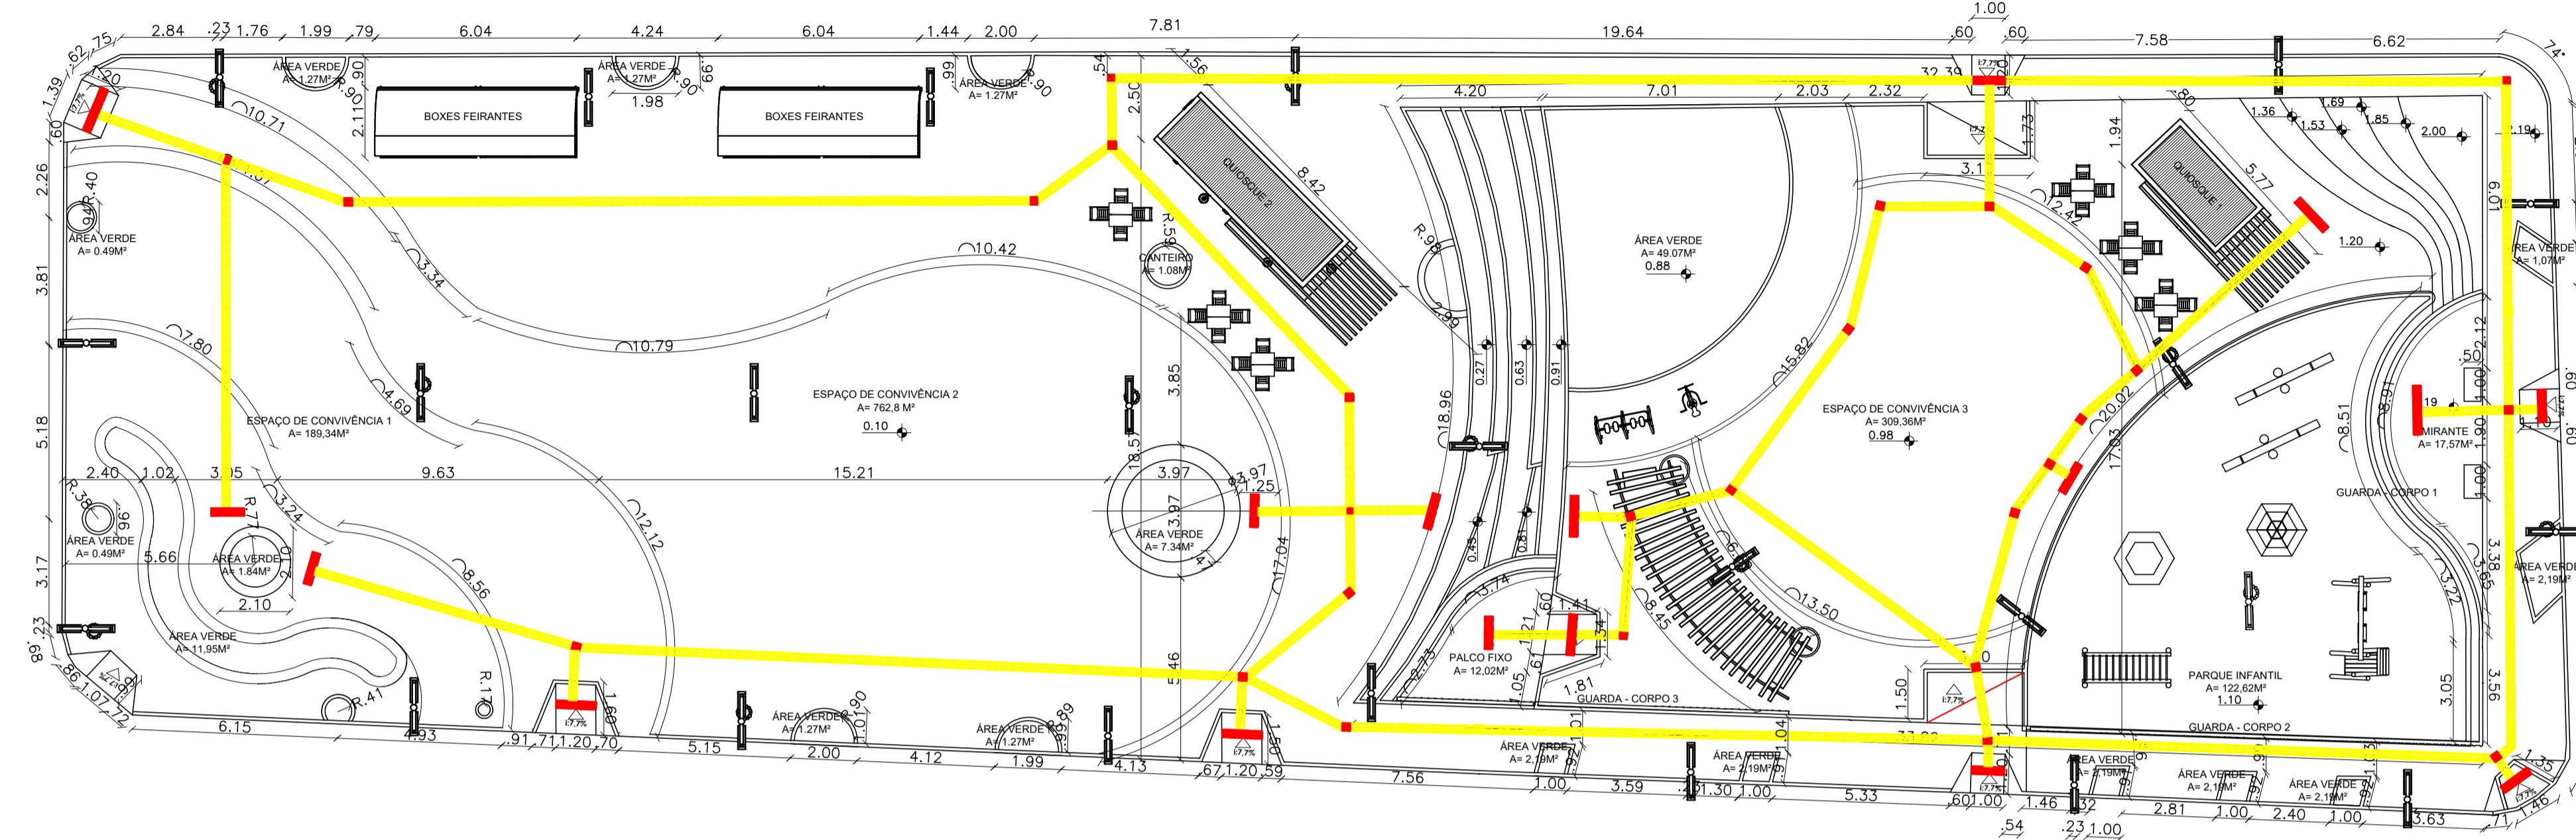


PLANTA GEOMÉTRICA - ESCALA 1:150

ITEM	ESPÉCIE	QUANTIDADE
	TUMBÉRGIA-BRANCA (<i>THUNBERGIA FRAGRANS</i>)	20 un
	TUMBÉRGIA-AZUL (<i>THUNBERGIA GRANDIFLORA</i>)	6 un
	FALSA ERICA ROSA (<i>CUPHEA HYSSOPIFOLIA</i>)	58 un
	IXORA CHINESIS (IXORIA VERMELHA)	195 un
	CÁSSIA DO NORDESTE (<i>SENNIA SPECTABILIS</i>) - 1,5M	1 un
	TIBOUCHINA GRANULOSA (QUARESMEIRA) - 1,5M	1 un
	AGAVE ANGUSTIFÓLIA (PITEIRA DO CARIBE)	3 un
	GRAMA ESMERALDA (<i>ZOYSIA JAPONICA</i>)	68 m ²
	ÁRVORE EXISTENTE	19 un

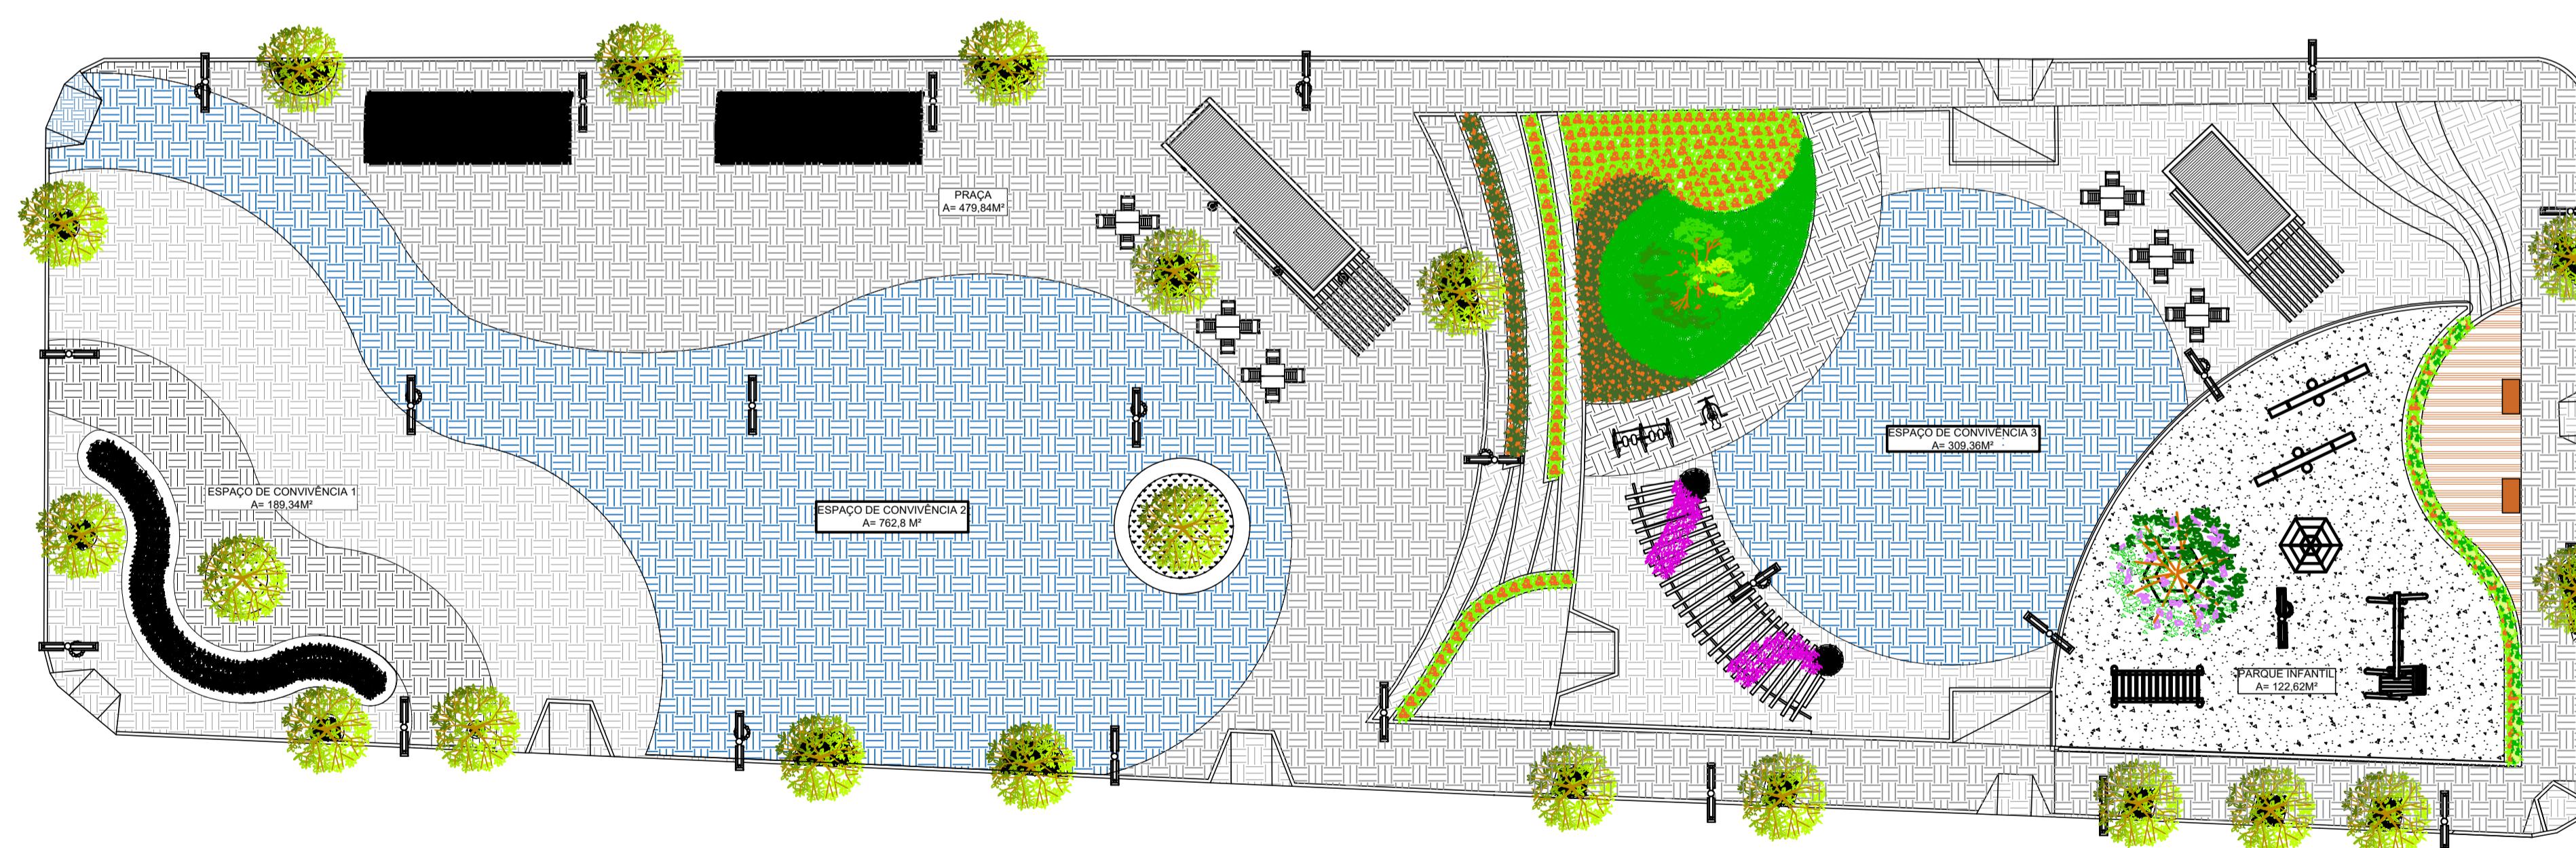

PLANTA DE PAISAGISMO - ESCALA 1:150

	PAGINAÇÃO DE PISO	ÁREA COBERTA (M ²)
	PISO INTERTRAVADO RETÂNGULAR - COR CINZA CLARO (20 X 10X 6 CM)	837,52M ²
	PISO INTERTRAVADO RETÂNGULAR - COR CINZA ESCURO (20 X 10X 6 CM)	75,81M ²
	PISO INTERTRAVADO RETÂNGULAR - COR AZUL (20 X 10X 6 CM)	409,66M ²
	AREIA	122,66M ²

 SIMBÓLOS			
	POSTE DE LUZ		MESAS
	LIXEIRA		ACADEMIA
	PISO TÁTIL DIRECIONAL		BRINQUEDOS DO PARQUINHO
	PISO TÁTIL ALERTA		



PREFEITURA MUNICIPAL DE IRAQUARA - BA

REVITALIZAÇÃO PRAÇA ÁGUA DE REGA - PROJETO BÁSICO


PLANTA DEMOLIÇÃO

VEL TÉCNICO
REGINA OLIVEIRA GONÇALVES
A E URBANISTA
º A196083-0
IEVO


RENTA REGINA OLIVEIRA GONÇALVES

CPF: 064.365.405-47 CNPJ: 13.922.596/0001-29

oado Água de Rega, Zona Rural, Iraquara - BA 15/06/2022 R04 A1 08

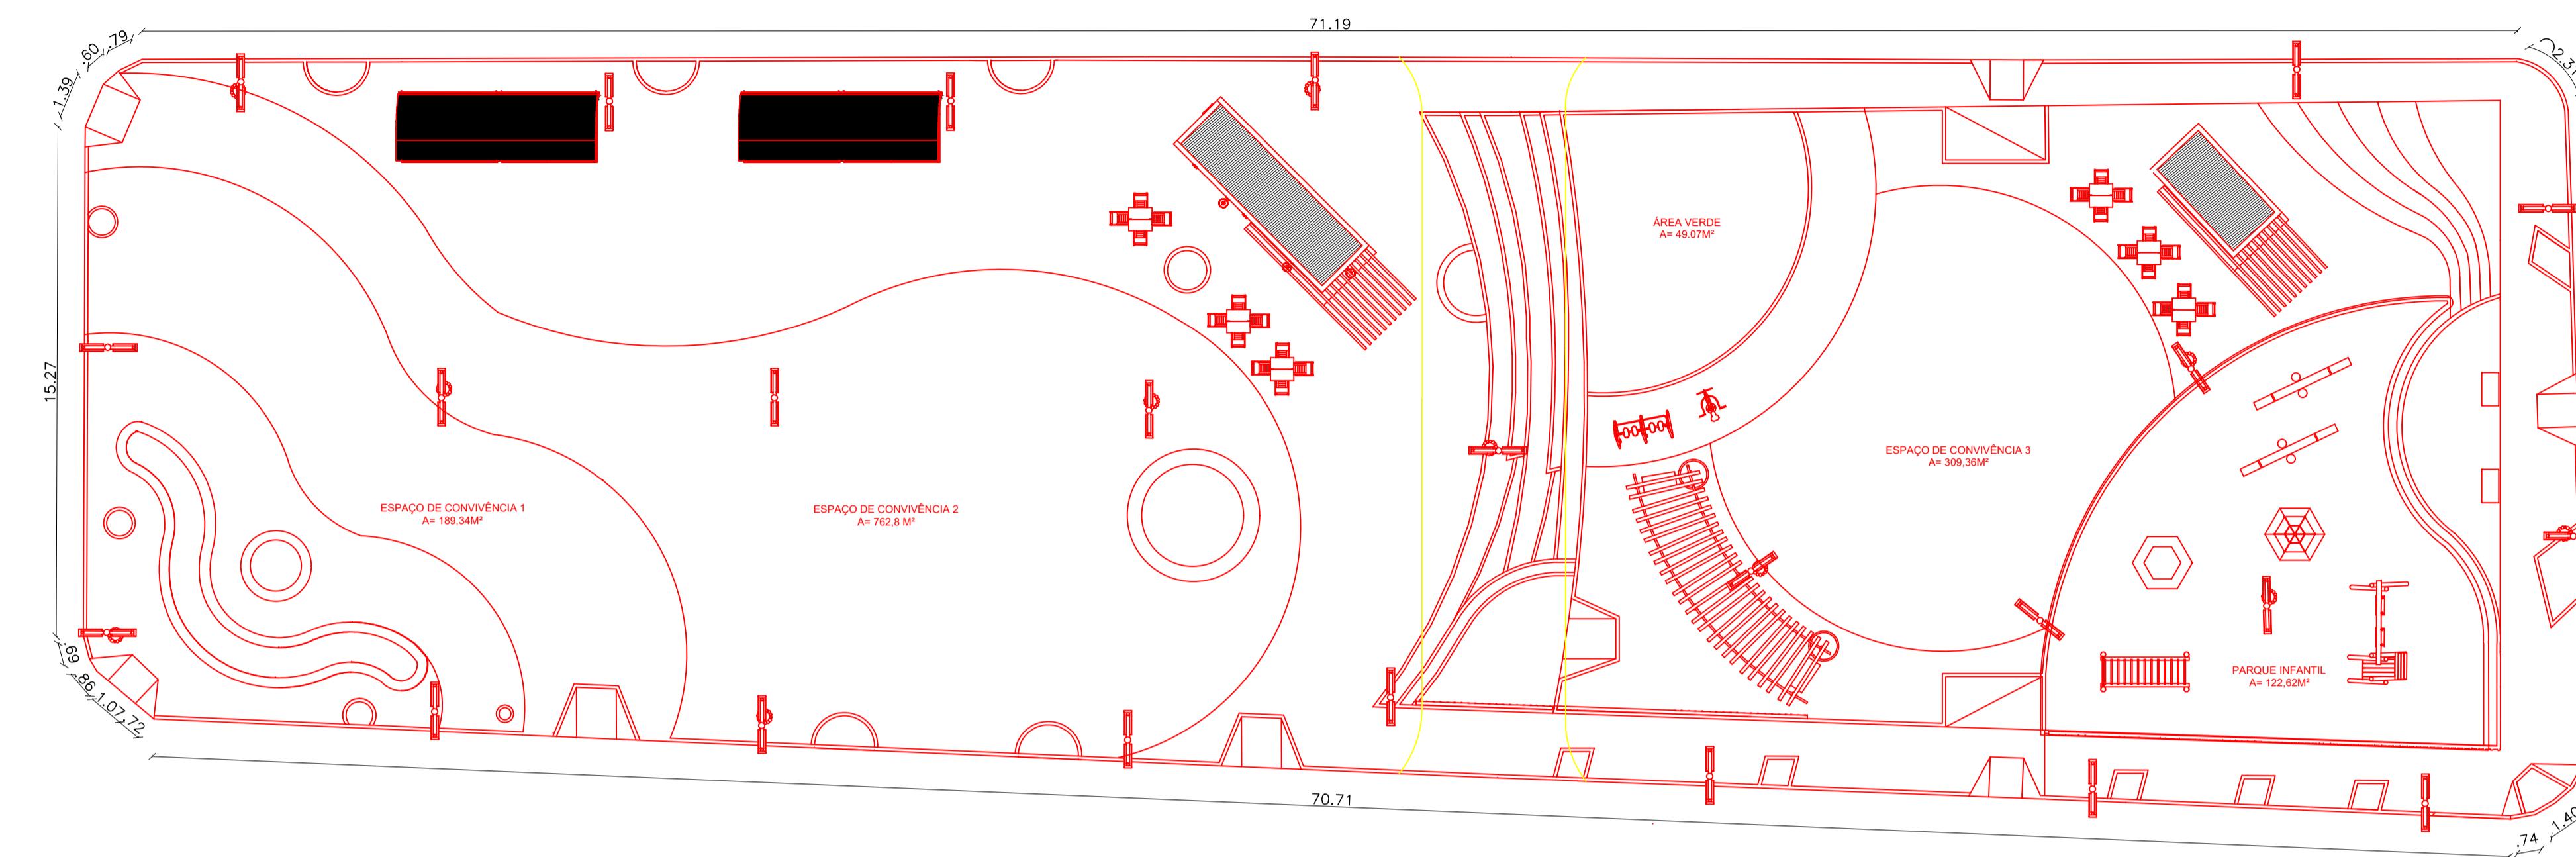

PLANTA GEOMÉTRICA - ESCALA 1:150

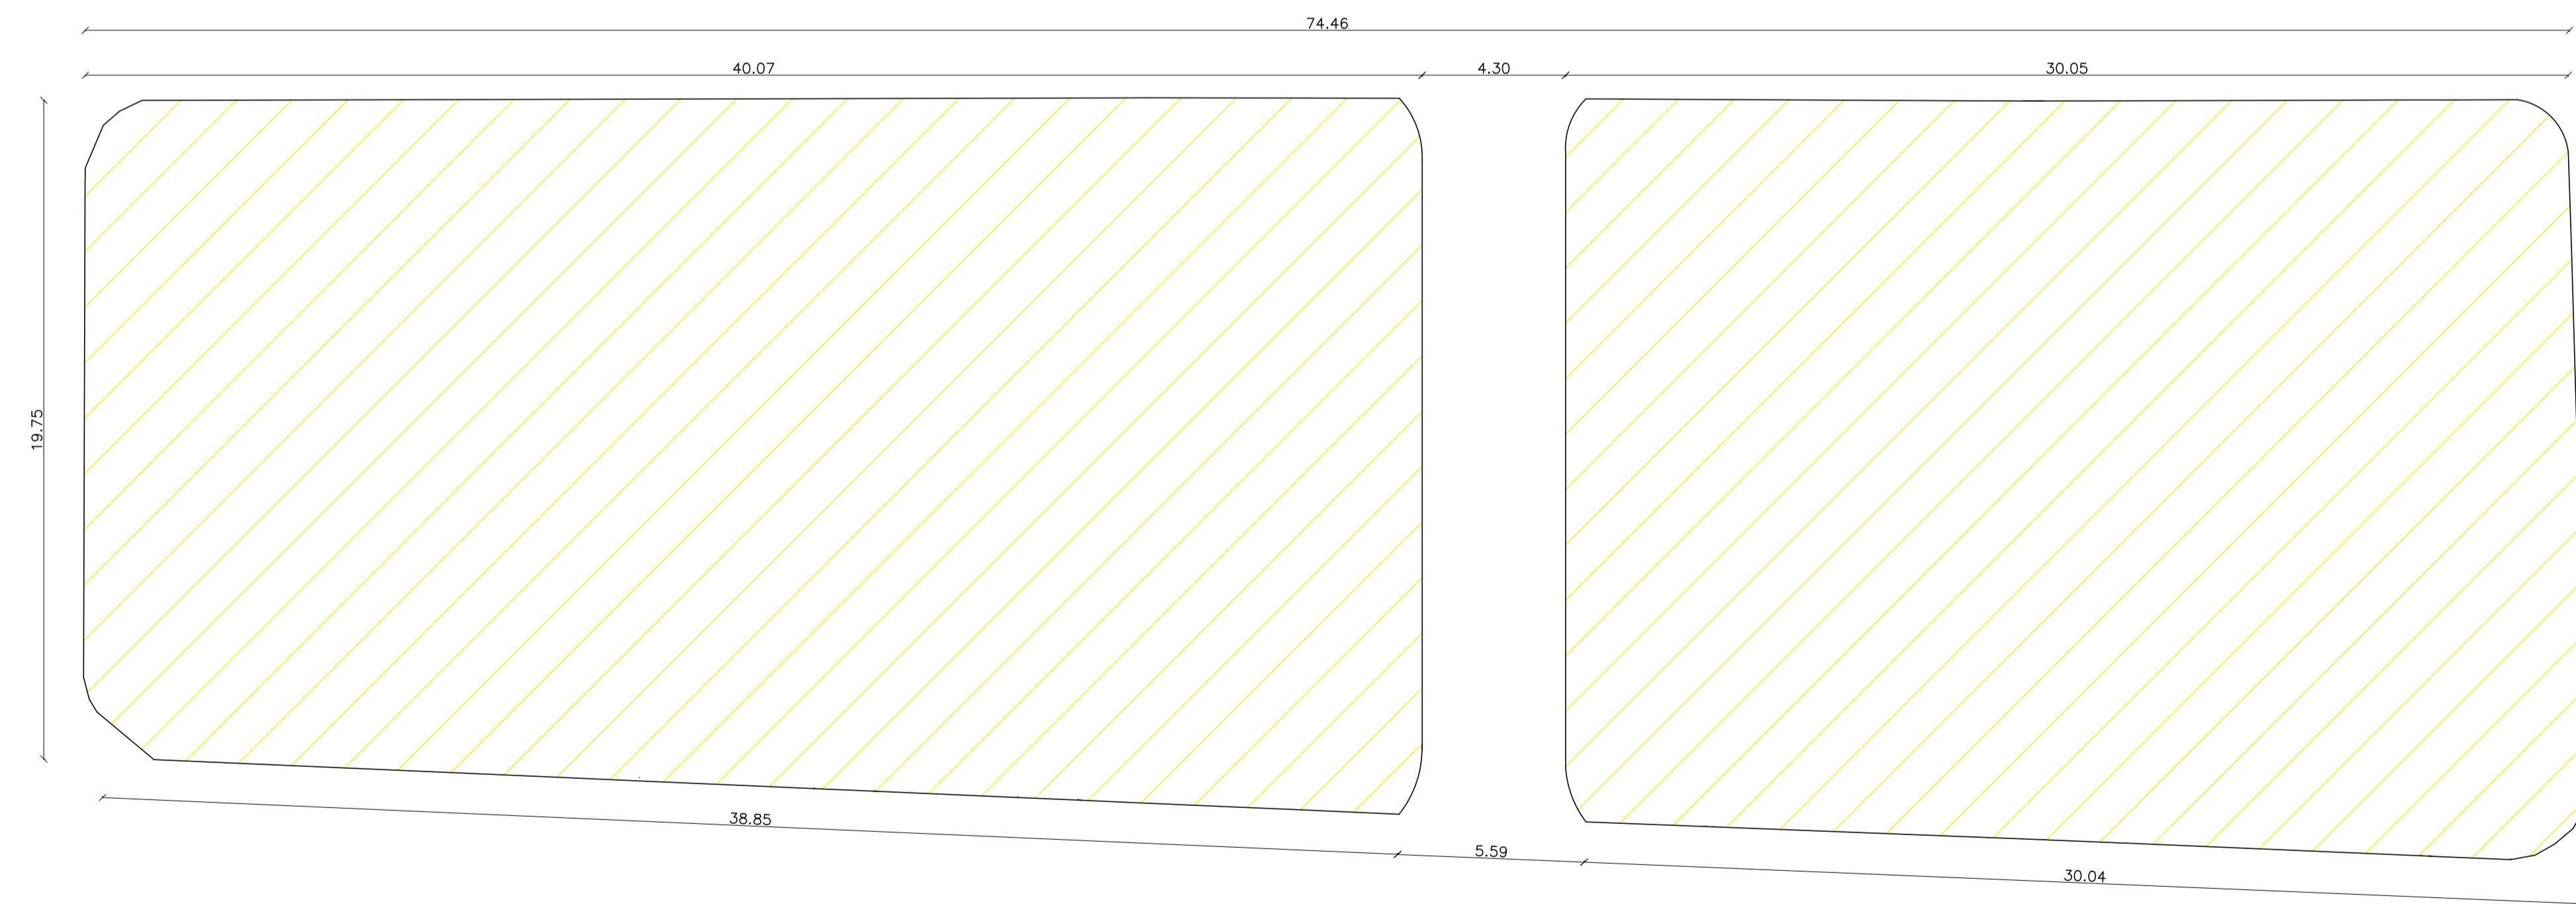

PLANTA GEOMÉTRICA - ESCALA 1:150



PREFEITURA MUNICIPAL DE IRAQUARA - BA

REVITALIZAÇÃO PRAÇA ÁGUA DE REGA - PROJETO BÁSICO

PLANTA DEMOLIÇÃO

RESPONSÁVEL TÉCNICO
RENATA REGINA OLIVEIRA GONÇALVES
ARQUITETA E URBANISTA
CAU - BA nº A196083-0
RRT EM ANEXO

SOLICITANTE
Prefeitura Municipal de Iraquara
Rua Rosalvo Félix, nº 252, Centro, Iraquara - BA

Renata Oliveira
Arquiteta e Urbanista
CAU-BA A196083-0

PREFEITURA MUNICIPAL DE IRAQUARA
CNPJ: 13.922.596/0001-29

ENDERECO DO PROJETO
Praça Povoado Água de Rega, Zona Rural, Iraquara - BA














DATA
15/06/2022

REVISÃO
R04

FOLHA
A1 04

DETALHAMENTO QUIOSQUE - ESCALA 1:75

PLANTA BAIXA ESCALA 1:75

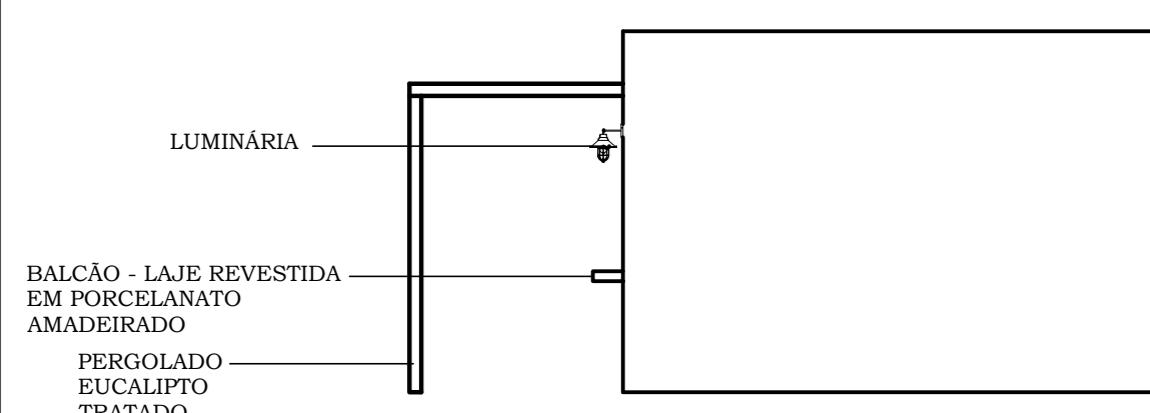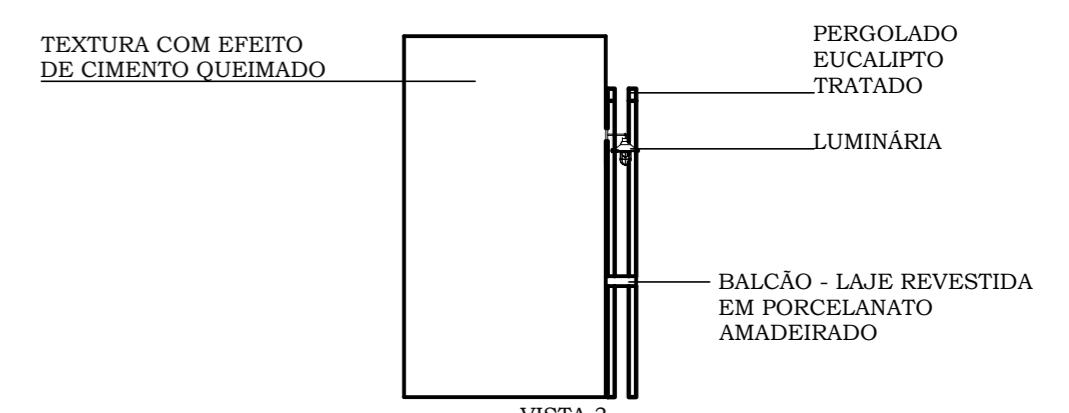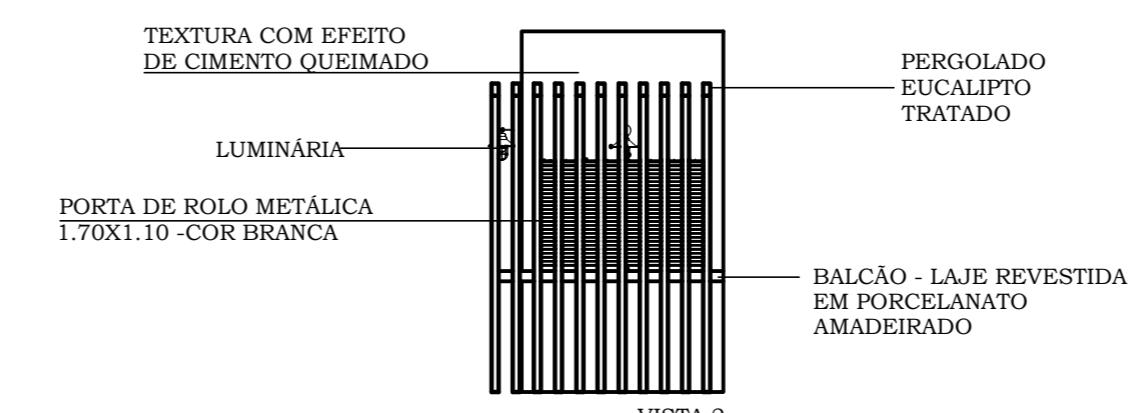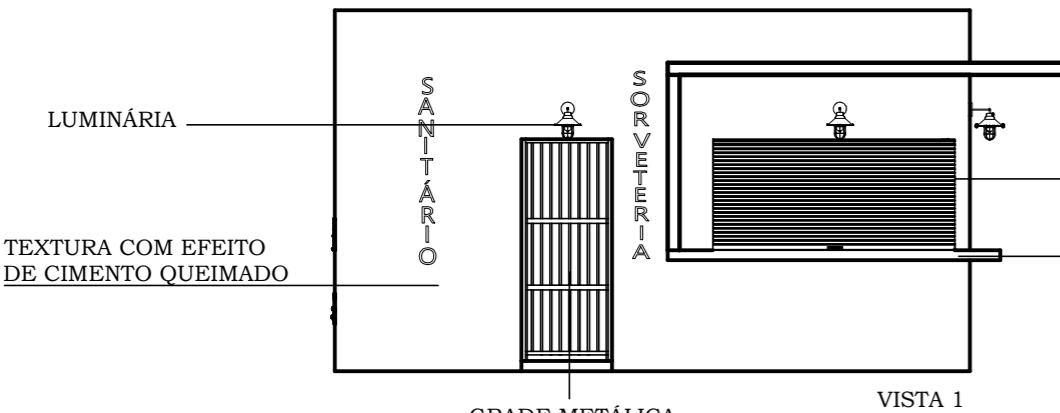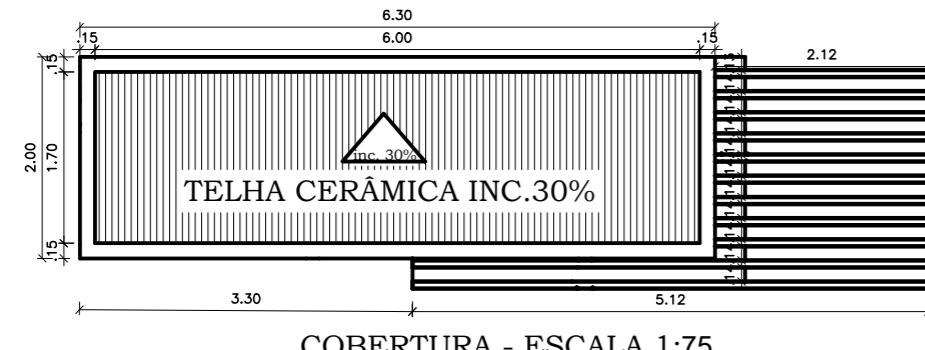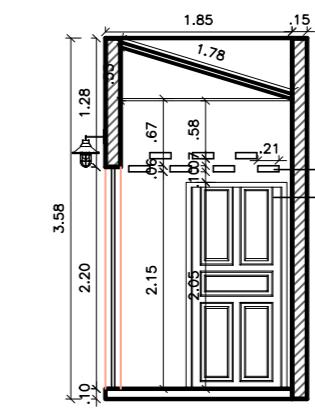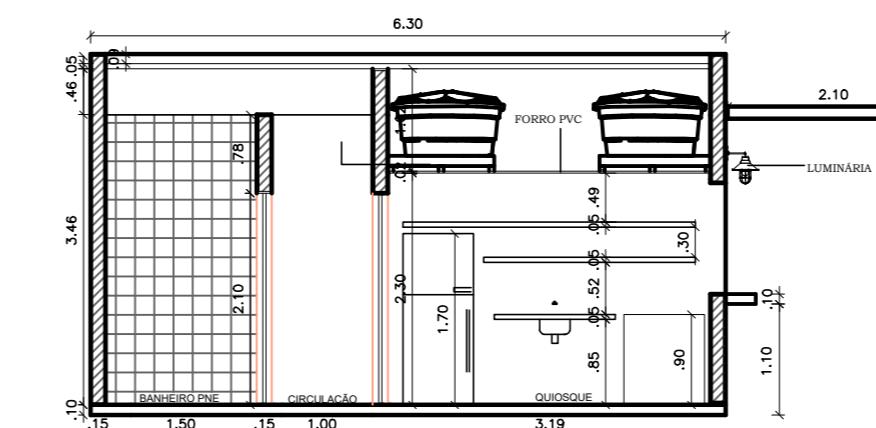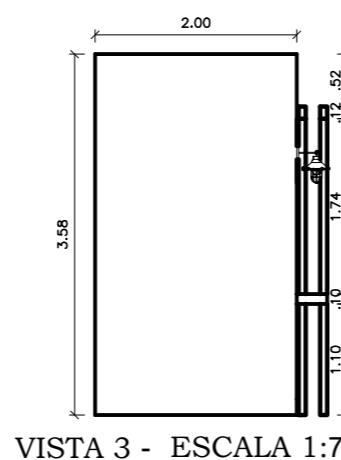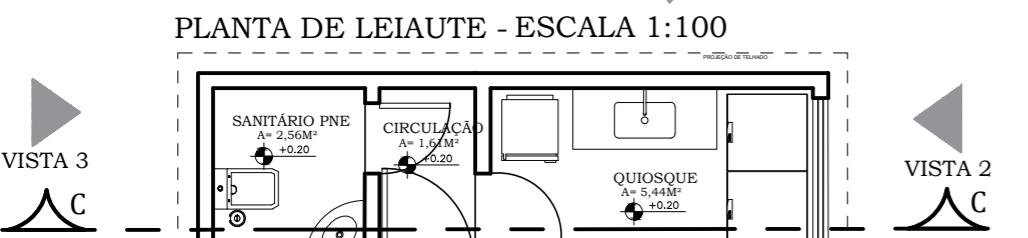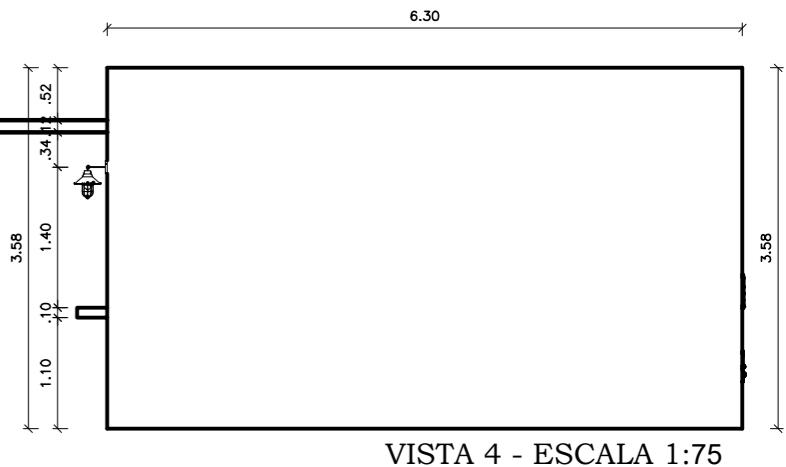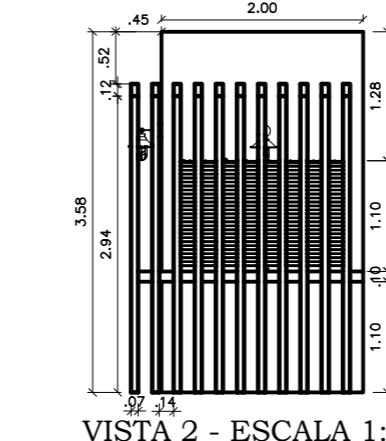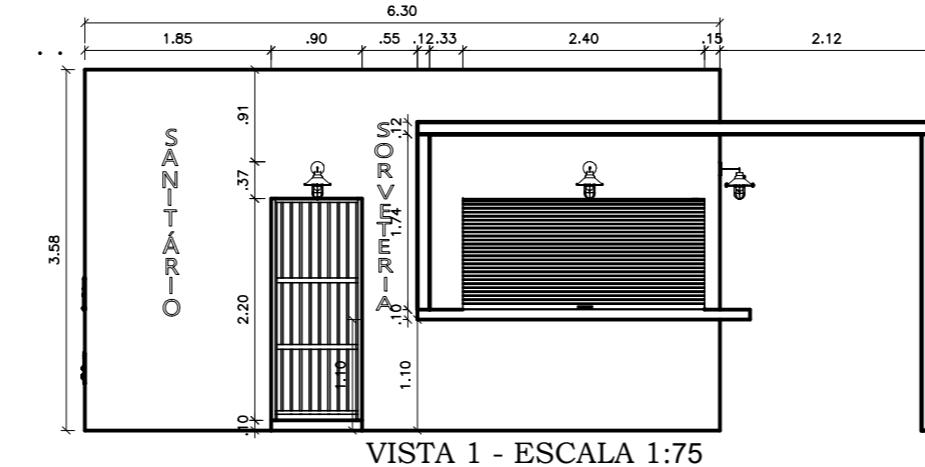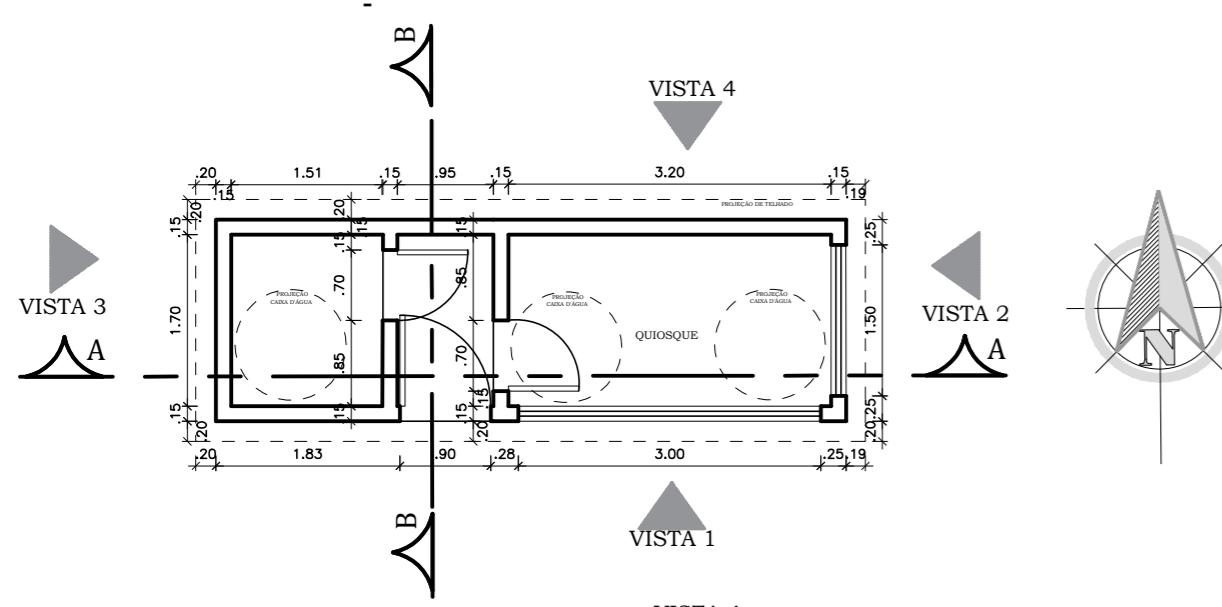

PREFEITURA MUNICIPAL DE IRAQUARA - BA

REVITALIZAÇÃO PRAÇA ÁGUA DE REGA - PROJETO BÁSICO

DETALHAMENTO QUIOSQUE

 
RESPONSÁVEL TÉCNICO

Renata Regina Oliveira Gonçalves

Arquiteta e Urbanista

CAU - BA nº A196083-0

RRT EM ANEXO


Renata Oliveira
Arquiteta e Urbanista
CAU-BA: A196083-0

RENAITA REGINA OLIVEIRA GONÇALVES
CPF: 968.888.495-20

SOLICITANTE

Prefeitura Municipal de Iraquara
Rua Rosalvo Félix, nº 252, Centro, Iraquara - BA

PREFEITURA MUNICIPAL DE IRAQUARA
CNPJ: 13.922.596/0001-29

ENDEREÇO DO PROJETO

Praça Povoado Água de Rega, Zona Rural, Iraquara - BA

DATA

15/06/2022

REVISÃO












R01

FOLHA


A3 05/08

DETALHAMENTO QUIOSQUE - ESCALA 1:75


PLANTA BAIXA - ESCALA 1:75

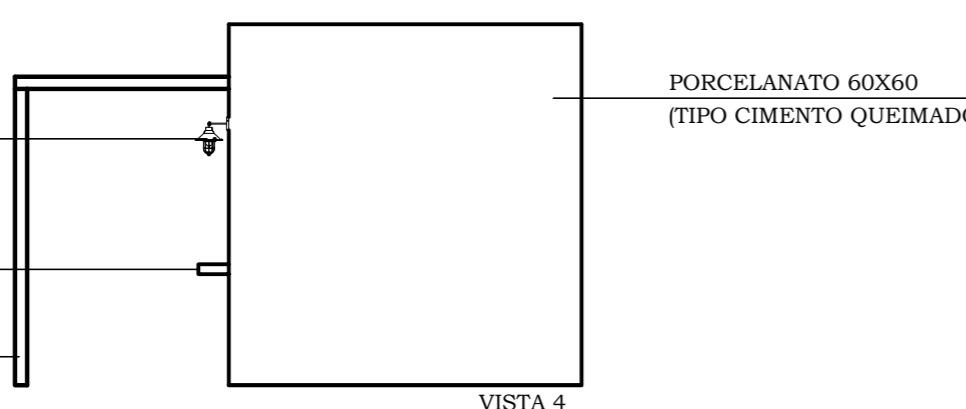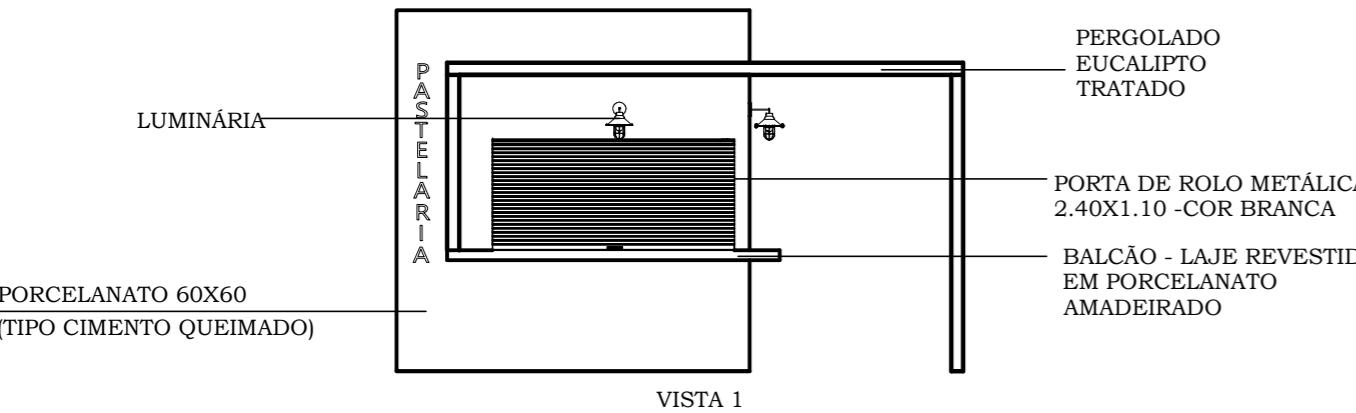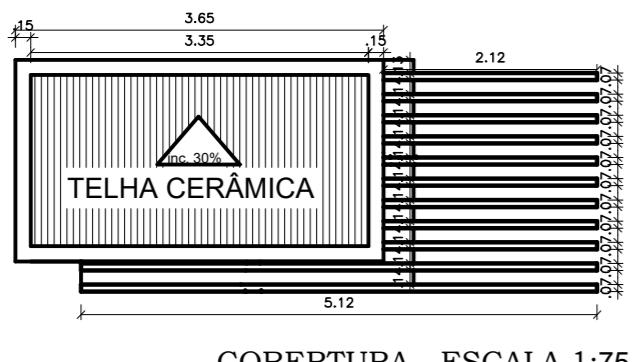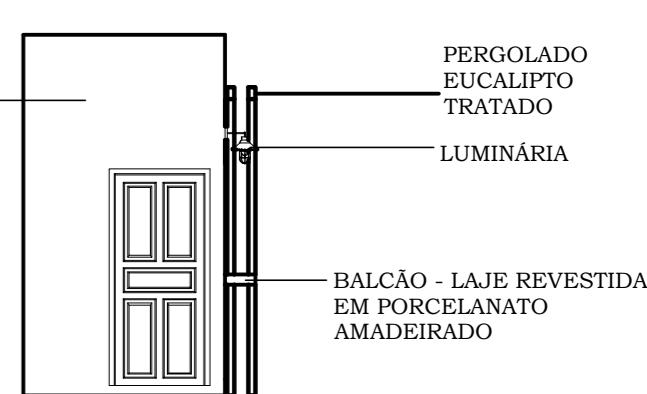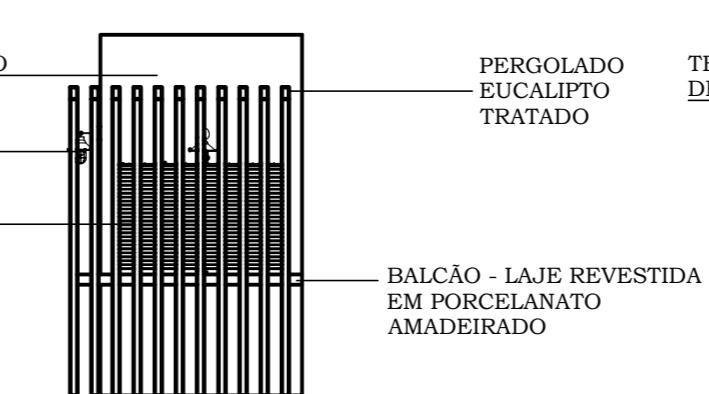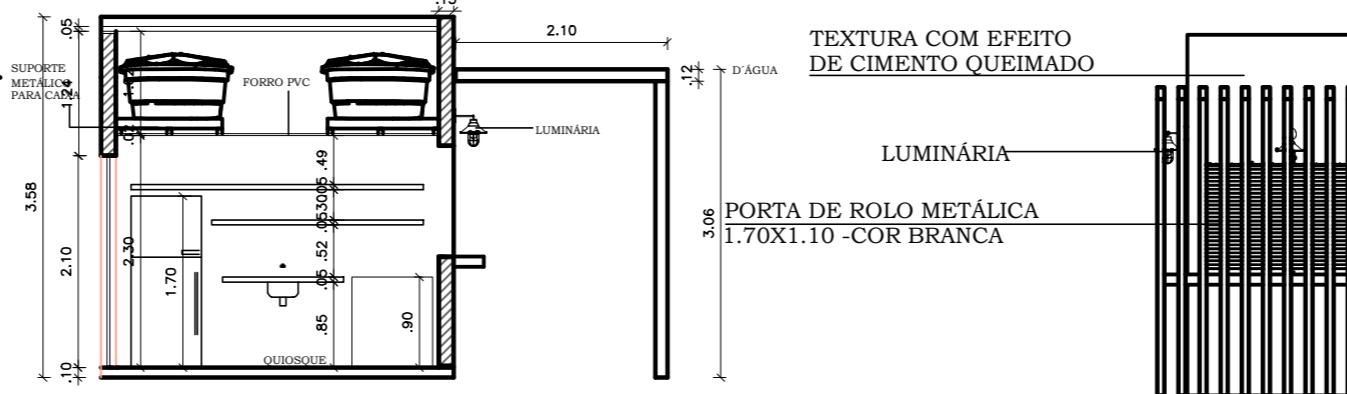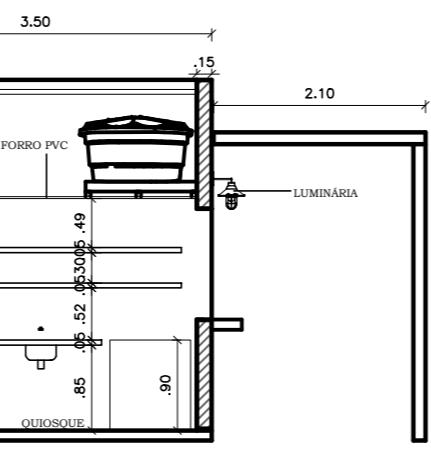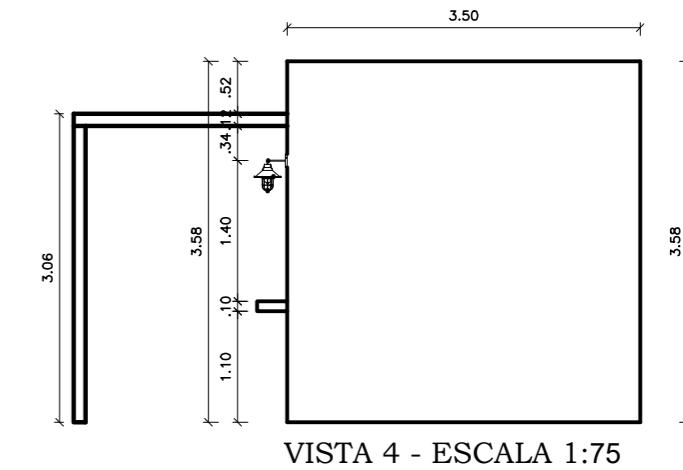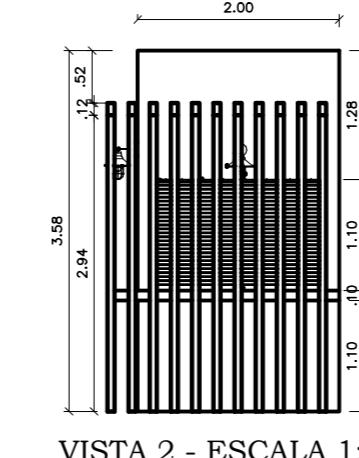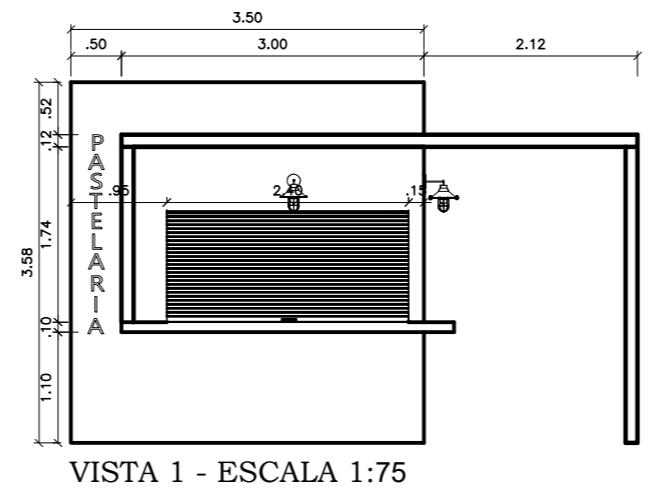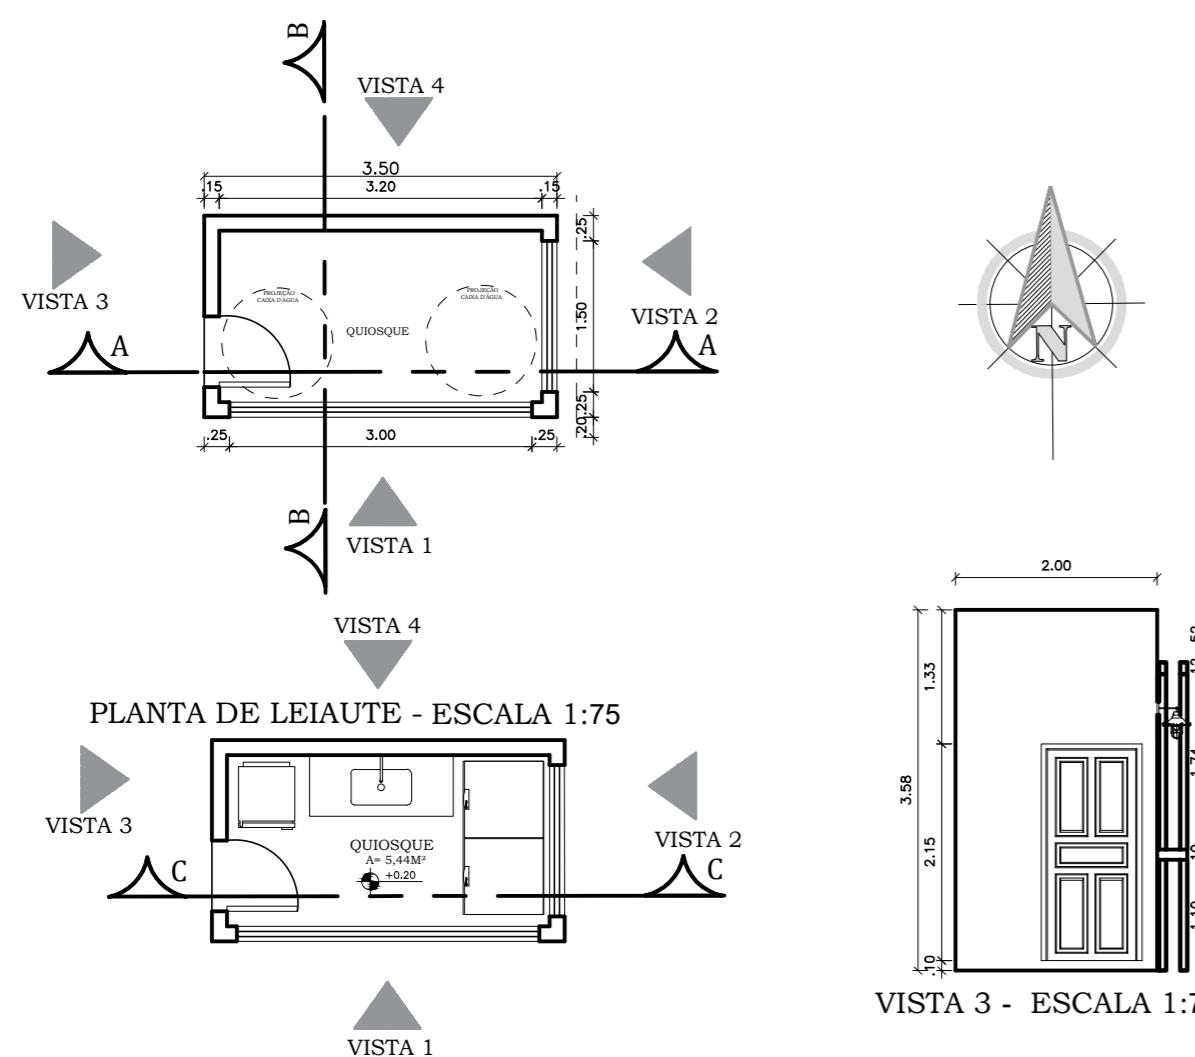

DETALHAMENTO POSTE - P1
13 UNIDADES

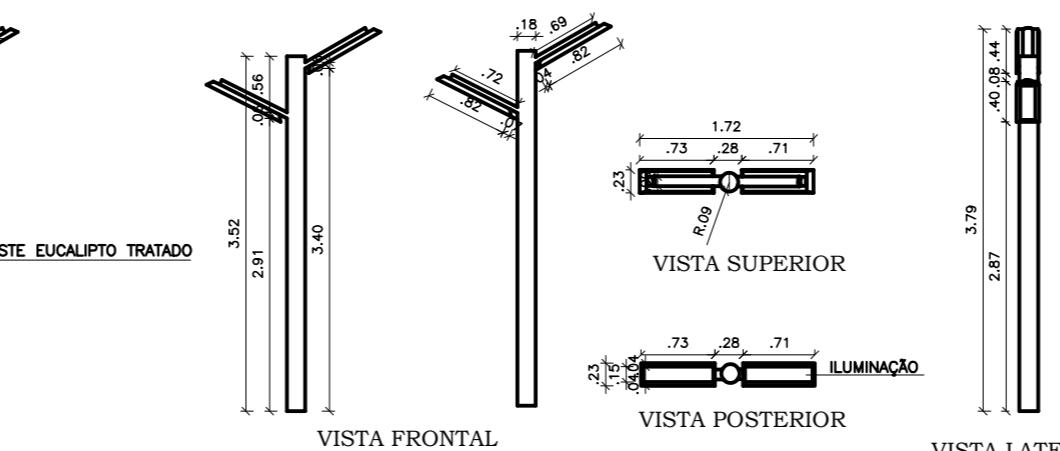

DETALHAMENTO POSTE - P2
11 UNIDADES

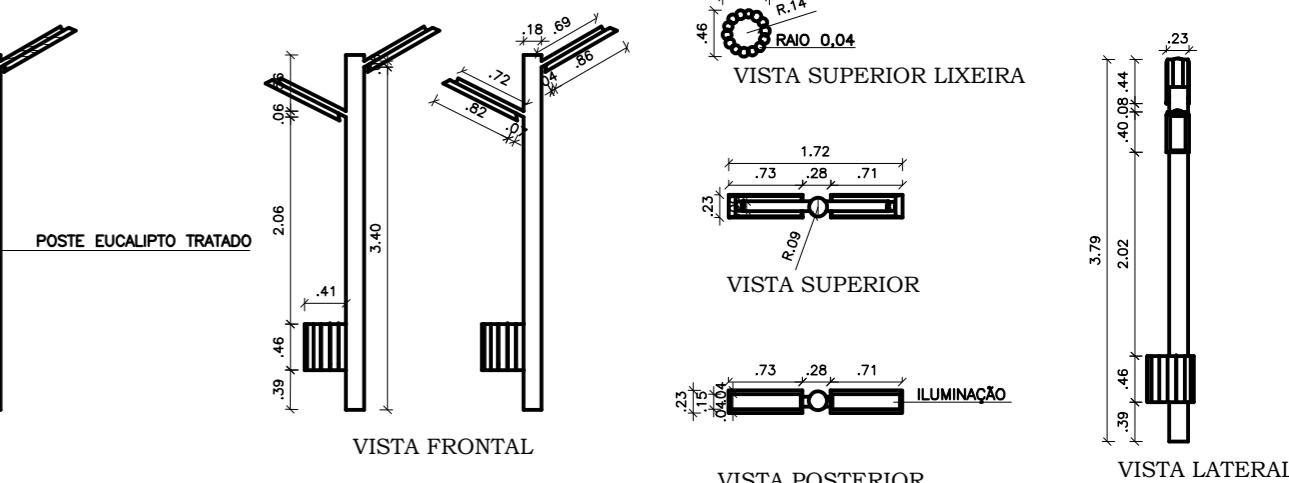

PREFEITURA MUNICIPAL DE IRAQUARA - BA

REVITALIZAÇÃO PRAÇA ÁGUA DE REGA - PROJETO BÁSICO

DETALHAMENTO QUIOSQUE, POSTE

RESPONSÁVEL TÉCNICO
Renata Regina Oliveira Gonçalves
Arquiteta e Urbanista
CAU - BA nº A196083-0
RRT EM ANEXO

Renata Oliveira
Arquiteta e Urbanista
CAU-BA: A196083-0

RENAITA REGINA OLIVEIRA GONÇALVES
CPF: 968.888.495-20

SOLICITANTE
Prefeitura Municipal de Iraquara
Rua Rosalvo Félix, nº 252, Centro, Iraquara - BA



PREFEITURA MUNICIPAL DE IRAQUARA
CNPJ: 13.922.596/0001-29

ENDEREÇO DO PROJETO
Praça Povoado Água de Rega, Zona Rural, Iraquara - BA


DATA
15/06/2022

REVISÃO
R01

FOLHA
A3 06
08

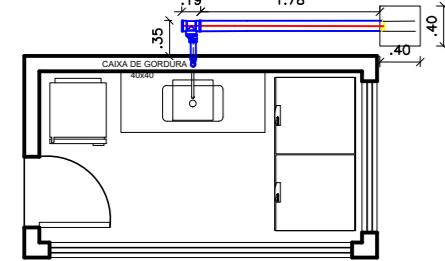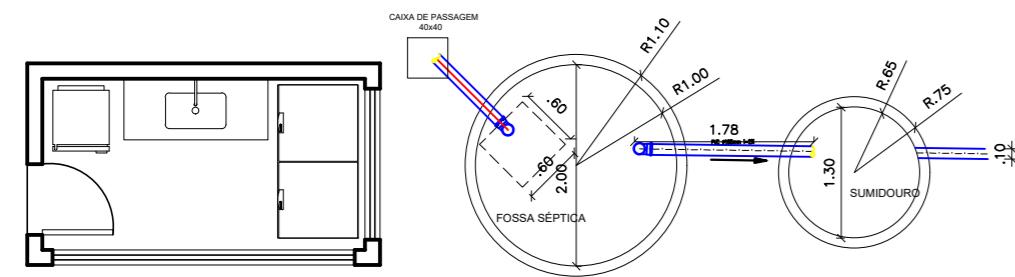


ESGOTO

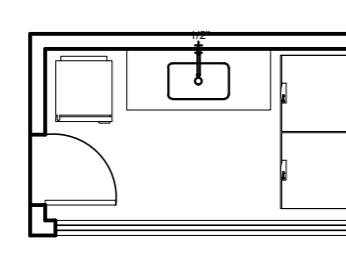


ÁGUA FRIA


PLANTA BAIXA ESCALA 1:75

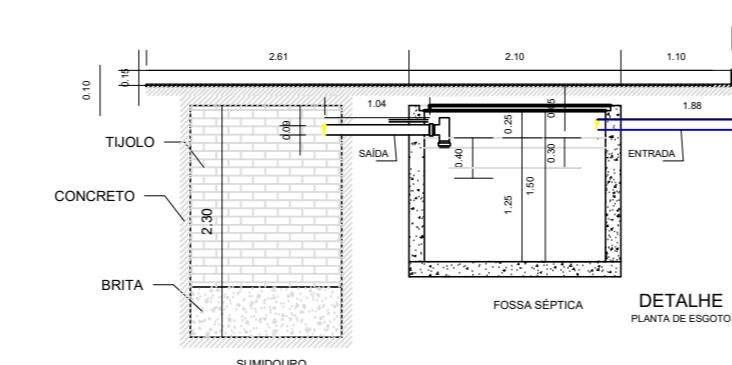


DETALHAMENTO FOSSA E SUMIDOURO

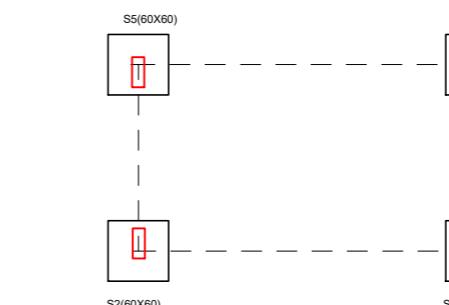


INFRAESTRUTURA / LOCALIZAÇÃO DE SAPATA

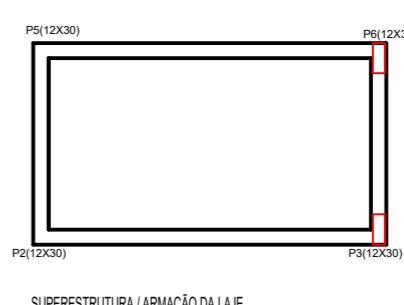



SUPERESTRUTURA / ARMAÇÃO DA LAJE

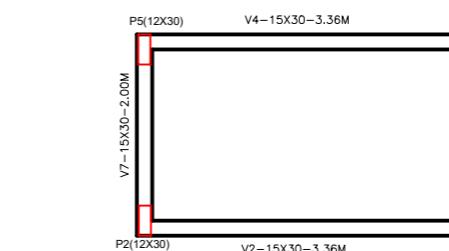


INFRAESTRUTURA / PLANTA DE FUNDAÇÃO

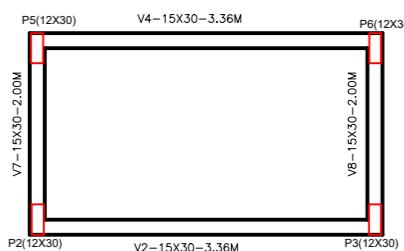

SUPERESTRUTURA / PLANTA DE FORMA

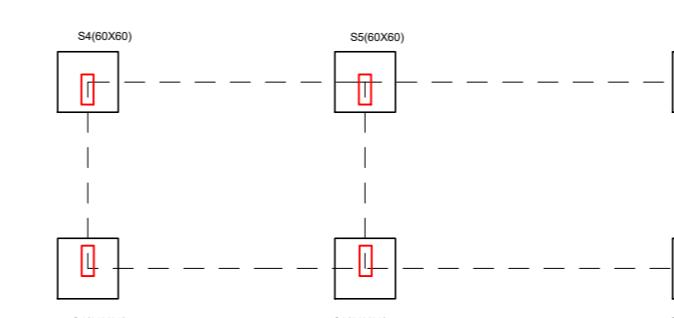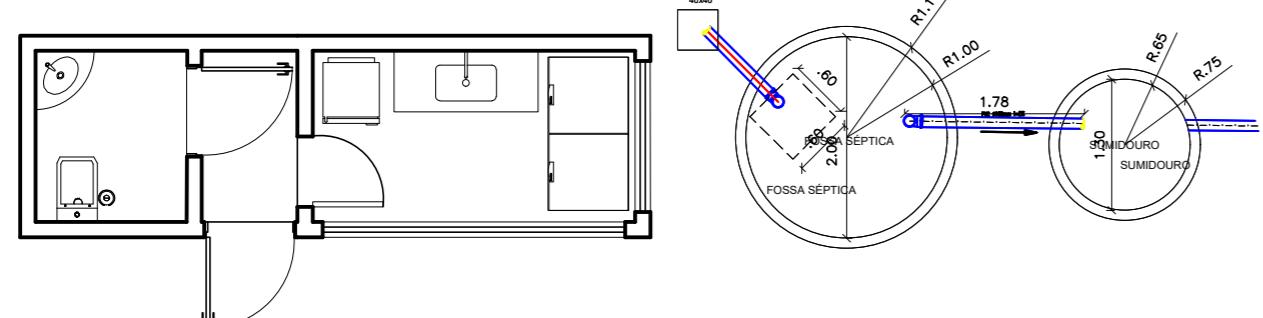


INFRAESTRUTURA / LOCALIZAÇÃO DE SAPATA

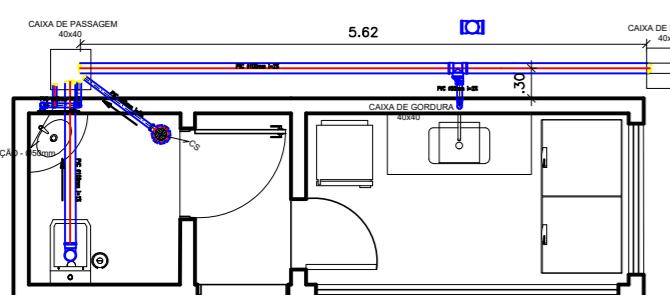


ESGOTO


PLANTA BAIXA ESCALA 1:75

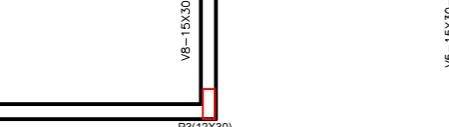


INFRAESTRUTURA / PLANTA DE FUNDAÇÃO

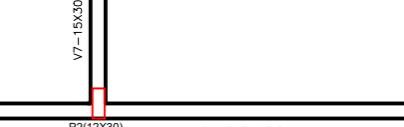

SUPERESTRUTURA / PLANTA DE FORMA

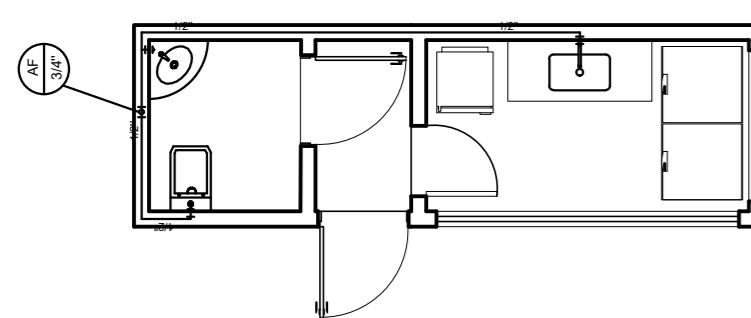

ÁGUA FRIA

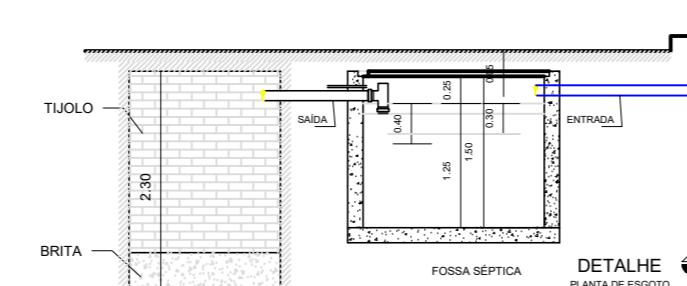

DETALHAMENTO FOSSA E SUMIDOURO

 


PREFEITURA MUNICIPAL DE IRAQUARA - BA

REVITALIZAÇÃO PRAÇA ÁGUA DE REGA - PROJETO BÁSICO

DETALHAMENTO QIOSQUE

RESPONSÁVEL TÉCNICO
Renata Regina Oliveira Gonçalves
Arquiteta e Urbanista
CAU - BA nº A1960830
RRT EM ANEXO


Renata Oliveira
Arquiteta e Urbanista
CAU-BA: A196083-0

RENATA REGINA OLIVEIRA GONÇALVES
CPF: 064.365.405-47


SOLICITANTE
Prefeitura Municipal de Iraquara
Rua Rosalvo Félix, nº 252, Centro, Iraquara - BA

PREFEITURA MUNICIPAL DE IRAQUARA
CNPJ: 13.922.596/0001-29


ENDEREÇO DO PROJETO
Praça Povoado Água de Rega, Zona Rural, Iraquara - BA

DATA
15/06/2022
REVISÃO
R01
FOLHA
A2 07
08


DETALHAMENTO
PERGOLADO

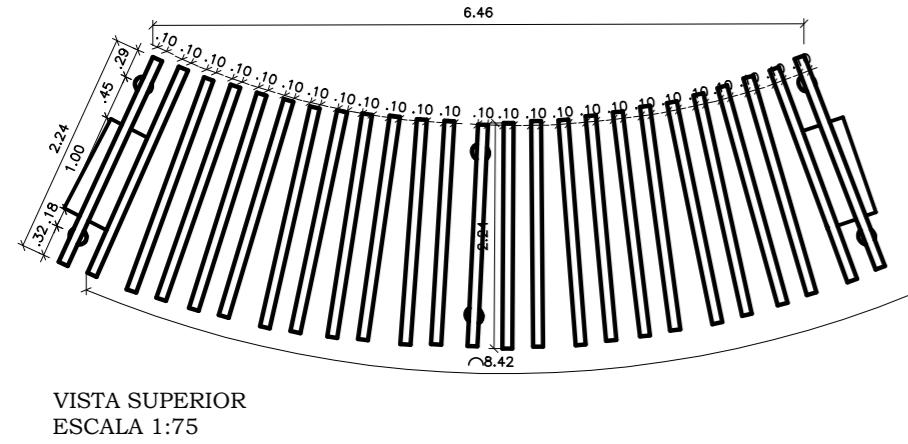


VISTA SUPERIOR
ESCALA 1:75

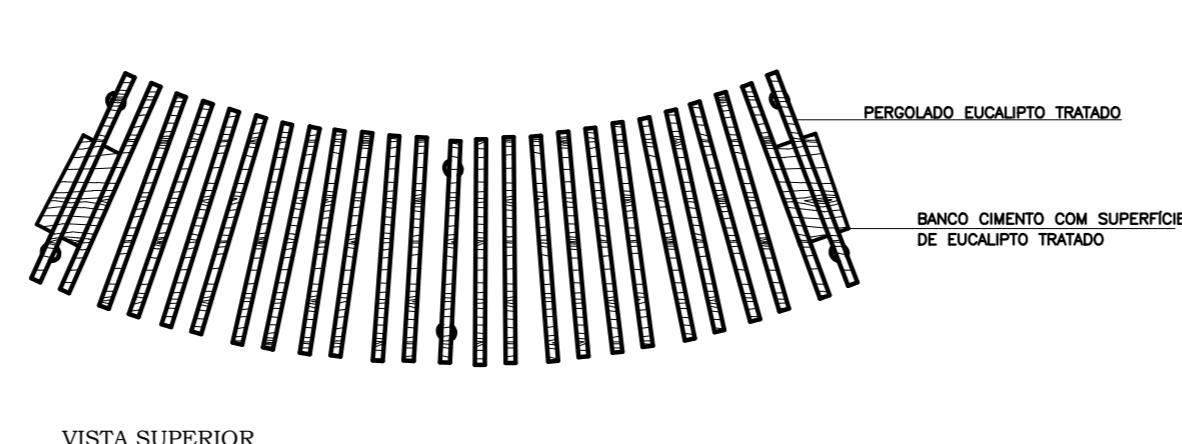

VISTA SUPERIOR
ESCALA 1:75

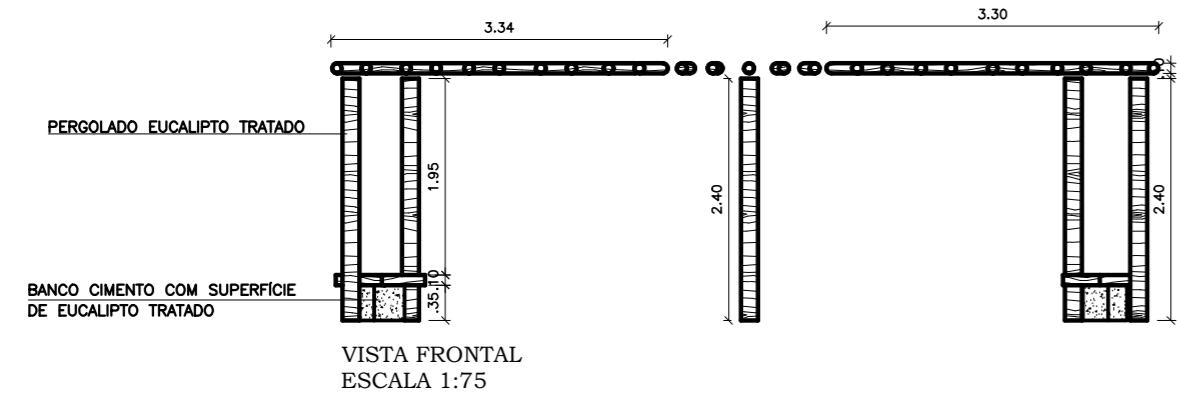


VISTA FRONTAL
ESCALA 1:75

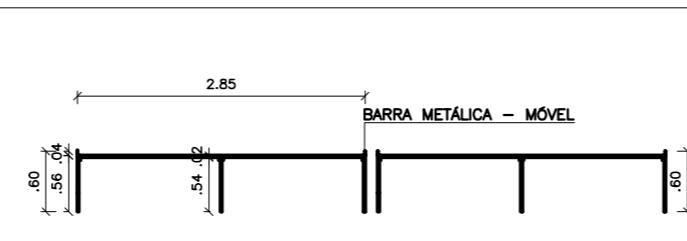


VISTA FRONTAL
ESCALA 1:75


DETALHAMENTO BOXES FEIRANTES -
ESTRUTURA MÓVEL

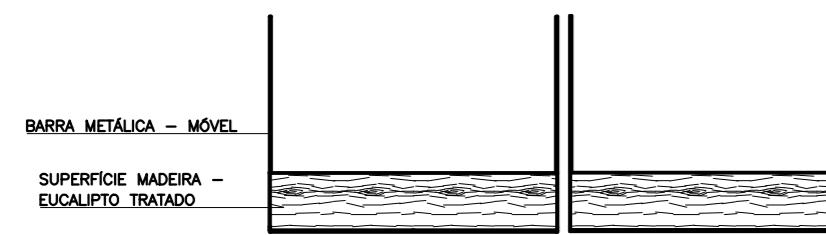

VISTA SUPERIOR
ESCALA 1:75

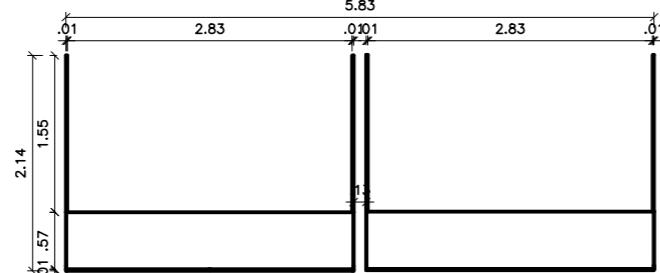


VISTA SUPERIOR
ESCALA 1:75

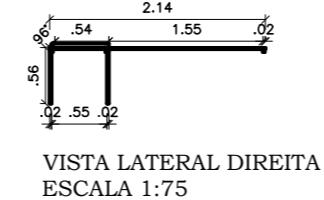


VISTA LATERAL DIREITA
ESCALA 1:75


DETALHAMENTO BOXES
FEIRANTES

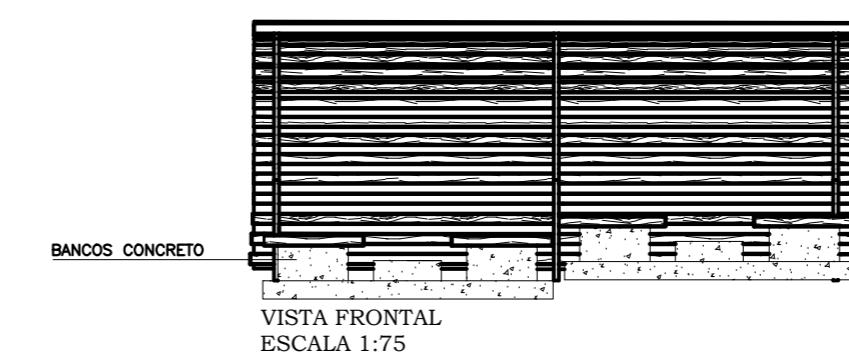

VISTA FRONTAL
ESCALA 1:75

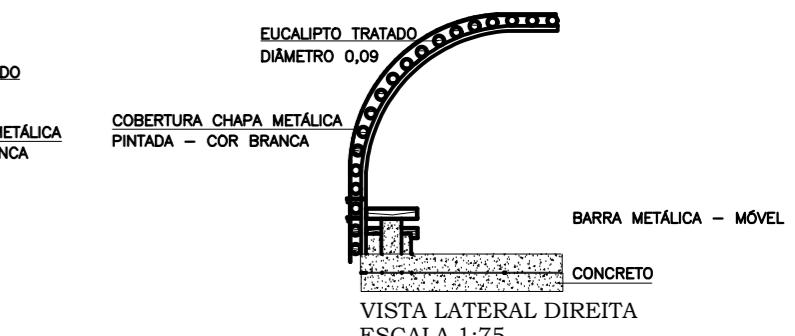


VISTA LATERAL DIREITA
ESCALA 1:75

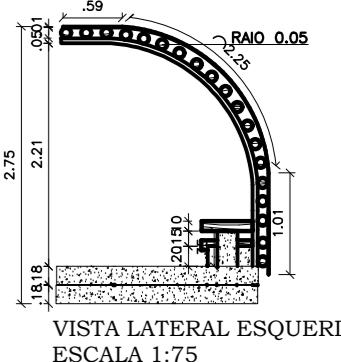


VISTA LATERAL ESQUERDA
ESCALA 1:75


DETALHAMENTO GUARDA - CORPO 1

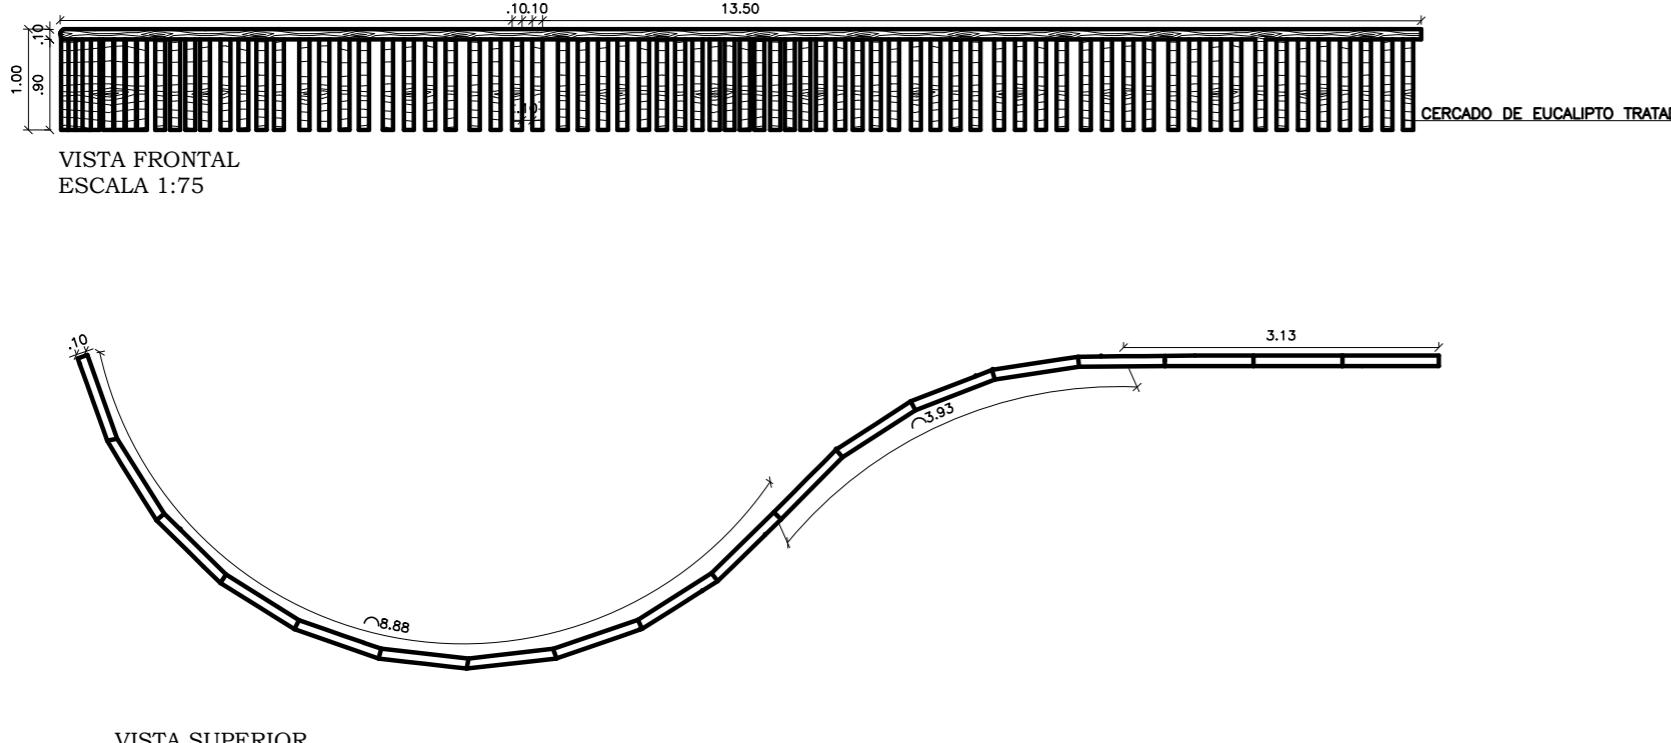


VISTA SUPERIOR
ESCALA 1:75

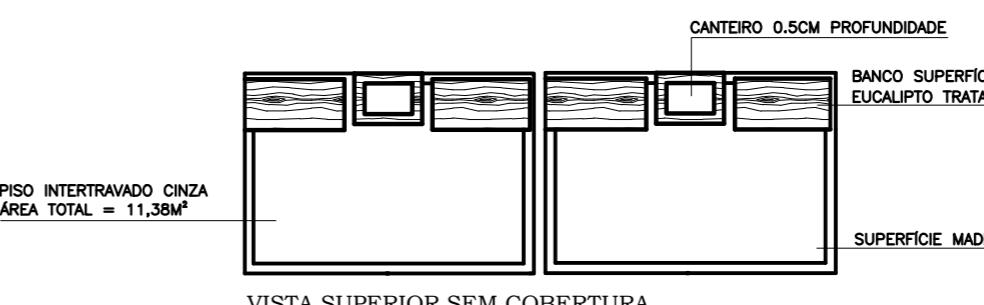


VISTA SUPERIOR SEM COBERTURA
ESCALA 1:75

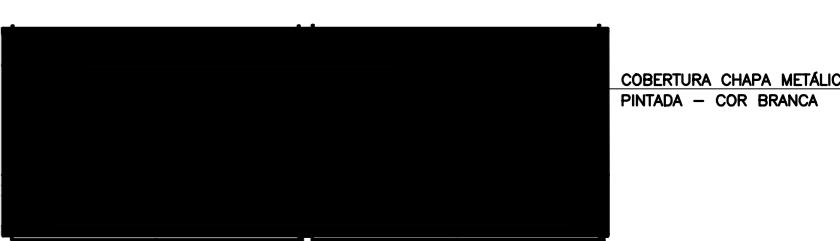

VISTA SUPERIOR COM COBERTURA
ESCALA 1:75

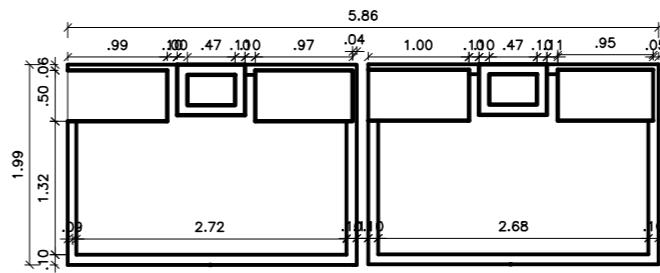


VISTA SUPERIOR SEM COBERTURA
ESCALA 1:75

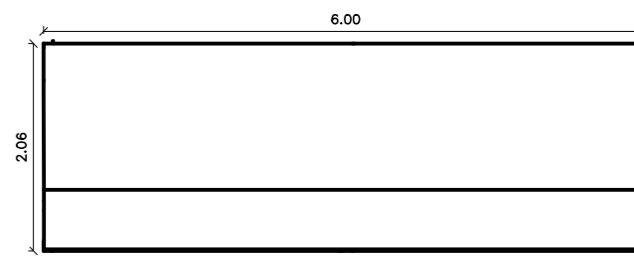

VISTA SUPERIOR COM COBERTURA
ESCALA 1:75

 DETALHAMENTO GUARDA - CORPO 2



VISTA SUPERIOR
ESCALA 1:75

DETALHAMENTO GUARDA -
CORPO 3



VISTA SUPERIOR
ESCALA 1:75



VISTA FRONTAL
ESCALA 1:75



PREFEITURA MUNICIPAL DE IRAQUARA - BA

REVITALIZAÇÃO PRAÇA ÁGUA DE REGA - PROJETO BÁSICO

DETALHAMENTO PERGOLADO, BOXE, GUARDA - CORPO

 
RESPONSÁVEL TÉCNICO

Renata Regina Oliveira Gonçalves

Arquiteta e Urbanista

CAU - BA nº A196083-0

RRT EM ANEXO


Renata Oliveira
Arquiteta e Urbanista
CAU-BA: A196083-0

RENATA REGINA OLIVEIRA GONÇALVES
CPF: 968.888.495-20

SOLICITANTE

Prefeitura Municipal de Iraquara
Rua Rosalvo Félix, nº 252, Centro, Iraquara - BA

PREFEITURA MUNICIPAL DE IRAQUARA
CNPJ: 13.922.596/0001-29

ENDEREÇO DO PROJETO

Praça Povoado Água de Rega, Zona Rural, Iraquara - BA

DATA

15/06/2022

REVISÃO

R01

FOLHA

A3 08
08

ESCALAS INDICADAS



PLANTA DE LOCALIZAÇÃO - ESCALA 1:2000



 
PREFEITURA MUNICIPAL DE IRAQUARA - BA

REVITALIZAÇÃO PRAÇA ÁGUA DE REGA - PROJETO BÁSICO

PLANTA DE LOCALIZAÇÃO

RESPONSÁVEL TÉCNICO

RENATA REGINA OLIVEIRA GONÇALVES
ARQUITETA E URBANISTA
CAU - BA nº A196083-0
RRT EM ANEXO


Renata Oliveira
Arquiteta e Urbanista
CAU-BA: A196083-0

RENATA REGINA OLIVEIRA GONÇALVES
CPF: 064.365.405-47

SOLICITANTE

Prefeitura Municipal de Iraquara
Rua Rosalvo Félix, nº 252, Centro, Iraquara - BA

PREFEITURA MUNICIPAL DE IRAQUARA
CNPJ: 13.922.596/0001-29

ENDEREÇO DO PROJETO

Praça Povoado Água de Rega, zona rural, Iraquara - BA

DATA

15/06/2022


REVISÃO

R01

FOLHA

A4 01
08

Circuitos e Iluminação

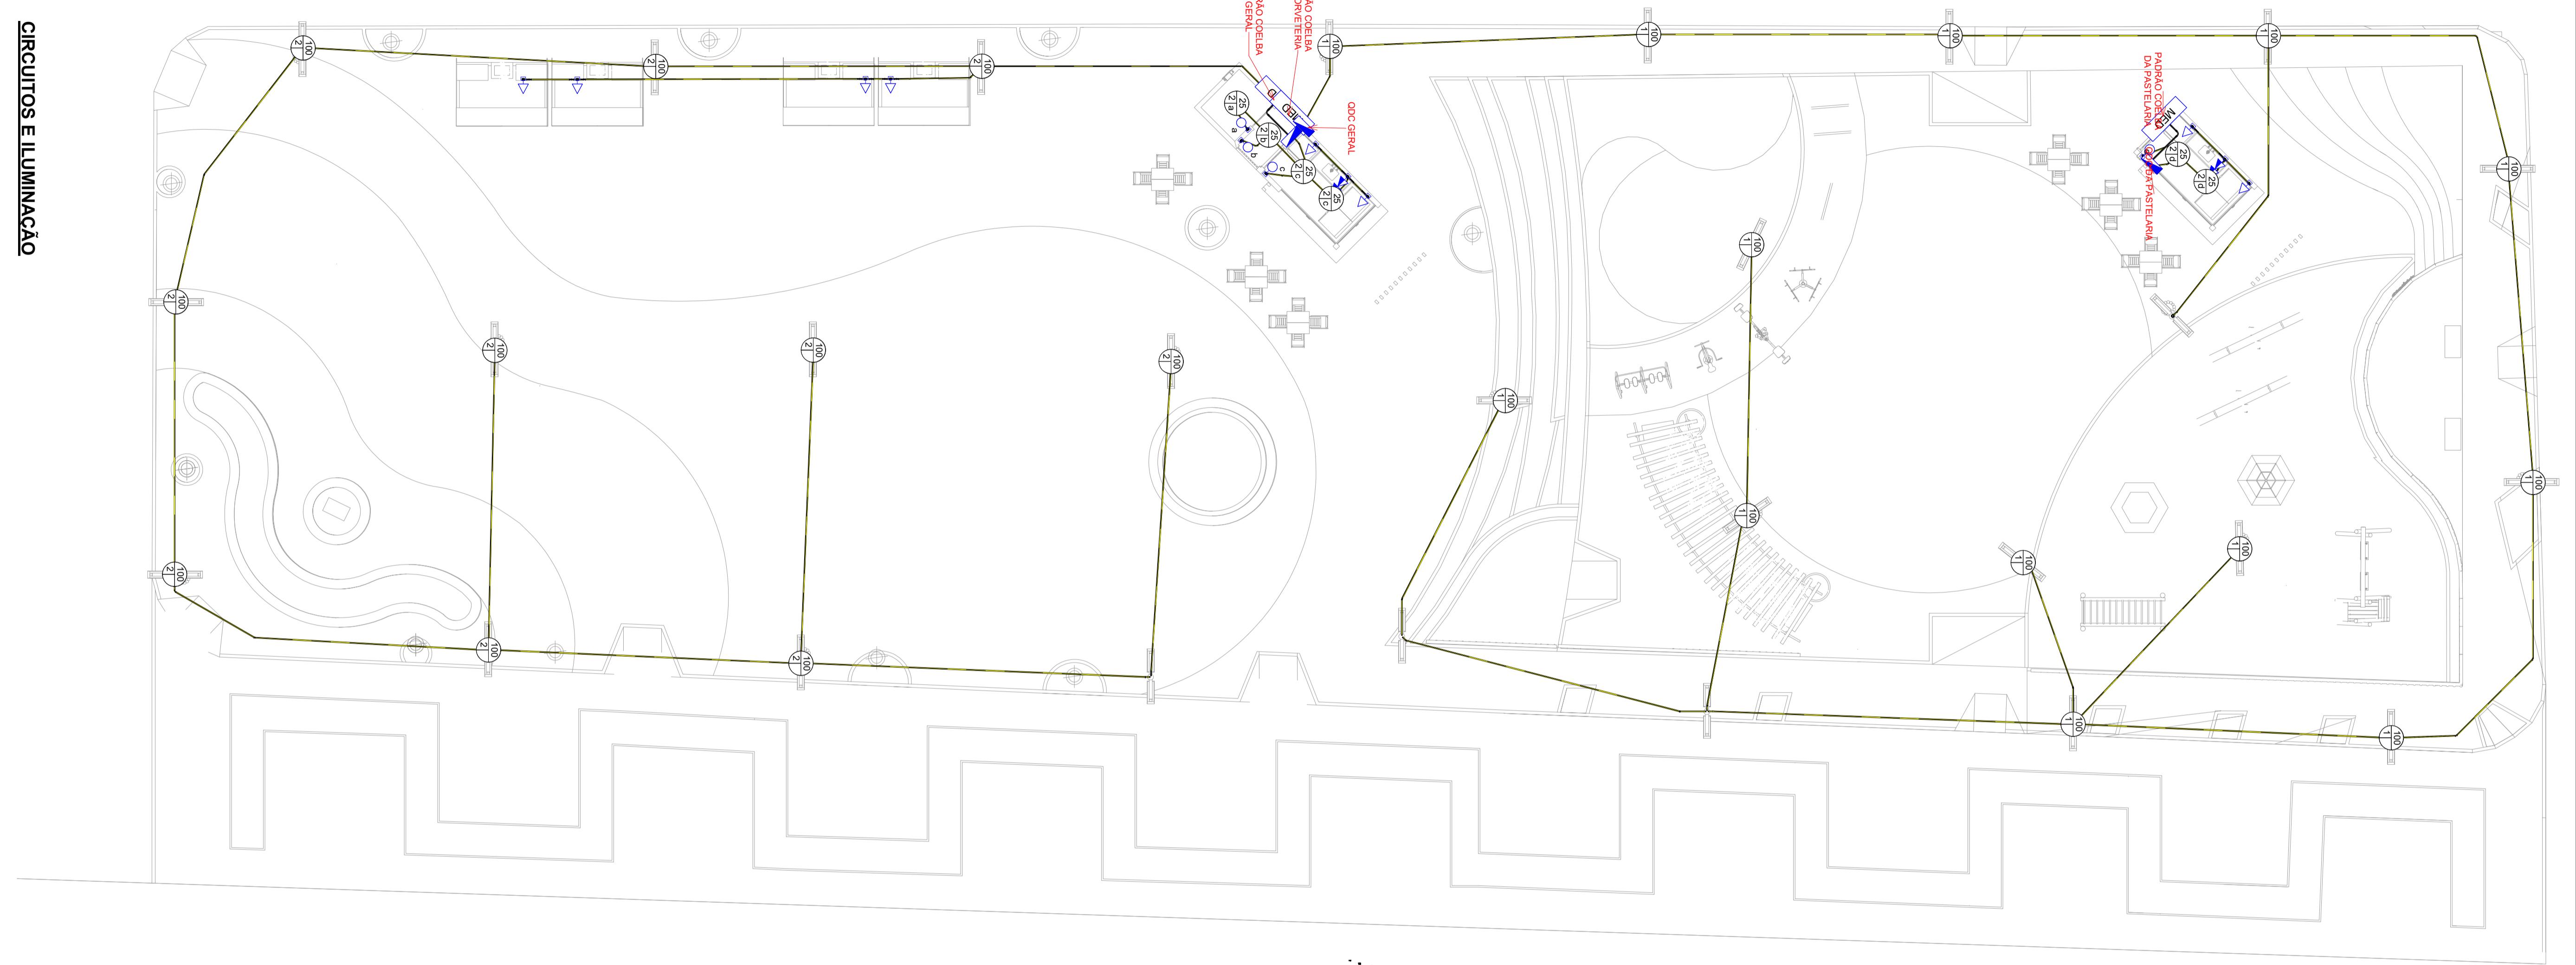

PREFEITURA DE IRAQUARA - BA
REVITALIZAÇÃO ÁGUA DE REGA - ELETRICA

PLANTA DE FORÇA

RESPONSÁVEL TÉCNICO

RENATA REGINA OLIVEIRA GONÇALVES
ARQUITETA URBANISTA
CRP-BA-Nº 000000000000-0
RRT NO ANEXO

Renata Oliveira
Arquiteta e Urbanista
CRP-BA-Nº 000000000000-0
RRT NO ANEXO

RENATA REGINA OLIVEIRA GONÇALVES
CRP-BA-Nº 000000000000-0
RRT NO ANEXO

SOLICITANTE

PREFEITURA MUNICIPAL DE IRAQUARA - BA
RUA ROSALVO FELIX, N° 252, CENTRO, IRAQUARA - BA

PREFEITURA MUNICIPAL DE IRAQUARA
CRP-BA-Nº 000000000000-0
RRT NO ANEXO

ENDEREÇO

PRAÇA DO Povoado ÁGUA DE REGA - ZONA RURAL, IRAQUARA - BA

DATA


15/06/2022

REVISÃO

R01

FOLHA

A1

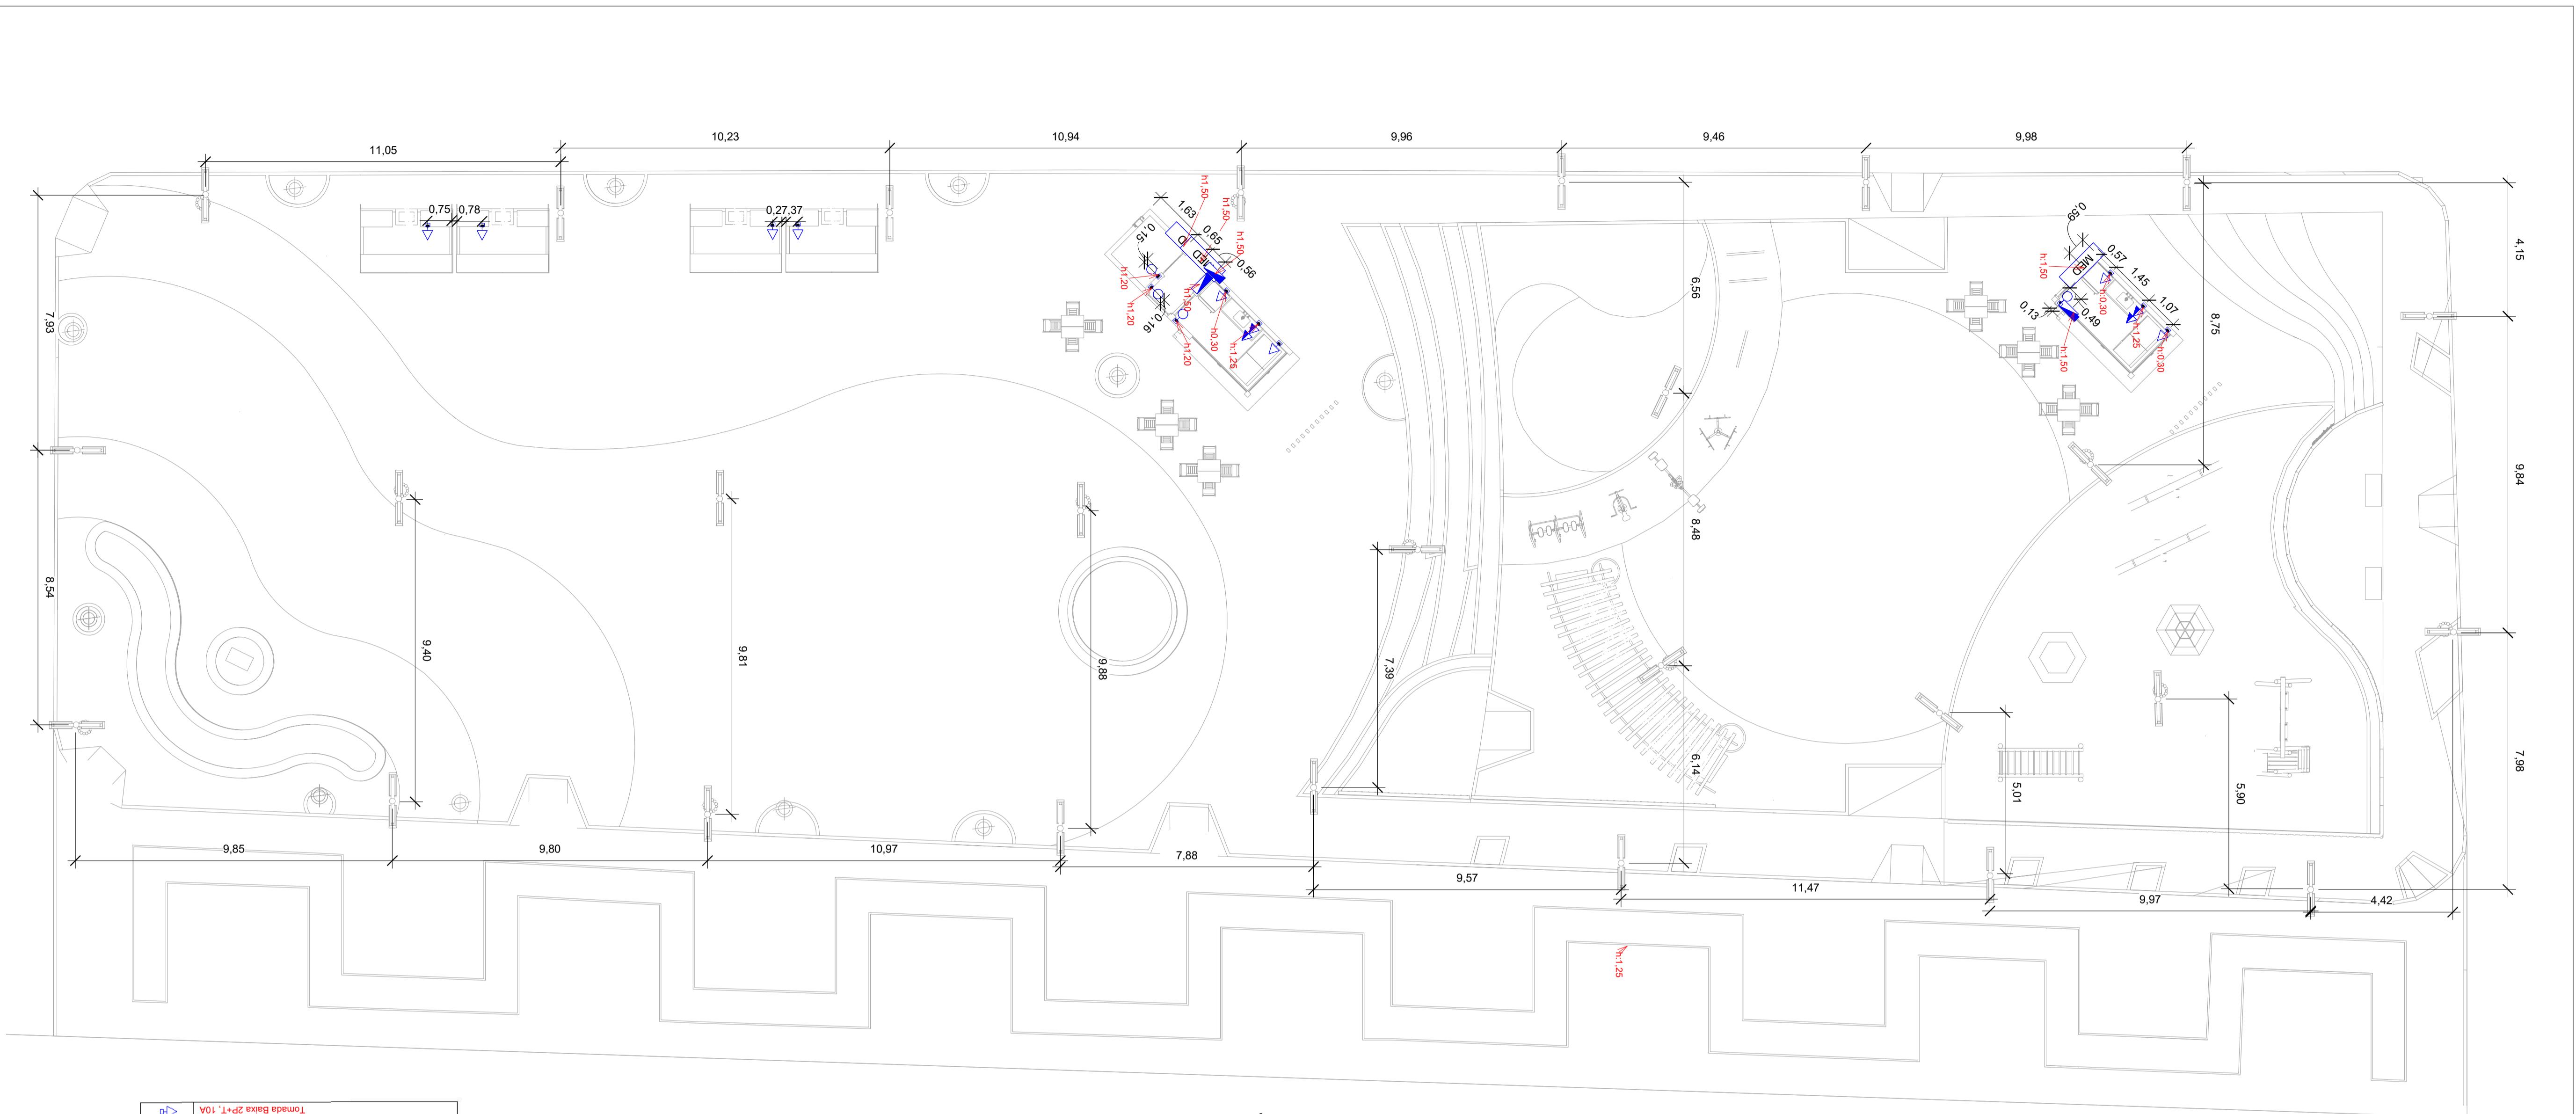

	Tomada Baixa 2P+T, 10A
	Tomada Média 2P+T, 10A
	Tomada Alta 2P+T, 10A
	Tomada Baixa 2P+T, 20A
	Tomada Média 2P+T, 20A
	Tomada Alta 2P+T, 20A
	Tomada de Piso 2P+T, 10A
	Tomada de Piso 2P+T, 20A
	Ponto de Forga com placa salda de fio
	Ponto de Forga com placa salda de fio, a "x" cm do piso acabado
	Interruptor simples de uma seção
	Conjunto de 2 interruptores simples
	Conjunto de 3 interruptores simples
	Interruptor paralelo (three-way)
	Ponto para ação manual da campainha
	Ponto para campainha
	Ponto de Telefone, RJ11
	Condutores Neutro, Fase, Terra e Retorno, respeitivamente
	Ponto de luz embutido no teto
	Ponto de luz na parede
	Eletróduto corrugado flexível embutido no teto ou na parede
	Eletróduto de PEAD embutido no piso
	Quadrado geral de luz e forga embutida a 1,50 do piso acabado
	Caixa para medidor
	Caixa de passageiro no piso
	Eletróduto que sobe
	Eletróduto que desce
	Eletróduto que passa desce
	Eletróduto que passa sobe
	Eletroduto que sobe
	Eletroduto que desce
	Eletroduto que passa desce
	Eletroduto que passa sobe

- 1- Eletrodutos embutidos no solo serão do tipo PEAD.
 - 2- Eletrodutos embutidos na laje deverão ser do tipo corrugado reforçado.
 - 3- Os condutores não cotados serão de #2,5mm², os condutores de retorno serão de #1,5mm².
 - 4- Os eletrodutos não cotados serão de Ø25mm.
 - 5- Em todo eletroduto subterrâneo, os condutores deverão ser de cobre, classe 0,6/1kV, isolação em EPR, temperatura 90°C.
 - 6- Os condutores elétricos de distribuição deverão ser de cobre, classe 450/750V, isolação em PVC, temperatura 70°C.
 - 7- A seção do condutor neutro é igual ao da fase do circuito, salvo indicação contrária.
 - 8- O condutor neutro não poderá ser ligado ao condutor proteção terra após passar pelo quadro geral da instalação.
 - 9- O condutor de proteção nunca deverá ser ligado ao IDR.
 - 10- Utilizar um condutor neutro para cada circuito.
 - 11- Os circuitos foram numerados pela quantidade de fases, ou seja, circuitos bifásicos contém dois números.
 - 12- Utilizar chuveiros com resistência blindada para evitar o desligamento incorreto do IDR.
 - 13- As instalações elétricas deverão ser executadas respeitando os padrões de qualidade e segurança estabelecidos na norma NBR5410:2004.
 - 14- Todos os pontos metálicos deverão ser aterrados.
 - 15- A indicação de potência no pontos de luz são os valores calculados para dimensionamento dos circuitos conforme precrições da NBR 5410, não necessariamente correspondem ao valor exato das lampadas a serem instaladas.
 - 16- Para As tomadas sem indicação de potência foi considera 100 VA.
 - 17- Todos os eletrodutos de eletricidade deverão estar afastados 0,50m das tubulações de gás.



PREFEITURA DE IRAQUARA - BA

REVITALIZAÇÃO ÁGUA DE REGA - ELETRICA

PLANTA DE FORÇA

RESPONSÁVEL TÉCNICO
RENATA REGINA OLIVEIRA GONÇALVES
ARQUITETA E URBANISTA
CAU - BA Nº A196083-0
RRT NO ANEXO

SOLICITANTE
PREFEITURA MUNICIPAL DE IRAQUARA - BA
RUA ROSALVO FÉLIX, Nº 252, CENTRO, IRAQUARA - BA

Renata Oliveira
Arquiteta e Urbanista
CAU-BA: A196083-0

PREFEITURA MUNICIPAL DE IRAQUARA
CNPJ: 13.922.596/0001-29

RENATA REGINA OLIVEIRA GUNÇALVES
CPF: 064.365.405-47

ENDERECO **DATA**
PRACA DO Povoado ÁGUA DE REGA - ZONA RURAL - IRAQUARA - BA
15/06/2018

PREFEITURA MUNICIPAL DE IRAQUARA
CNPJ: 13.922.596/0001-29

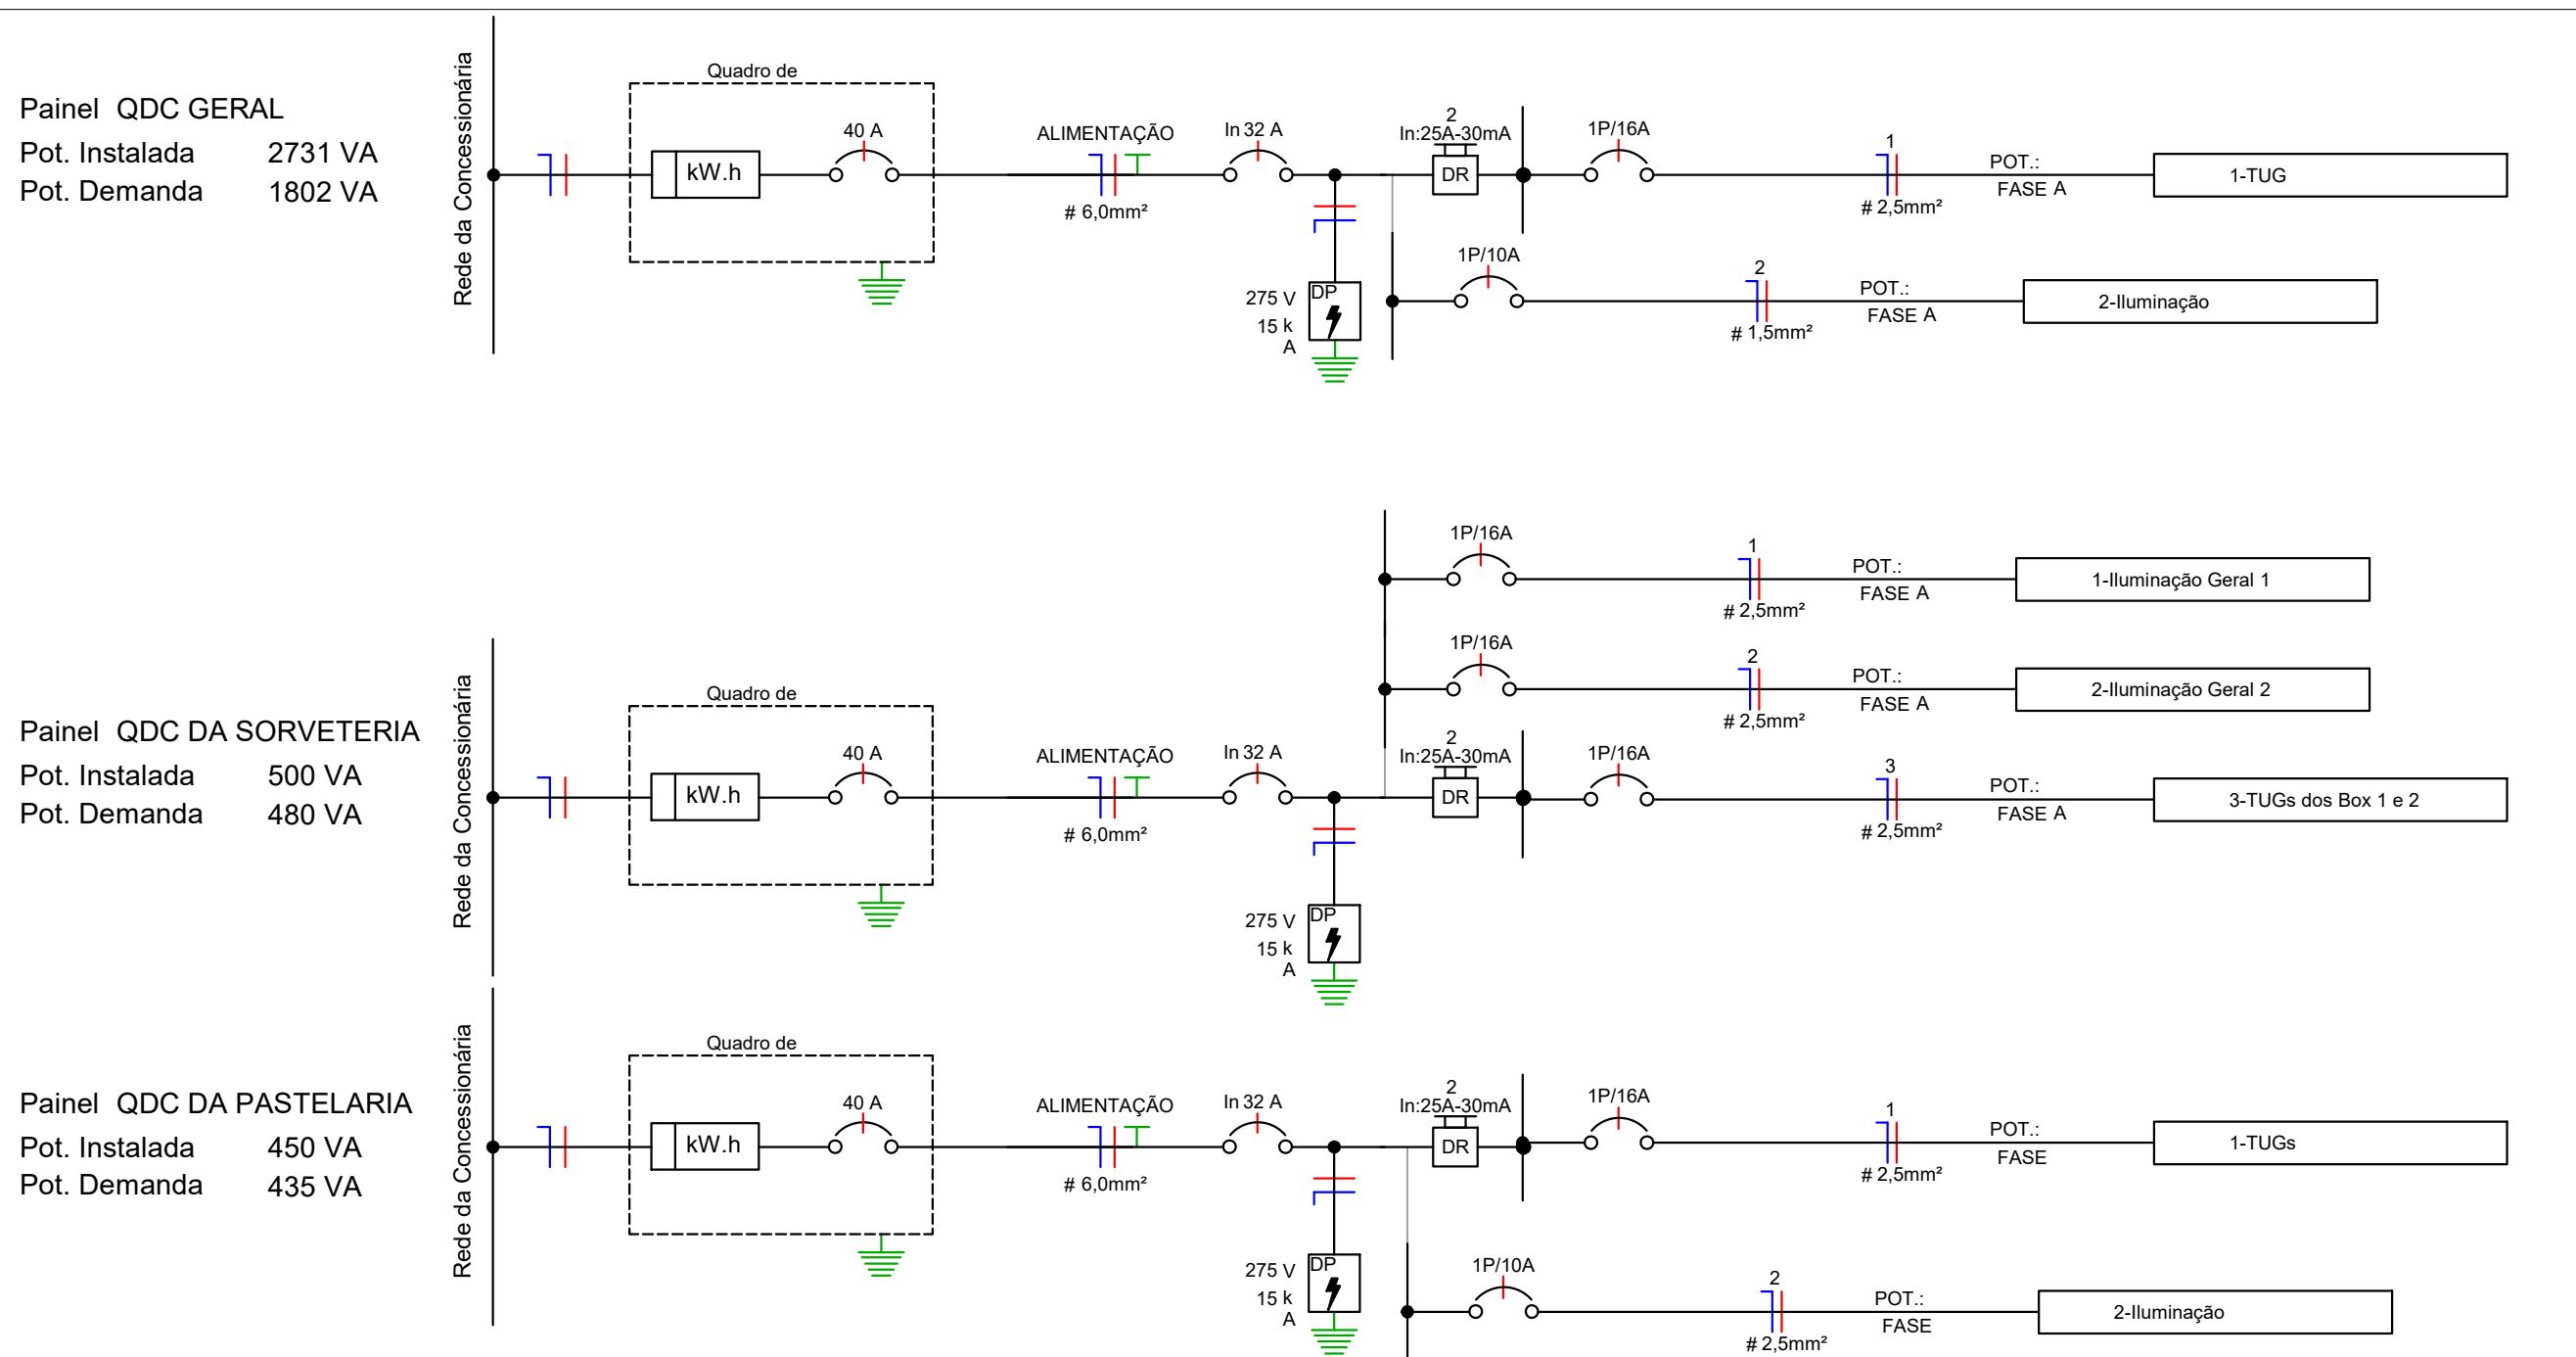


Diagrama Unifilar

LEGENDA DIAGRAMAS	
	Disjuntor Termomagnético Monopolar
	Disjuntor Termomagnético Bipolar
	Disjuntor Termomagnético Tripolar
	Condutores Neutro, Fase, Terra, respectivamente
	DPS-Dispositivo de proteção contra surtos
	IDR-Interruptor Diferencial Residual (Imax=30mA)
	Medidor de Energia

Legenda Diagrama Unifilar



PREFEITURA DE IRAQUARA - BA REVITALIZAÇÃO PARQUE DA DOLINA - ELETTRICA

PROJETO ELETTRICO DO CHAFARIZ

RESPONSÁVEL TÉCNICO

RENATA REGINA OLIVEIRA GONÇALVES
 ARQUITETA E URBANISTA
 CAU - BA Nº A196083-0
 RRT NO ANEXO

Renata Oliveira
 Arquiteta e Urbanista
 CAU-BA: A196083-0

SOLICITANTE

PREFEITURA MUNICIPAL DE IRAQUARA - BA
 RUA ROSALVO FÉLIX, Nº 252, CENTRO, IRAQUARA - BA

RENATA REGINA OLIVEIRA GONÇALVES
 CPF: 064.365.405-47

PREFEITURA MUNICIPAL DE IRAQUARA
 CNPJ: 13.922.596/0001-29

ENDEREÇO
 PARQUE DA DOLINA - CENTRO, IRAQUARA - BA

DATA
 15/06/2022 REVISÃO
 R01 FOLHA
 A3



PLANTA DE LOCALIZAÇÃO - ESCALA 1:3000



PREFEITURA MUNICIPAL DE IRAQUARA - BA

CONSTRUÇÃO PRAÇA DO CALUMBI 2 - PROJETO BÁSICO

PLANTA DE LOCALIZAÇÃO

RESPONSÁVEL TÉCNICO

Renata Regina Oliveira Gonçalves
Arquiteta e Urbanista
CAU - BA nº A196083-0
RRT EM ANEXO


Renata Oliveira
Arquiteta e Urbanista
CAU-BA: A196083-0

RENATA REGINA OLIVEIRA GONÇALVES
CPF: 064.365.405-47

SOLICITANTE

Prefeitura Municipal de Iraquara
Rua Rosalvo Félix, nº 252, Centro, Iraquara - BA

PREFEITURA MUNICIPAL DE IRAQUARA
CNPJ: 13.922.596/0001-29

ENDEREÇO DO PROJETO

Comunidade Calumbi 2 - Zona Rural, Iraquara - BA

DATA


28/04/2022


REVISÃO

R02


FOLHA

A4 01
05

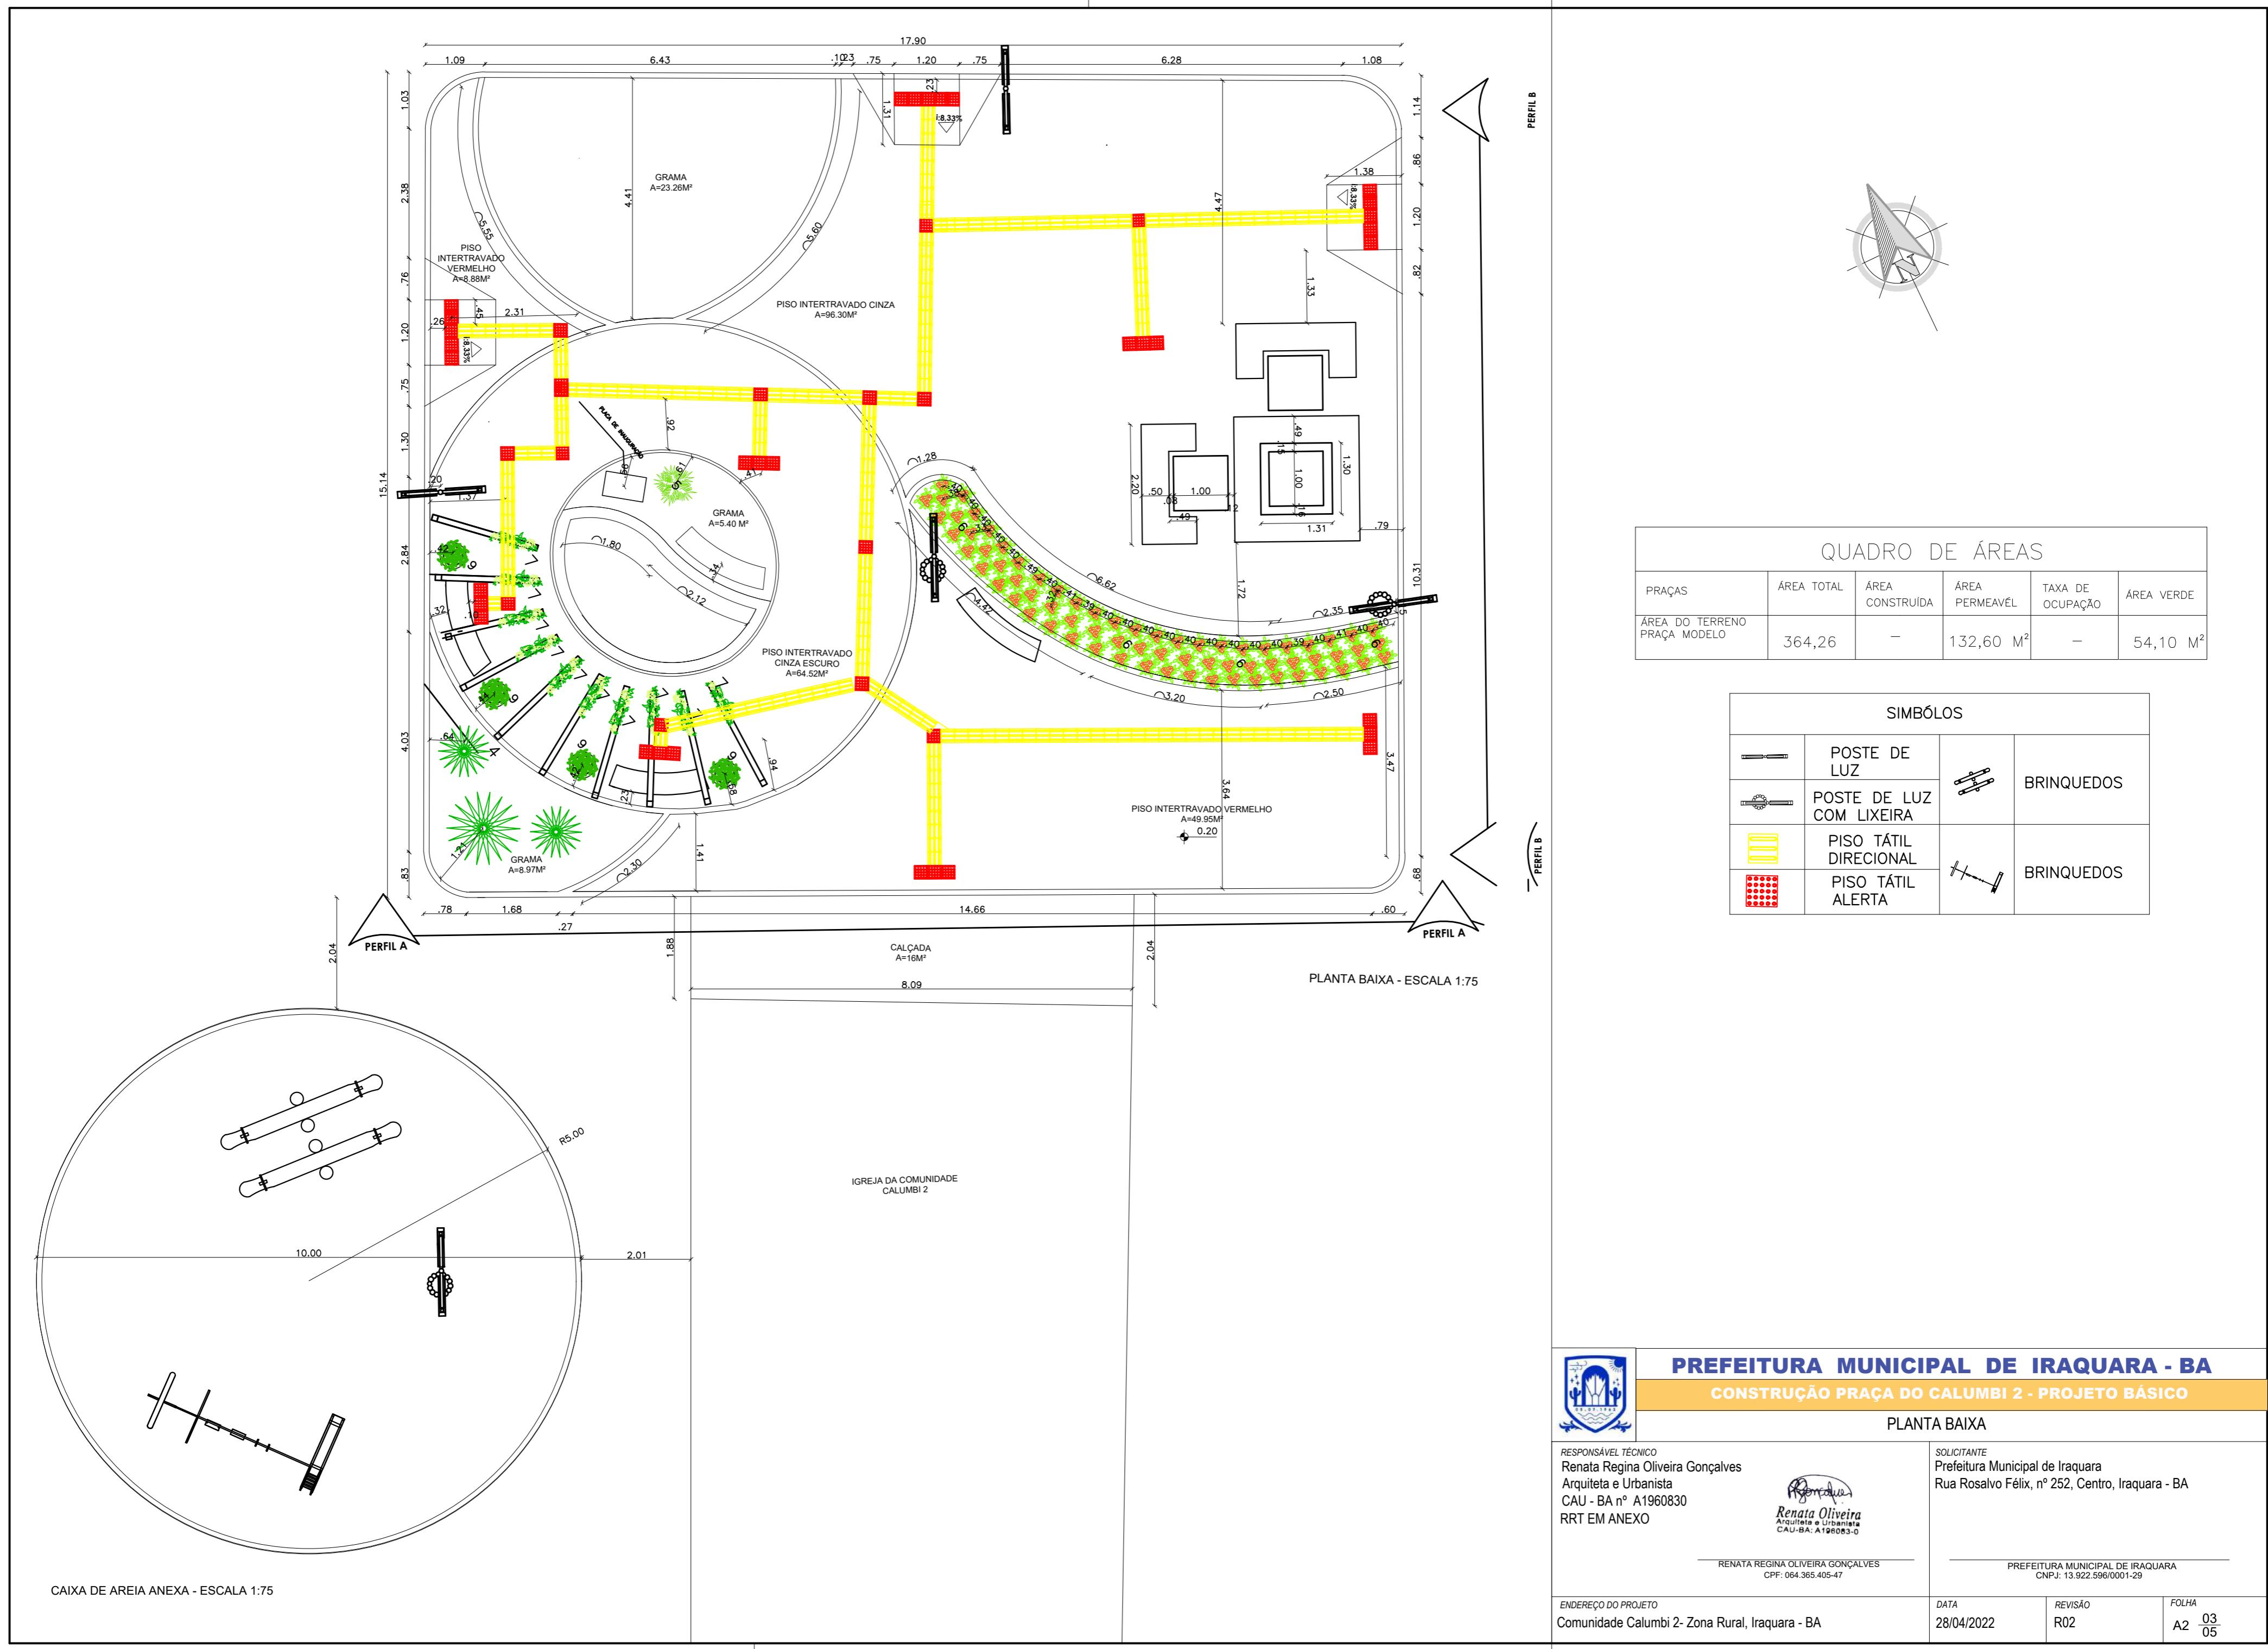

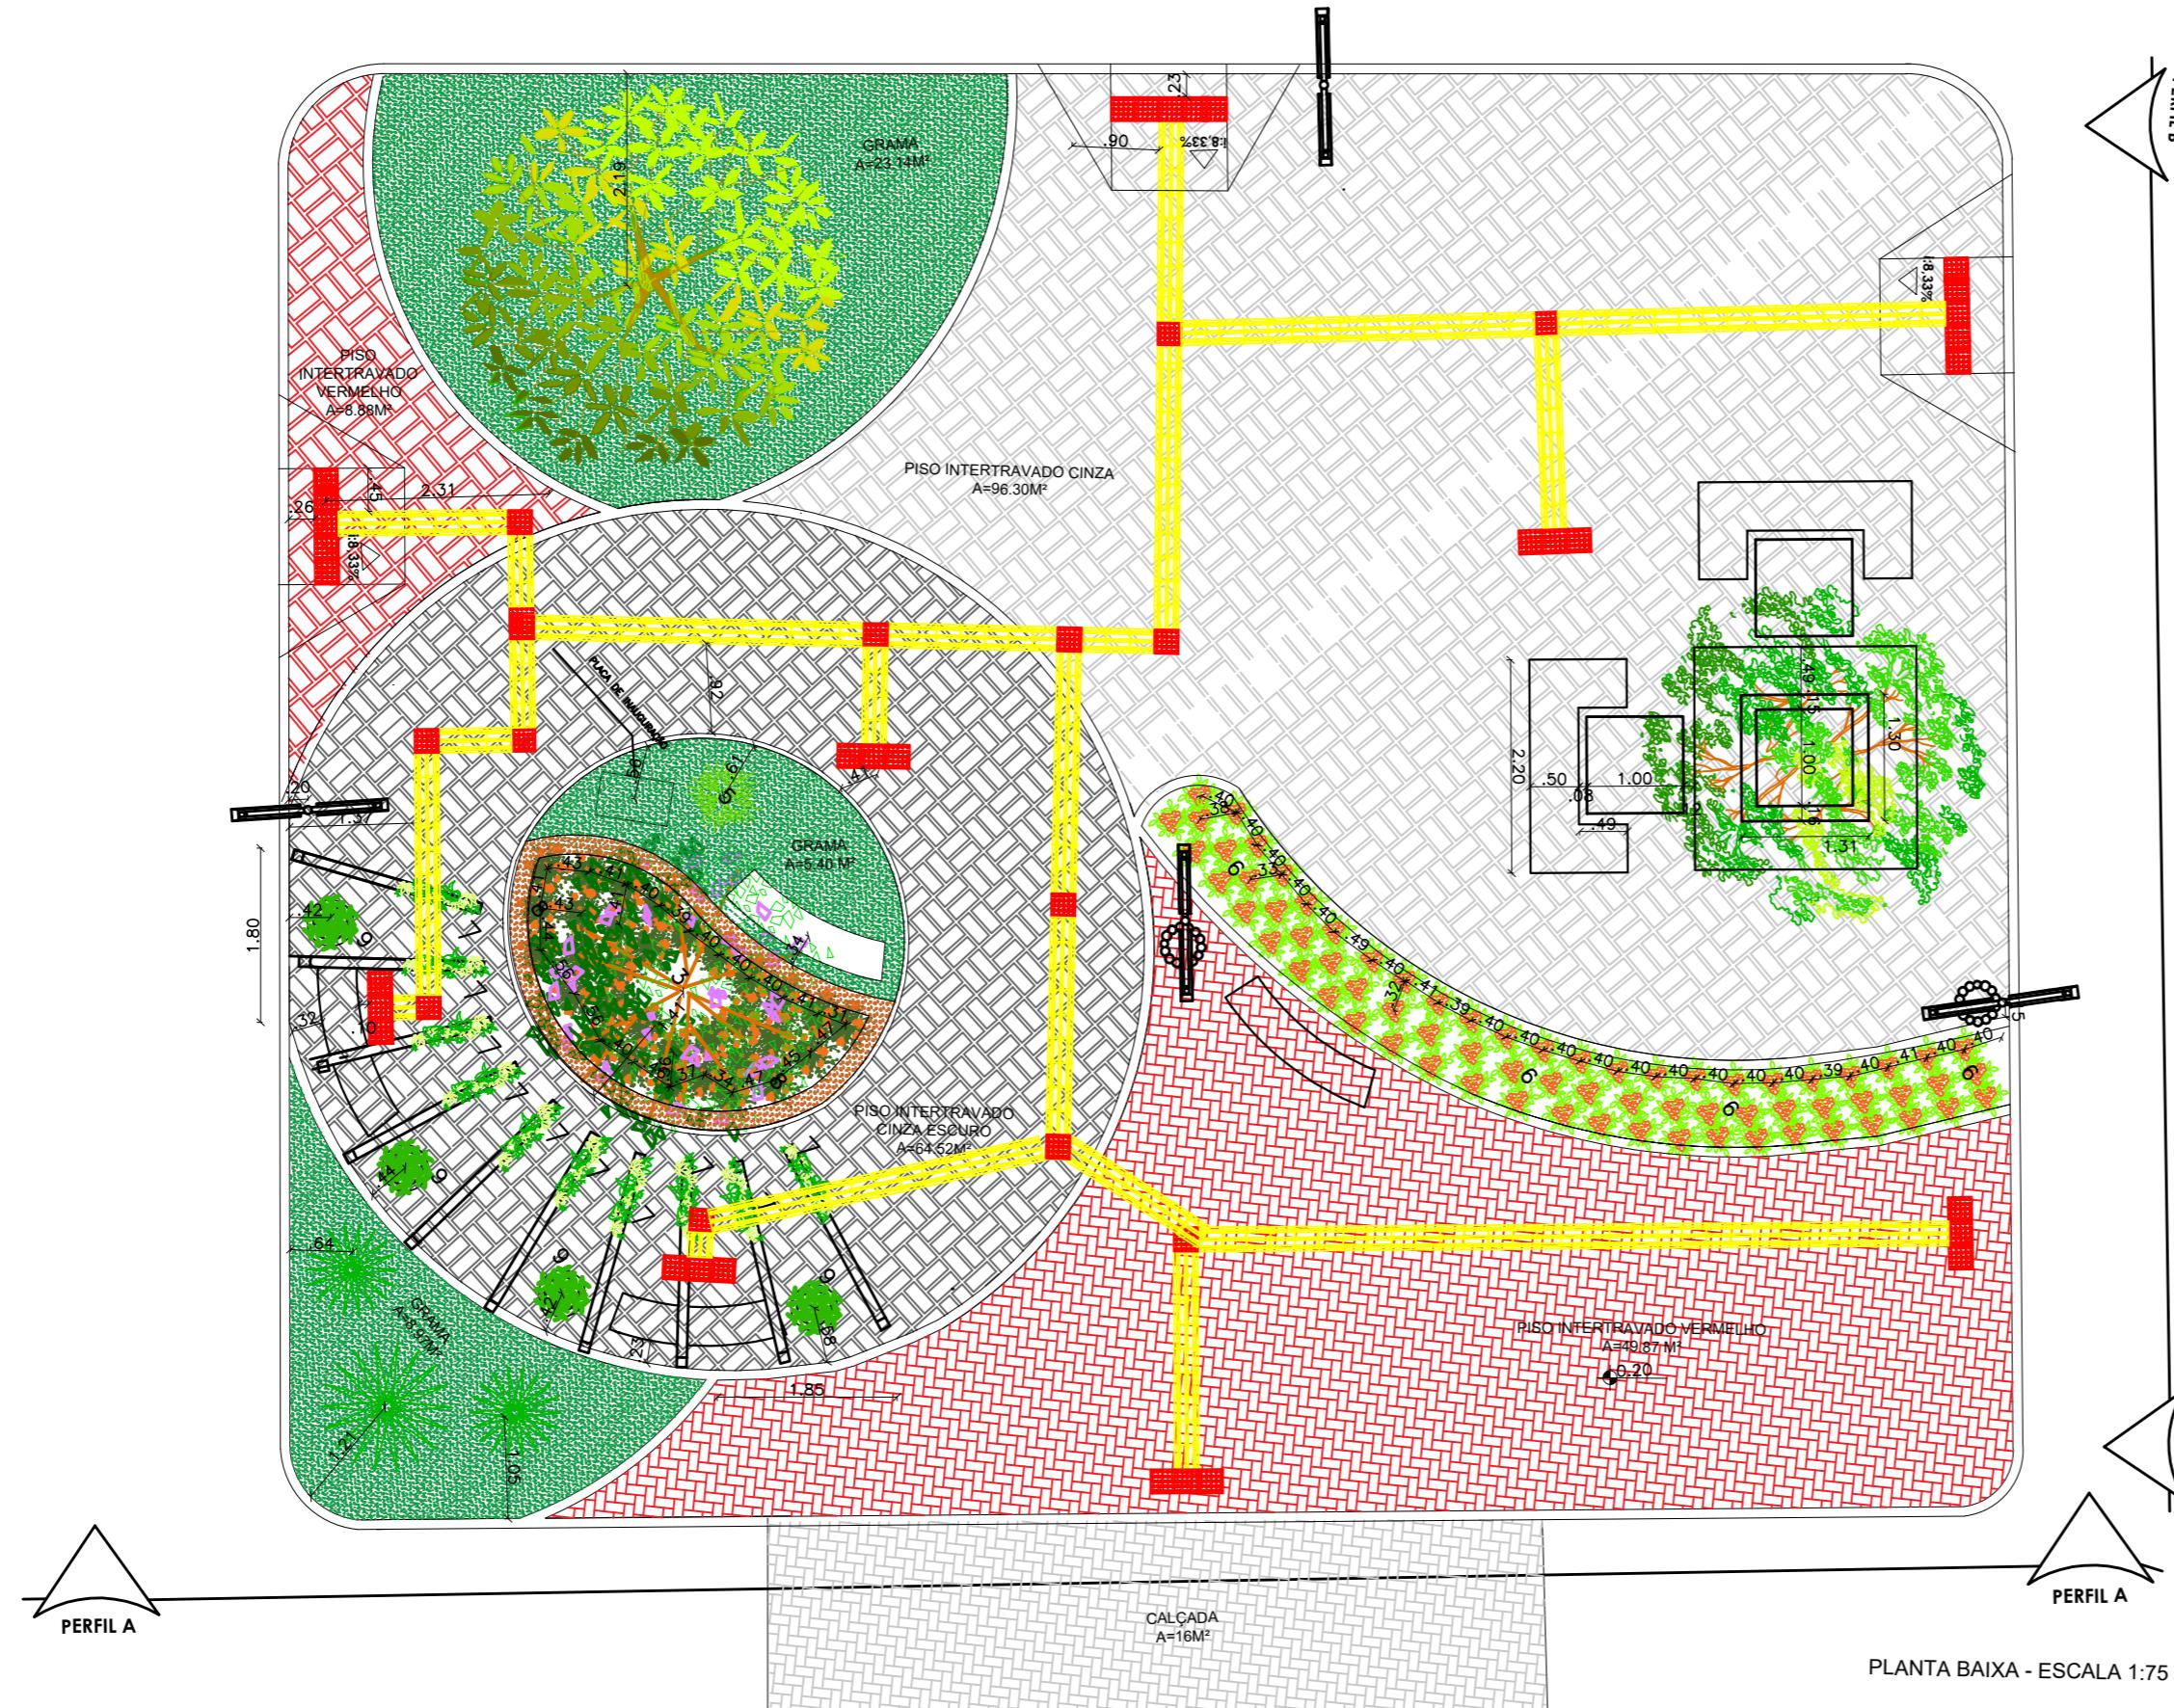


HACHURA	TIPO	QUANTIDADE	COR
	PISO INTERTRAVADO CINZA ESCURO (RETANGULAR)	63,14 M ²	CINZA ESCURO
	PISO INTERTRAVADO CINZA CLARO (RETANGULAR)	108,50 M ²	CINZA CLARO
	PISO INTERTRAVADO (RETANGULAR)	58,75 M ²	VERMELHO
	GRAMA ESMERALDA	37,51 M ²	VERDE
	CASCA PINUS	2,02 M ²	MARRON
	AREIA	75,43 M ²	MARRON

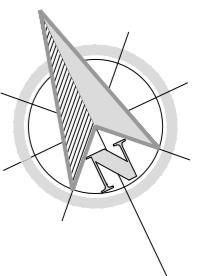


ITEM	SÍMBOLO	NOME CIENTÍFICO	NOME POPULAR	QUANTIDADE
1		HANDROANTHUS IMPETIGINOSUS	IPÊ ROXO	1
2		SENNA SPECTABILIS	CANAFÍSTULA-DE-BESOURO	1
3		TIBOUCHINA GRANULOSA	QUARESMEIRA	1
4		AGAVE ANGUSTIFOLIA	PITEIRA DO CARIBE	3
5		BROMELIACEAE	BROMÉLIA	1
6		IXORA CHINENSIS	IXORIA VERMELHA	75
7		THUNBERGIA GRANDIFLORA	TUMBÉRGIA BRANCA	10
8		FLORA AVANCINE	ÉRICA ROSA	32
9		SCHLUMBERGERA TRUNCATA	FLOR DE MAIO	4
10		THUNBERGIA GRANDIFLORA	TUMBÉRGIA AZUL	1

SÍMBOLOS			
	POSTE DE LUZ		BRINQUEDOS
	POSTE DE LUZ COM LIXEIRA		
	PISO TÁTIL DIRECIONAL		
	PISO TÁTIL ALERTA		BRINQUEDOS

	PREFEITURA MUNICIPAL DE IRAQUARA - BA CONSTRUÇÃO PRAÇA DO CALUMBI 2 - PROJETO BÁSICO	
	PLANTA BAIXA	
RESPONSÁVEL TÉCNICO Renata Regina Oliveira Gonçalves Arquiteta e Urbanista CAU - BA nº A1960830 RRT 	SOLICITANTE Prefeitura Municipal de Iraquara Rua Rosalvo Félix, nº 252, Centro, Iraquara - BA <div style="text-align: center;"> RENATA REGINA OLIVEIRA GONÇALVES CPF: 064.365.405-47 </div>	
		ENDEREÇO DO PROJETO Comunidade Calumbi 2 - Zona Rural, Iraquara - BA
DATA 28/04/2022		REVISÃO R02
		FOLHA A2 03 05

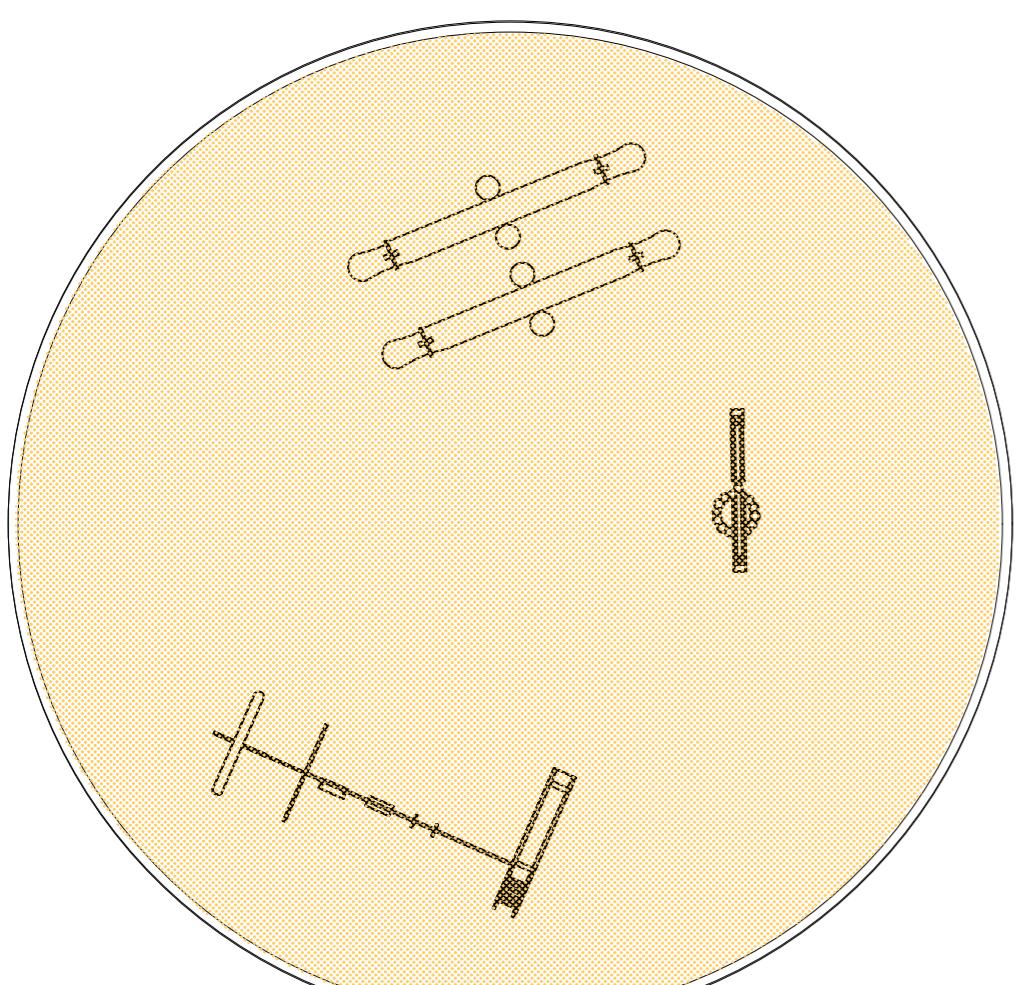

CAIXA DE AREIA ANEXA - ESCALA 1:75

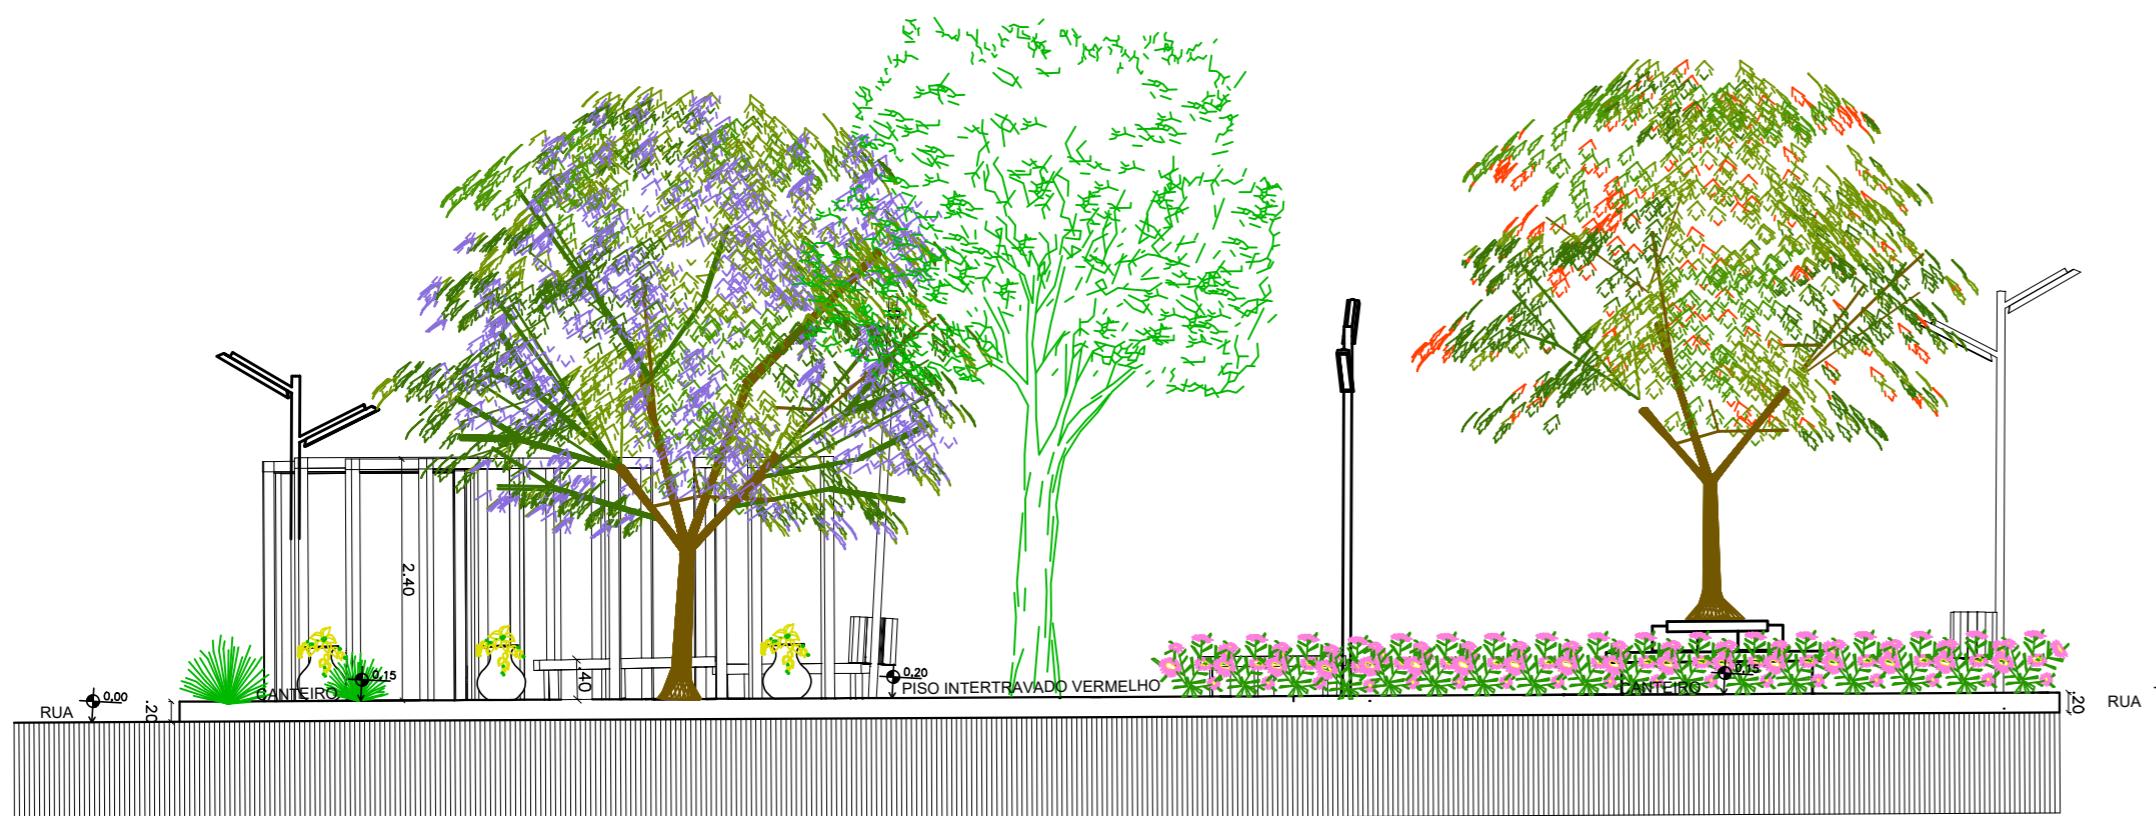

PERFIL AA- ESCALA 1:75



 
PERFIL BB- ESCALA 1:75



PREFEITURA MUNICIPAL DE IRAQUARA - BA
CONSTRUÇÃO PRAÇA DO CALUMBI 2 - PROJETO BÁSICO

PERFIL AA E BB

RESPONSÁVEL TÉCNICO
Renata Regina Oliveira Gonçalves
Arquiteta e Urbanista
CAU - BA nº A1960830
RRT EM ANEXO



Renata Oliveira
Arquiteta e Urbanista
CAU-BA: A196083-0

RENATA REGINA OLIVEIRA GONÇALVES
CPF: 064.365.405-47

PREFEITURA MUNICIPAL DE IRAQUARA
CNPJ: 13.922.596/0001-29

ENDEREÇO DO PROJETO
Comunidade Calumbi 2 - Zona Rural, Iraquara - BA

DATA
28/04/2022
REVISÃO
R02
FOLHA
A2 04
05

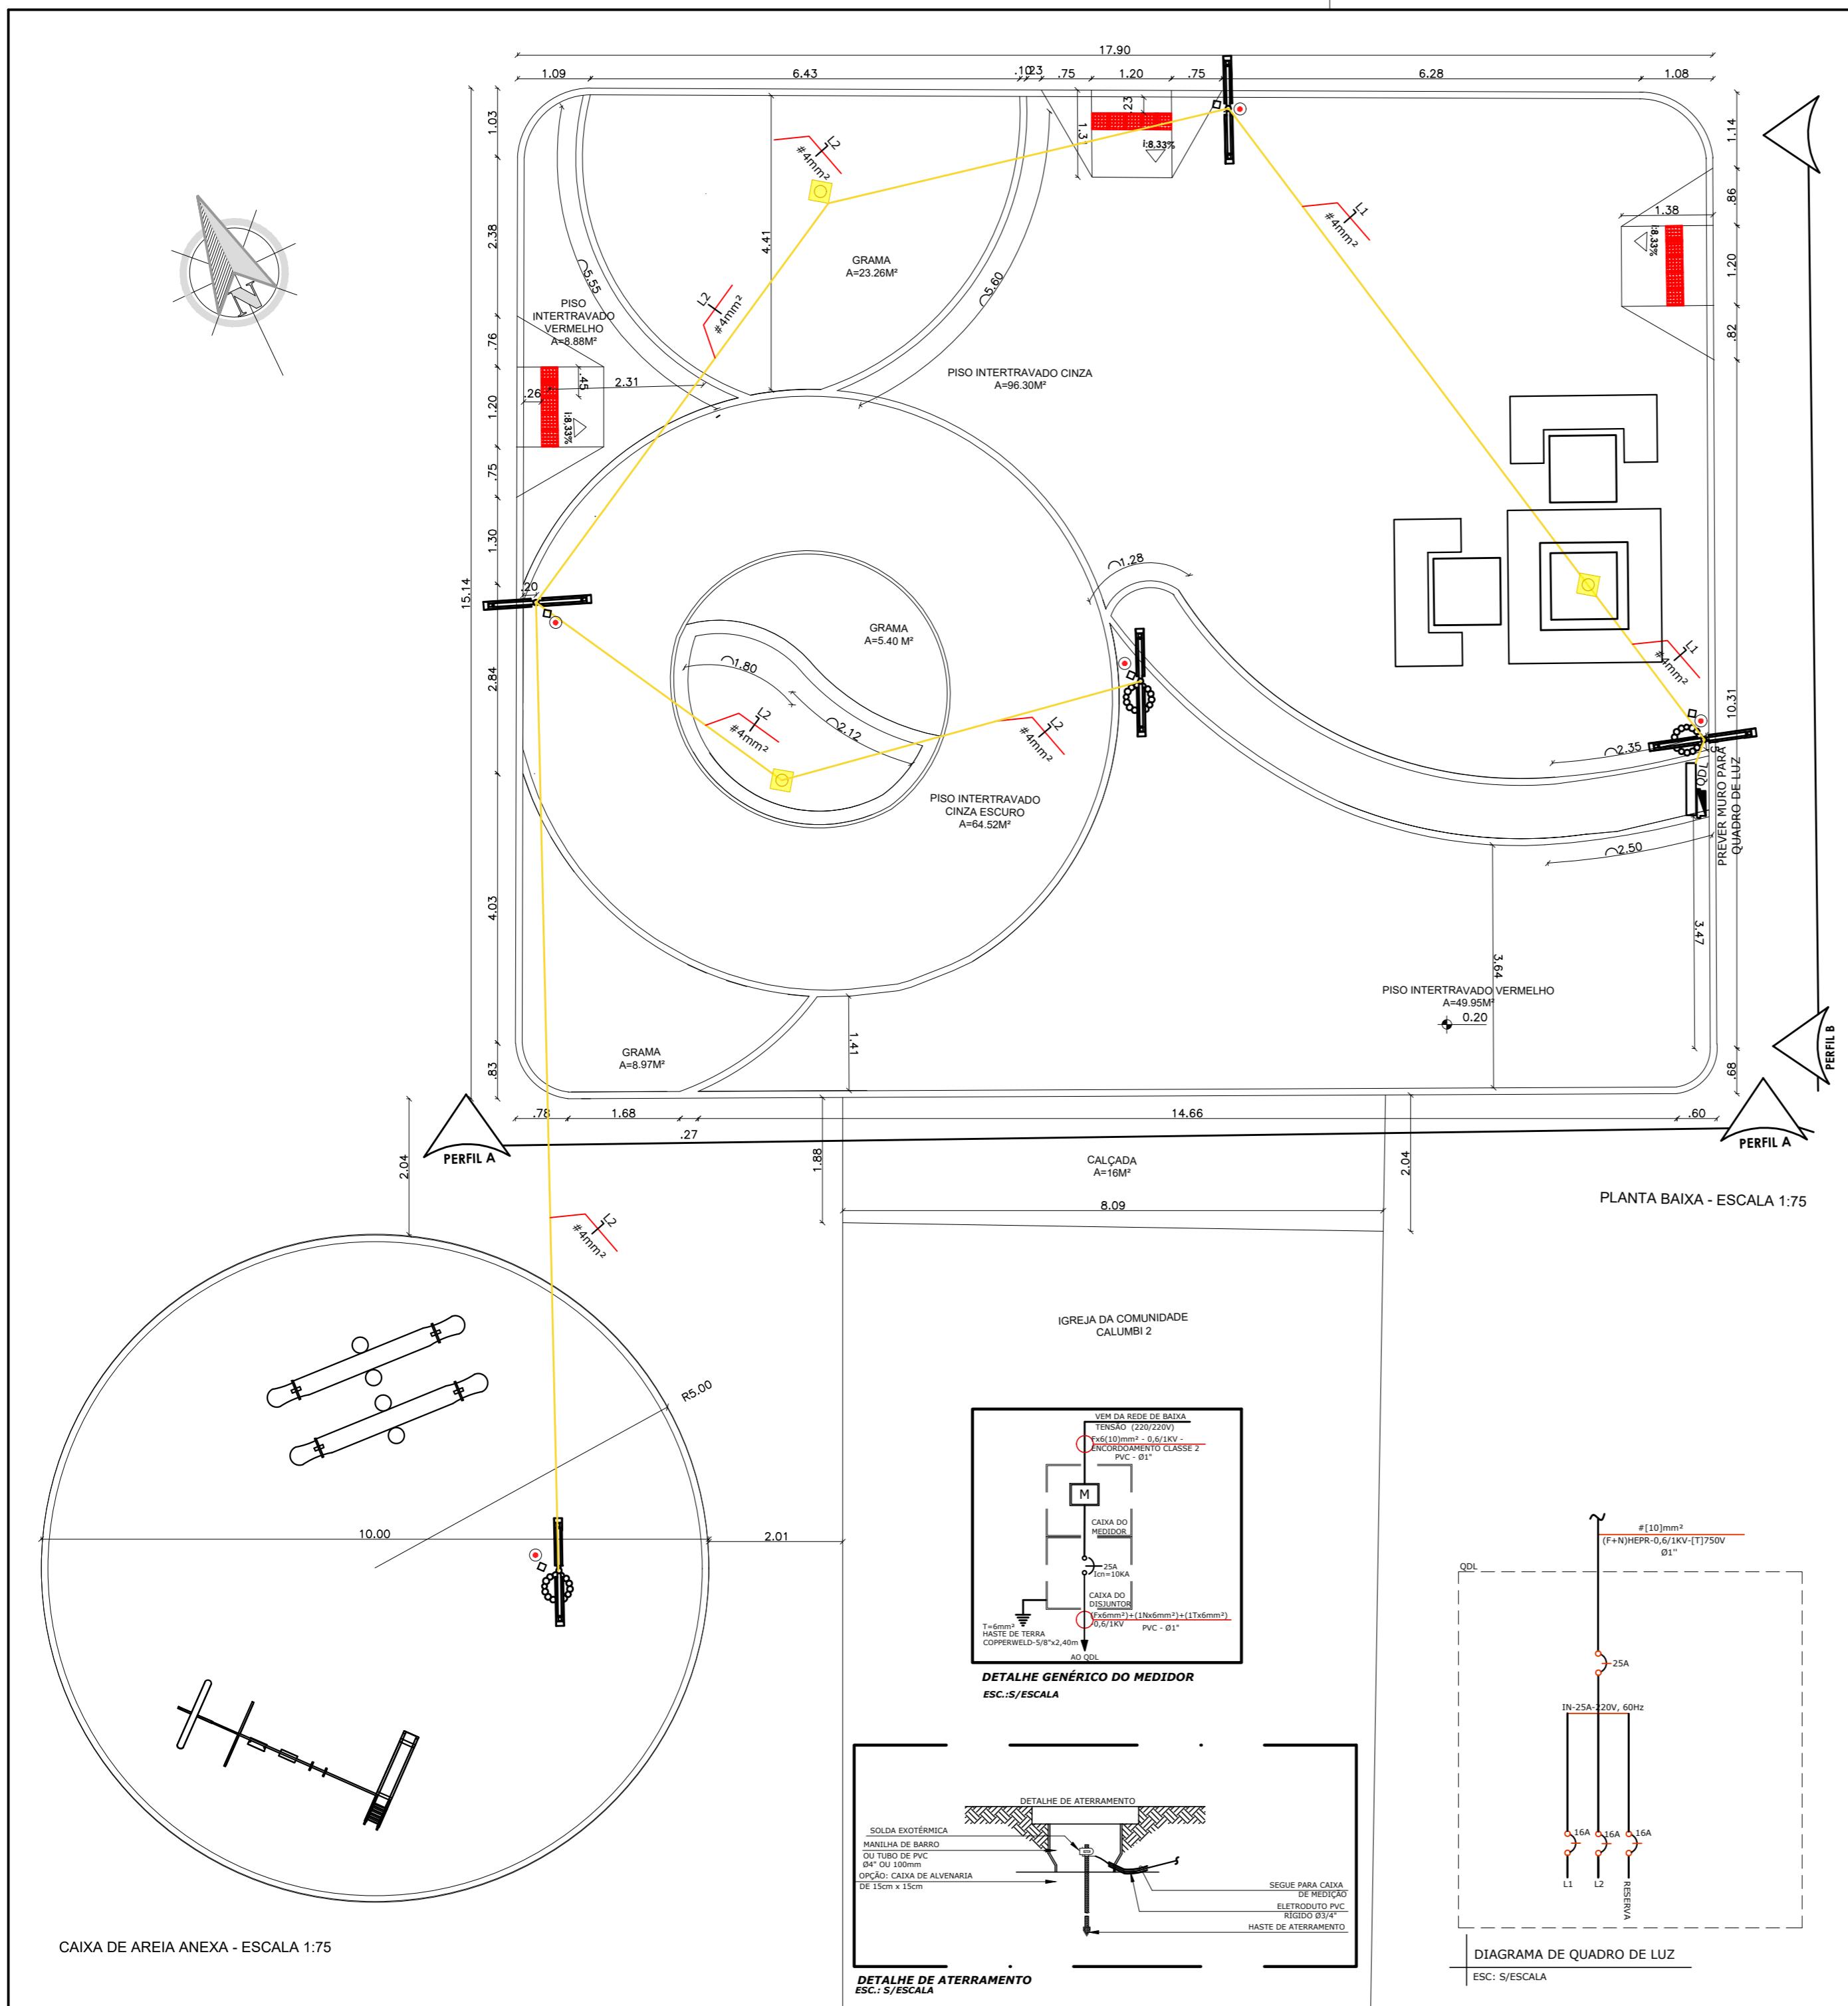

NOTAS GERAIS	
LEGENDA	
SÍMBOLO	ESPECIFICAÇÃO
	ELETRODUTO DE PVC ANTICAMA EMBUTIDO NO PISO, Ø1" (EXCETO INDICADO).
	CONDUTORES FASE, NEUTRO E TERRA
	CAIXA DE PASSAGEM COM TAMPAS, EMBUTIDO NO PISO CP-20x20cm
	POSTE METÁLICO SIMPLES NA COR BRANCA COM LUMINÁRIA EM LED
	LUMINÁRIA DE EMBUTIR DE PISO BLINDADO PARA LÂMPADA PAR 20 COR PRETA.
	POSTE METÁLICO CURVO SIMPLES ENGASTADO A 6METROS.
	QUADRO DISTRIBUIÇÃO ELÉTRICA, EMBUTIDO NA ALVENARIA.
	PROTETOR DE SURTO DAS FASES (R,S,T) E DO NEUTRO (N).
	CAIXA PARA MEDIDAÇÃO
	DISJUNTOR MONOPOLAR
	HASTE DE TERRAMENTO.
	CAIXA DE PASSAGEM EMCONCRETO, COM TAMPA, EMBUTIDA NO PISO. DIM.: 40 X 40 cm.

OBSERVAÇÕES GERAIS

1. TODOS OS QUADROS, TOMADAS, LUMINÁRIAS E PARTES METÁLICAS DEVERÃO SER ATEGRADAS.
2. OS CONDUTORES PARA CIRCUITOS DEVERÃO POSSUIR AS SEGUINTE CARACTERÍSTICAS: FIOS DE COBRE NÚ, TÊMPERA MOLE, CLASSE 5 DE ENCORDOAMENTO (EXTRAFLEXÍVEL). ISOLAMENTO NÃO-PROPAGANTE DE CHAMA, LIVRES DE HALOGENIOS E COM BAIXA EMISSÃO DE FUMAÇA E GASES TÓXICOS. 450/750V. TEMPERATURA DE SERVIÇO CONTÍNUO 70°C. REFERÊNCIA AFUMEX 750V, FAB.: PRYSMIAN OU EQUIVALENTE TÉCNICO. E SERÃO NAS SEGUINTE CORES:

ILUMINAÇÃO

FASE - PRETA
NEUTRO - AZUL
TERRA - VERDE

TOMADAS

FASE - PRETA
NEUTRO - AZUL
TERRA - VERDE

3. ELETRODUTOS NÃO ESPECIFICADOS SERÃO DE Ø 1".

4. OS ELETRODUTOS SOBRE O FORRO DEVERÃO SER FIXADOS A CADA METRO.

5. A BITOLA DOS CONDUTORES DEVERÁ SER CONFERIDA NO QUADRO DE CARGAS.

6. OS CONDUTORES TERRA E NEUTRO DEVERÃO SER TOTALMENTE ISOLADOS ENTRE SI.

7. OS CONDUTORES DA ENTRADA DE ENERGIA ATÉ A MEDIDAÇÃO DA CONCESSIONÁRIA DEVEM SER IDENTIFICADOS COM AS SEGUINTE CORES:

FASE A - VERMELHO
FASE B - BRANCO
FASE C - MARROM
NEUTRO - AZUL

8. TODOS OS CABOS ALIMENTADORES E SUBTERRÂNEOS TERÃO ISOLAMENTO DE 0,6/ 1,0kV.

9. OS CONDUTORES DOS CIRCUITOS ALIMENTADORES (QUADROS, DEVERÃO POSSUIR AS SEGUINTE CARACTERÍSTICAS: FIO DE MATERIAL DE ISOLAMENTO HEP, COBERTURA EM PVC SEM CHUMBO, TENSÃO NOMINAL 0,6/1kV, TEMPERATURA MÁXIMA DE SERVIÇO CONTÍNUO 90°C SOBRE CARGA 130°C, CURTO CIRCUITO 250°C, CONFORME NBR 7286, REFERÊNCIA EPROTEX, FAB.: PRYSMIAN OU EQUIVALENTE TÉCNICO.

PLACA DE ADVERTÊNCIA À SER FIXADO NO QUADRO ELÉTRICO

ADVERTÊNCIA

1. QUANDO UM DISJUNTOR OU FUSÍVEL ATUA, DESLIGANDO ALGUM CIRCUITO OU A INSTALAÇÃO INTEIRA, A CAUSA PODE SER UMA SOBRECARGA OU UM CURTO-CIRCUITO. DESLIGAMENTOS FREQUENTES SÃO SINAL DE SOBRECARGA. POR ISSO, NUNCA TROQUE SEUS DISJUNTORES OU FUSÍVEIS POR OUTROS DE MAIOR CORRENTE (MAIOR AMPERAGEM) SIMPLESMENTE. COMO REGRAS, A TROCA DE UM DISJUNTOR OU FUSÍVEL POR OUTRO DE MAIOR CORRENTE REQUER, ANTES, A TROCA DOS FIOS E CABOS ELÉTRICOS, POR OUTROS DE MAIOR SEÇÃO (BITOLA).

2. DA MESMA FORMA, NUNCA DESATIVE OU REMOVA A CHAVE AUTOMÁTICA DE PROTEÇÃO CONTRA CHOQUES ELÉTRICOS (DISPOSITIVO DR), MESMO EM CASO DE DESLIGAMENTOS SEM CAUSA APARENTE. SE OS DESLIGAMENTOS FOREM FREQUENTES E, PRINCIPALMENTE, SE AS TENTATIVAS DE RELIGAR A CHAVE NÃO TIVEREM ÉXITO, ISSO SIGNIFICA, MUITO PROVAVELMENTE, QUE A INSTALAÇÃO ELÉTRICA APRESENTA ANOMALIAS INTERNAS, QUE SÓ PODEM SER IDENTIFICADAS E CORRIDAS POR PROFISSIONAIS QUALIFICADOS. A DESATIVAÇÃO OU REMOÇÃO DA CHAVE SIGNIFICA A ELIMINAÇÃO DE MEDIDA PROTETORA CONTRA CHOQUES ELÉTRICOS E RISCO DE VIDA PARA OS USUÁRIOS.



PREFEITURA MUNICIPAL DE IRAQUARA - BA

CONSTRUÇÃO PRAÇA DO CALUMBI 2 - PROJETO COMPLEMENTAR

PLANTA ELÉTRICA

RESPONSÁVEL TÉCNICO

Renata Regina Oliveira Gonçalves
Arquiteta e Urbanista
CAU - BA nº A1960830
RRT EM ANEXO

SOLICITANTE

Prefeitura Municipal de Iraquara
Rua Rosalvo Félix, nº 252, Centro, Iraquara - BA

Renata Oliveira
Arquiteta e Urbanista
CAU-BA: A1960830

RENTA REGINA OLIVEIRA GONÇALVES
CPF: 064.365.405-47

PREFEITURA MUNICIPAL DE IRAQUARA
CNPJ: 13.922.596/0001-29

ENDEREÇO DO PROJETO
Comunidade Calumbi 2- Zona Rural, Iraquara - BA

DATA
28/04/2022
REVISÃO
R02
FOLHA
A2
01



PLANTA DE LOCALIZAÇÃO - ESCALA 1:3000



PREFEITURA MUNICIPAL DE IRAQUARA - BA

CONSTRUÇÃO PRAÇA DA CATINGUINHA - PROJETO BÁSICO

PLANTA DE LOCALIZAÇÃO

RESPONSÁVEL TÉCNICO

Renata Regina Oliveira Gonçalves
Arquiteta e Urbanista
CAU - BA nº A196083-0
RRT EM ANEXO


Renata Oliveira
Arquiteta e Urbanista
CAU-BA: A196083-0

RENATA REGINA OLIVEIRA GONÇALVES
CPF: 064.365.405-47

SOLICITANTE

Prefeitura Municipal de Iraquara
Rua Rosalvo Félix, nº 252, Centro, Iraquara - BA

PREFEITURA MUNICIPAL DE IRAQUARA
CNPJ: 13.922.596/0001-29

ENDEREÇO DO PROJETO

Comunidade Catinguinha - Zona Rural, Iraquara - BA

DATA


28/04/2022


REVISÃO

 
 
R02

FOLHA

A4 01
05

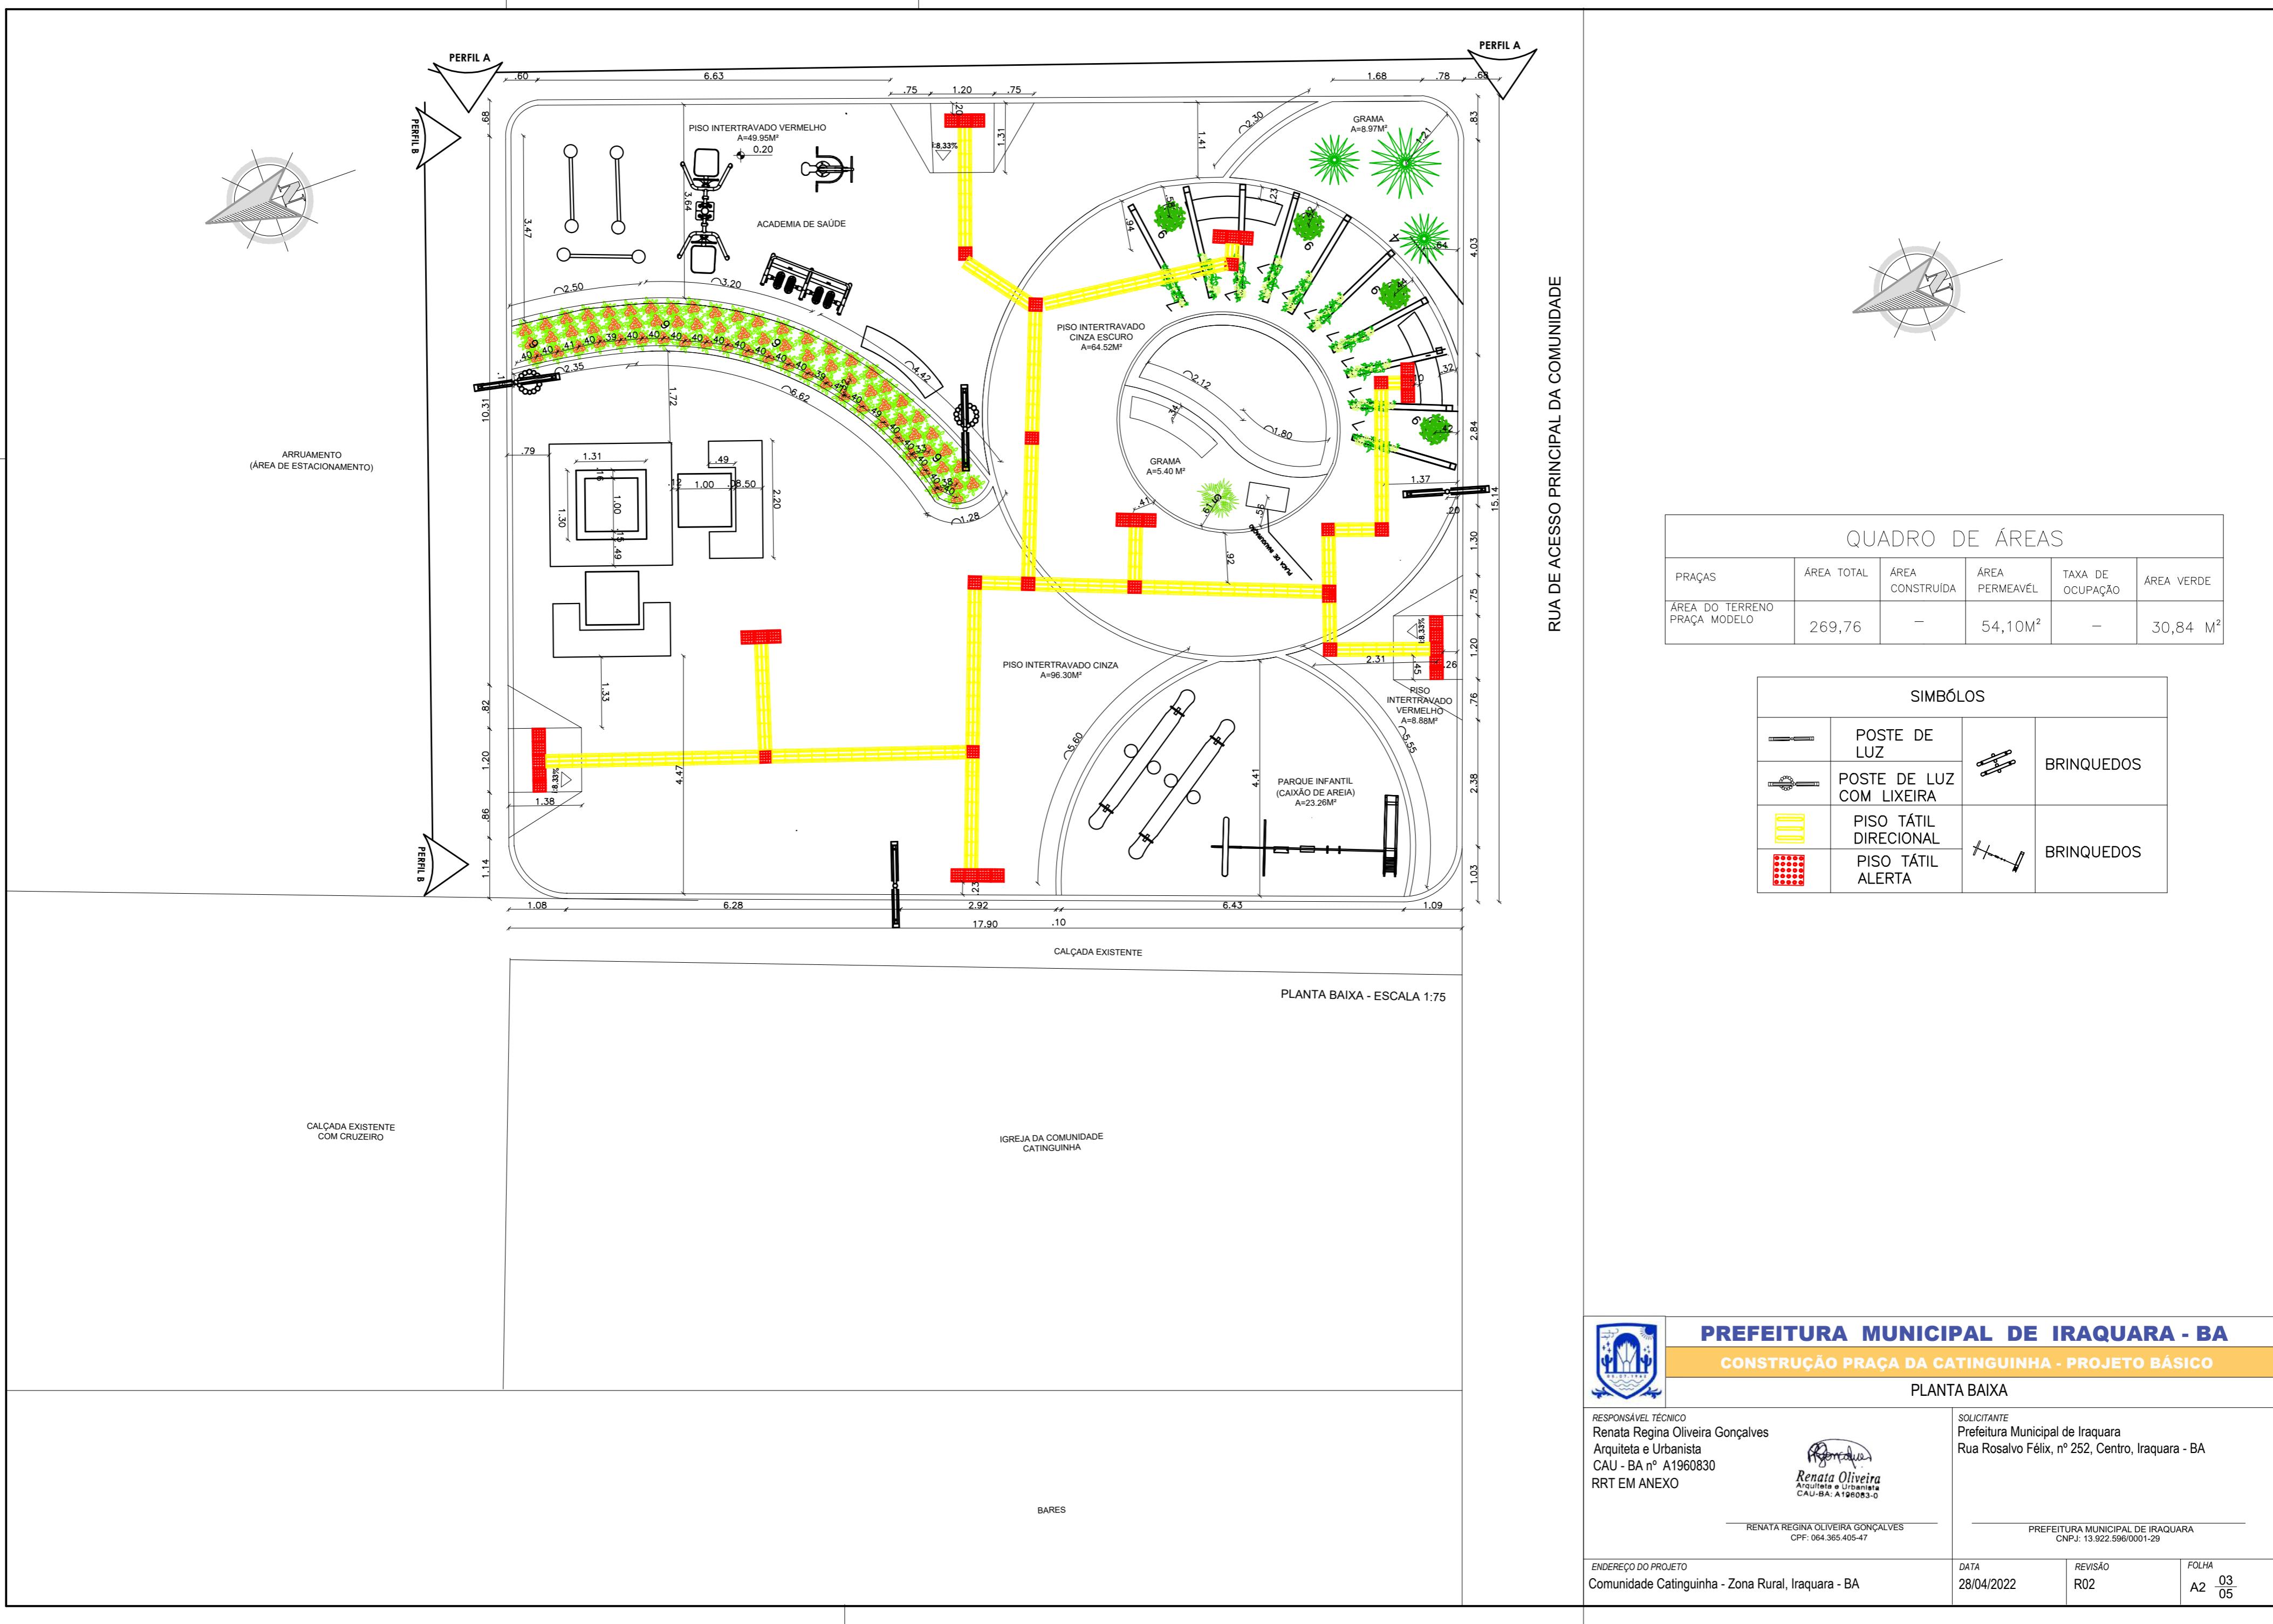

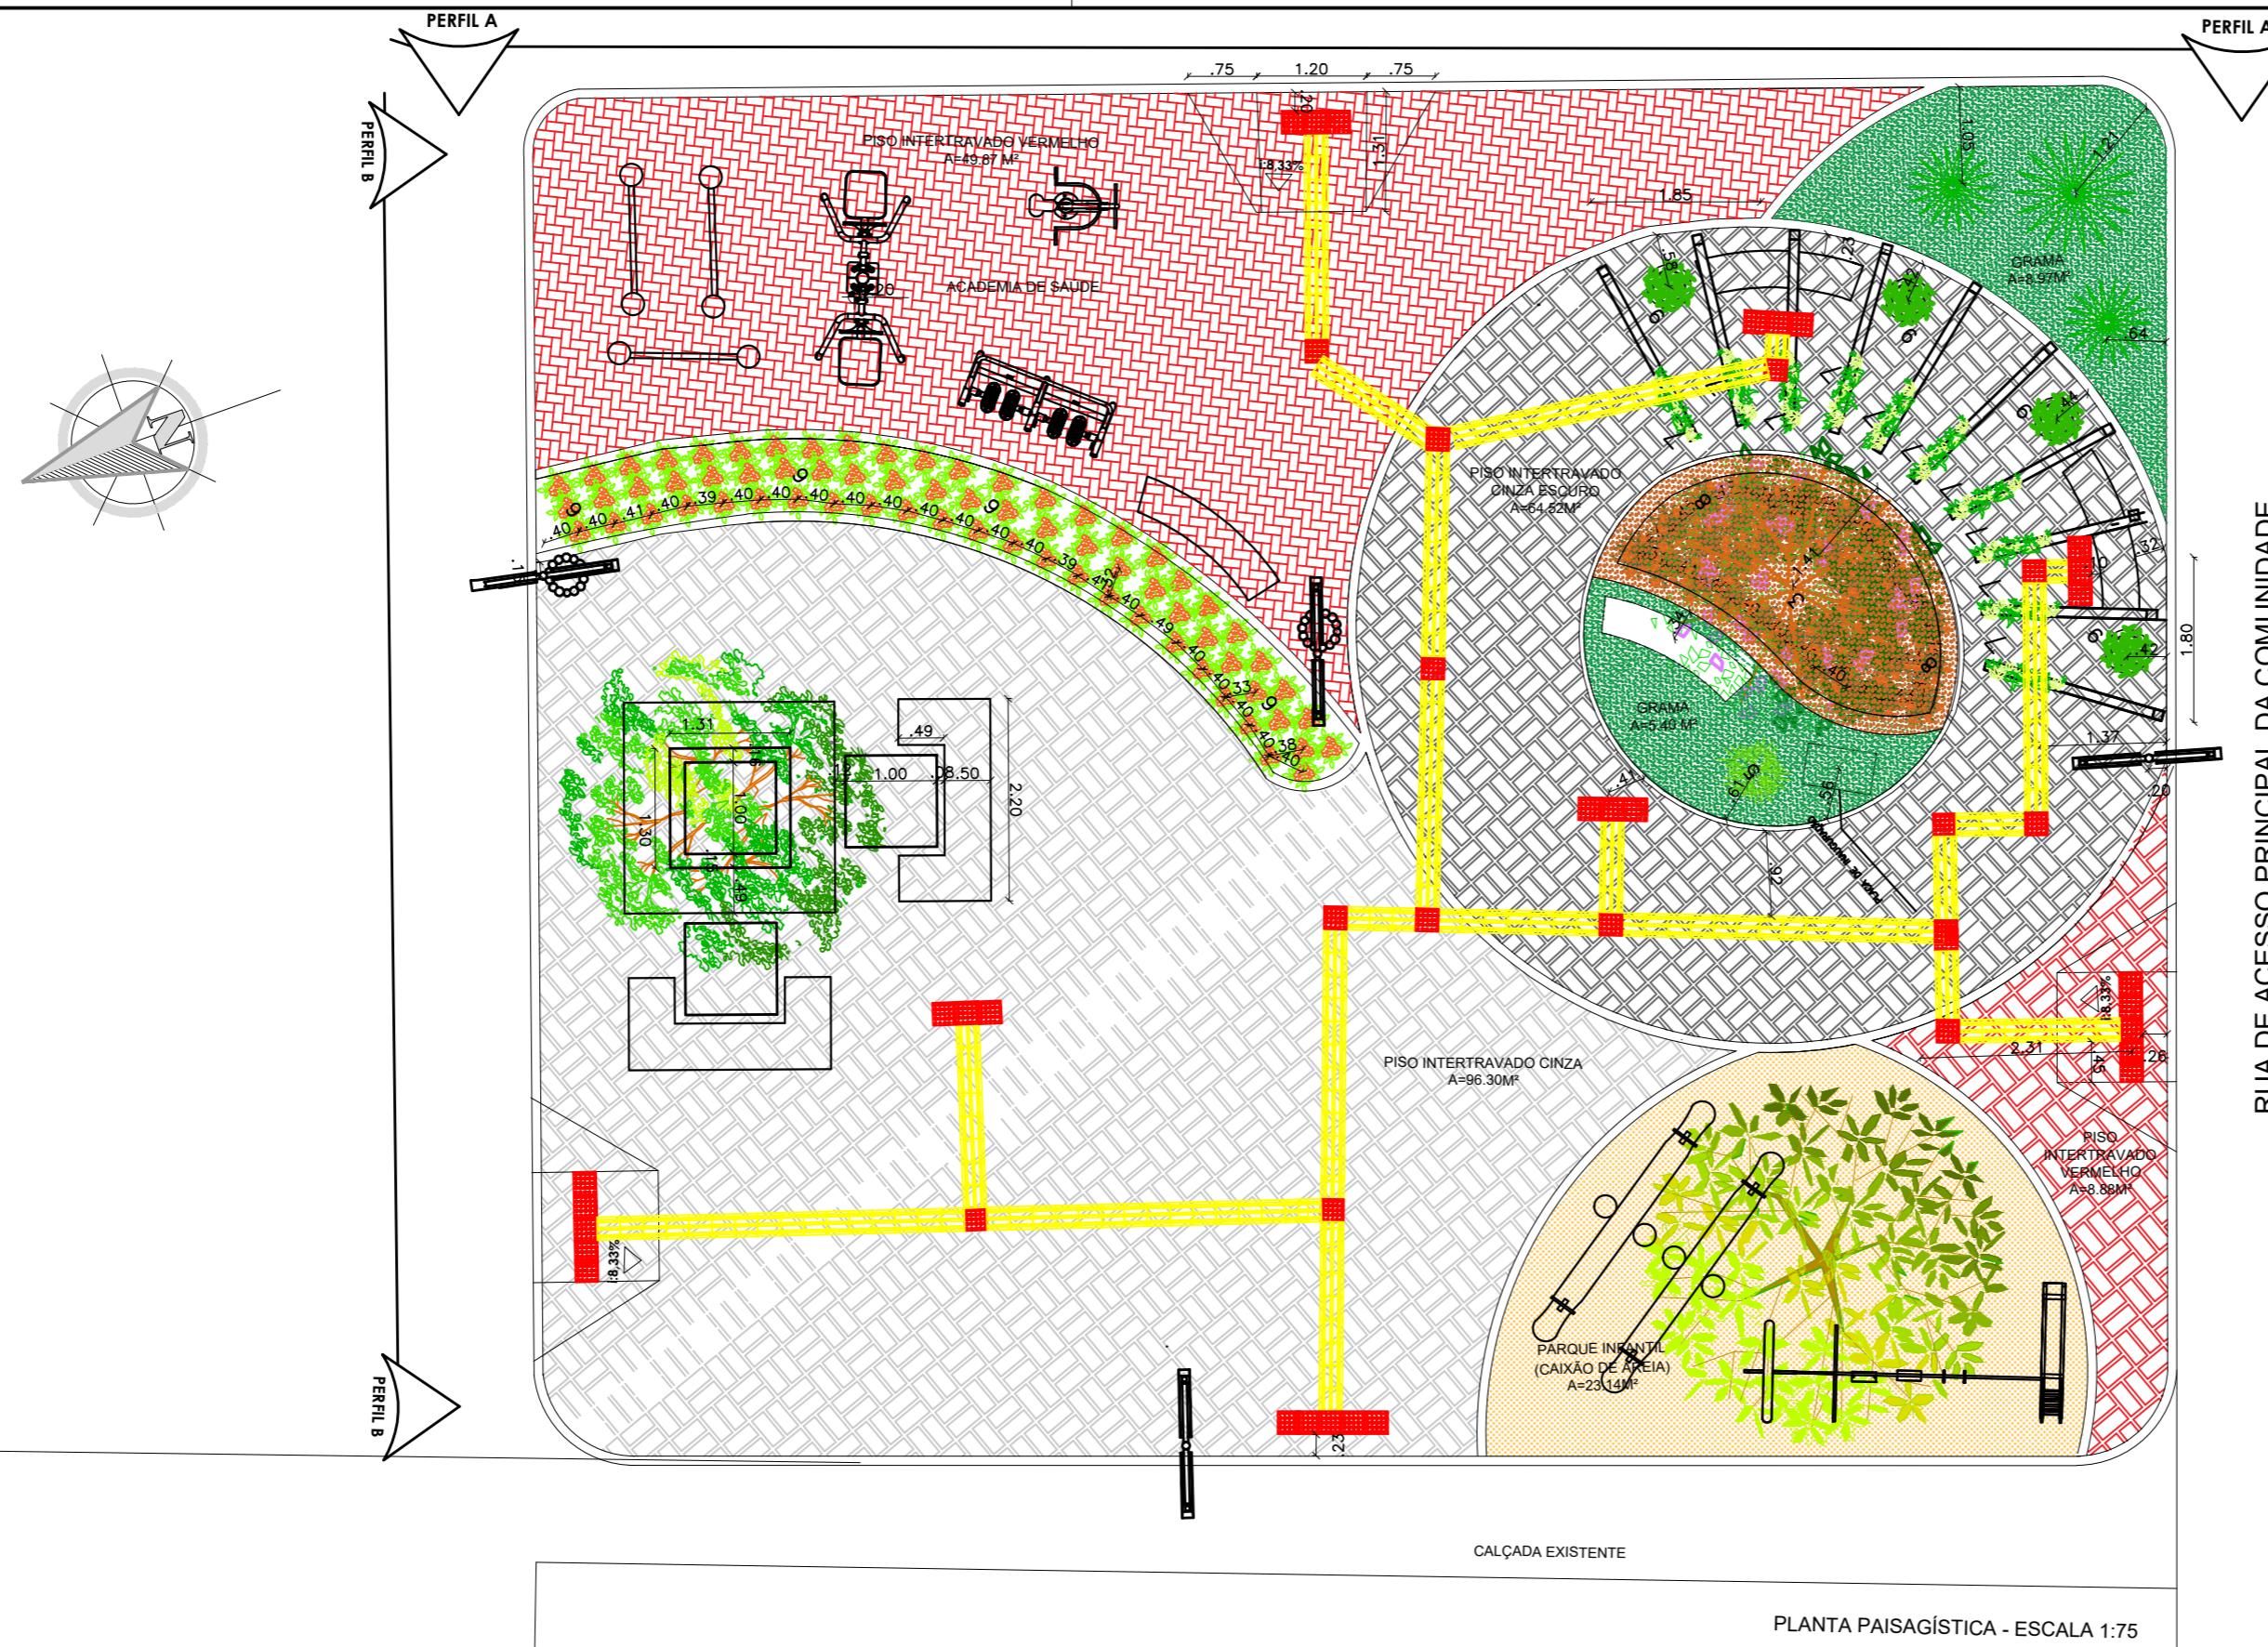

HACHURA	TIPO	QUANTIDADE	COR
	PISO INTERTRAVADO CINZA ESCURO (RETANGULAR)	63,14 M ²	CINZA ESCURO
	PISO INTERTRAVADO CINZA CLARO (RETANGULAR)	96,30 M ²	CINZA CLARO
	PISO INTERTRAVADO (RETANGULAR)	58,75 M ²	VERMELHO
	GRAMA ESMERALDA	14,37 M ²	VERDE
	CASCA PINUS	2,02 M ²	MARRON
	AREIA	23,14 M ²	MARRON

ITEM	SÍMBOLO	NOME CIENTÍFICO	NOME POPULAR	QUANTIDADE
1		HANDROANTHUS IMPETIGINOSUS	IPÉ ROXO	1
2		SENNA SPECTABILIS	CANAFÍSTULA-DE-BESOURO	1
3		TIBOUCHINA GRANULOSA	QUARESMEIRA	1
4		AGAVE ANGUSTIFOLIA	PITEIRA DO CARIBE	3
5		BROMELIACEAE	BROMÉLIA	1
6		IXORA CHINENSIS	IXORIA VERMELHA	75
7		THUNBERGIA GRANDIFLORA	TUMBÉRGIA BRANCA	10
8		FLORA AVANCINE	ÉRICA ROSA	32
9		SCHLUMBERGERA TRUNCATA	FLOR DE MAIO	4
10		THUNBERGIA GRANDIFLORA	TUMBÉRGIA AZUL	1

SIMBÓLOS			
	POSTE DE LUZ		BRINQUEDOS
	POSTE DE LUZ COM LIXEIRA		
	PISO TÁTIL DIRECIONAL		BRINQUEDOS
	PISO TÁTIL ALERTA		



PREFEITURA MUNICIPAL DE IRAQUARA - BA

CONSTRUÇÃO PRACA DA CATINGUINHA - PROJETO BÁSICO

PLANTA PAISAGÍSTICA

RESPONSÁVEL TÉCNICO
Renata Regina Oliveira Gonçalves
Arquiteta e Urbanista
CAU - BA nº A1960830
RBT EM ANEXO

SOLICITANTE
Prefeitura Municipal de Iraquara
Rua Rosalvo Félix, nº 252, Centro, Iraquara - BA

RENATA REGINA OLIVEIRA GONÇALVES

PREFEITURA MUNICIPAL DE IRAQUARA

ENDEREÇO DO PROJETO

DATA
28/04/2022

REVISÃO
P02



PERFIL AA- ESCALA 1:75



 
PERFIL BB- ESCALA 1:75



PREFEITURA MUNICIPAL DE IRAQUARA - BA
CONSTRUÇÃO PRAÇA DA CATINGUINHA - PROJETO BÁSICO

PERFIL AA E BB

RESPONSÁVEL TÉCNICO
Renata Regina Oliveira Gonçalves
Arquiteta e Urbanista
CAU - BA nº A1960830
RRT EM ANEXO


Renata Oliveira
Arquiteta e Urbanista
CAU-BA: A1960830-0


RENTA REGINA OLIVEIRA GONÇALVES
CPF: 064.365.405-47

SOLICITANTE
Prefeitura Municipal de Iraquara
Rua Rosalvo Félix, nº 252, Centro, Iraquara - BA





PREFEITURA MUNICIPAL DE IRAQUARA
CNPJ: 13.922.596/0001-29

ENDERECO DO PROJETO
Comunidade Catinguinha - Zona Rural, Iraquara - BA




DATA
28/04/2022
REVISÃO
R02
FOLHA
A2 04
05

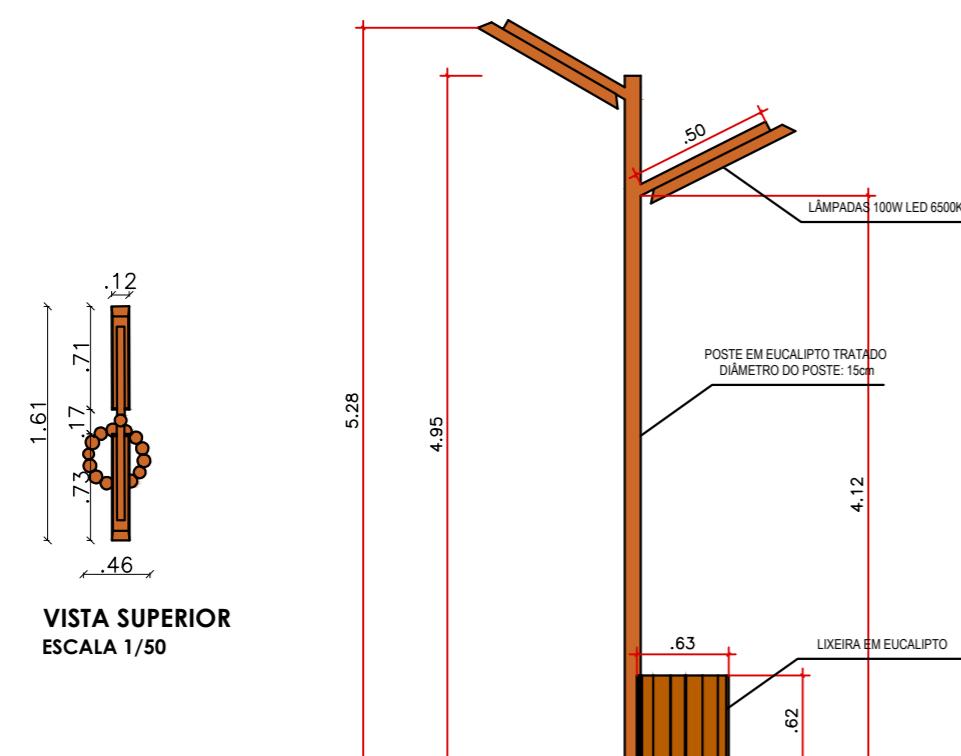

BANCO EM MADEIRA - ESCALA 1:50

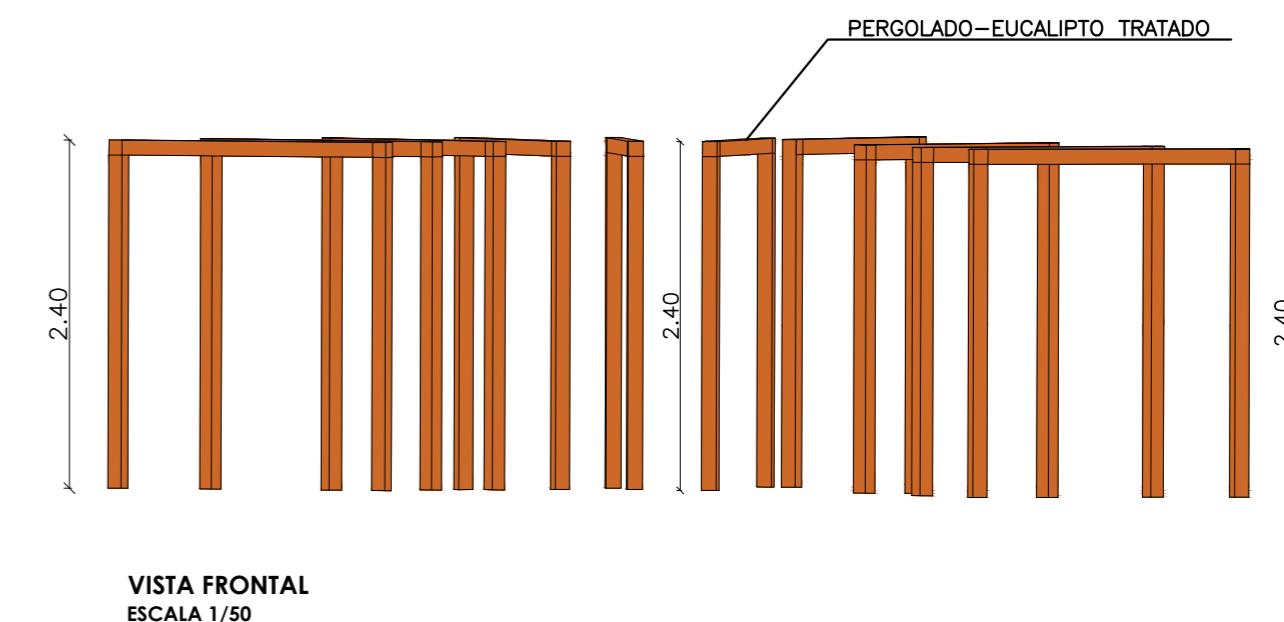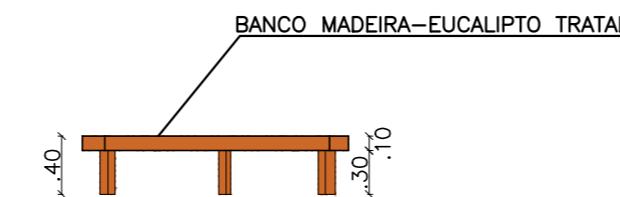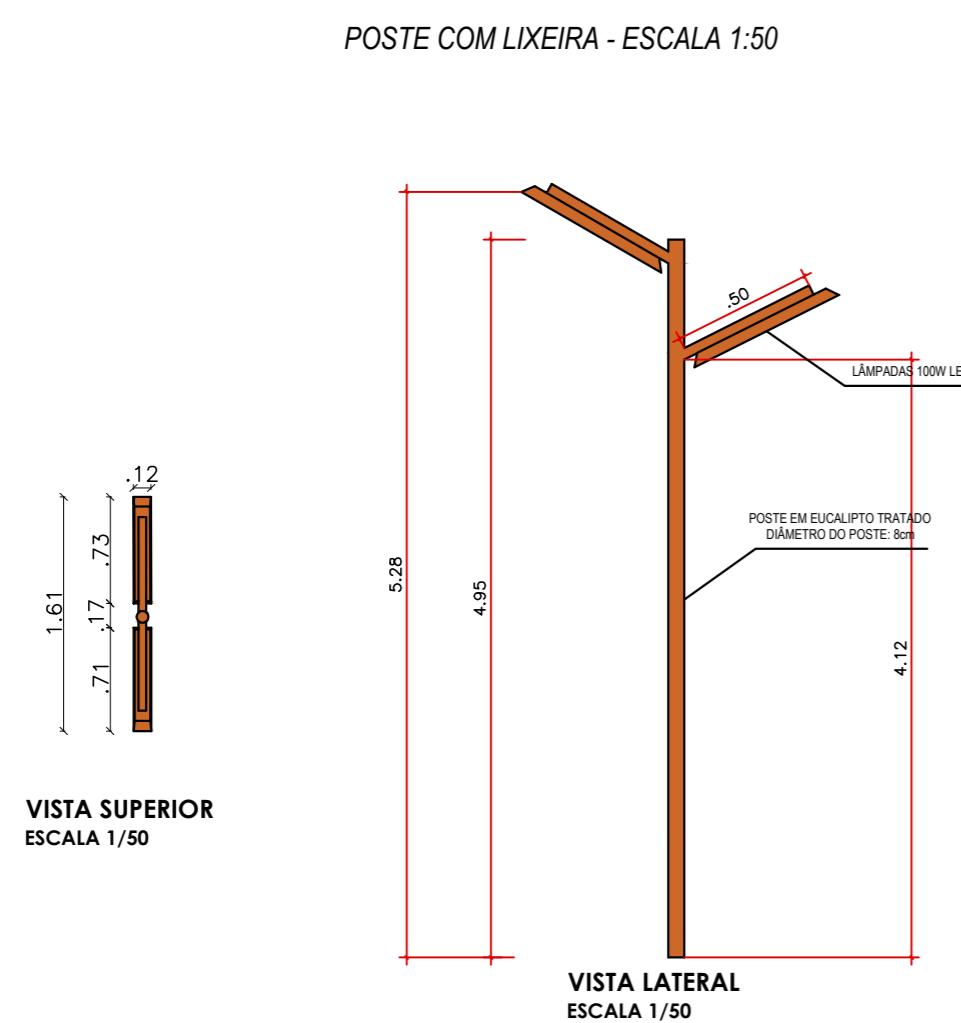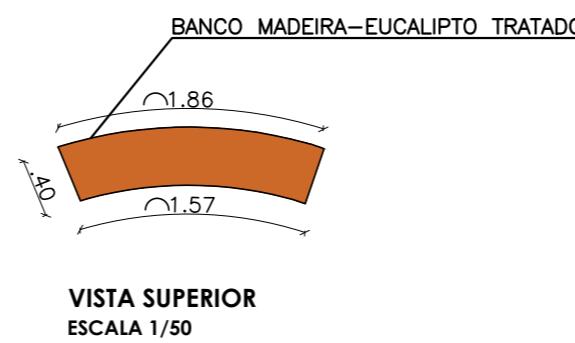

PERGOLADO-EUCALIPTO TRATADO

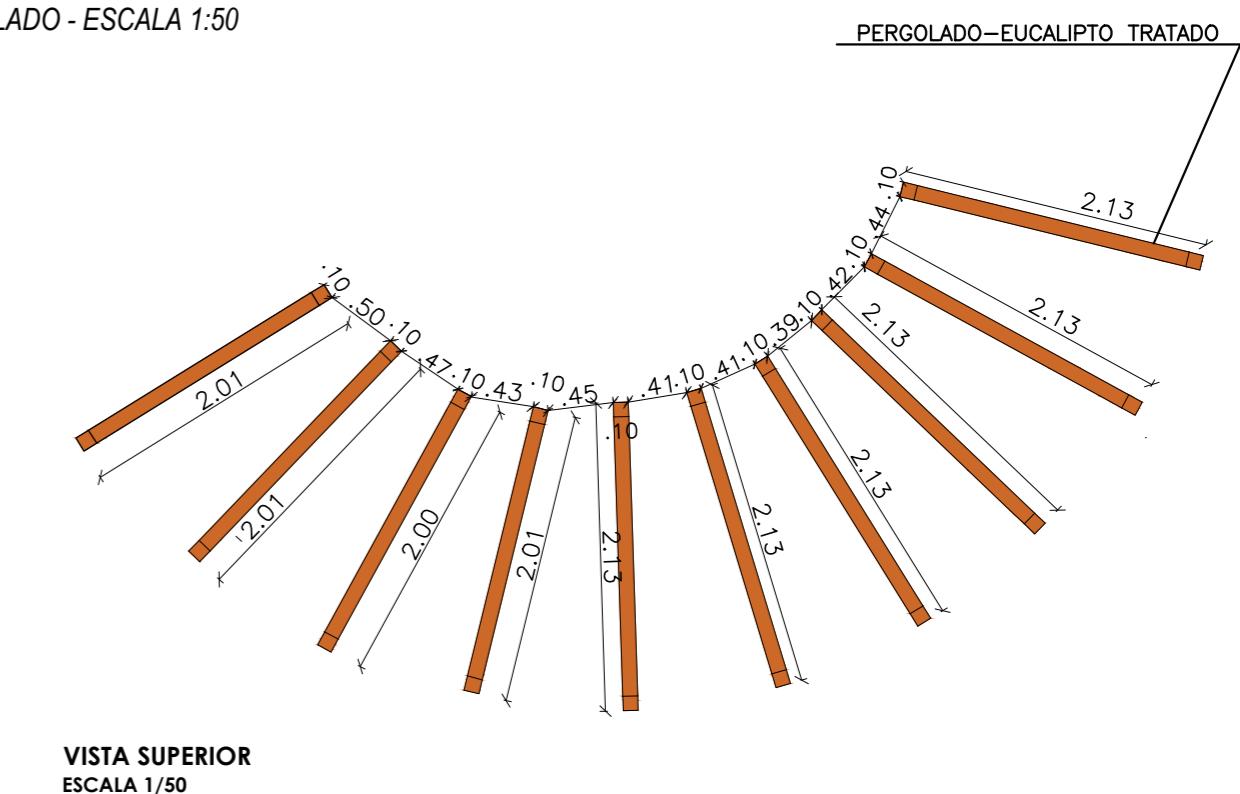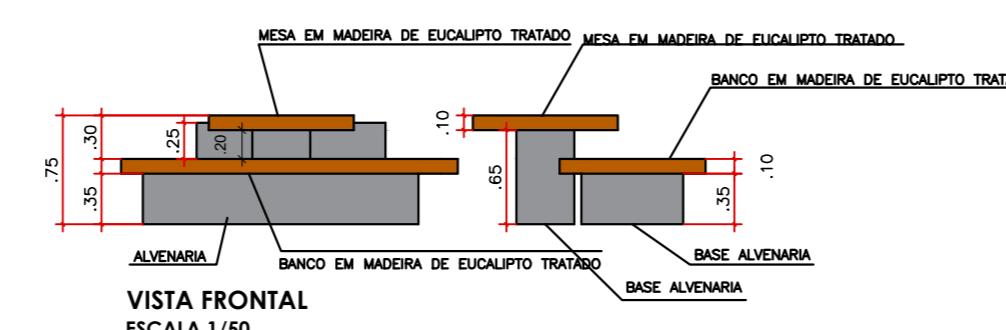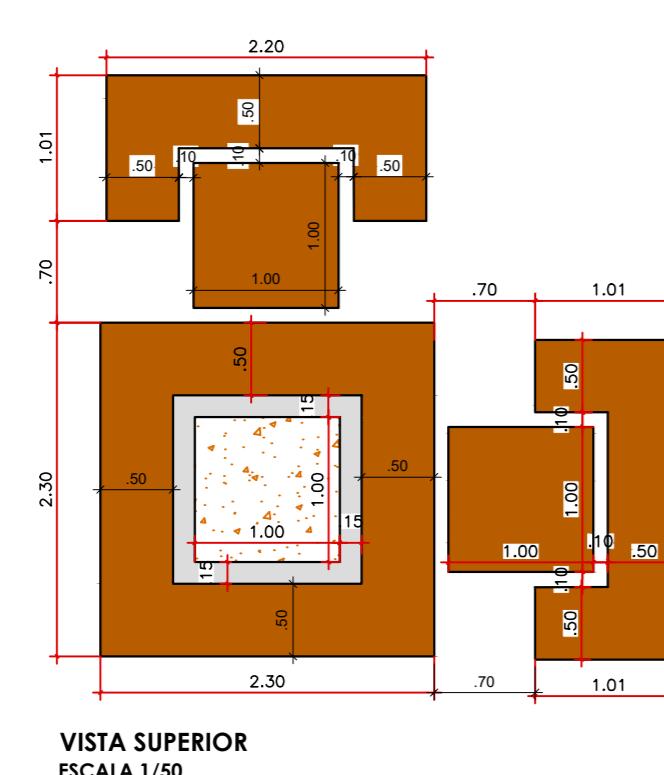


PREFEITURA MUNICIPAL DE IRAQUARA - BA

CONSTRUÇÃO PRAÇA DA CATINGUINHA - PROJETO BÁSICO

DETALHAMENTO DO MOBILIÁRIO

RESPONSÁVEL TÉCNICO
Renata Regina Oliveira Gonçalves
Arquiteta e Urbanista
CAU - BA nº A1960830
RRT EM ANEXO

 SOLICITANTE
Prefeitura Municipal de Iraquara
Rua Rosalvo Félix, nº 252, Centro, Iraquara - BA


Renata Oliveira
Arquiteta e Urbanista
CAU-BA A196083-0

RENATA REGINA OLIVEIRA GONÇALVES
CPF: 064.365.405-47


PREFEITURA MUNICIPAL DE IRAQUARA
CNPJ: 13.922.596/0001-29

ENDERECO DO PROJETO
Comunidade Catinguinha - Zona Rural, Iraquara - BA




DATA
28/04/2022

REVISÃO
R02

FOLHA
A2 05
05

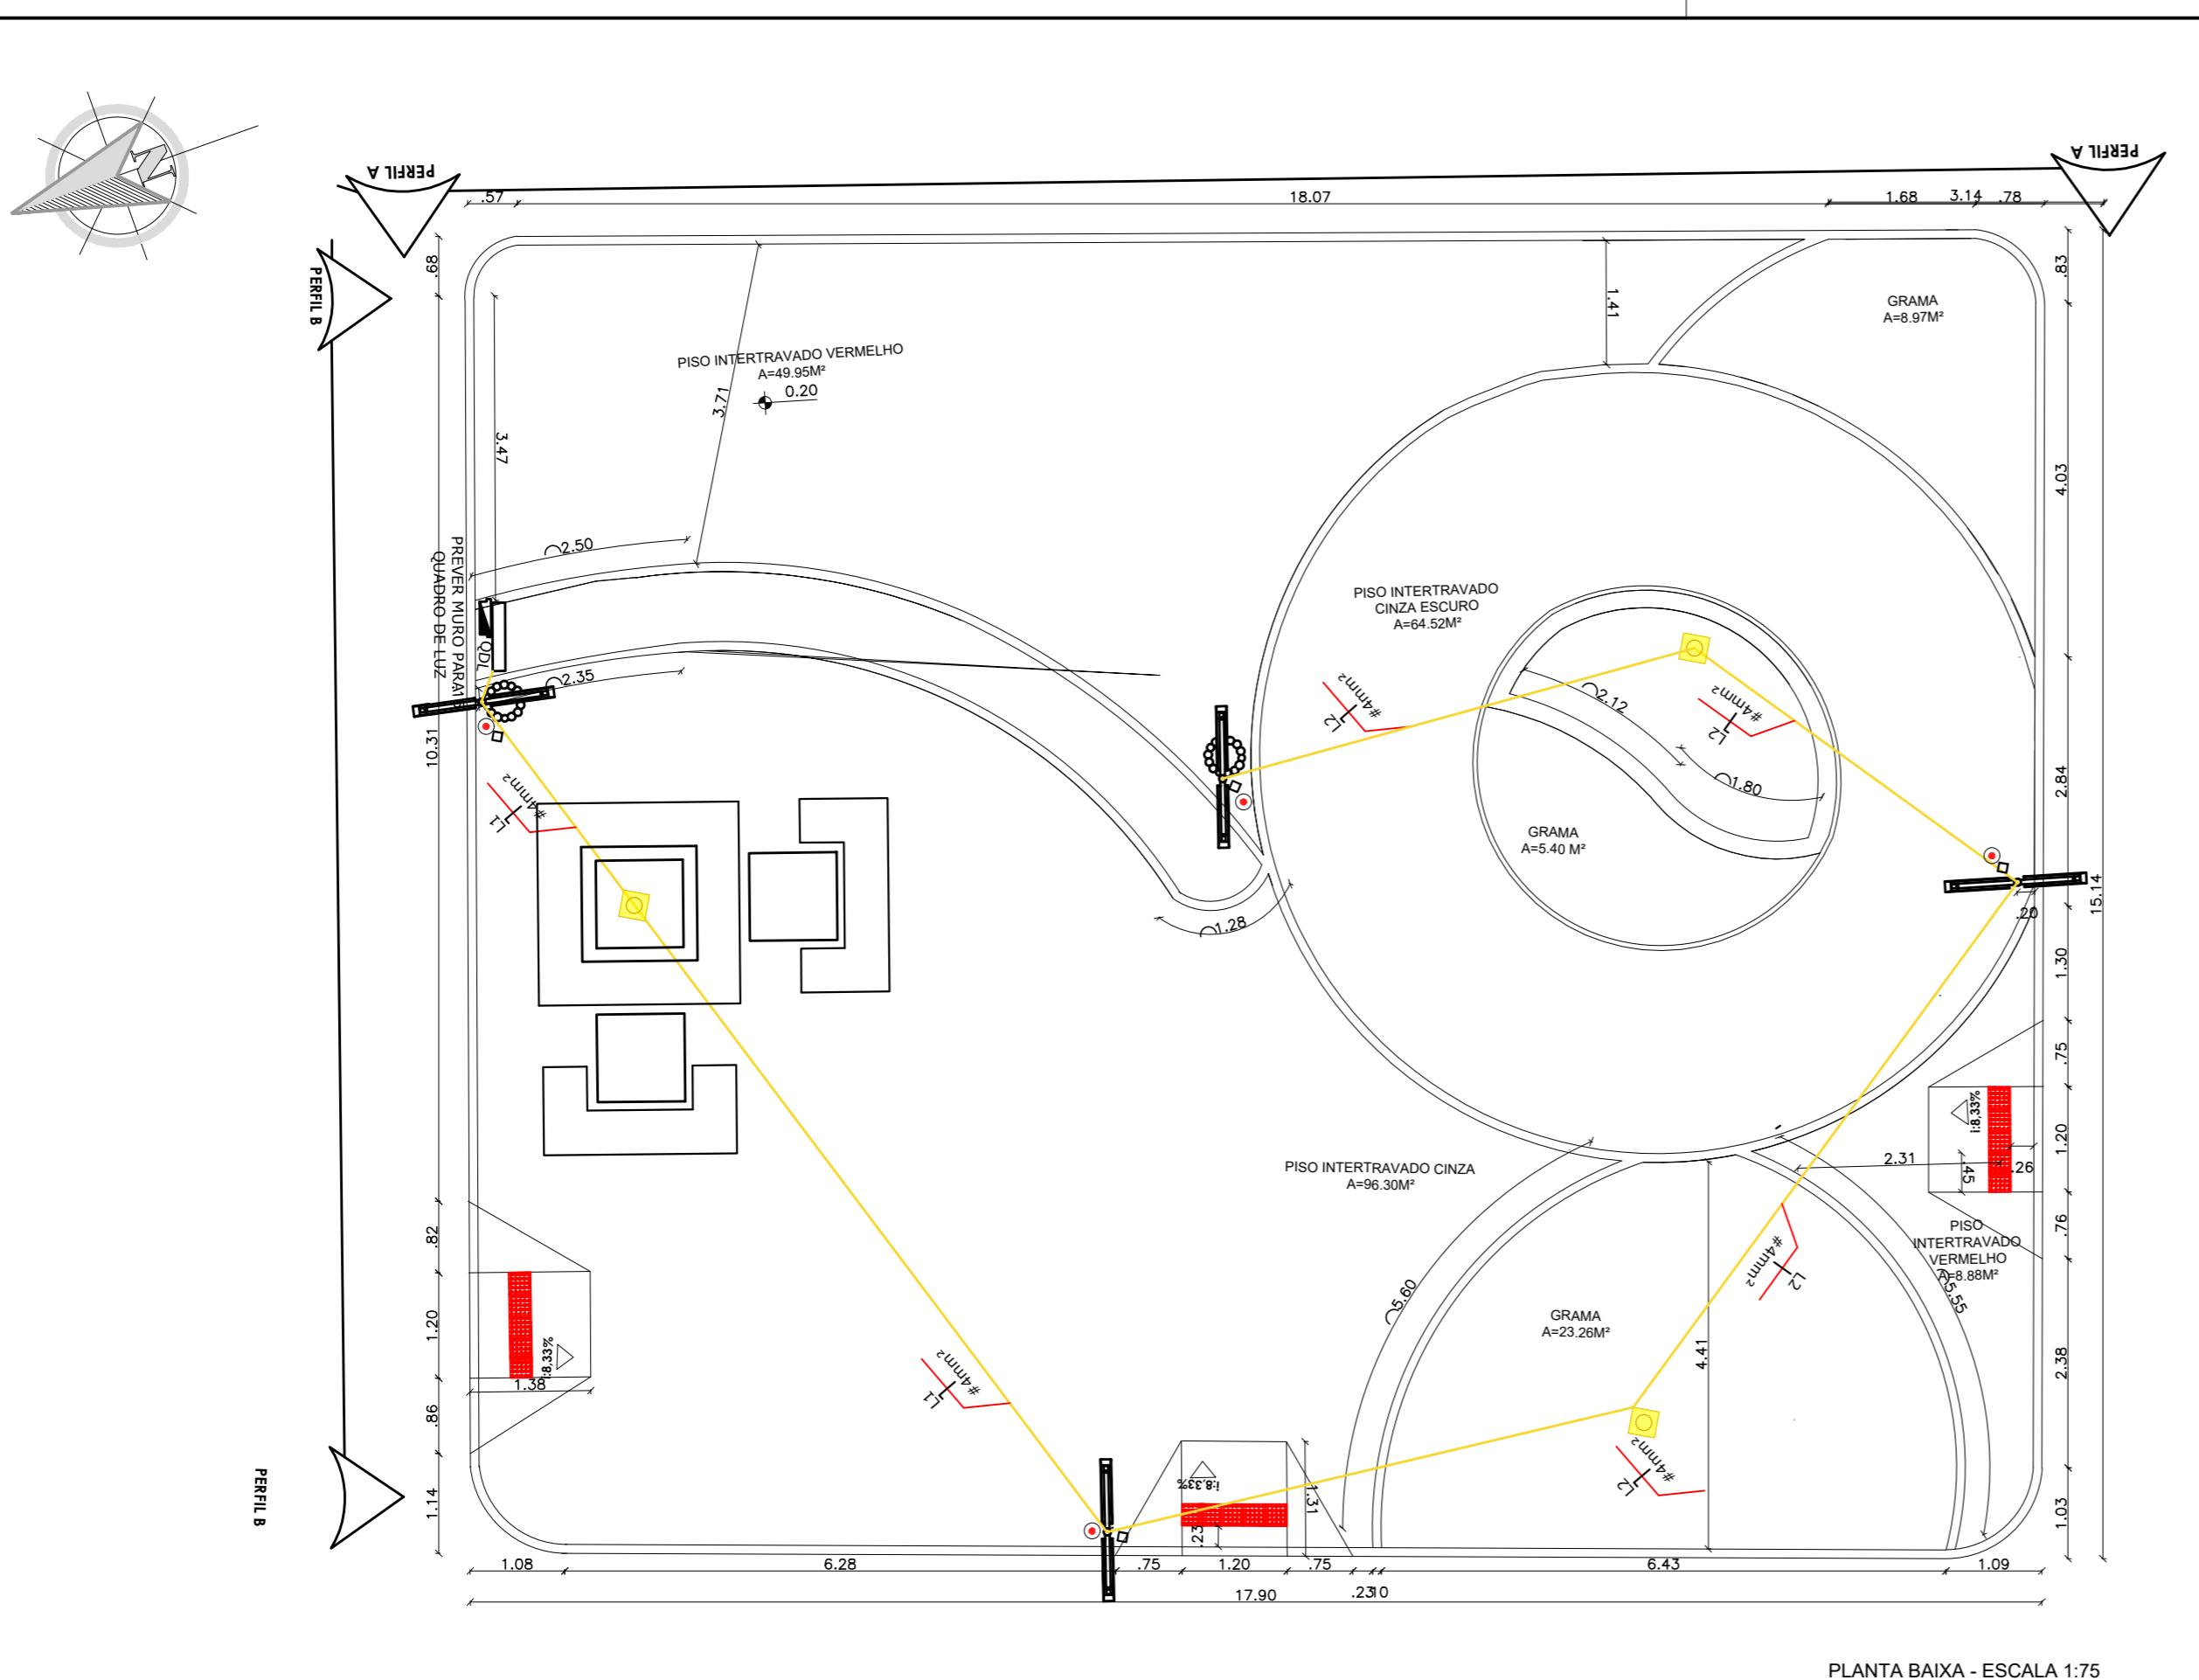

PLANTA BAIXA - ESCALA 1:75

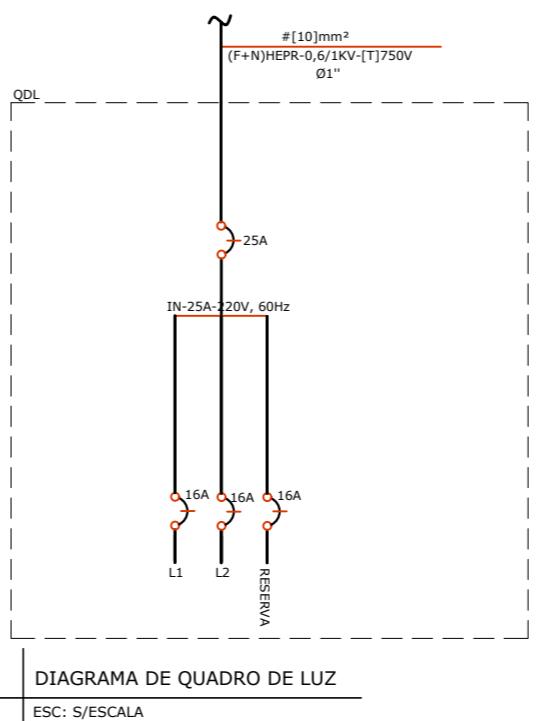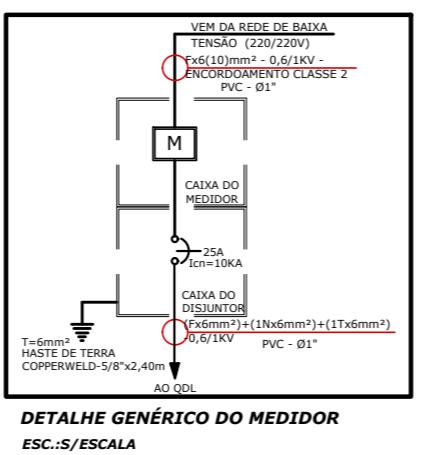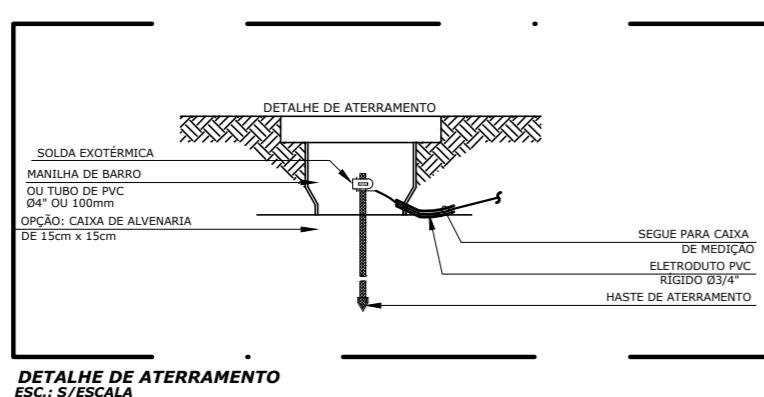

NOTAS GERAIS	
LEGENDA	
SÍMBOLO	ESPECIFICAÇÃO
	ELETRODUTO DE PVC ANTICHAMA EMBUTIDO NO PISO, Ø1" (EXCETO INDICADO).
	CONDUTORES FASE, NEUTRO E TERRA
	CAIXA DE PASSAGEM COM TAMPAS , EMBUTIDO NO PISO CP-20x20cm
	POSTE METÁLICO SIMPLES NA COR BRANCA COM LUMINÁRIA EM LED
	LUMINÁRIA DE EMBUTIR DE PISO BLINDADO PARA LÂMPADA PAR 20 COR PRETA.
	POSTE METÁLICO CURVO SIMPLES ENGASTADO A 6METROS.
	QUADRO DISTRIBUIÇÃO ELÉTRICA, EMBUTIDO NA ALVENARIA.
	PROTETOR DE SURTO DAS FASES (R,S,T) E DO NEUTRO (N).
	CAIXA PARA MEDIÇÃO
	DISJUNTOR MONOPOLAR
	HASTE DE TERRAMENTO.
	CAIXA DE PASSAGEM EMCONCRETO, COM TAMPA, EMBUTIDA NO PISO. DIM.: 40 X 40 cm.
	OBSERVAÇÕES GERAIS

1. TODOS OS QUADROS, TOMADAS, LUMINÁRIAS E PARTES METÁLICAS DEVERÃO SER ATERRADAS.
 2. OS CONDUTORES PARA CIRCUITOS DEVERÃO POSSUIR AS SEGUINTE CARACTERÍSTICAS: FIOS DE COBRE NÚ, TÊMPERA MOLE, CLASSE 5 DE ENCORDOAMENTO (EXTRAFLEXÍVEL). ISOLAMENTO NÃO-PROPAGANTE DE CHAMA, LIVRES DE HALOGÊNIOS E COM BAIXA EMISSÃO DE FUMAÇA E GASES TÓXICOS. 450/750V. TEMPERATURA DE SERVIÇO CONTÍNUO 70Cº. REFERÊNCIA AFUMEX 750V, FAB.: PRYSMIAN OU EQUIVALENTE TÉCNICO. E SERÃO NAS SEGUINTE CORES:

ILUMINAÇÃO	TOMADAS
FASE - PRETA	FASE - PRETA
NEUTRO - AZUL	NEUTRO - AZUL
TERRA - VERDE	TERRA - VERDE
RETORNO - AMARELO	
 3. ELETRODUTOS NÃO ESPECIFICADOS SERÃO DE Ø 1".
 4. OS ELETRODUTOS SOBRE O FORRO DEVERÃO SER FIXADOS A CADA METRO.
 5. A BITOLA DOS CONDUTORES DEVERÁ SER CONFERIDA NO QUADRO DE CARGAS.
 6. OS CONDUTORES TERRA E NEUTRO DEVERÃO SER TOTALMENTE ISOLADOS ENTRE SI.
 7. OS CONDUTORES DA ENTRADA DE ENERGIA ATÉ A MEDAÇÃO DA CONCESSIONÁRIA DEVEM SER IDENTIFICADOS COM AS SEGUINTE CORES:

FASE A - VERMELHO
FASE B - BRANCO
FASE C - MARROM
NEUTRO - AZUL
 8. TODOS OS CABOS ALIMENTADORES E SUBTERRÂNEOS TERÃO ISOLAMENTO DE 0,6/ 1,0kV.
 - 9 - OS CONDUTORES DOS CIRCUITOS ALIMENTADORES (QUADROS, DEVERÃO POSSUIR AS SEGUINTE CARACTERÍSTICAS: FIO DE MATERIAL DE ISOLAÇÃO HEPR, COBERTURA EM PVC SEM CHUMBO, TENSÃO NOMINAL 0,6/1kV, TEMPERATURA MÁXIMA DE SERVIÇO CONTÍNUO 90C SOBRE CARGA 130C, CURTO CIRCUITO 250C, CONFORME NBR 7286, REFERÊNCIA EPROTENAX, FAB.: PRYSMIAN OU EQUIVALENTE TÉCNICO.

PLACA DE ADVERTENCIA À SER FIXADO NO QUADRO ELÉTRICO

ADVERTÊNCIA

1. QUANDO UM DISJUNTOR OU FUSÍVEL ATUA, DESLIGANDO ALGUM CIRCUITO OU A INSTALAÇÃO INTEIRA, A CAUSA PODE SER UMA SOBRECARGA OU UM CURTO-CIRCUITO. DESLIGAMENTOS FREQÜENTES SÃO SINAL DE SOBRECARGA. POR ISSO, NUNCA TROQUE SEUS DISJUNTORES OU FUSÍVEIS POR OUTROS DE MAIOR CORRENTE (MAIOR AMPERAGEM) SIMPLESMENTE. COMO REGRA, A TROCA DE UM DISJUNTOR OU FUSÍVEL POR OUTRO DE MAIOR CORRENTE REQUER, ANTES, A TROCA DOS FIOS E CABOS ELÉTRICOS, POR OUTROS DE MAIOR SEÇÃO (BITOLA).

2. DA MESMA FORMA, NUNCA DESATIVE OU REMOVA A CHAVE AUTOMÁTICA DE PROTEÇÃO CONTRA CHOQUES ELÉTRICOS (DISPOSITIVO DR), MESMO EM CASO DE DESLIGAMENTOS SEM CAUSA APARENTE. SE OS DESLIGAMENTOS FOREM FREQUENTES E, PRINCIPALMENTE, SE AS TENTATIVAS DE RELIGAR A CHAVE NÃO TIVEREM ÉXITO, ISSO SIGNIFICA, MUITO PROVAVELMENTE, QUE A INSTALAÇÃO ELÉTRICA APRESENTA ANOMALIAS INTERNAS, QUE SÓ PODEM SER IDENTIFICADAS E CORRIGIDAS POR PROFISSIONAIS QUALIFICADOS. A DESATIVAÇÃO OU REMOÇÃO DA CHAVE SIGNIFICA A ELIMINAÇÃO DE MEDIDA PROTECTORA CONTRA CHOQUES ELÉTRICOS E RISCO DE VIDA PARA OS USUÁRIOS



PREFEITURA MUNICIPAL DE IRAQUARA - BA

PLANTA ELÉTRICA

NICO
Oliveira Gonçalves
Panista
1960830
Rosa Oliveira
P
Prefeitura Municipal de Iraquara
Rua Rosalvo Félix, nº 252, Centro, Iraquara - BA

0
Renata Oliveira
Arquiteta e Urbanista
CAU-BA: A198053-0


RENATA REGINA OLIVEIRA GONÇALVES

PREFEITURA MUNICIPAL DE IRAQUARA

RELAÇÃO DE PESQUISA DE VOTOS
CPF: 064.365.405-47

PREFEITURA MUNICIPAL DE IRAQUARA
CNPJ: 13.922.596/0001-29

PROJETO DATA REVISÃO FOLHA

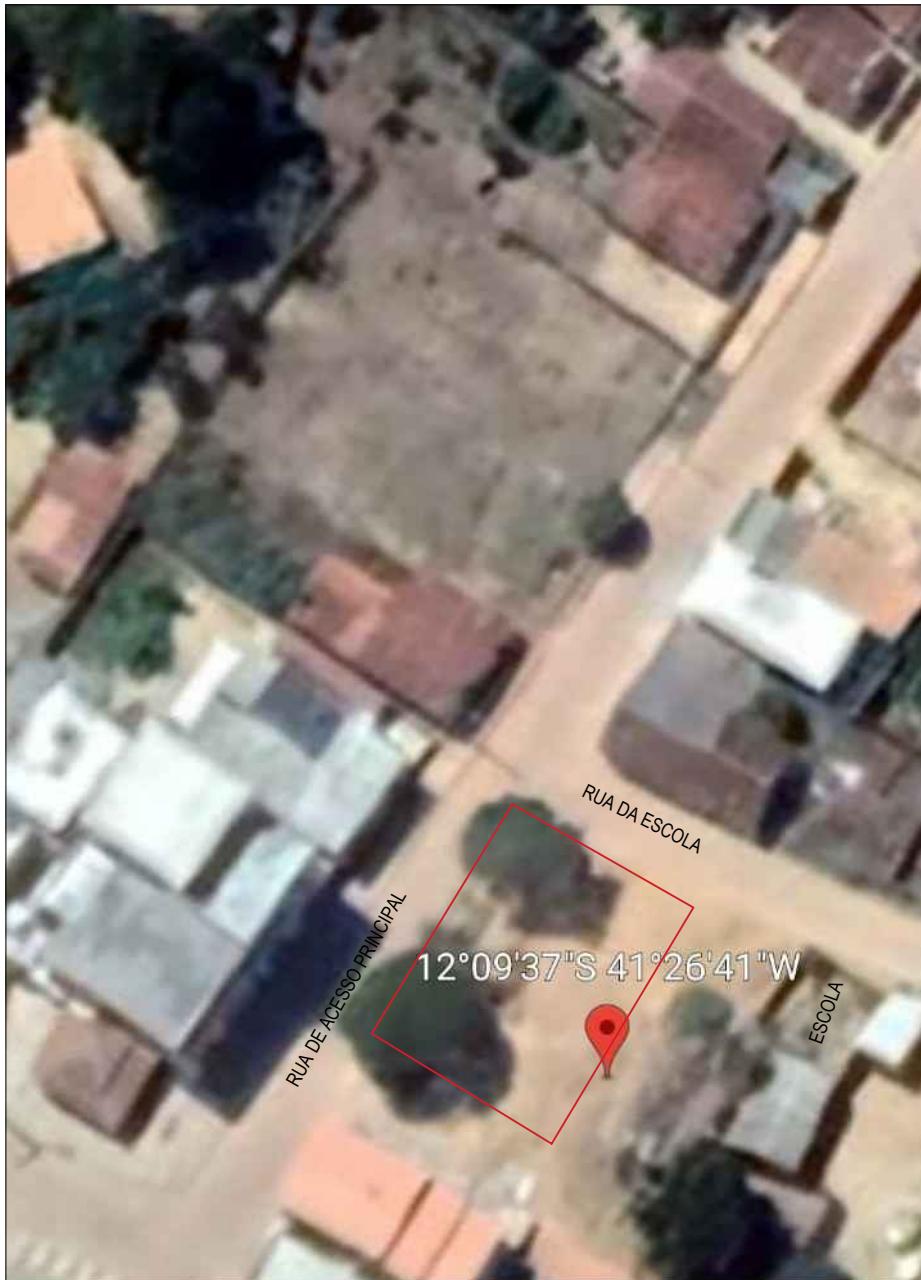

PLANTA DE LOCALIZAÇÃO - ESCALA 1:2000



 
PREFEITURA MUNICIPAL DE IRAQUARA - BA

CONSTRUÇÃO PRAÇA DA MATINHA - PROJETO BÁSICO

PLANTA DE LOCALIZAÇÃO

RESPONSÁVEL TÉCNICO

Renata Regina Oliveira Gonçalves
Arquiteta e Urbanista
CAU - BA nº A196083-0
RRT EM ANEXO


Renata Oliveira
Arquiteta e Urbanista
CAU-BA: A196083-0

RENATA REGINA OLIVEIRA GONÇALVES
CPF: 064.365.405-47

SOLICITANTE

Prefeitura Municipal de Iraquara
Rua Rosalvo Félix, nº 252, Centro, Iraquara - BA

PREFEITURA MUNICIPAL DE IRAQUARA
CNPJ: 13.922.596/0001-29

ENDEREÇO DO PROJETO

Comunidade Matinha - Zona Rural, Iraquara - BA

DATA

28/04/2022


REVISÃO

R02

FOLHA

A4 01
05

RUA DE ACESSO PRINCIPAL DA COMUNIDADE

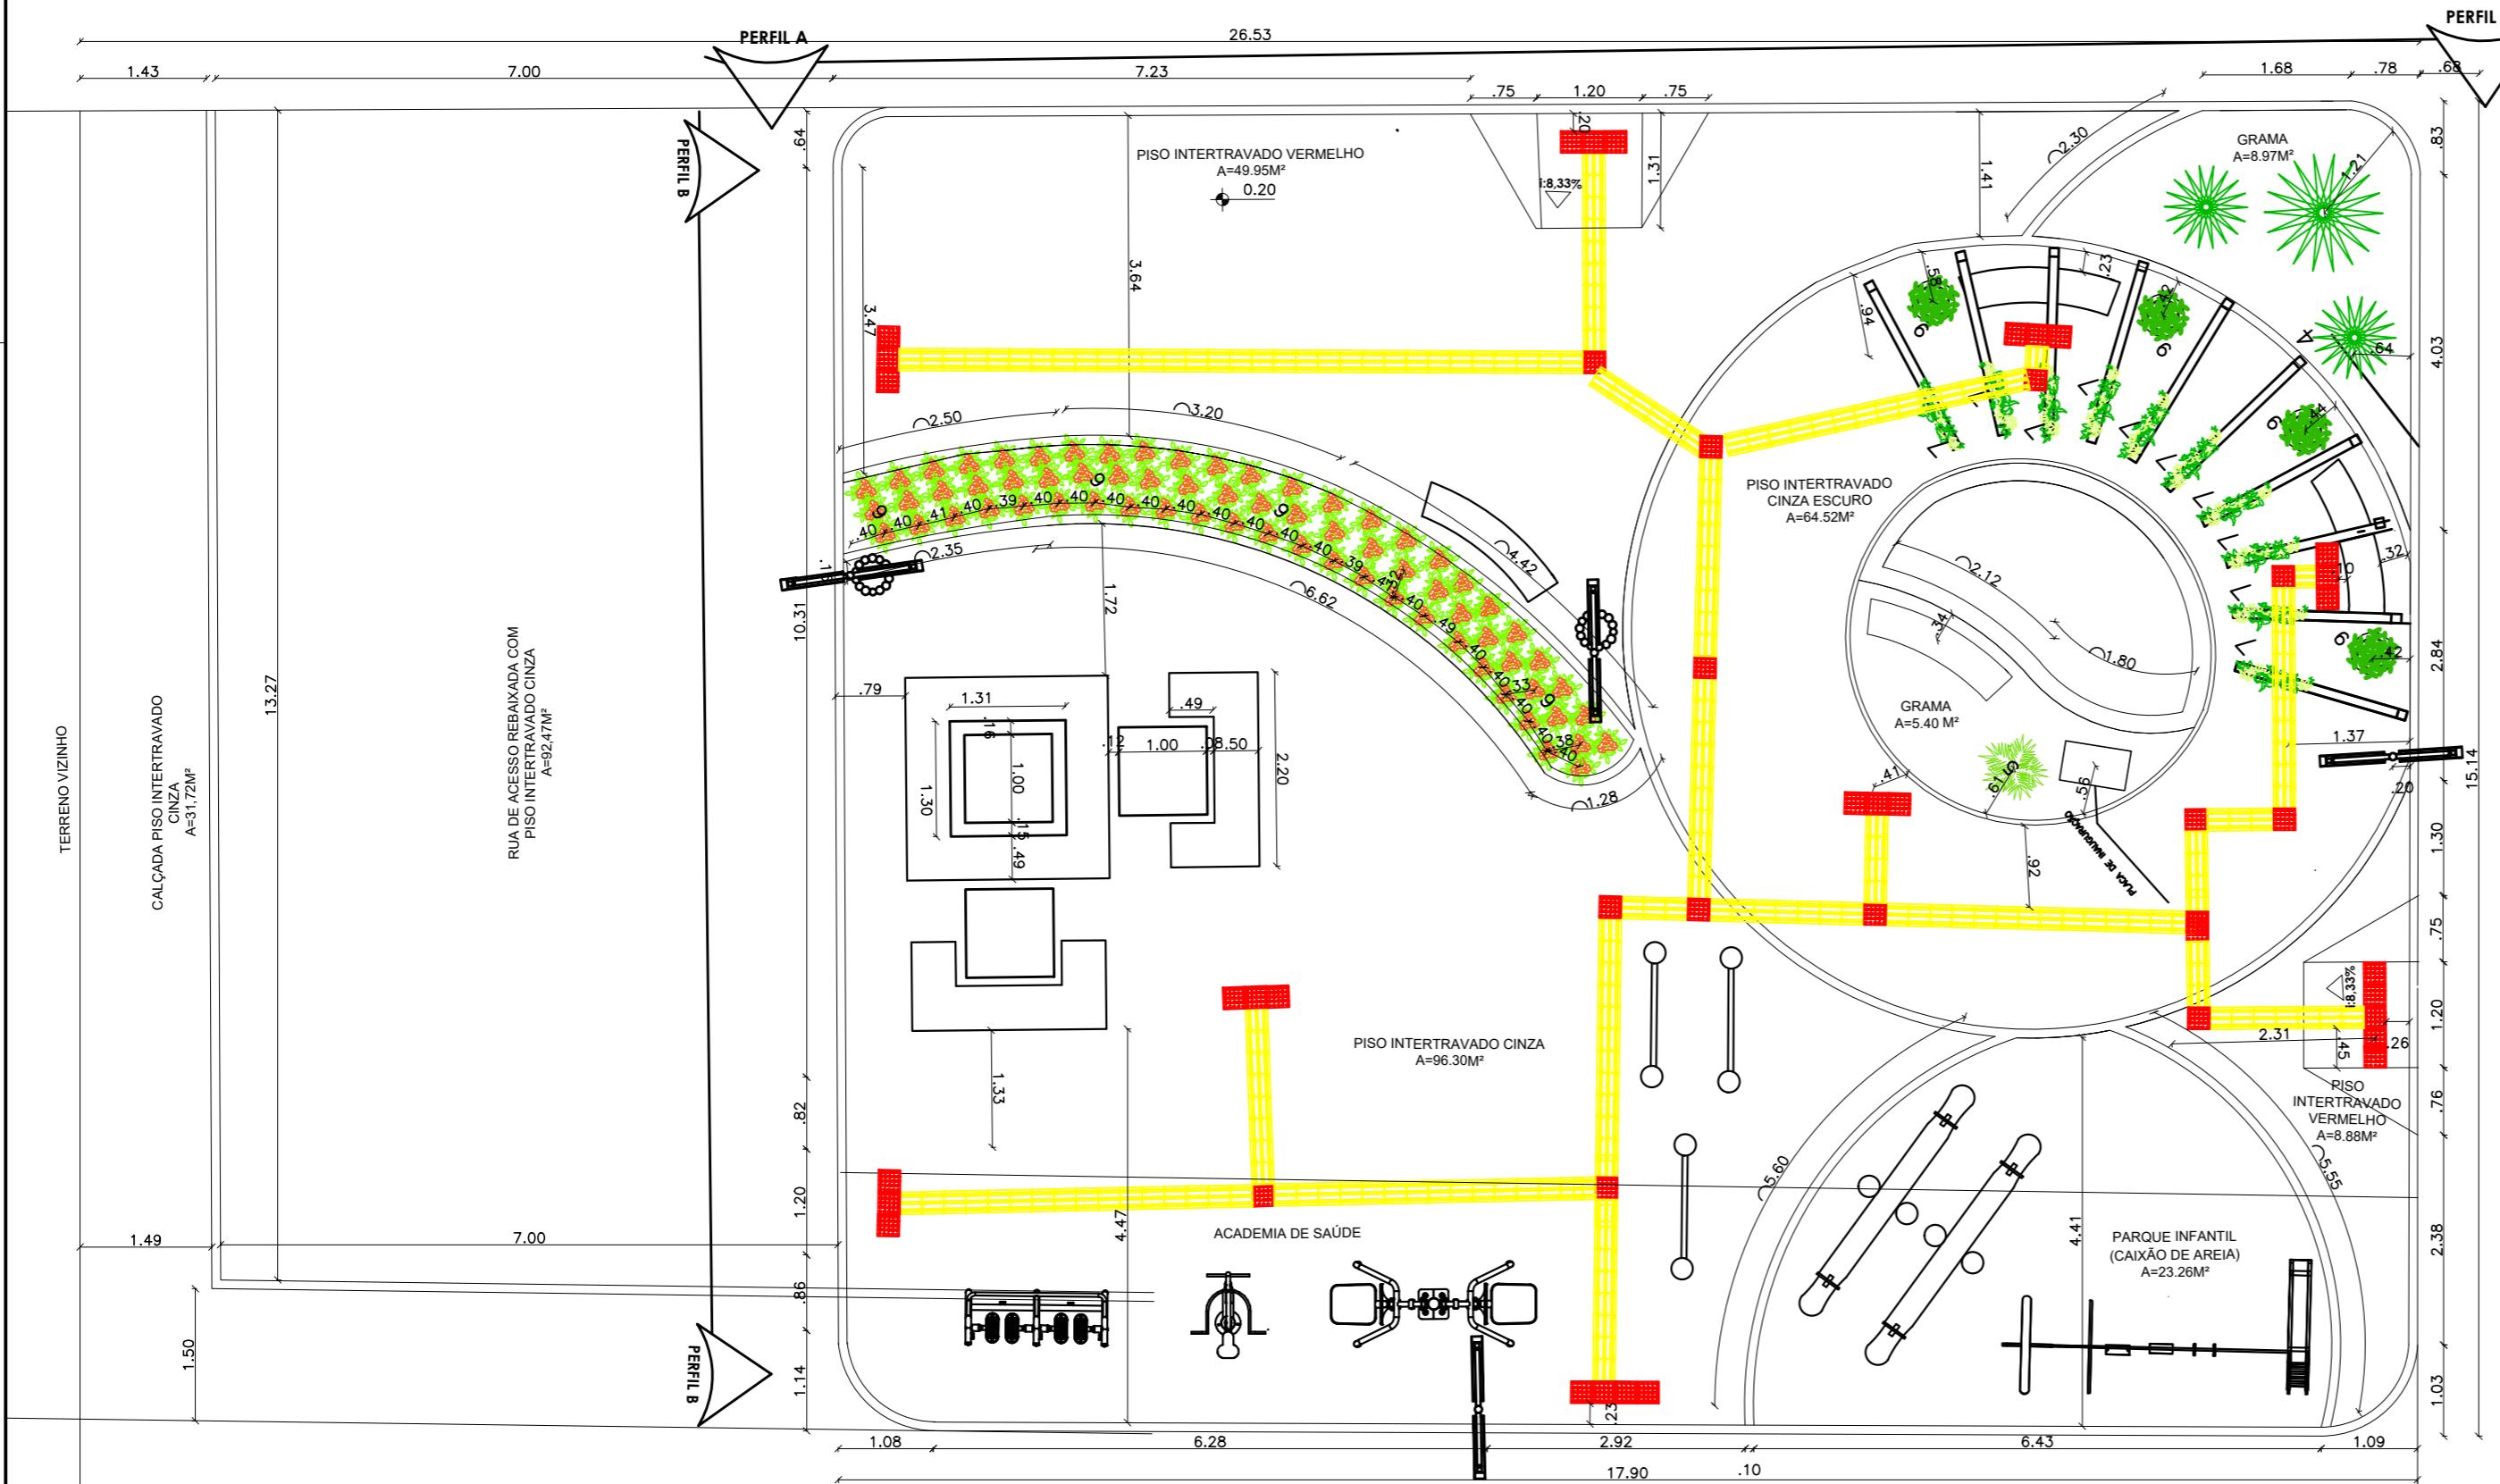

RUA DA ESCOLA

QUADRO DE ÁREAS					
PRAÇAS	ÁREA TOTAL	ÁREA CONSTRUIDA	ÁREA PERMEÁVEL	TAXA DE OCUPAÇÃO	ÁREA VERDE
ÁREA DO TERRENO PRAÇA MODELO	397,41	—	54,10M ²	—	30,84 M ²

SÍMBOLOS		
	POSTE DE LUZ	
	POSTE DE LUZ COM LIXEIRA	
	PISO TÁTIL DIRECIONAL	
	PISO TÁTIL ALERTA	

PREFEITURA MUNICIPAL DE IRAQUARA - BA
CONSTRUÇÃO PRAÇA DA MATINHA - PROJETO BÁSICO



PLANTA BAIXA

RESPONSÁVEL TÉCNICO
Renata Regina Oliveira Gonçalves
Arquiteta e Urbanista
CAU - BA nº A1960830
RRT EM ANEXO

SOLICITANTE
Prefeitura Municipal de Iraquara
Rua Rosalvo Félix, nº 252, Centro, Iraquara - BA


Renata Oliveira
Arquiteta e Urbanista
CAU-BA: A196083-0

RENAȚA REGINA OLIVEIRA GONÇALVES
CPF: 064.365.405-47

PREFEITURA MUNICIPAL DE IRAQUARA
CNPJ: 13.922.596/0001-29

ENDEREÇO DO PROJETO
Comunidade Matinha - Zona Rural, Iraquara - BA

DATA
28/04/2022
REVISÃO
R02
FOLHA
A2 03
05

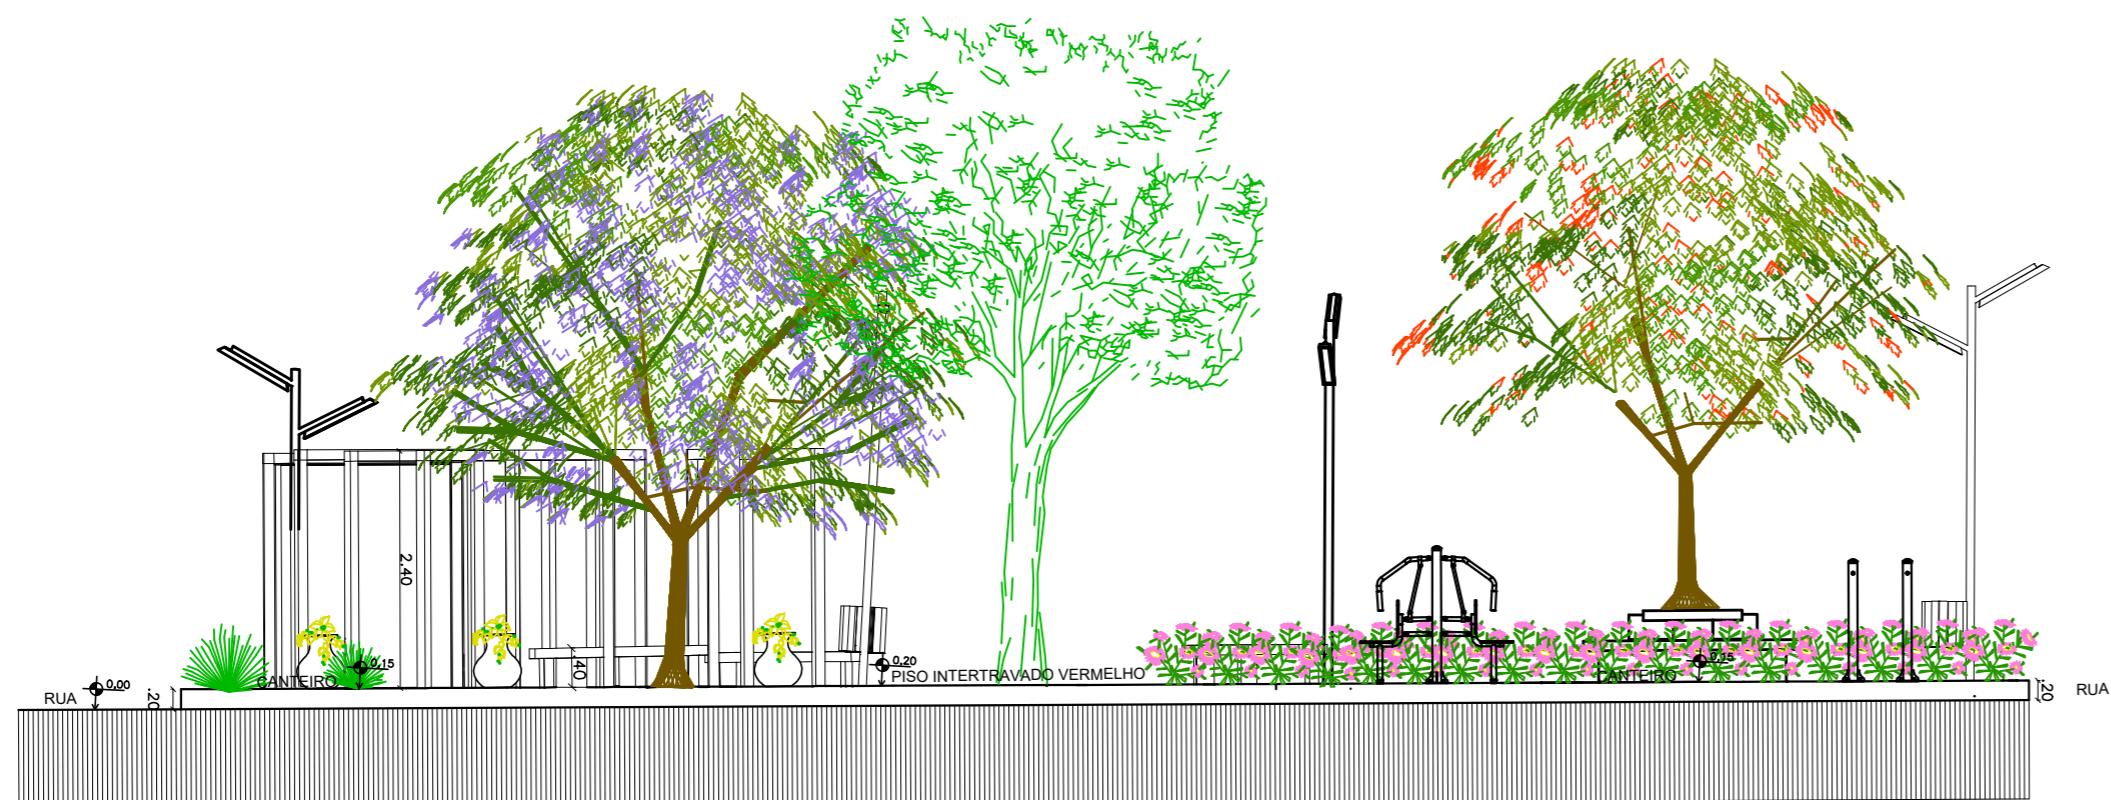

PERFIL AA- ESCALA 1:75



PERFIL BB- ESCALA 1:75



PREFEITURA MUNICIPAL DE IRAQUARA - BA
CONSTRUÇÃO PRAÇA DA MATINHA - PROJETO BÁSICO

PERFIL AA E BB

RESPONSÁVEL TÉCNICO
Renata Regina Oliveira Gonçalves
Arquiteta e Urbanista
CAU - BA nº A1960830
RRT EM ANEXO


Renata Oliveira
Arquiteta e Urbanista
CAU-BA A196083-0


SOLICITANTE
Prefeitura Municipal de Iraquara
Rua Rosalvo Félix, nº 252, Centro, Iraquara - BA

RENTA REGINA OLIVEIRA GONÇALVES
CPF: 064.365.405-47


PREFEITURA MUNICIPAL DE IRAQUARA
CNPJ: 13.922.596/0001-29

ENDEREÇO DO PROJETO
Comunidade Matinha - Zona Rural, Iraquara - BA


DATA
28/04/2022
REVISÃO
R02
FOLHA
A2 04
05

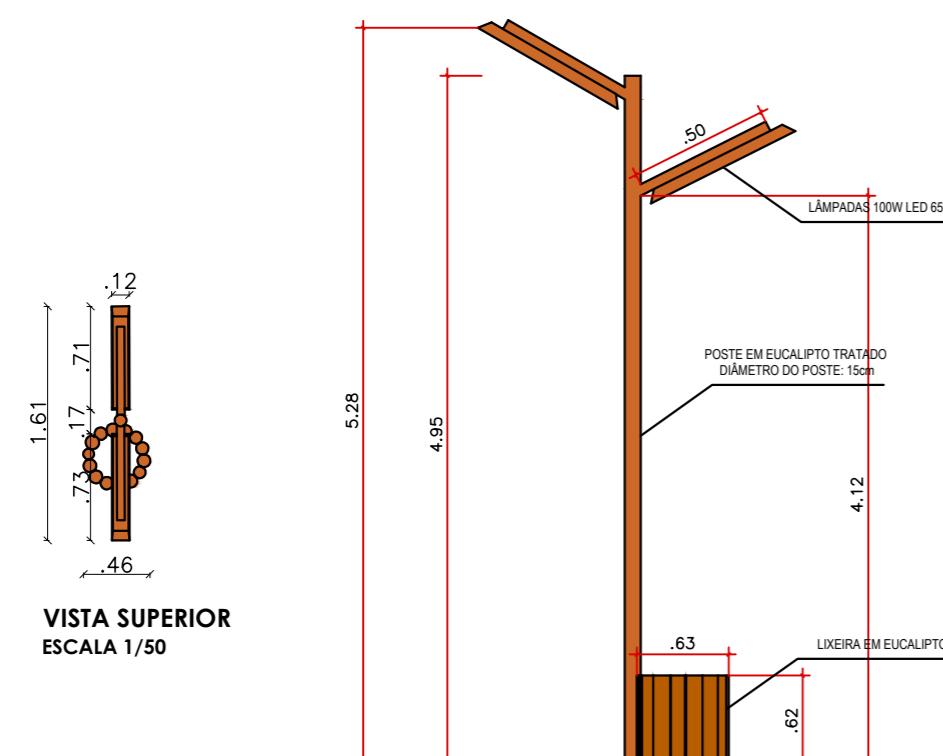


POSTE COM LIXEIRA - ESCALA 1:5

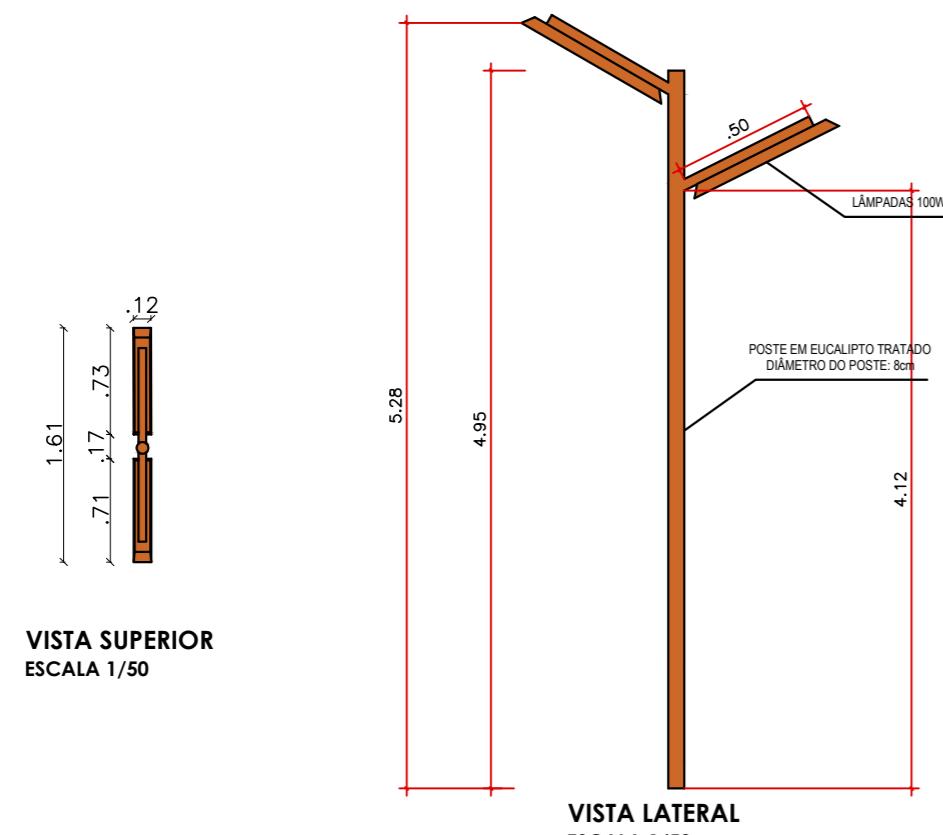


POSTE- ESCALA 1:5

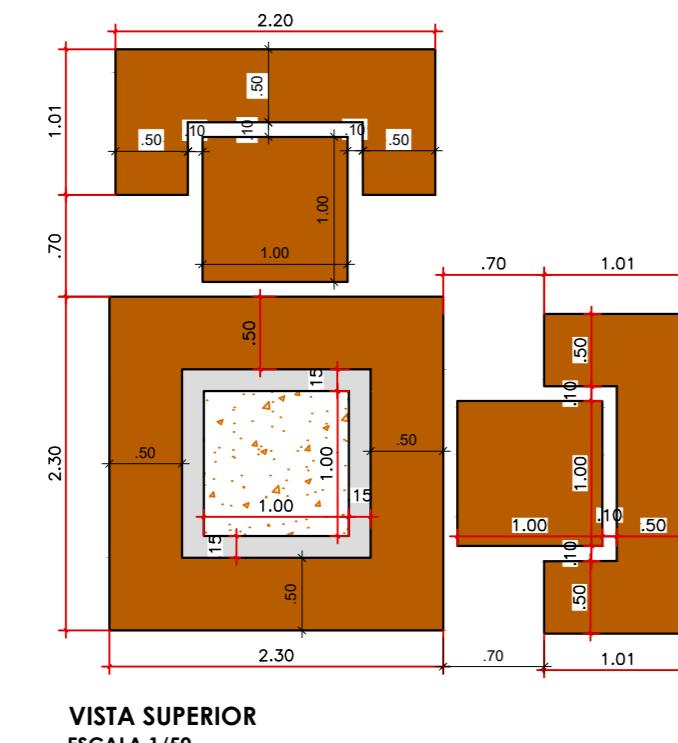


CANTEIRO COM DUAS MESAS- ESCALA 1:

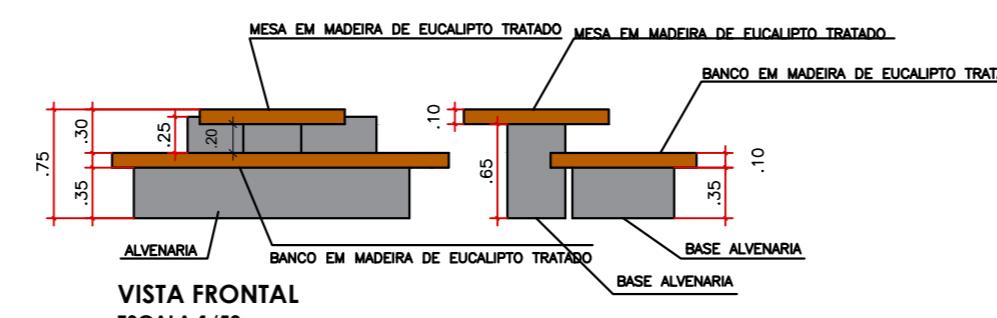

BANCO EM MADEIRA - ESCALA 1:5

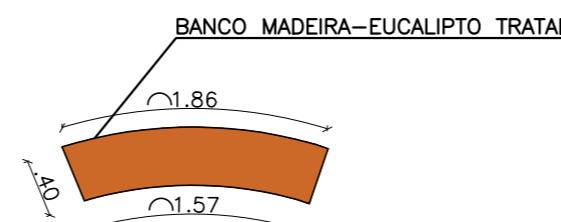

VISTA SUPERIOR
ESCALA 1/50

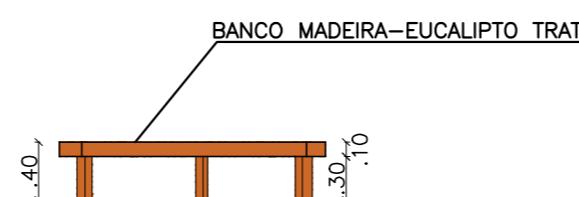

PERGOLADO-EUCALIPTO TRATADO

2.40


2.40

2.40

VISTA FRONTAL

ESCALA 1/50


PERGOLADO - ESCALA 1:5

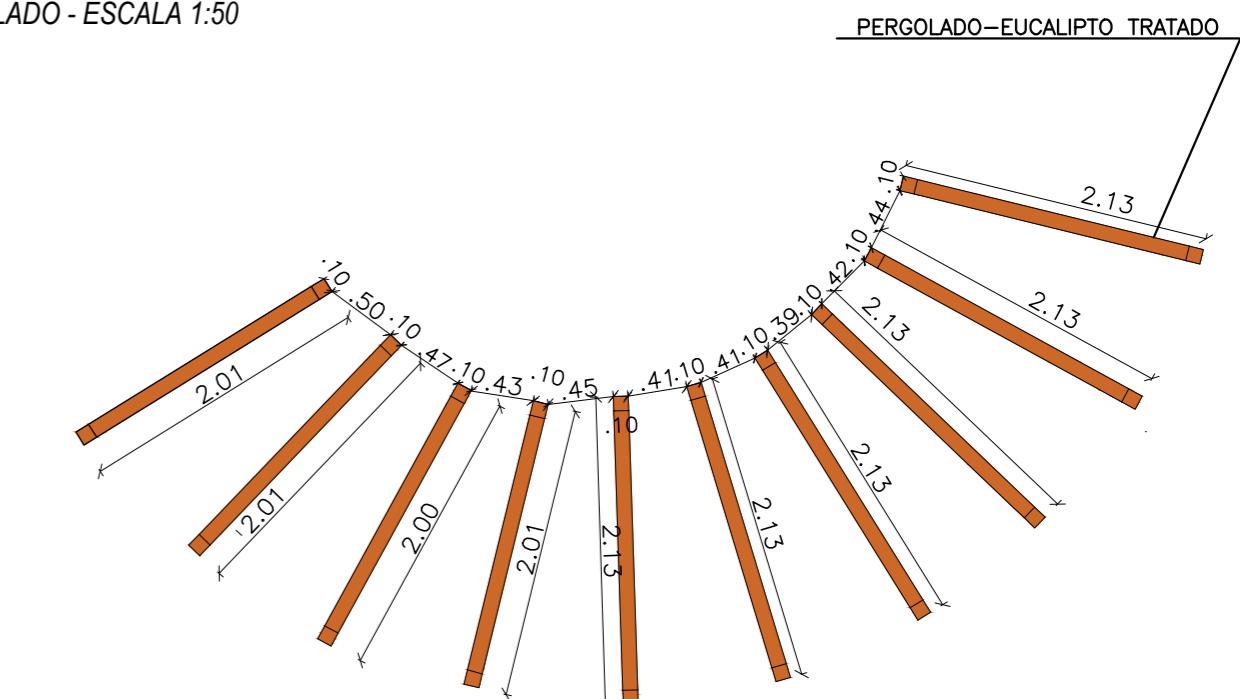


VISTA SUPERIOR
ESCALA 1/50



VISTA FRONTAL
ESCALA 1/50

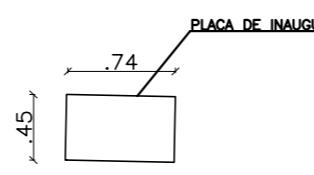

VISTA SUPERIOR
ESCALA 1/50

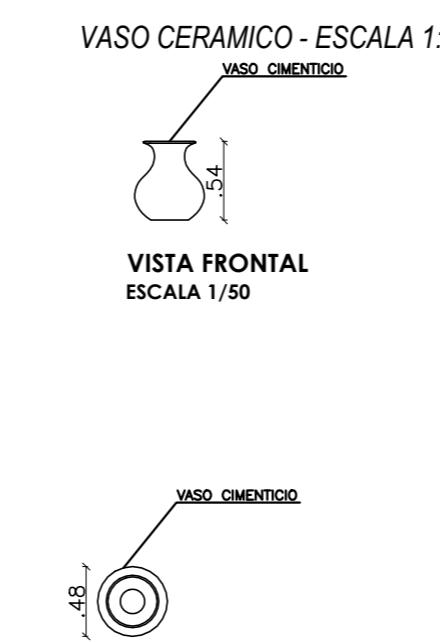

VISTA SUPERIOR
ESCALA 1/50

PREFEITURA MUNICIPAL DE IBAQUARA - BA

DETALHAMENTO DO MOBILIÁRIO

RESPONSÁVEL TÉCNICO
Renata Regina Oliveira Gonçalves
Arquiteta e Urbanista
CAU - BA nº A1960830
RRT FM ANEXO


SOLICITANTE
Prefeitura Municipal de Iraquara
Rua Rosalvo Félix, nº 252, Centro, Iraquara - BA

NA OLIVEIRA GONÇALVES




PREFEITURA MUNICIPAL DE IRAQUARA

ENDEREÇO DO PROJETO

ATA
8/04/2022

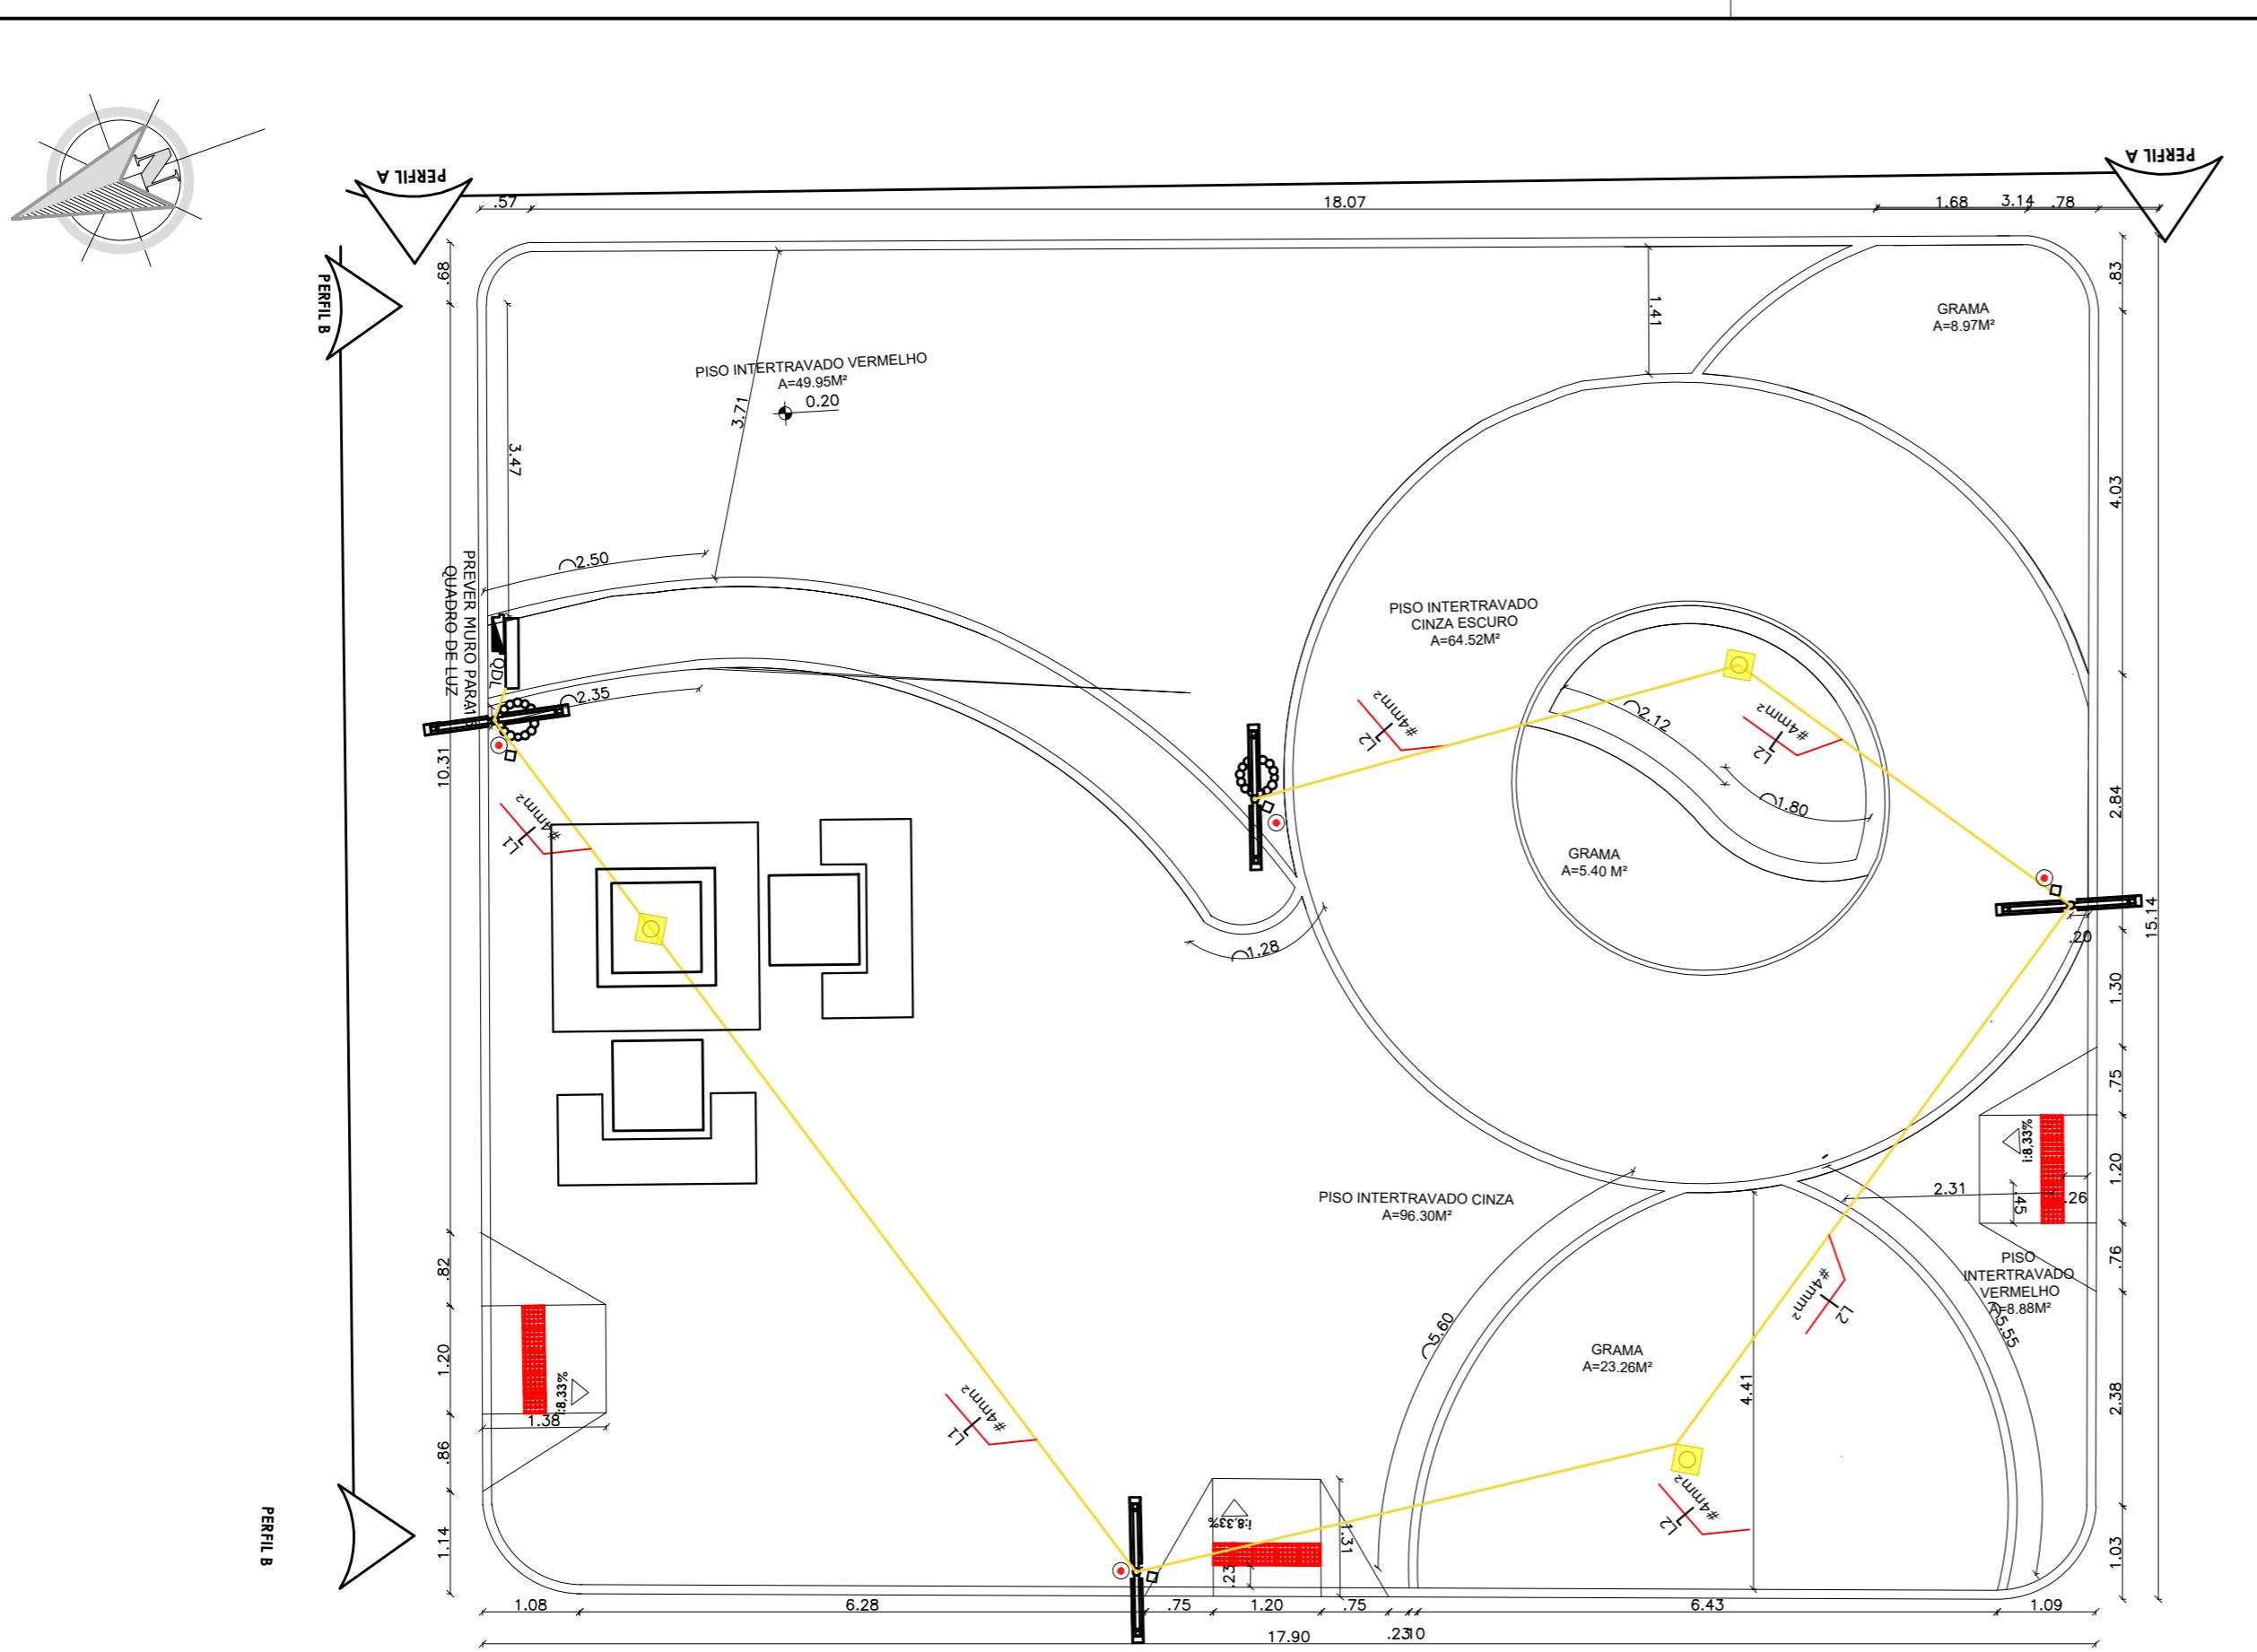

PLANTA BAIXA - ESCALA 1:75

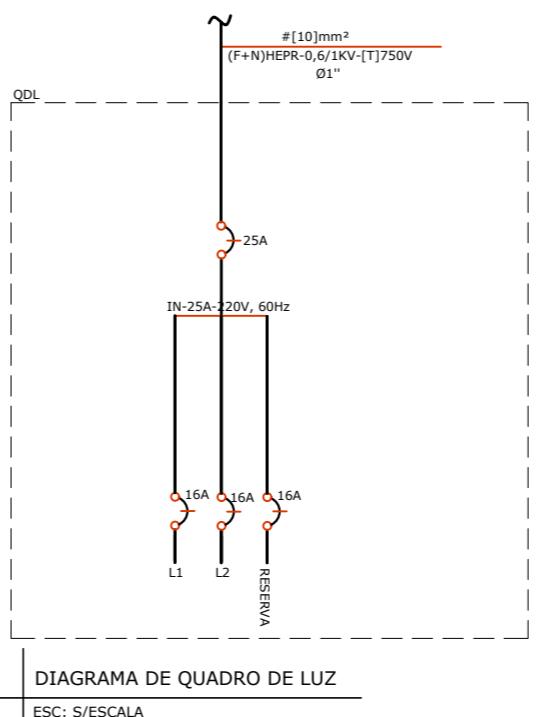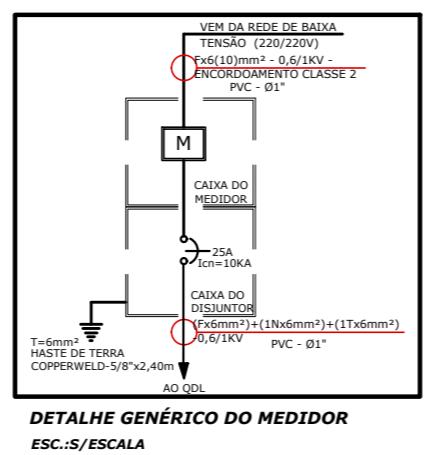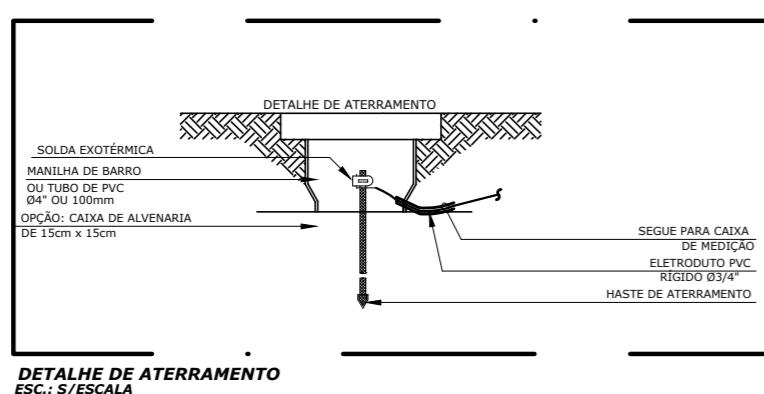

NOTAS GERAIS	
LEGENDA	
SÍMBOLO	ESPECIFICAÇÃO
	ELETRODUTO DE PVC ANTICHAMA EMBUTIDO NO PISO, Ø1" (EXCETO INDICADO).
	CONDUTORES FASE, NEUTRO E TERRA
	CAIXA DE PASSAGEM COM TAMPAS , EMBUTIDO NO PISO CP-20x20cm
	POSTE METÁLICO SIMPLES NA COR BRANCA COM LUMINÁRIA EM LED
	LUMINÁRIA DE EMBUTIR DE PISO BLINDADO PARA LÂMPADA PAR 20 COR PRETA.
	POSTE METÁLICO CURVO SIMPLES ENGASTADO A 6METROS.
	QUADRO DISTRIBUIÇÃO ELÉTRICA, EMBUTIDO NA ALVENARIA.
	PROTETOR DE SURTO DAS FASES (R,S,T) E DO NEUTRO (N).
	CAIXA PARA MEDIÇÃO
	DISJUNTOR MONOPOLAR
	HASTE DE TERRAMENTO.
	CAIXA DE PASSAGEM EMCONCRETO, COM TAMPA, EMBUTIDA NO PISO. DIM.: 40 X 40 cm.
	OBSERVAÇÕES GERAIS

1. TODOS OS QUADROS, TOMADAS, LUMINÁRIAS E PARTES METÁLICAS DEVERÃO SER ATERRADAS.
 2. OS CONDUTORES PARA CIRCUITOS DEVERÃO POSSUIR AS SEGUINTE CARACTERÍSTICAS: FIOS DE COBRE NÚ, TÊMPERA MOLE, CLASSE 5 DE ENCORDOAMENTO (EXTRAFLEXÍVEL). ISOLAMENTO NÃO-PROPAGANTE DE CHAMA, LIVRES DE HALOGÊNIOS E COM BAIXA EMISSÃO DE FUMAÇA E GASES TÓXICOS. 450/750V. TEMPERATURA DE SERVIÇO CONTÍNUO 70Cº. REFERÊNCIA AFUMEX 750V, FAB.: PRYSMIAN OU EQUIVALENTE TÉCNICO. E SERÃO NAS SEGUINTE CORES:

ILUMINAÇÃO	TOMADAS
FASE - PRETA	FASE - PRETA
NEUTRO - AZUL	NEUTRO - AZUL
TERRA - VERDE	TERRA - VERDE
RETORNO - AMARELO	
 3. ELETRODUTOS NÃO ESPECIFICADOS SERÃO DE Ø 1".
 4. OS ELETRODUTOS SOBRE O FORRO DEVERÃO SER FIXADOS A CADA METRO.
 5. A BITOLA DOS CONDUTORES DEVERÁ SER CONFERIDA NO QUADRO DE CARGAS.
 6. OS CONDUTORES TERRA E NEUTRO DEVERÃO SER TOTALMENTE ISOLADOS ENTRE SI.
 7. OS CONDUTORES DA ENTRADA DE ENERGIA ATÉ A MEDAÇÃO DA CONCESSIONÁRIA DEVEM SER IDENTIFICADOS COM AS SEGUINTE CORES:

FASE A - VERMELHO
FASE B - BRANCO
FASE C - MARROM
NEUTRO - AZUL
 8. TODOS OS CABOS ALIMENTADORES E SUBTERRÂNEOS TERÃO ISOLAMENTO DE 0,6/ 1,0kV.
 - 9 - OS CONDUTORES DOS CIRCUITOS ALIMENTADORES (QUADROS, DEVERÃO POSSUIR AS SEGUINTE CARACTERÍSTICAS: FIO DE MATERIAL DE ISOLAÇÃO HEPR, COBERTURA EM PVC SEM CHUMBO, TENSÃO NOMINAL 0,6/1kV, TEMPERATURA MÁXIMA DE SERVIÇO CONTÍNUO 90C SOBRE CARGA 130C, CURTO CIRCUITO 250C, CONFORME NBR 7286, REFERÊNCIA EPROTENAX, FAB.: PRYSMIAN OU EQUIVALENTE TÉCNICO.

PLACA DE ADVERTENCIA À SER FIXADO NO QUADRO ELÉTRICO

ADVERTÊNCIA

1. QUANDO UM DISJUNTOR OU FUSÍVEL ATUA, DESLIGANDO ALGUM CIRCUITO OU A INSTALAÇÃO INTEIRA, A CAUSA PODE SER UMA SOBRECARGA OU UM CURTO-CIRCUITO. DESLIGAMENTOS FREQÜENTES SÃO SINAL DE SOBRECARGA. POR ISSO, NUNCA TROQUE SEUS DISJUNTORES OU FUSÍVEIS POR OUTROS DE MAIOR CORRENTE (MAIOR AMPERAGEM) SIMPLESMENTE. COMO REGRa, A TROCA DE UM DISJUNTOR OU FUSÍVEL POR OUTRO DE MAIOR CORRENTE REQUER, ANTES, A TROCA DOS FIOS E CABOS ELÉTRICOS, POR OUTROS DE MAIOR SEÇÃO (BITOLA).

2. DA MESMA FORMA, NUNCA DESATIVE OU REMOVA A CHAVE AUTOMÁTICA DE PROTEÇÃO CONTRA CHOQUES ELÉTRICOS (DISPOSITIVO DR), MESMO EM CASO DE DESLIGAMENTOS SEM CAUSA APARENTE. SE OS DESLIGAMENTOS FOREM FREQÜENTES E, PRINCIPALMENTE, SE AS TENTATIVAS DE RELIGAR A CHAVE NÃO TIVEREM êXITO, ISSO SIGNIFICA, MUITO PROVAVELMENTE, QUE A INSTALAÇÃO ELÉTRICA APRESENTA ANOMALIAS INTERNAS, QUE SÓ PODEM SER IDENTIFICADAS E CORRIGIDAS POR PROFISSIONAIS QUALIFICADOS. A DESATIVAÇÃO OU REMOÇÃO DA CHAVE SIGNIFICA A ELIMINAÇÃO DE MEDIDA PROTETORA CONTRA CHOQUES ELÉTRICOS E RISCO DE VIDA PARA OS USUÁRIOS

PREFEITURA MUNICIPAL DE IRAQUARA - BA

CONSTRUÇÃO PRAÇA DA MATINHA - PROJETO COMPLEMENTAR

NICO
Olivera Gonçalves
apanista
1960830
KO

RENATA REGINA OLIVEIRA GONCALVES
CPF: 064.365.405-47

CFN 004.000.400-47

ELÉTRICA

Rua Rosalvo Félix, nº 252, Centro, Iraquara - BA

PREFEITURA MUNICIPAL DE IRAQUARA
CNPJ: 13.922.596/0001-29

CNPJ: 15.322.330/0001-23














 


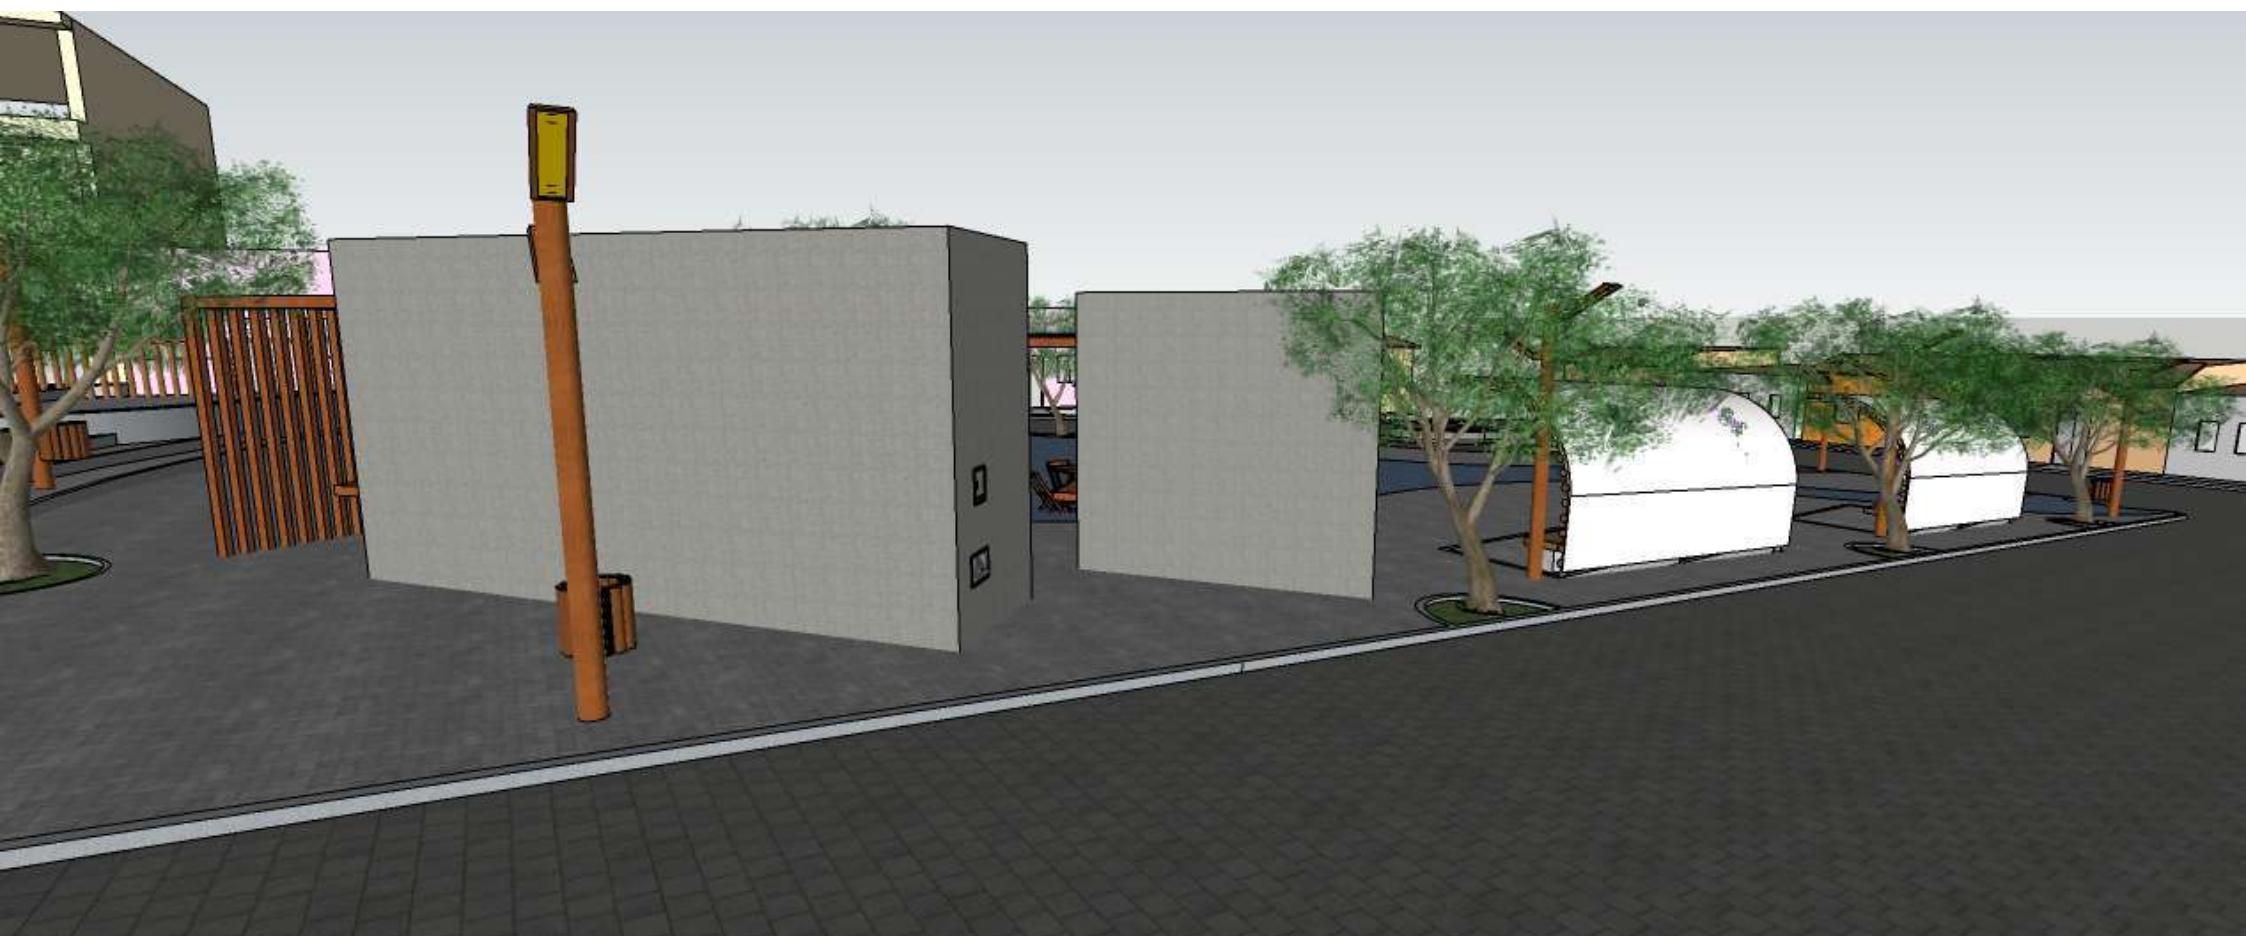










 
Renata Oliveira
Arquiteta e Urbanista
CAU-BA: A196083-0



 
Renata Oliveira
Arquiteta e Urbanista
CAU-BA: A196083-0







Renata Oliveira
Arquiteta e Urbanista
CAU-BA: A196083-0

 




Renata Oliveira
Arquiteta e Urbanista
CAU-BA: A198083-0





Renata Oliveira
Arquiteta e Urbanista
CAU-BA: A196083-0



Renata Oliveira
Arquiteta e Urbanista
CAU-BA: A196083-0



 Renata Oliveira
Arquiteta e Urbanista
CAU-BA: A198083-0



Renata Oliveira
Arquiteta e Urbanista
CAU-BA: A198083-0



A handwritten signature in black ink, appearing to read "Renata Oliveira".

Renata Oliveira
Arquiteta Urbanista
CAU-BA: A198083-0